

Anlage M04.2  
Blatt 64/65  
nachrichtlich s.  
Blatt 65Z/65


380-kV-Ltg. Audorf - Flensburg Nr.324

# Lageplan Schallimmission


Mast Nr. 162a - UW Handewitt (305)

## DECKBLATT


### Lärmimmission:

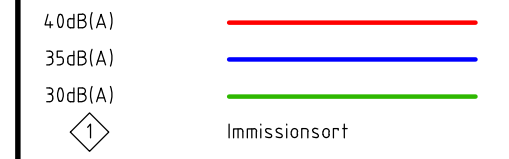

### Legende:

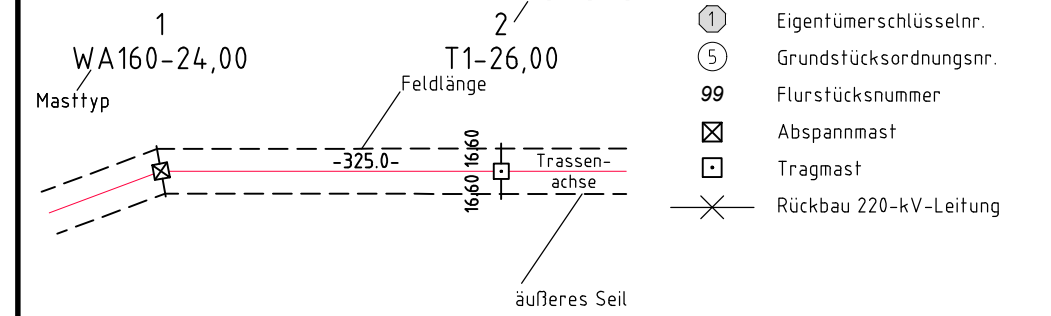

### Grenzen:

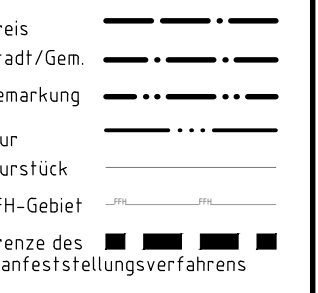

### Planfeststellungsunterlage

Aufgestellt: 08.12.2017  
Bayreuth, TenneT TSO GmbH  
i.v. Dr. J. J. J. i.A. Dr. B. B. B.

**EQOS Energie** Deutschland GmbH  
Wölfelstraße 29  
D-98640 Biberach  
Leitungsplanung  
Maßstab: 1:2000  
Einheit: Meter

Nr.	Planänderung	Datum	Gepr.	Gepr.	Datum	Name
01	1. Planänderung	23.11.2015	poka			
02	2. Planänderung	21.11.2016	poka	Bearb.	12.10.2018	poka
03	3. Planänderung	03.07.2017	poka	Gepr.	16.10.2018	lp
04	Umpl. M.162a, M.179.1	12.10.2018	poka	Norm	DIN EN 50341-3-4: 01/2011	
	Zuwegung angepasst	12.10.2018	poka	Fachbereich	TL	



Zust.	Änderung	Datum	Name	Urspr.