


UW Handewitt

165b
WE140-33.00
LH-13-305

166
T
LH-13-305

167
T
LH-13-305

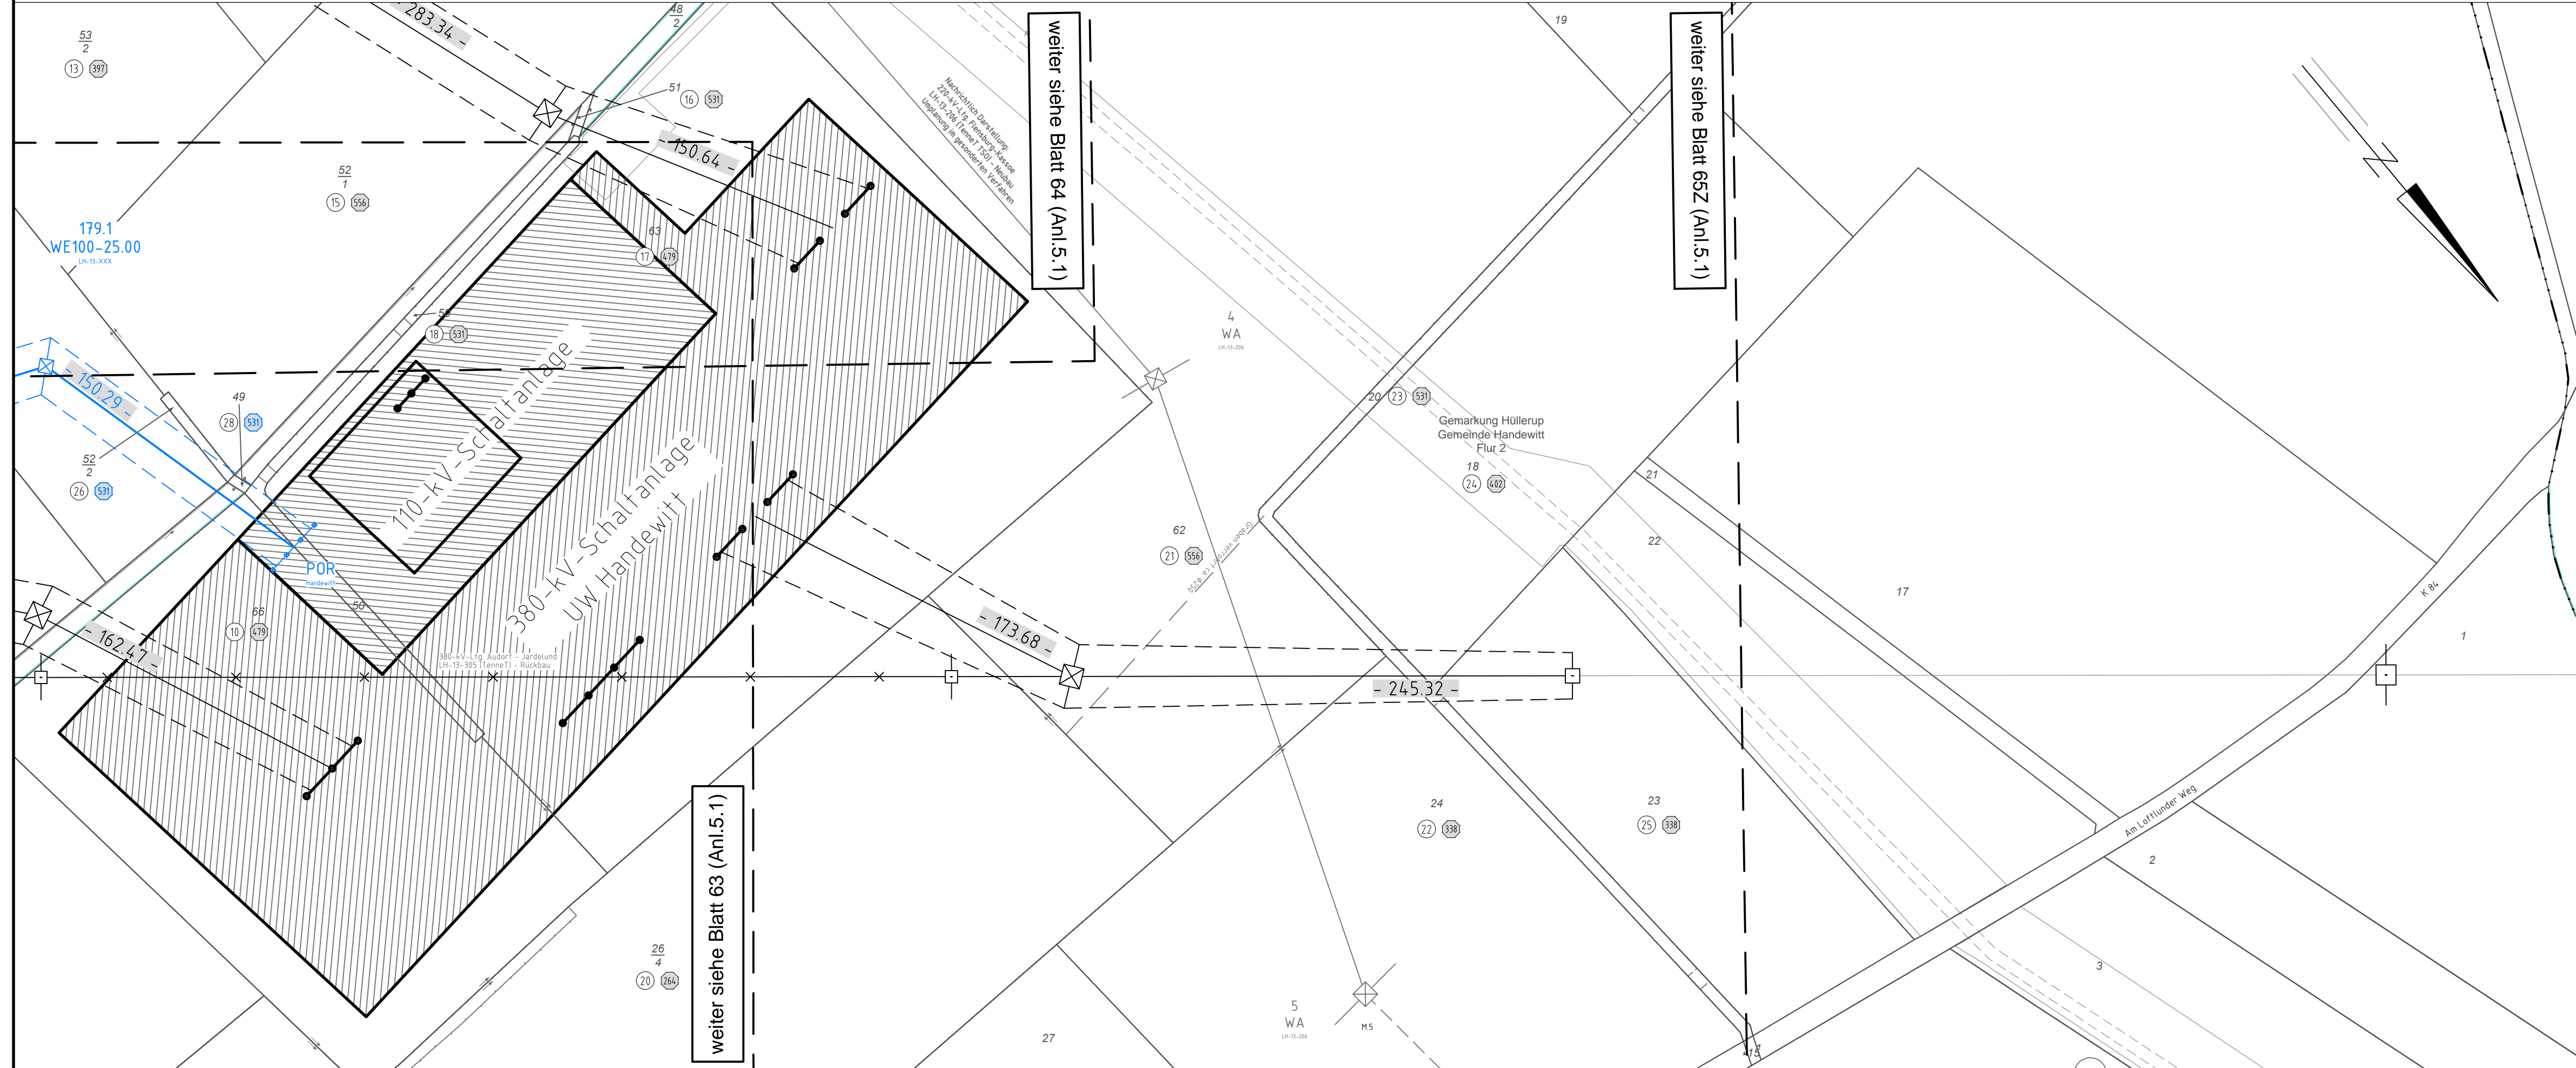

weiter siehe Blatt 64 (Anl.5.1)

weiter siehe Blatt 65Z (Anl.5.1)

weiter siehe Blatt 63 (Anl.5.1)




Anlage M04.2
Blatt 65/65
nachrichtlich s.
Blatt 65Z/65


380-kV-Ltg. Audorf - Flensburg Nr.324

Lageplan Schallimmission UW Handewitt - Mast Nr. 167 (305A) DECKBLATT

Lärmimmission:

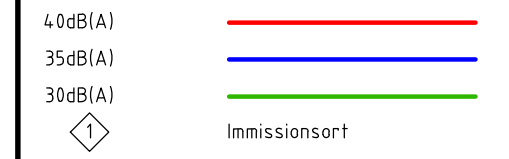

Legende:

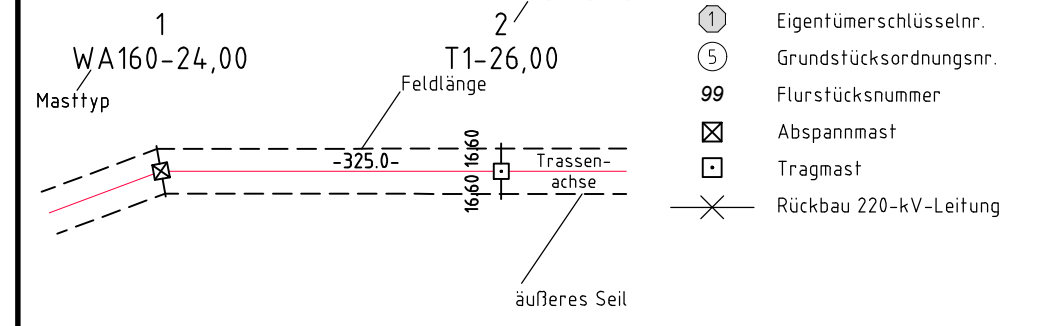

Planfeststellungsunterlage

Aufgestellt 08.12.2017
Bayreuth,
TenneT TSO GmbH
i. D. Hofmeier i.A. Dr. Birger

eqos Energie	Deutschland GmbH Wölfentalstraße 29 D-98840 Biberach Leitungsplanung	Maßstab 1: 2000	Einheit Meter
01	1. Planänderung	23.11.2015	poka
02	2. Planänderung	21.11.2016	poka
03	3. Planänderung	03.07.2017	poka
04	Umpl. M.179.1	12.10.2018	poka
	nachr. EGT Änderung	12.10.2018	poka

