

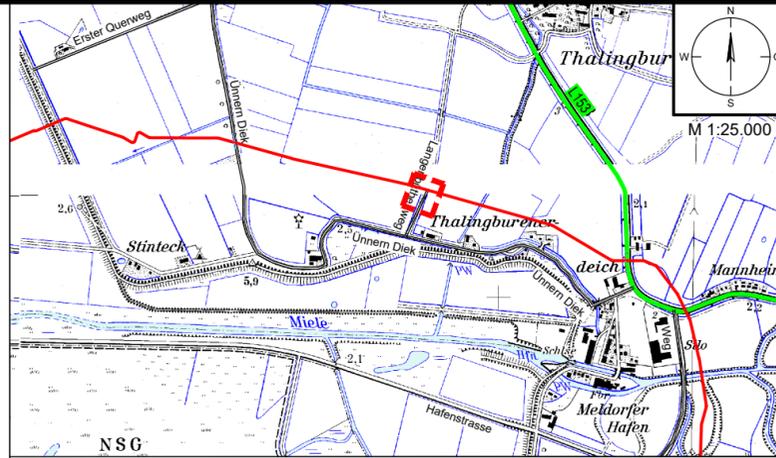



M 1:250

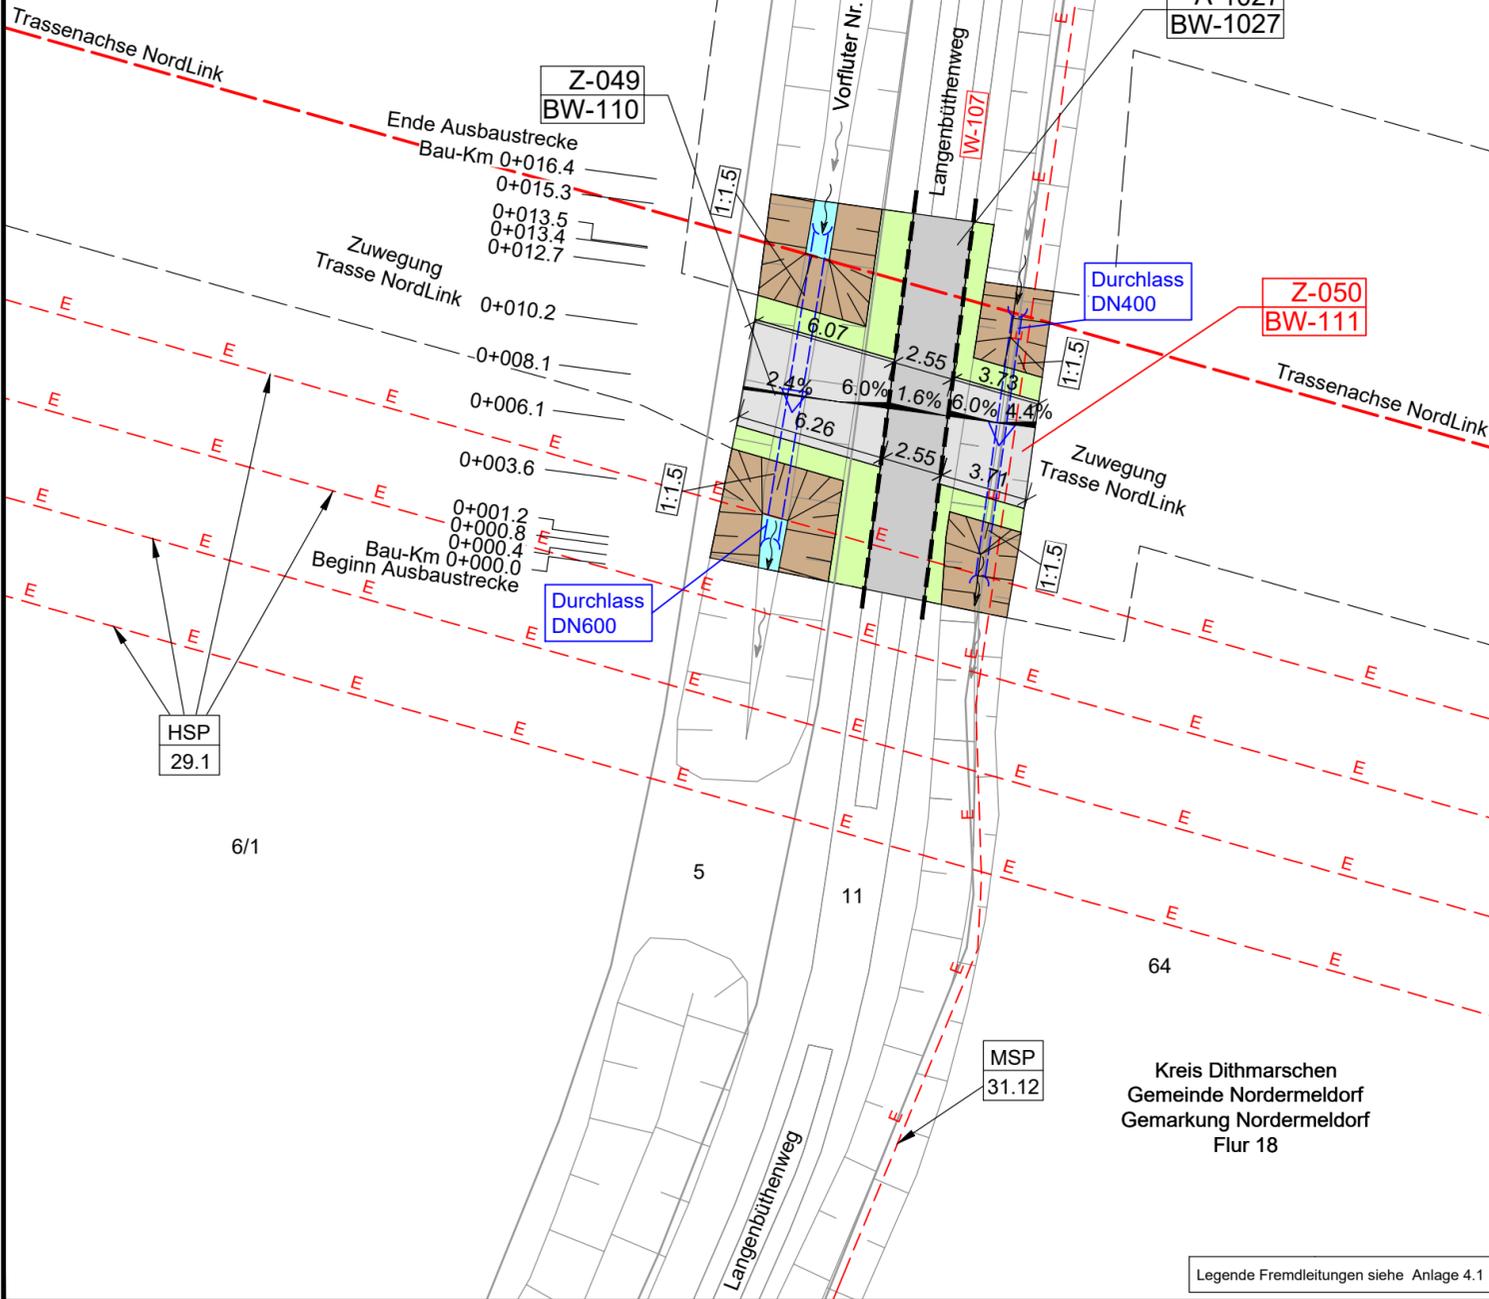

Legende Übersichtskarte M 1:25.000

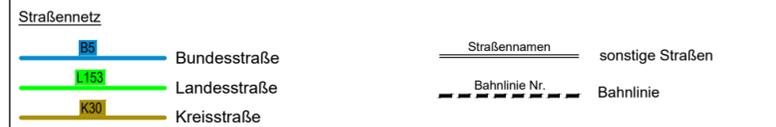


Legende Detail M 1:250

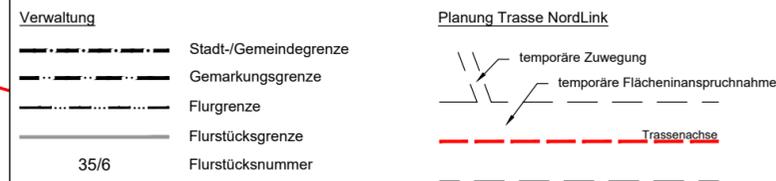




Versorgungseinrichtungen Bestand



Wegenutzung

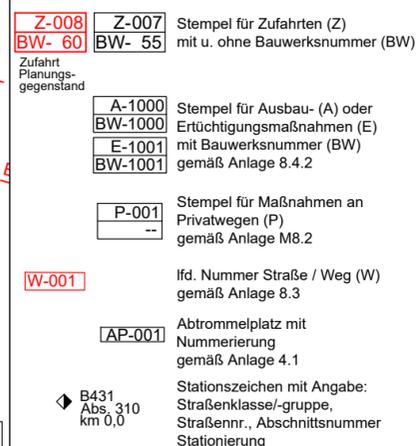

Planung Straßenbau

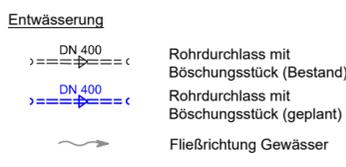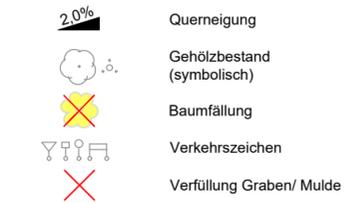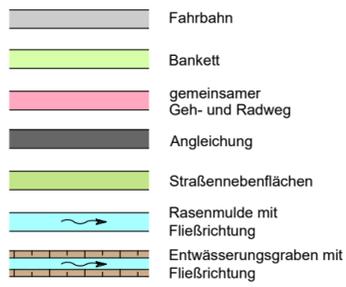

Anlage 8.6.2  
 NordLink  
 Abschnitt 12-Seemeilen-Grenze  
 bis UW Wilster  
 Wegekonzept  
 Zufahrten an Gemeinde- und  
 sonstigen öffentlichen Straßen  
 Z-050, Blatt 1/1  
 Deckblatt

Planfeststellungsunterlage

Quelle: Lageplan Ausbaumaßnahme A111.1  
 Dokument-Nr. A111.1\_RevA\_2018-10-12\_GP\_NW  
 Generalplaner: NKT HVC GmbH

Ersteller-Zeichnungs-Nr: LAYOUT\_Zufahrten\_10\_PÄ.dwg

Aufgestellt: Bayreuth, den 31.01.2019  
 DC Nordseekabel GmbH & Co.KG (NOKA)  
*i.A. Christian S*  
*i.V. Prütz*

Firma: G.E.O.S. INGENIEUR-GESELLSCHAFT MBH  
 Maßstab: 1:250, 1:25.000  
 Einheit: Meter

Ind.	Änderung	Datum	Name	Urspr.:

Erstellt durch	Genehmigt von	Datum	Status	Blatt
G.E.O.S. Ing. mbH	NOKA DC Nordseekabel GmbH & Co.KG	28.01.2019 Erstelldatum 31.01.2019	G	-- von --

Objektname: ± 500-kV-HGÜ Interkonnektor Tonstad - Wilster  
 Titel: Lageplan Zufahrt Z-050