

Anlage 9.2.3
NordLink
Abschnitt 12-Seemeilen-Grenze
bis UW Wilster
Lageplan Entwässerungskonzept
Landtrasse
km 10+250 – km 11+030

Deckblatt

Planfeststellungsunterlage

Quelle:

Ersteller-Zeichnungs-Nr: 9-2-3_LP-EK_BI-11-20.dwg


Aufgestellt:
Bayreuth, den 31.01.2019
DC Nordseekabel
GmbH & Co. KG (NOKA)

Firma: **GEOS** INGENIEUR-GESELLSCHAFT MBH
Maßstab: 1:1000
Einheit: Meter

Bearb.	Datum	Name
01.2019	01.2019	Heinrich Legler
Gepr.	Datum	Name
01.2019	01.2019	Legler
Norm	Datum	Name
Fachbereich	Datum	Name

Erstellt durch	Genehmigt von	Datum	Status	Blatt
G.E.O.S. Ingenieurgesellschaft mbH	NOKA DC Nordseekabel GmbH & Co. KG	28.01.2019 31.01.2019	G	17 von 83

Objektname: ± 500-kV-HGÜ Interkonktor Tonstad - Wilster
Titel: Lageplan Entwässerungskonzept

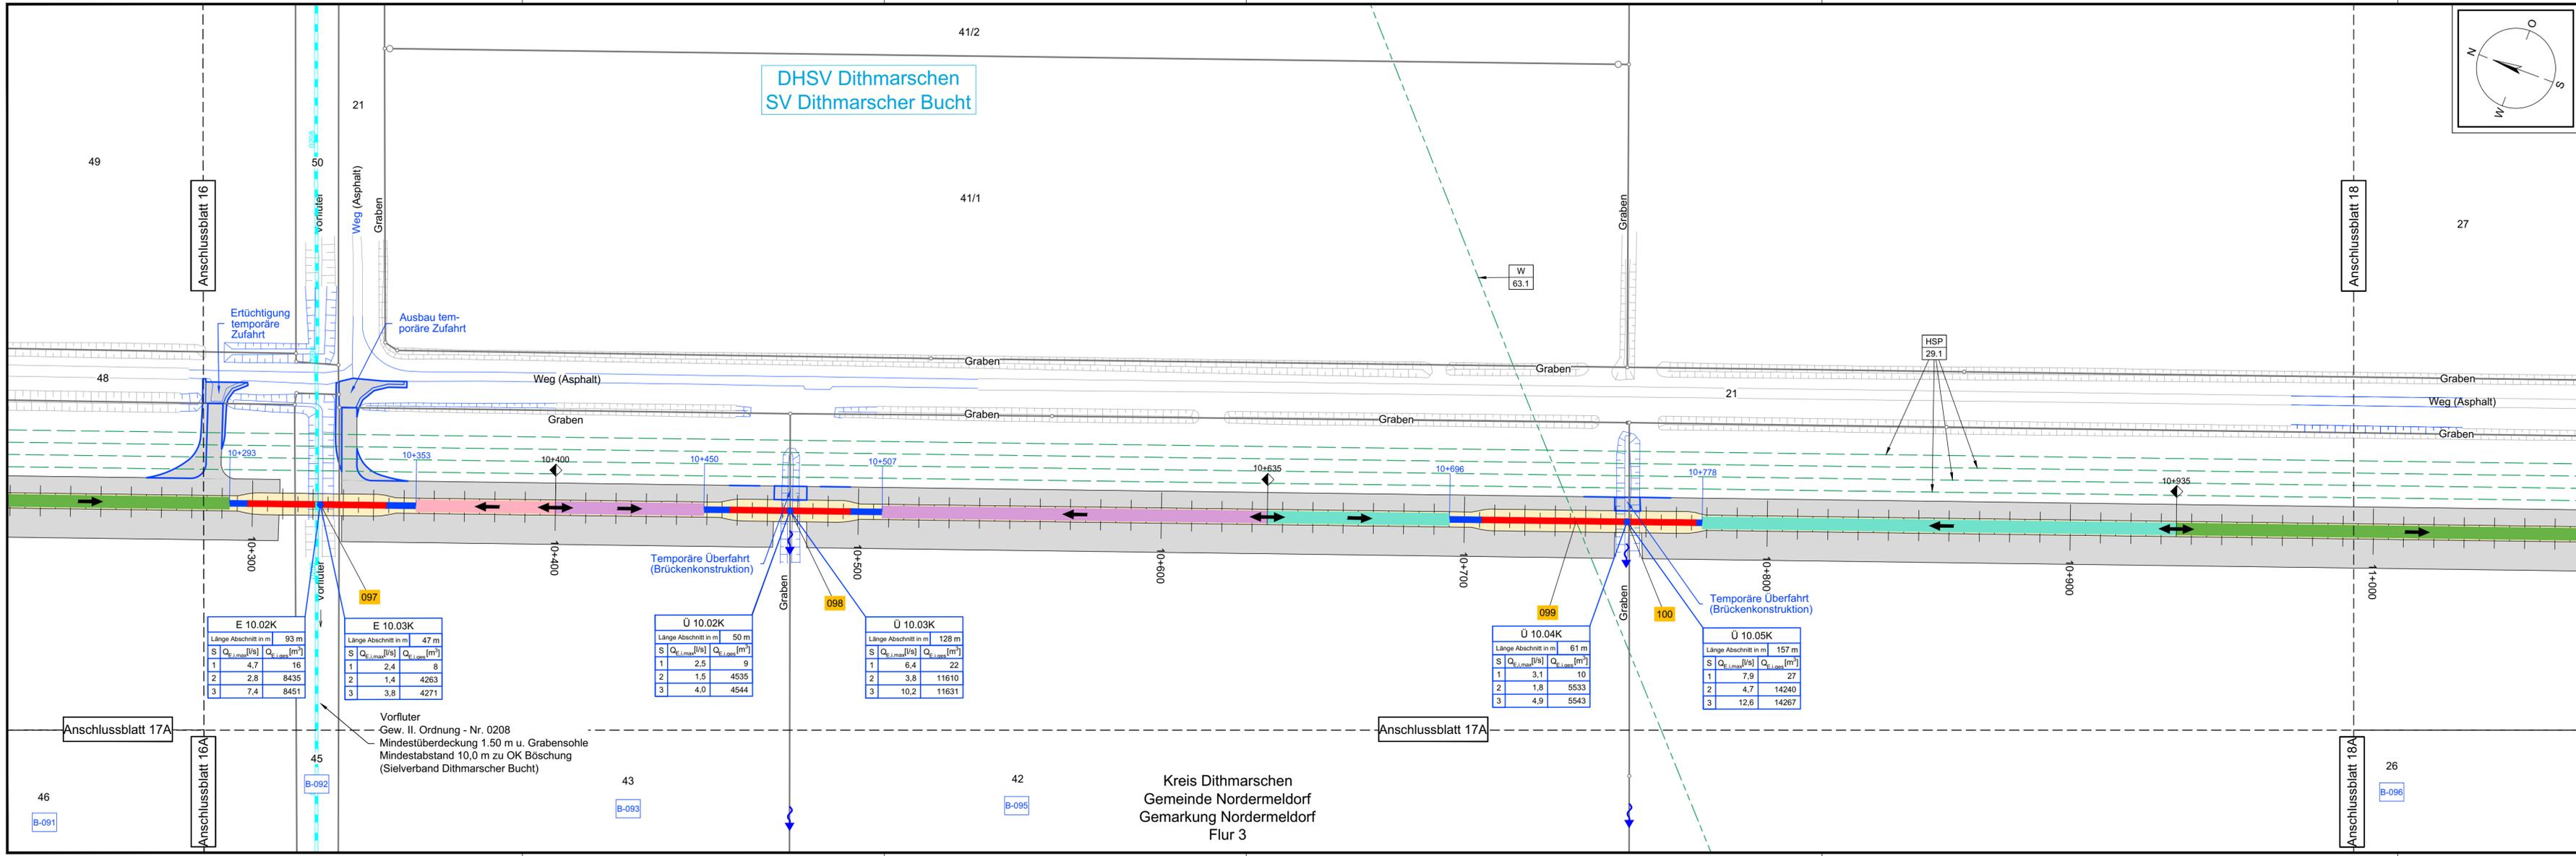





Legende:

Grenzen:

- Land: [Symbol]
- Kreis: [Symbol]
- Stadt/Gem.: [Symbol]
- Zaun: [Symbol]
- Freileitung: [Symbol]
- Kabel: [Symbol]
- Kreuzungsnummer: 001

Gemarkung:

- Flur: [Symbol]
- Flurstück: [Symbol]
- Abtrammelplatz mit Nummerierung: [Symbol]
- Rohrleitung: [Symbol]
- Richtfunk: [Symbol]
- Flurstücksnummer: 35/6

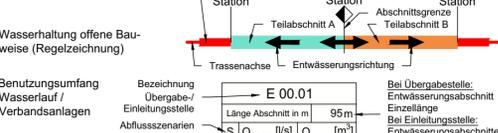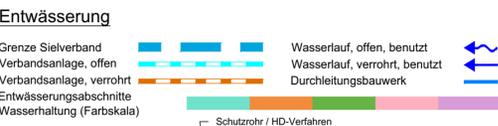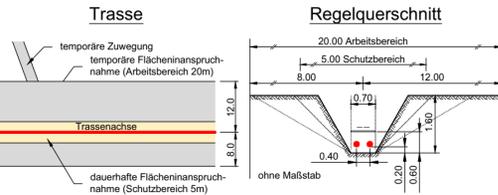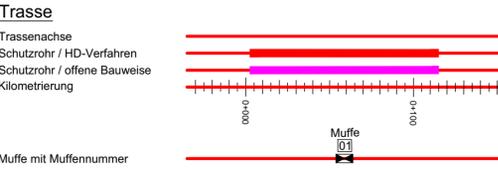

Benutzungsumfang

Bezeichnung	Übergabe-/Einleitungsstelle	Bei Übergabestelle:
Wasserlauf / Verbandsanlagen	Abflusszenarien	Entwässerungsabschnitt
		Einzelzelle
		Bei Einleitungsstelle:
		Entwässerungsabschnitte
		Gesamtmenge
		Bei Übergabestelle:
		Abschlagsmenge, gesamt
		Bei Einleitungsstelle:
		Einleitungsstelle, gesamt

Laufende Nummer für Be-troffenenheiten aus der Ab-leitung von Abwässern aus dem Arbeitsbereich

Übergabe-/Einleitungsstelle	Bei Übergabestelle:
Ü 10.01	Übergabestelle
Ü 10.02K	Übergabestelle
Ü 10.03K	Übergabestelle
Ü 10.04K	Übergabestelle
Ü 10.05K	Übergabestelle

Übergabe-/Einleitungsstelle	Bei Übergabestelle:
E 10.02K	Übergabestelle
E 10.03K	Übergabestelle
Ü 10.02K	Übergabestelle
Ü 10.03K	Übergabestelle
Ü 10.04K	Übergabestelle
Ü 10.05K	Übergabestelle

Vorfluter
Gew. II. Ordnung - Nr. 0208
Mindestüberdeckung 1.50 m u. Grabensohle
Mindestabstand 10,0 m zu OK Böschung
(Sielverband Dithmarscher Bucht)

Kreis Dithmarschen
Gemeinde Nordermeldorf
Gemarkung Nordermeldorf
Flur 3