


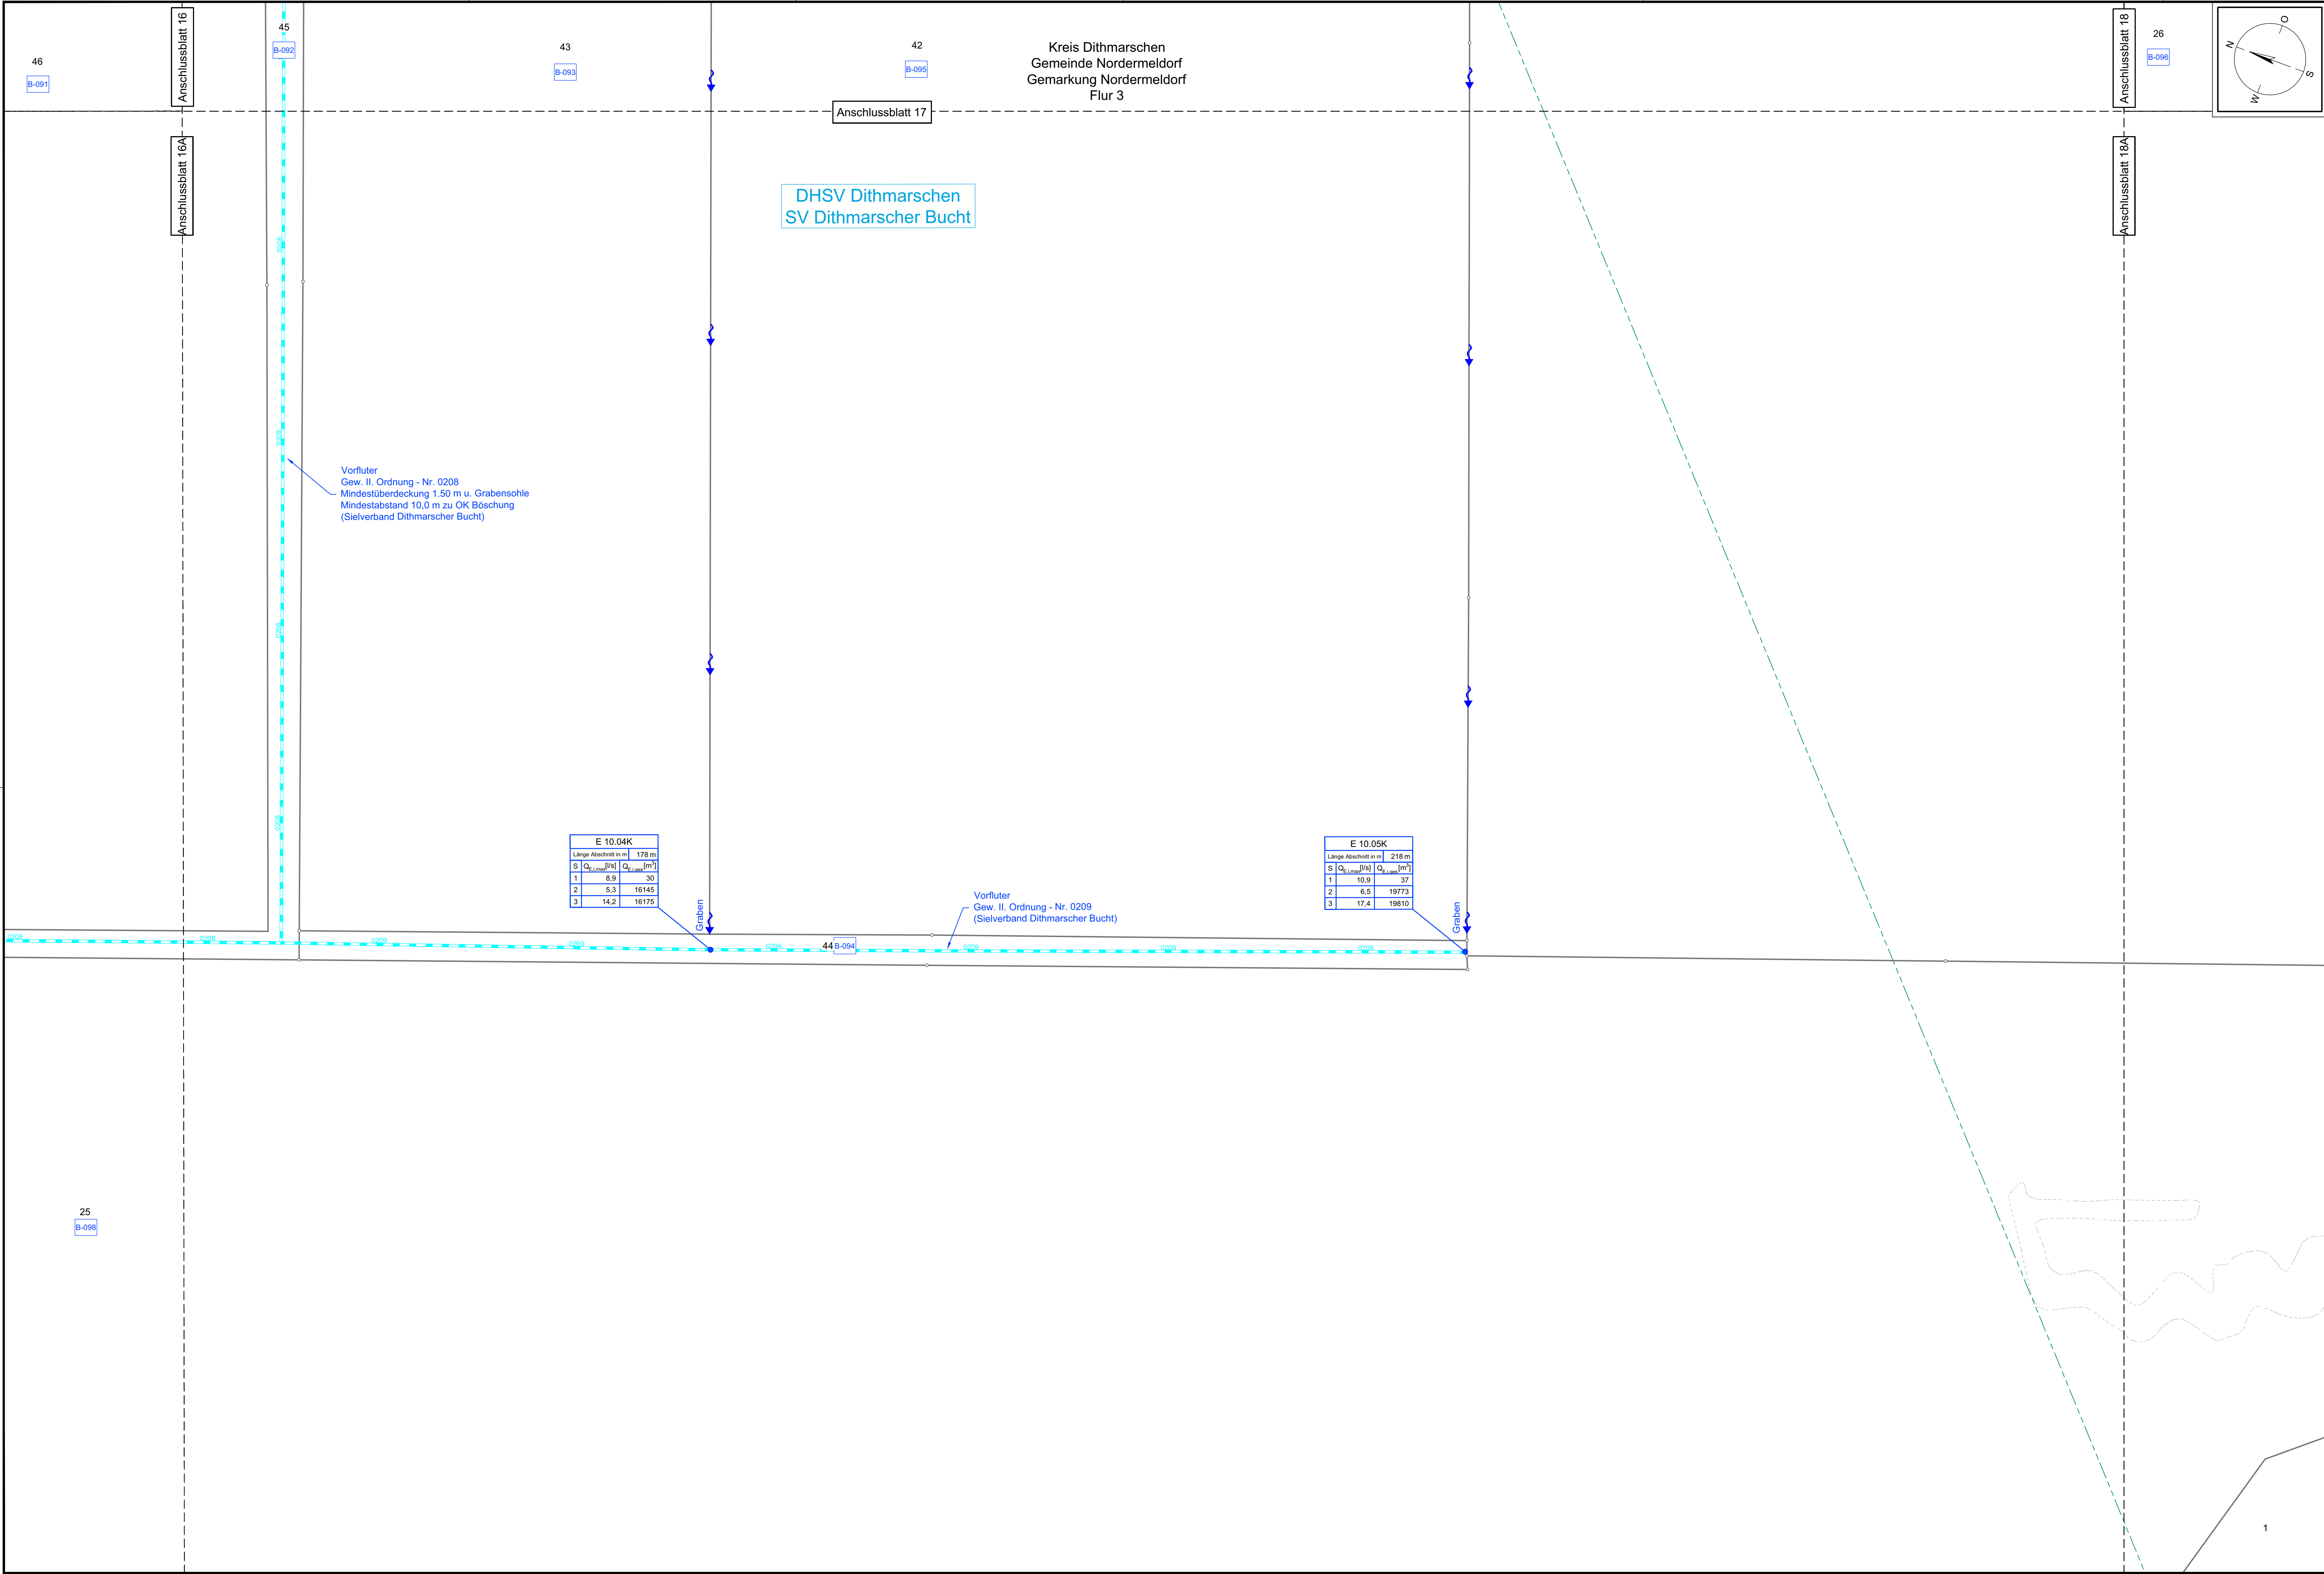

Legende:

Grenzen:

Land: Gemarkung
Kreis: Flur
Stadt/Gem.: Flurstück

Zaun: Abrommelplatz mit Nummerierung
Freileitung: Rohrleitung
Kabel: Richtfunk

Kreuzungsnummer: 001
Flurstücknummer: 35/6

Trasse

Trassenachse
Schutzrohr / HD-Verfahren
Schutzrohr / offene Bauweise
Kilometerstrich

Muffe mit Muffennummer

Trasse

temporäre Zuwegung
temporäre Flächeninanspruchnahme (Arbeitsbereich 20m)
Trassenachse
dauerhafte Flächeninanspruchnahme (Schutzbereich 5m)

Regelquerschnitt

20.00 Arbeitsbereich
5.00 Schutzbereich
8.00
12.00
2.75
1.00
0.40
0.20
0.60

Entwässerung

Grenze Sielverband
Verbandsanlage, offen
Verbandsanlage, verrohrt
Entwässerungsabschnitte
Wasserhaltung (Farbkala)

Wasserlauf, offen, benutzt
Wasserlauf, verrohrt, benutzt
Durchleitungsbauwerk

Station
Schutzrohr / HD-Verfahren
Station
Abschnittsgrenze
Teilschnitt A
Teilschnitt B

Wasserhaltung offene Bauweise (Flüßelzeichnung)

Benutzungsumfang
Wasserlauf / Übergang
Verbandsanlagen

Bezeichnung
Übergang
Einleitungsstelle
Abfuhrstellen
Bei Übergangsstelle
Abschlagmenge, maximal
Bei Einleitungsstelle
Einleitungsmenge, maximal

Trassenachse
Entwässerungsrichtung

Bei Übergangsstelle:
Einleitungsabschnitt
Bei Einleitungsstelle:
Entwässerungsabschnitte
Gesamtlänge

Bei Übergangsstelle:
Abschlagmenge, gesamt
Bei Einleitungsstelle:
Einleitungsmenge, gesamt

Laufende Nummer für Be-troffenenheiten aus der Ab-leitung von Abwässern aus dem Arbeitsbereich

Legende Leitungstrassen siehe Anlage 4.11

Anlage 9.2.3

NordLink

Abschnitt 12-Seemeilen-Grenze bis UW Wilster

Lageplan Entwässerungskonzept Landtrasse

km 10+250 — km 11+030

Deckblatt

Planfeststellungsunterlage

Quelle:

Ersteller-Zeichnungs-Nr: 9-2-3_LP-EK_BI-11-20.dwg

Aufgestellt:

Bayreuth, den 31.01.2019

DC Nordseekabel GmbH & Co. KG (NOKA)

Firma

GEOS INGENIEUR GESELLSCHAFT MBH

Maßstab: 1:1000

Einheit: Meter

Bearb.: 01.2019 Heinrich

Gepr.: 01.2019 Legler

Norm:

Fachbereich:

Erstellt durch: G.E.O.S.

Genehmigt von: NOKA

Datum: 26.01.2019

Status: G

Blatt: 17A von 83

Objektname: ± 500-kV-HGÜ Interkonnektor Tonslad - Wilster

Titel: Lageplan Entwässerungskonzept

B Deckblattänd. Avl. 4.1 26.01.19 Hei

A Deckblattänd. Avl. 4.1 16.06.14 Dan

Ind.: Änderung Datum Name Urspr.: