

Legende:

Lageplan/Planung:

- Grenze Planfeststellungsverfahren
- ETL 180
- Schutzstreifen
- Arbeitsstreifen
- Zuwegung / Zufahrt
- Arbeitsbereich Einleit- und Entnahmeleitung
- Arbeitsbereich Wasserhaltung
- Anodenfeld
- Anodenkabel / Messkabel
- Schutzstreifen Anodenkabel / Messkabel / Tiefererder
- Arbeitsbereich Anodenkabel / Messkabel / Tiefererder
- Dükerbahn
- Planschnitt
- Blattschnitt / Kilometerstrich
- Kilometerierung
- Leitungs-knickpunkt

Lageplan/Kreuzungen:

- SP-1S Sonderpunkt Straße
- SP-1W Sonderpunkt Gewässer
- SP-1B Sonderpunkt Bahn
- 01-K00 Nummer Bauwerksverzeichnis Kreuzung
- 01-B00 Laufende Nummer je Blatt
- 01-B00 Nummer Bauwerksverzeichnis Bauwerk

Lageplan/Sonstiges:

- E 01 Einleitstelle / Entnahmestelle (O=optional)
- EN 01 Anodenbohrung / Messpfahl

Lageplan/Fremdleitung/Fremdplanung:

- Fremdleitung unterirdisch
- Fremdleitung oberirdisch
- Fremdplanung Dritter

Lageplan/Kataster:

- Flurstücksnummer
- Flurstücksgrenze
- Flurgrenze
- Gemarkungsgrenze
- Gemeindegrenze
- Landkreisgrenze
- Gebäude
- Gewässer

Lageplan/Topografie:

- Laubbaum
- Nadelbaum
- Buschgruppe
- Wiese
- Laubwald
- Mischwald
- Nadelwald
- Acker
- Weg/Straße
- Zaun
- Böschung
- Nutzungsgrenze
- Wasserschieber
- Gasschieber
- Kabelschrank
- Verkehrsschild
- Gully
- Lampe
- Betonmast
- Gittermast
- Holzmast
- Schilderpfahl
- Schacht rund
- Hydrant

HÖHENFESTPUNKTE

HP-Nr.	Höhe in m NHN	Lagebeschreibung
(-)		
(-)		
(-)		
(-)		

Die Höhenfestpunkte sind in der Örtlichkeit blau gekennzeichnet.
Bezüglich der Lage der Höhenfestpunkte bedeutet :
+ = rechts der Trasse
- = links der Trasse
in Richtung Stationierung

FREMDLEITUNGEN

Nr.	Leistungsart	Eigentümer
01	Strom Freileitung 380 kV	TenneT TSO GmbH
02	Stromleitung	German_LNG
03	FM Kabel	SH-Netz AG
04	FM Freileitung	SH-Netz AG
05	Stromleitung 20kV	SH-Netz AG
06	FM Freileitung	SH-Netz AG
07	Stromleitung	German_LNG
08	Stromleitung	German_LNG
09	Wasserleitung	Wasserverband Unteres Störgebiet
10	TK Kabel	Deutsche Telekom
11	Wasserstoffleitung (geplant) DN 400	SH-Netz AG
12	Stromleitung	SH-Netz AG
13	FM Kabel	SH-Netz AG
14	Stromleitung	TenneT TSO GmbH
15	TK Kabel	Deutsche Telekom

Vor Beginn von Arbeiten an der Energietransportleitung ist die genaue Lage von Fremdleitungen sorgfältig zu erkunden.

KREUZUNGEN


SP-NR.	Kreuzungsobjekt	zuständige Dienststelle
SP-02W	Vorfürter 1	SV Bütteler Kanal

ETRS89 - KOORDINATEN

TS-Nr.	UTM-East (inkl. Zone)	UTM-North
	m,cm	m,cm
03-01	(32)513514.02	5973434.70
03-02	(32)514049.72	5973445.28
03-03	(32)514056.34	5973438.91
03-04	(32)514098.14	5973439.74
03-05	(32)514104.51	5973446.37

LAGEPLAN, Maßstab 1 : 2000

Maßstäbe für Originalflurkarten : 1 : 1000
Weitere Vervielfältigung verboten : Vervielfältigungserlaubnis durch :
© GeoBasis-DE/LVermGeo SH (www.LVermGeoSH.schleswig-holstein.de)

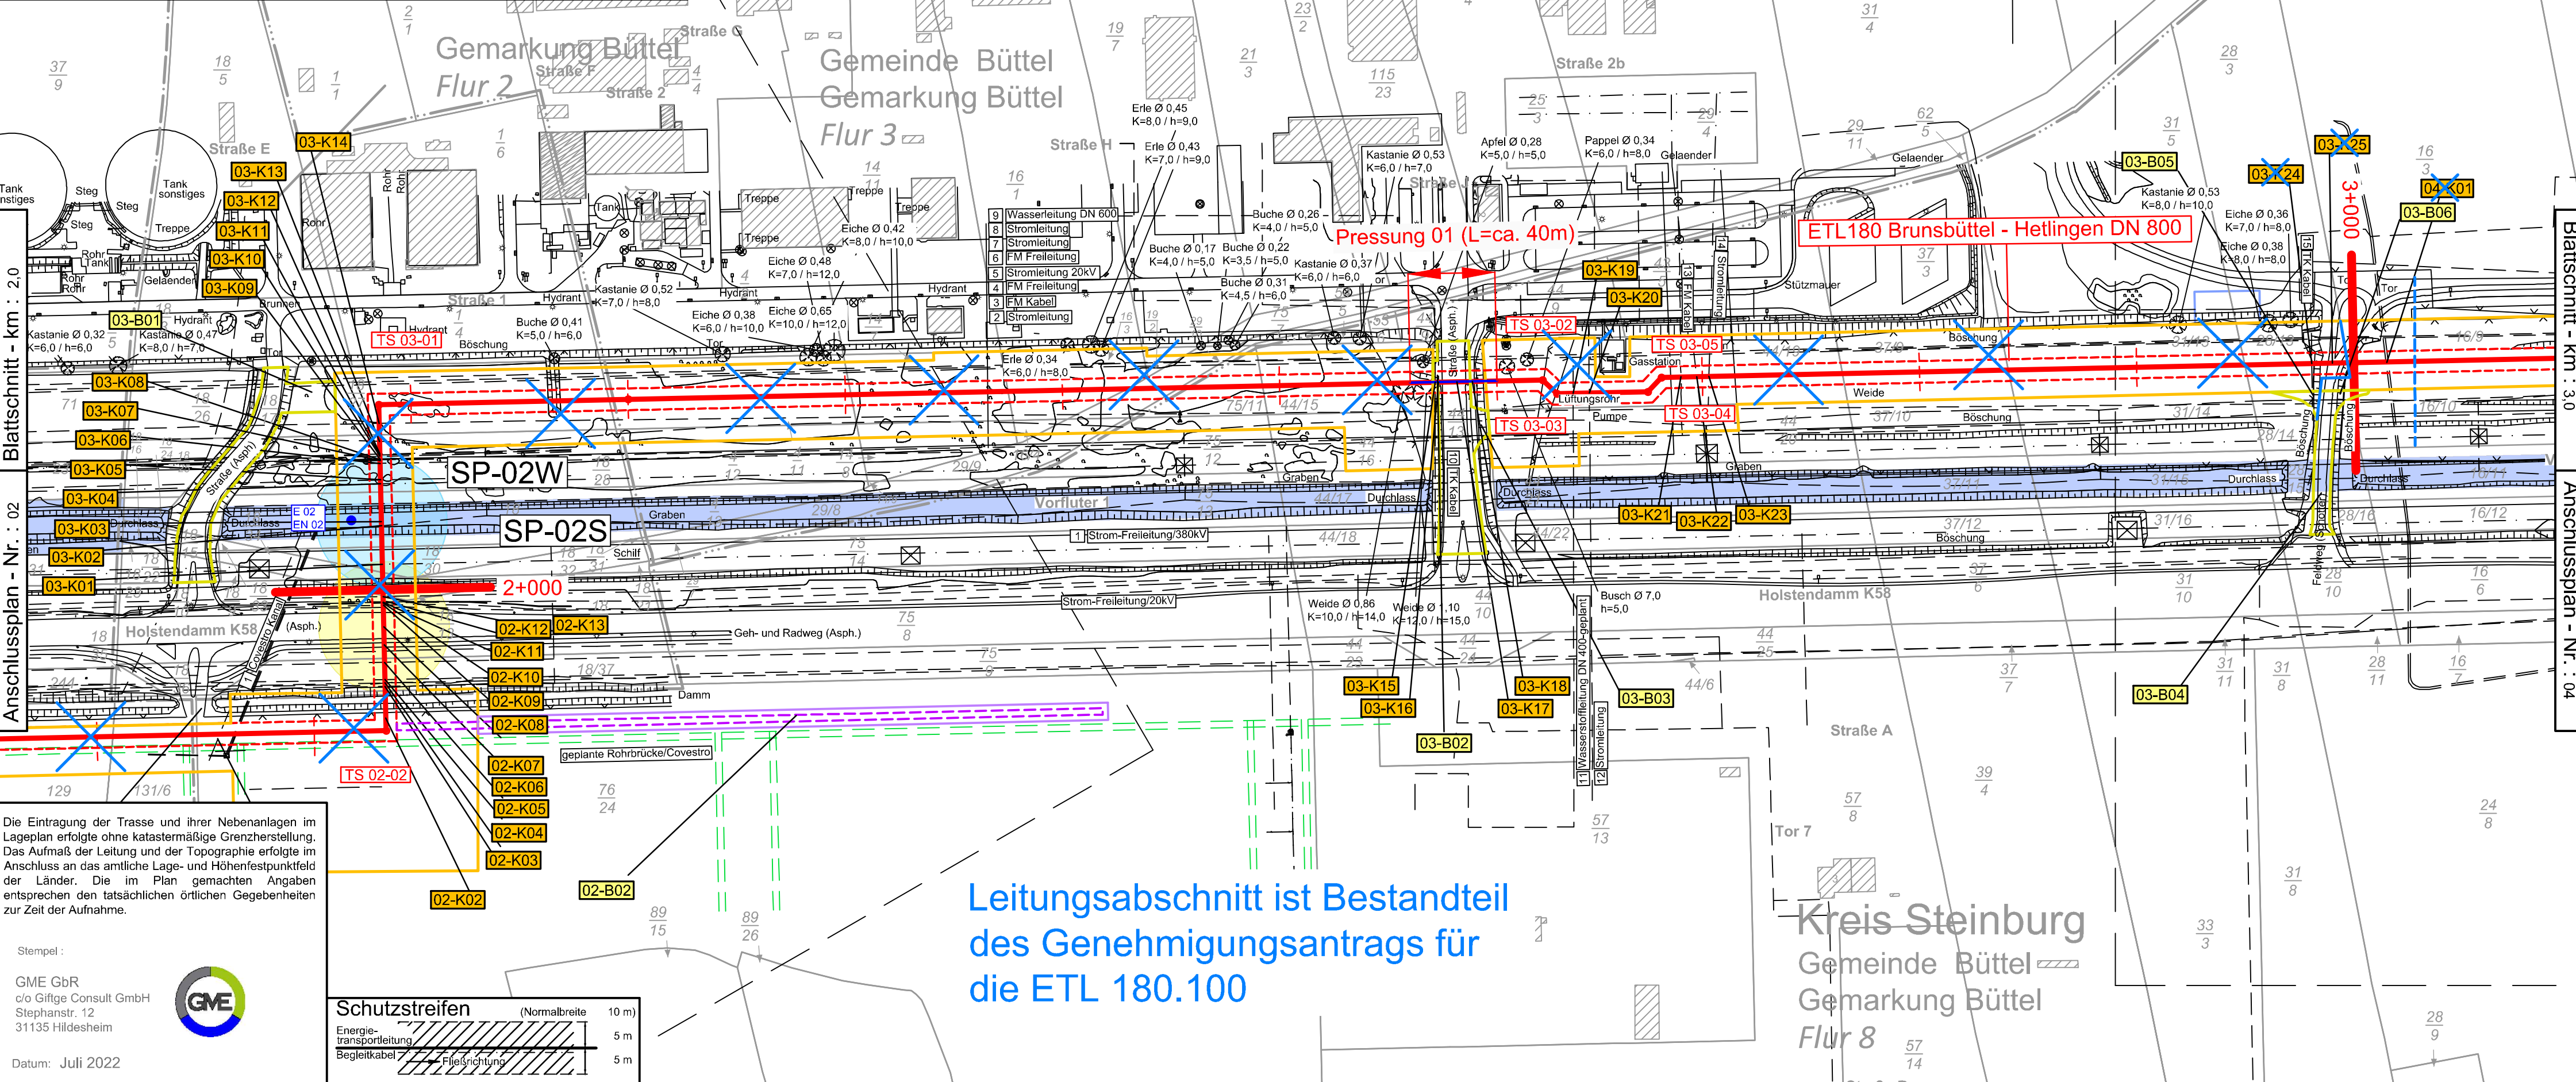

Planfeststellungsunterlage Anlage 2.4, Blatt 03

3	-	-	-
2	-	-	-
1	1. Planänderung	15.12.22	SR DA
Ind.	Änderung	Datum	Gezeichnet
Bearb.	Jul 2022	SK	SK
Gepr.	Jul 2022	OF	OF
Norm			
Datum	Name	Kontraktortitel:	Kontraktorennummer:
04.07.2022	SK/GME	GME GbR	ETL 180_78919_LP_M2_Lageplan_PfV_SKR_REV01_221215
Original-Blattgröße:	Geor.: OF/GME	Geor.: -	
Maßstab:	Benennung	Gepr.: -	
1 : 2.000			
Blatt:			
03			
Dateiname:	Zg.-Nr.		
180_2_05_02_04_LP_1_2_Blatt03_01	0 0 1 8 0 E T L 0 0 0 - - - L D 0 0 1 1		