


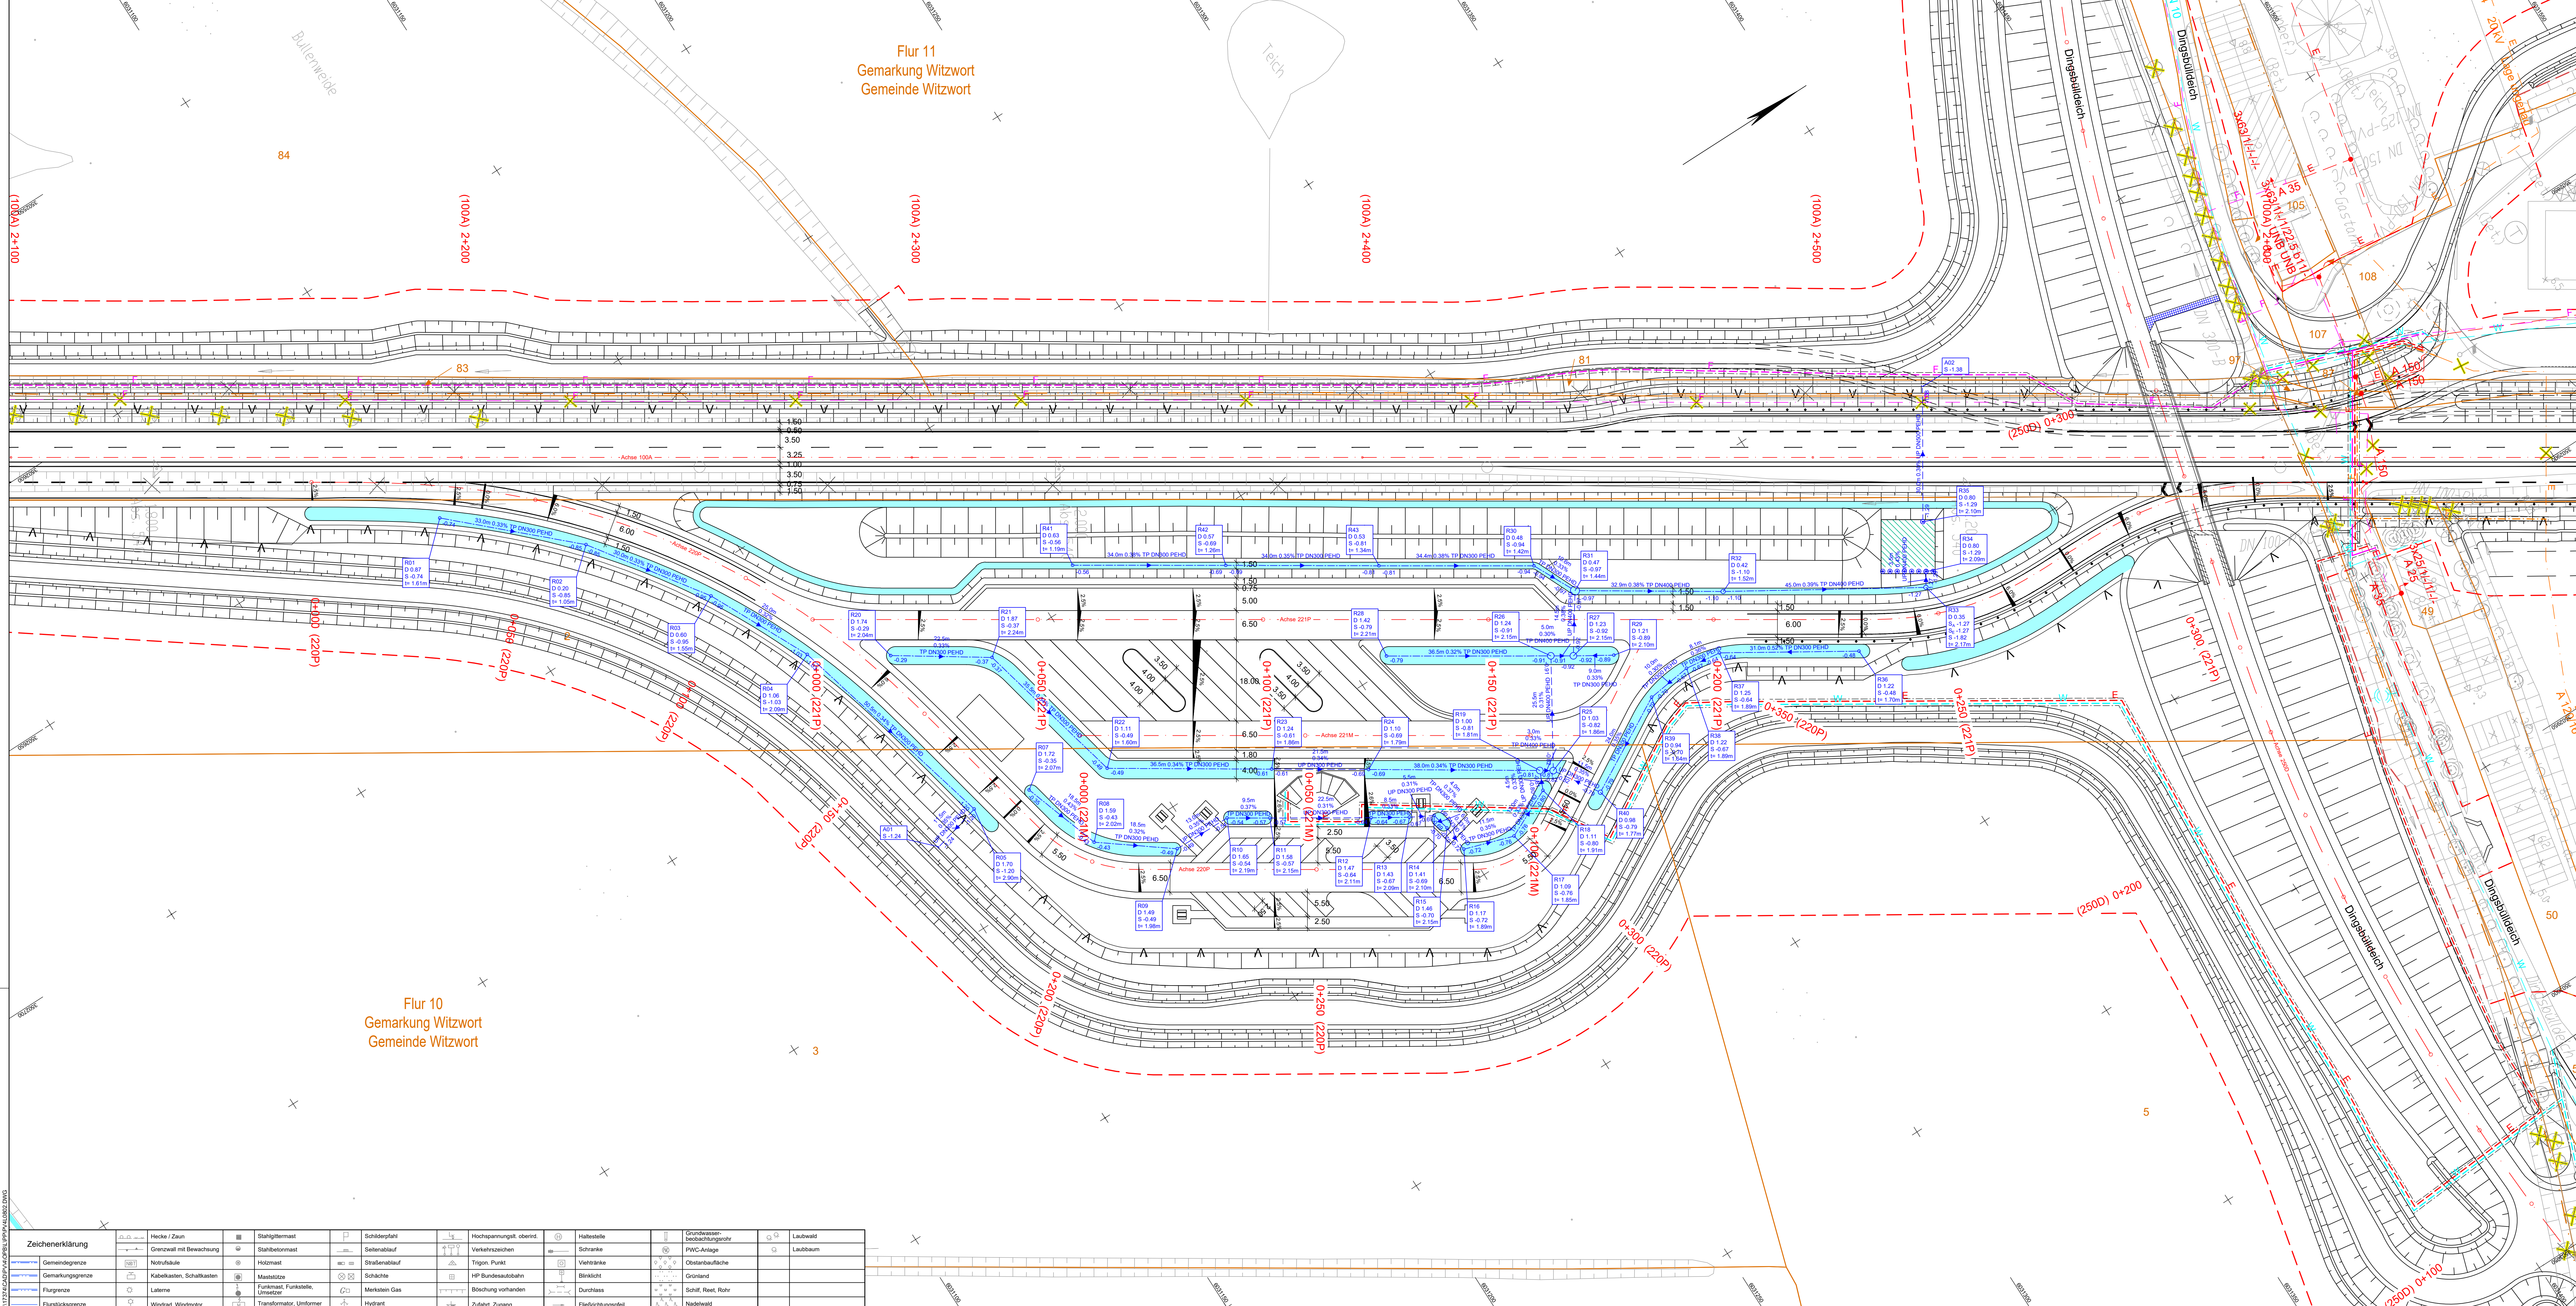

Zeichenerklärung

Entwässerung

0.34%

R35

3.0m UP DN400 PEHD

0.34%

R33

73.0m TP DN400 PEHD

A02

R34

R34

D 0.80

S=-1.30

t=2.10m

Vollwandrohr mit Angabe von Neigung, Länge, Typ, DN, Material, Fließrichtung und Drosselschacht

Vollstückerrohr mit Angabe von Neigung, Länge, Typ, DN, Material, Fließrichtung und Schacht/Einleitschacht

Einleitung in Graben

Kontrollschacht

Schachtbezeichnung:
R= Schachtnummer
D= Deckelhöhe
S= Sohlhöhe
t= Schachttiefe

Speichergrigole

Mulde

Nr.

Art der Änderung

Datum

Name

OBERMEYER

Infrastruktur

Schleswig-Holstein

Landesbetrieb Straßenbau und Verkehr

Hamburg, den 19.07.2024

gez. I.V. Freund

Datum

Name

bearbeitet

07/2024

Reinke

gezeichnet

07/2024

Hasek

geprüft

07/2024

Freund

Schleswig - Holstein

Der erste Norden

LBV.SH

Schleswig-Holstein

Landesbetrieb

Straßenbau und Verkehr

Itzehoe

Baiblenburger Straße 37

25524 Itzehoe

Datum

Name

geprüft

07/2024

Müller

FESTSTELLUNGSUNTERLAGE

Straße: B 5

nächster Ort: Husum

B5-0530 von NK: 1620002 nach NK: 1620001 Station 1.783

B5-0540 von NK: 1620001 nach NK: 1520017 Station 2.203

PROJIS-Nr.:

B 5

Dreistreifigkeit Tönning - Husum

3. BA Reimersbude - Platenhörn

Bau-km 0+093.000 bis Bau-km 3+109.445

Unterlage / Blatt-Nr.: 18.3.3 / 01

Detaillageplan

Entwässerung PWC-Anlage

Maßstab: 1:500

Aufgestellt:

Landesbetrieb Straßenbau und Verkehr

Schleswig-Holstein

Itzehoe

gez. Pompe

Iteho, den 02.08.2024

Lagebezugssystem: DHDN90_GK3_SH210

Höhenbezugssystem: DHHN92_NH

Grundplan Vermessung: -Stand: 05/2012 / Nachvermessung 03/2019

Grundplan Kataster: -GeoBasis-DE/LVermGeo SH ALKIS (Stand: 01/2021)