

Name und Anschrift des Antragstellers DC Nordseekabel GmbH & Co. KG Bernecker Straße 70 95448 Bayreuth	Tel.	05132 - 89 2050
	Fax	05132 - 89 2066
	Mail	info@tennet.eu

Stempel:

## Erteilung einer Sondernutzungserlaubnis für Zufahrt Z-084

gemäß §§ 21 und 24 Straßen- und Wegegesetz  
des Landes Schleswig-Holstein (StrWG SH)

### 1. Ort der Nutzung

Ort:	Straße:	Lfd.-Nr.:
Sankt Michaelisdonn	L 144, Abs. 120, Trennewurther Straße, km 2+690 bis	2+710 Z-084
Gemeinde:	Baulastträger:	BW-Nr.:
Sankt Michaelisdonn	Land Schleswig-Holstein	149

### 2. Beschreibung

Zufahrt von:	Bestehende Zufahrt / Neubau:
L 144	Bestehende Zufahrt
Gemarkung / Flur / Flurstück:	
Kannemoorfelde / 2 / 135/13	

### 3. Art der Nutzung

temporär / dauerhaft	Bauliche Ertüchtigung (ja/nein):
temporär, als Teil der Baustellenzuwegung zur NordLink Trasse	nein
	Ausbauerfordernis (ja/nein):
	ja

### 4. Art der Fahrzeuge

Baustellenfahrzeuge von bauausführenden Firmen, wie z.B. Lkw, Bagger und Traktoren.
---

### 5. Beantragte Nutzungsdauer

Bauzeit der NordLink Trasse in den Gemeinden Barlt und Sankt Michaelisdonn.
---

6. Flächeninanspruchnahme	Fahrbahn	Gehweg	Radweg	Sonstige Flächen
Geplante Länge:	m	m	m	19,60 m
Geplante Breite:	m	m	m	5,05 m
Vorh. Oberflächenbefestigung:	L 144 in Asphalt- und Zufahrt in Asphalt- sowie wassergebundener Bauweise.			
Der Umfang der baulichen Änderung ist Anlage 8.5.2, Z-084 Blatt 2 zu entnehmen.				

Bayreuth, den 30.10.2019 i. A. 

Ort, Datum, Unterschrift Antragsteller

Anlage:

Lageplan Sondernutzungserlaubnis,  
Anlage 8.5.2, Z-084, Blatt 2/2

Anlage 8.5.2  
NordLink  
Abschnitt 12-Seemeilen-Grenze  
bis UW Wilster  
Wegekonzept  
Verzeichnis und Heftungen Zufahrten  
Heftungen Zufahrten an klassif. Straßen  
Lageplan Sondernutzungserlaubnis  
Z-084, Blatt 2/2

Deckblatt

Planfeststellungsunterlage

Quelle: Lageplan Ausbaumaßnahme A184  
Dokument-Nr. A184\_A191\_GP\_1zu250\_NW  
Generalplaner: NKT HVC GmbH

Ersteller-Zeichnungs-Nr: LAYOUT\_LP\_Sondernutzung\_12\_PA.dwg

Aufgestellt:  
Bayreuth, den 30.10.2019  
DC Nordseekabel  
GmbH & Co.KG (NOKA)

*i.a. Christian SGA*  
*i.V. Böttcher*

Firma: **GEOS** INGENIEUR-GESELLSCHAFT MBH

Maßstab: 1:250, 1:500, 1:25.000


Einheit: Meter

Bearb.	Datum	Rüb	Name
10.2019	10.2019	Rüb	Bettermann
10.2019	10.2019	Gepr.	Bettermann
Norm			
Fachbereich			

Erstellt durch	Genehmigt von	Datum	Status	Blatt
G.E.O.S. Ing. mbH	NOKA DC Nordseekabel GmbH & Co.KG	28.10.2019 Erstelldatum 30.10.2019	G	von --

Objektname: ± 500-kV-HGÜ Interkonnektor Tonstad - Wilster  
Titel: Lageplan Sondernutzungserlaubnis, Z-084

Ind.	Änderung	Datum	Name	Urspr.:

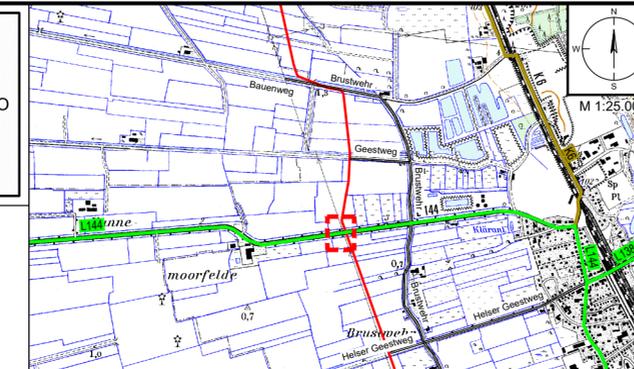

Legende Übersichtskarte M 1:25.000

Straßennetz		Straßennamen	
B5	Bundesstraße	sonstige Straßen	
L135	Landesstraße	Bahnlinie Nr.	Bahnlinie
K99	Kreisstraße		

Legende Detail M 1:250

Verwaltung		Planung Trasse NordLink	
---	Stadt-/Gemeindegrenze	---	temporäre Zuwegung
---	Gemarkungsgrenze	---	temporäre Flächeninanspruchnahme
---	Flurgrenze	---	Trassenschneise
---	Flurstücksgrenze		
35/6	Flurstücknummer		

Versorgungseinrichtungen Bestand


-E- -E-x-	E-Leitung / E-Leitung Rückbau		Fahrbahn
-E- -E-x-	E-Freileitung / E-Freileitung Rückbau		Bankett
FM	Fernmeldeleitung		gemeinsamer Geh- und Radweg
TW	Trinkwasserleitung		Angleichung
SW	Schmutzwasserleitung		Straßennebenflächen
G	Gasleitung		Rasenmulde mit Fließrichtung
			Entwässerungsgraben mit Fließrichtung

Wegenutzung

Z-008 BW- 60	Stempel für Zufahrten (Z) mit u. ohne Bauwerksnummer (BW)		Querneigung
Z-007 BW- 55			Gehölzbestand (symbolisch)
			Baumfällung (symbolisch)
			Verkehrszeichen
			Verfüllung Graben/ Mulde


A-1000 BW-1000	Stempel für Ausbau- (A) oder Ertüchtigungsmaßnahmen (E) mit Bauwerksnummer (BW) gemäß Anlage 8.4.2		Entwässerung
E-1001 BW-1001			DN 400 Rohrdurchlass mit Böschungstück (Bestand)
P-001	Stempel für Maßnahmen an Privatwegen (P) gemäß Anlage M8.2		DN 400 Rohrdurchlass mit Böschungstück (geplant)
W-001	lfd. Nummer Straße / Weg (W) gemäß Anlage 8.3		Fließrichtung Gewässer
AP-001	Abtrammelplatz mit Nummerierung gemäß Anlage 4.1		

B431 Abs. 310 km 0,0	Stationszeichen mit Angabe: Straßenklasse/-gruppe, Straßennr., Abschnittsnummer, Stationierung		
----------------------------	--	--	--

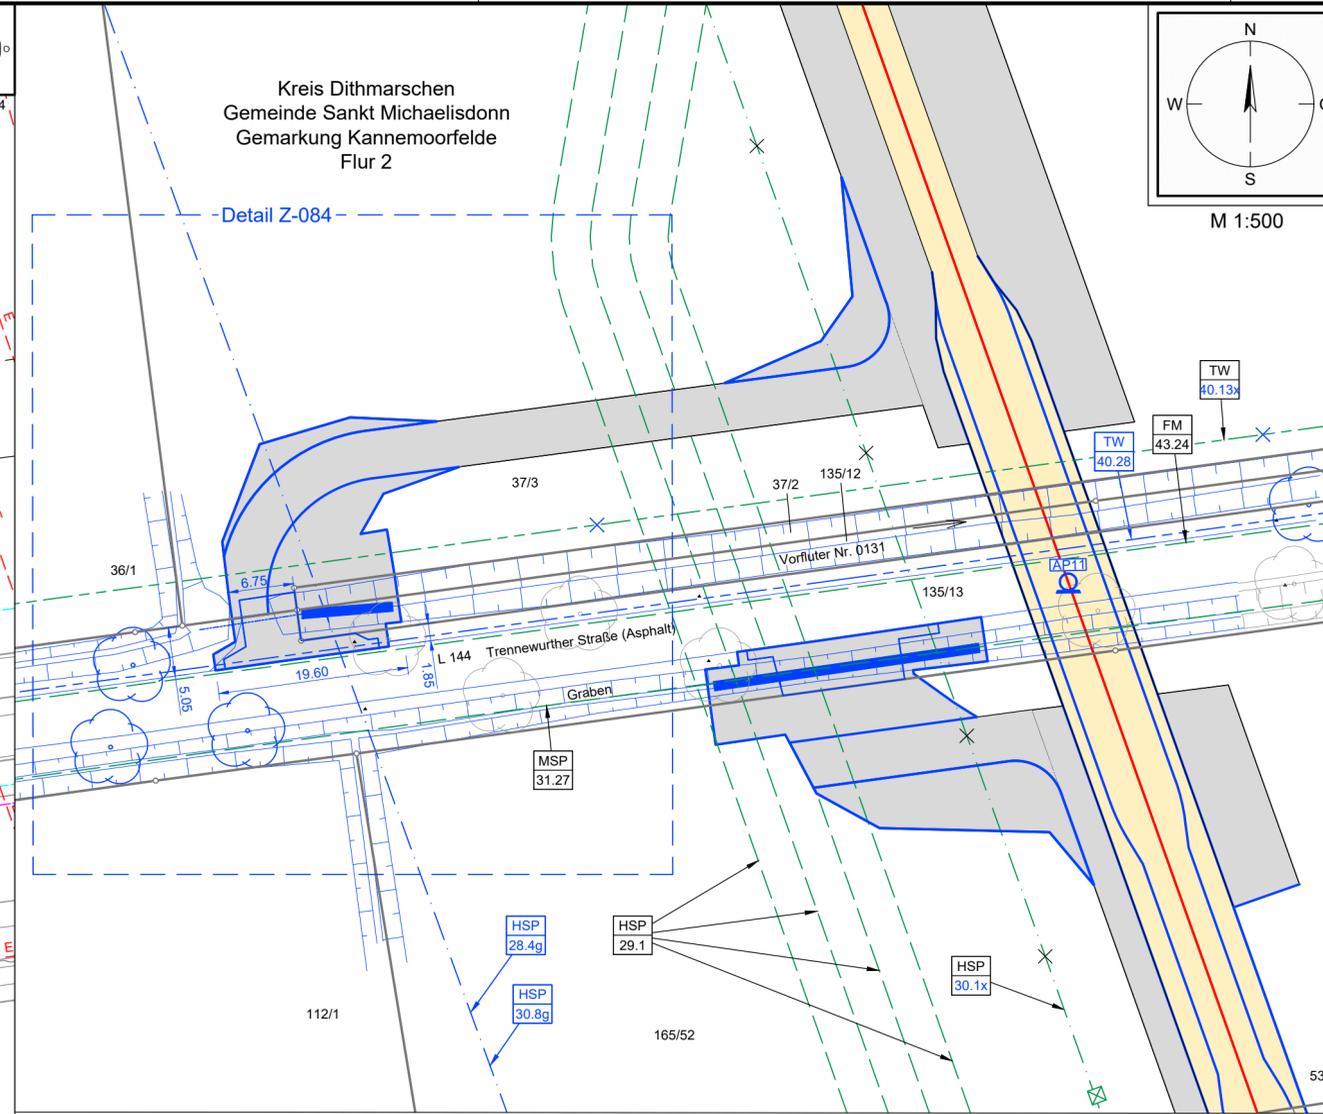

Legende Lageplan M 1:500

HSP 30.1x	Hochspannungsfreileitung, 110kV Rückbau Heide - Ostermoor/ West (Nr. 135) (Schleswig-Holstein Netz AG)	HSP 29.1	Hochspannungsgleichstromkabeltrasse BÜsum - Büttel 4 Leitungssysteme, Schutzstreifen 18m *Kabeltrasse geplant *LH-15-6005 SyWin alpha-Büttel (TenneT Offshore GmbH)	TW 40.13x	Trinkwasserleitung, stillgelegt 2013 HL-10 DN100 Az Schutzstreifen 4,00m (WV Suederdithmarschen) Verlegetiefe ca. 1,20m
HSP 30.8g	Hochspannungsfreileitung, 110kV geplant Heide - Ostermoor/ West (Nr. 135) (Schleswig-Holstein Netz AG)	MSP 31.27	Mittelspannungskabel, 20kV Ltg. 80-084, A12016 (Schleswig-Holstein Netz AG) Verlegetiefe ca. 0,40m - 1,00m	FM 43.24	Fernmeldekabel (Deutsche Telekom AG)
HSP 28.4g	Hochspannungsfreileitung, 380kV Westküsterleitung Heide-Süderdorn geplant (TenneT TSO GmbH)				
TW 40.28	Trinkwasserleitung HL-10 DN100 AZ Schutzstreifen 4,00m (WV Suederdithmarschen)				

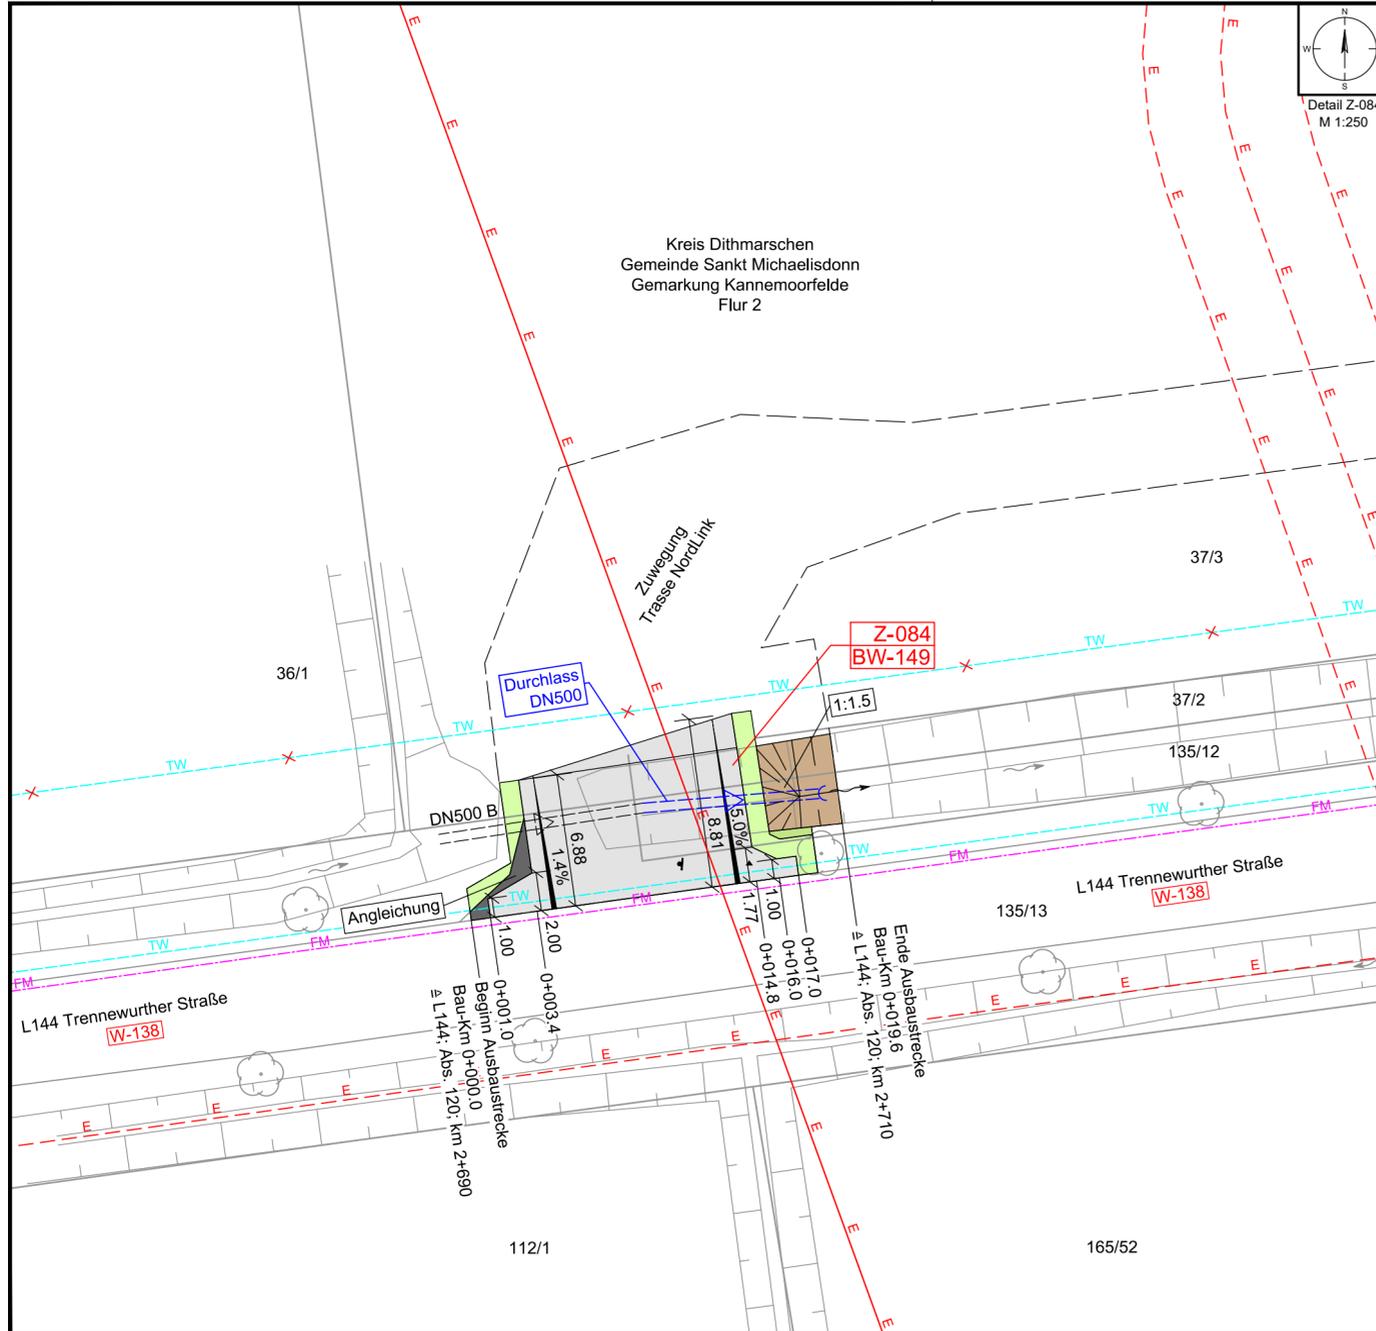

Detail Z-084 M 1:250

M 1:500

M 1:25.000