

Name und Anschrift des Antragstellers DC Nordseekabel GmbH & Co. KG Bernecker Straße 70 95448 Bayreuth	Tel.	05132 - 89 2050
	Fax	05132 - 89 2066
	Mail	info@tennet.eu

Stempel:

Erteilung einer Sondernutzungserlaubnis für Zufahrt Z-098

gemäß §§ 21 und 24 Straßen- und Wegegesetz
des Landes Schleswig-Holstein (StrWG SH)

1. Ort der Nutzung

Ort:	Straße:	Lfd.-Nr.:
Eddelak	K 3, Abs. 030, Behmhusener Straße, km 2+924 bis 2+945	Z-098
Gemeinde:	Baulastträger:	BW-Nr.:
Eddelak	Kreis Dithmarschen	163

2. Beschreibung

Zufahrt von:	Bestehende Zufahrt / Neubau:
K 3	Bestehende Zufahrt
Gemarkung / Flur / Flurstück:	
Behmhusen / 2 / 98/10	

3. Art der Nutzung

temporär / dauerhaft	Bauliche Ertüchtigung (ja/nein):
temporär, als Teil der Baustellenzuwegung zur NordLink Trasse	nein
	Ausbauerfordernis (ja/nein):
	ja

4. Art der Fahrzeuge

Baustellenfahrzeuge von bauausführenden Firmen, wie z.B. Lkw, Bagger und Traktoren.

5. Beantragte Nutzungsdauer

Bauzeit der NordLink Trasse in der Gemeinde Eddelak.
--

6. Flächeninanspruchnahme	Fahrbahn	Gehweg	Radweg	Sonstige Flächen
Geplante Länge:	m	m	m	22,90 m
Geplante Breite:	m	m	m	4,65 m
Vorh. Oberflächenbefestigung:	K 3 in Asphalt- und Zufahrt in wassergebundene Bauweise.			
Der Umfang der baulichen Änderung ist Anlage 8.5.2, Z-098 Blatt 2 zu entnehmen.				

Bayreuth, den 30.10.2019 i. A. *Christian S. i.V. B. i.V. B.*

Ort, Datum, Unterschrift Antragsteller

Anlage:

Lageplan Sondernutzungserlaubnis,
Anlage 8.5.2, Z-098, Blatt 2/2

Anlage 8.5.2
NordLink
Abschnitt 12-Seemeilen-Grenze
bis UW Wilster
Wegekonzept

Verzeichnis und Heftungen Zufahrten
Heftungen Zufahrten an klassif. Straßen
Lageplan Sondernutzungserlaubnis

Z-098, Blatt 2/2

Deckblatt

Planfeststellungsunterlage

Quelle: Lageplan Ausbaumaßnahme A215
Dokument-Nr. A215_2019-02-27_GP_EI
Generalplaner: NKT HVC GmbH

Ersteller-Zeichnungs-Nr: LAYOUT_LP_Sondernutzung_12_PA.dwg

Aufgestellt:
Bayreuth, den 30.10.2019
DC Nordseekabel
GmbH & Co.KG (NOKA)

i.A. Christian SGA
i.V. Böttcher


Firma: **GEOS** INGENIEUR-GESELLSCHAFT MBH
Maßstab: 1:250, 1:500, 1:25.000
Einheit: Meter

Bearb.	Datum	Rüb	Name
10.2019	10.2019	Rüb	Buttermann
10.2019	10.2019	Gepr.	Buttermann
10.2019	10.2019	Norm	Buttermann

Ind.	Änderung	Datum	Name	Urspr.

Erstellt durch	Genehmigt von	Datum	Status	Blatt
G.E.O.S. Ing. mbH	NOKA DC Nordseekabel GmbH & Co.KG	28.10.2019 Ersteldatum 30.10.2019	G	von --

Objektname: ± 500-kV-HGÜ Interkonnektor Tonstad - Wilster
Titel: Lageplan Sondernutzungserlaubnis, Z-098

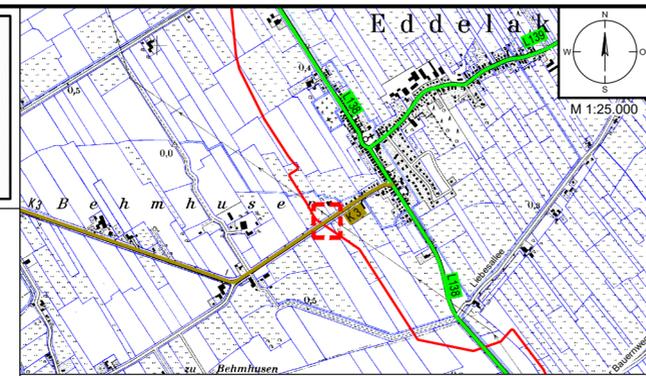

Legende Übersichtskarte M 1:25.000

Straßennetz		Straßennamen	
	Bundesstraße		sonstige Straßen
	Landesstraße		Bahnlinie
	Kreisstraße		

Legende Detail M 1:250

Verwaltung		Planung Trasse NordLink	
	Stadt-/Gemeindegrenze		temporäre Zuwegung
	Gemarkungsgrenze		temporäre Flächenanspruchnahme
	Flurgrenze		Trassenachse
	Flurstücksgrenze		
	Flurstücknummer		

Versorgungseinrichtungen Bestand


	E-Leitung / E-Leitung Rückbau		Fahrbahn
	E-Freileitung / E-Freileitung Rückbau		Bankett
	Fernmeldeleitung		gemeinsamer Geh- und Radweg
	Trinkwasserleitung		Angleichung
	Schmutzwasserleitung		Straßennebenflächen
	Gasleitung		Rasenmulde mit Fließrichtung
	Zufahrt		Entwässerungsgraben mit Fließrichtung

Wegenutzung

	Z-008	Z-007	Stempel für Zufahrten (Z) mit u. ohne Bauwerksnummer (BW)
	BW- 60	BW- 55	
	A-1000	BW-1000	Stempel für Ausbau- (A) oder Ertüchtigungsmaßnahmen (E) mit Bauwerksnummer (BW) gemäß Anlage 8.4.2
	E-1001	BW-1001	
	P-001		Stempel für Maßnahmen an Privatwegen (P) gemäß Anlage M8.2
	W-001		Idf. Nummer Straße / Weg (W) gemäß Anlage 8.3
	AP-001		Abtrammelplatz mit Nummerierung gemäß Anlage 4.1
	B431	Abs. 310 km 0,0	Stationszeichen mit Angabe: Straßenklasse/-gruppe, Straßenr., Abschnittsnummer Stationierung

	2,0%	Querneigung
		Gehölzbestand (symbolisch)
		Baumfällung (symbolisch)
		Verkehrszeichen
		Verfüllung Graben/ Mulde


Entwässerung	
	DN 400 Rohrdurchlass mit Böschungstück (Bestand)
	DN 400 Rohrdurchlass mit Böschungstück (geplant)
	Fließrichtung Gewässer

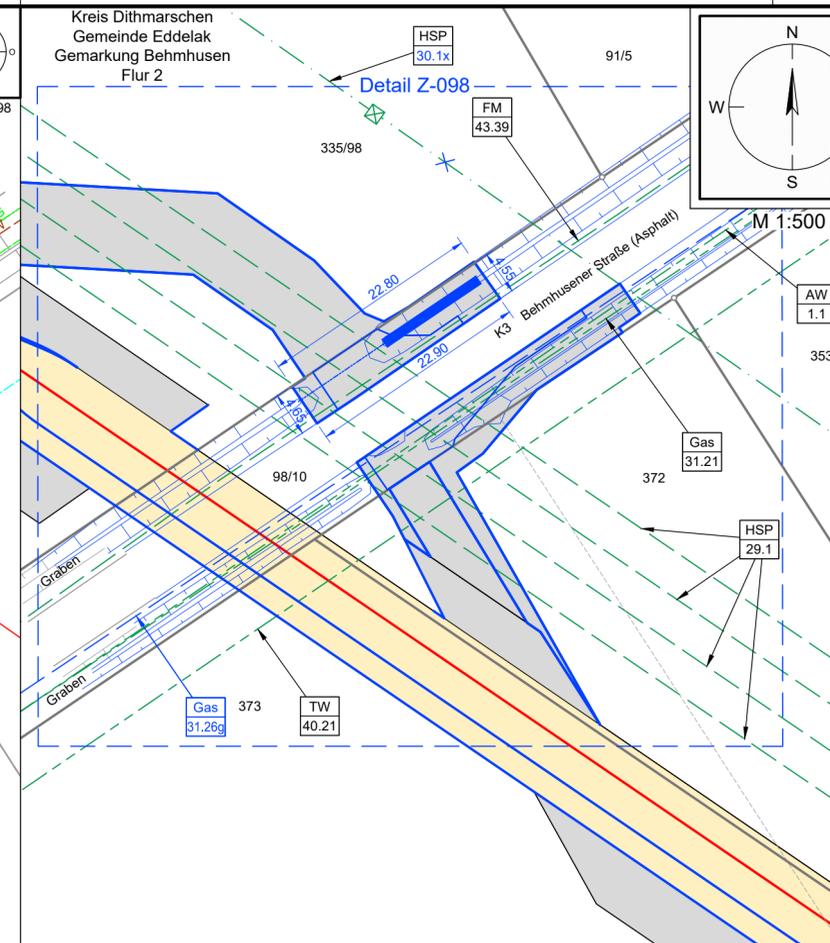

Legende Lageplan M 1:500

Grundplan: Auszug Anlage 4.1 (Inhalt reduziert)
Legende zum Grundplan siehe Anlage 4.1

	Hochspannungsgleichstromkabeltrasse BÜsum - Büttel 4 Leitungssysteme, Schutzstreifen 18m *Kabeltrasse geplant *LH-15-6005 SylWin alpha-Büttel (TenneT Offshore GmbH) *LH-15-6001 HelWin alpha-Büttel (TenneT Offshore GmbH) *LH-15-6006 HelWin beta-Büttel (TenneT Offshore 9. Beteiligungsgesellschaft mbH)		Trinkwasserleitung HL 2 DN100 PVC (WV Suederdithmarschen) Verlegetiefe ca. 1,20m
	Hochspannungsfreileitung, 110kV Rückbau Heide - Ostermoor West (Nr. 135) (Schleswig-Holstein Netz AG)		Fernmeldekabel (Deutsche Telekom AG)
	Abwasserleitung DN100 PVC (SCHLESWAG Abwasser GmbH)		Gas-Mitteldruckleitung DN63 PE (Schleswig-Holstein Netz AG)
			Gas-Mitteldruckleitung geplant d110 PE DN100 (Schleswig-Holstein Netz AG)

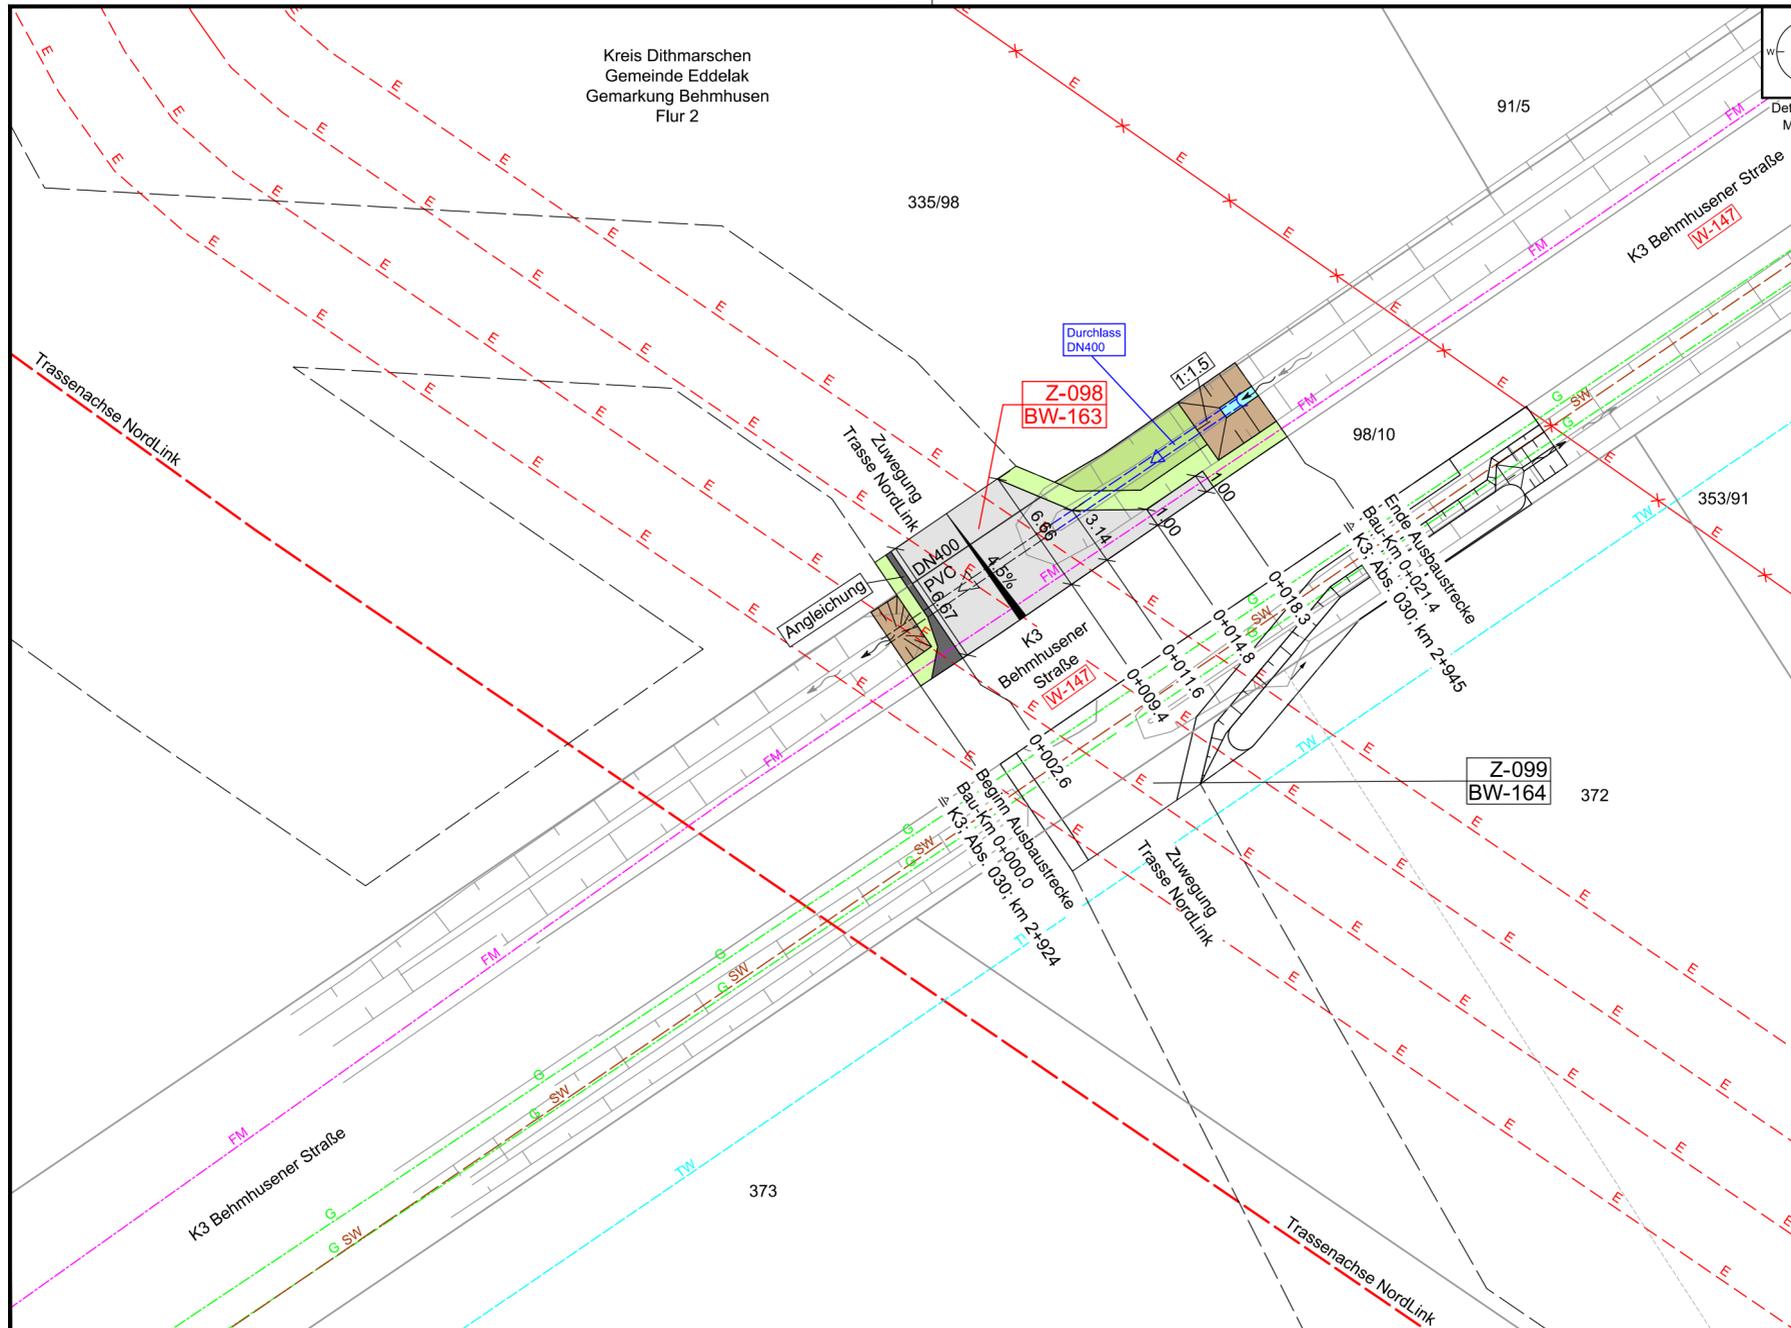

Kreis Dithmarschen
Gemeinde Eddelak
Gemarkung Behmhusen
Flur 2

Kreis Dithmarschen
Gemeinde Eddelak
Gemarkung Behmhusen
Flur 2

Grundplan: Auszug Anlage 4.1 (Inhalt reduziert)
Legende zum Grundplan siehe Anlage 4.1