

Name und Anschrift des Antragstellers DC Nordseekabel GmbH & Co. KG Bernecker Straße 70 95448 Bayreuth	Tel.	05132 - 89 2050
	Fax	05132 - 89 2066
	Mail	info@tennet.eu

Stempel:

Erteilung einer Sondernutzungserlaubnis für Zufahrt Z-101

gemäß §§ 21 und 24 Straßen- und Wegegesetz
des Landes Schleswig-Holstein (StrWG SH)

1. Ort der Nutzung

Ort:	Straße:	Lfd.-Nr.:
Stadt Brunsbüttel	L 138, Abs. 100, Fritz-Staiger-Straße, km 1+900 bis 1+908	Z-101
Gemeinde:	Baulastträger:	BW-Nr.:
Stadt Brunsbüttel	Land Schleswig-Holstein	166

2. Beschreibung

Zufahrt von:	Bestehende Zufahrt / Neubau:
L 138	Bestehende Zufahrt
Gemarkung / Flur / Flurstück:	
Brunsbüttel / 41 / 18/14	

3. Art der Nutzung

temporär / dauerhaft	Bauliche Ertüchtigung (ja/nein):
temporär, als Teil der Baustellenzuwegung zur NordLink Trasse	nein
	Ausbauerfordernis (ja/nein):
	nein

4. Art der Fahrzeuge

Baustellenfahrzeuge von bauausführenden Firmen, wie z.B. Lkw, Bagger und Traktoren.

5. Beantragte Nutzungsdauer

Bauzeit der NordLink Trasse in der Gemeinde Stadt Brunsbüttel.

6. Flächeninanspruchnahme	Fahrbahn	Gehweg	Radweg	Sonstige Flächen
Geplante Länge:	m	m	m	8,00 m
Geplante Breite:	m	m	m	3,15 m
Vorh. Oberflächenbefestigung:	L 138 und Zufahrt in Asphaltbauweise.			
Der Umfang der baulichen Änderung ist Anlage 8.5.2, Z-101 Blatt 2 zu entnehmen.				




Bayreuth, den 30.10.2019 i. A.

Christian S. i.V. Brunsbüttel

Ort, Datum, Unterschrift Antragsteller

Anlage:

Lageplan Sondernutzungserlaubnis,
Anlage 8.5.2, Z-101, Blatt 2/2

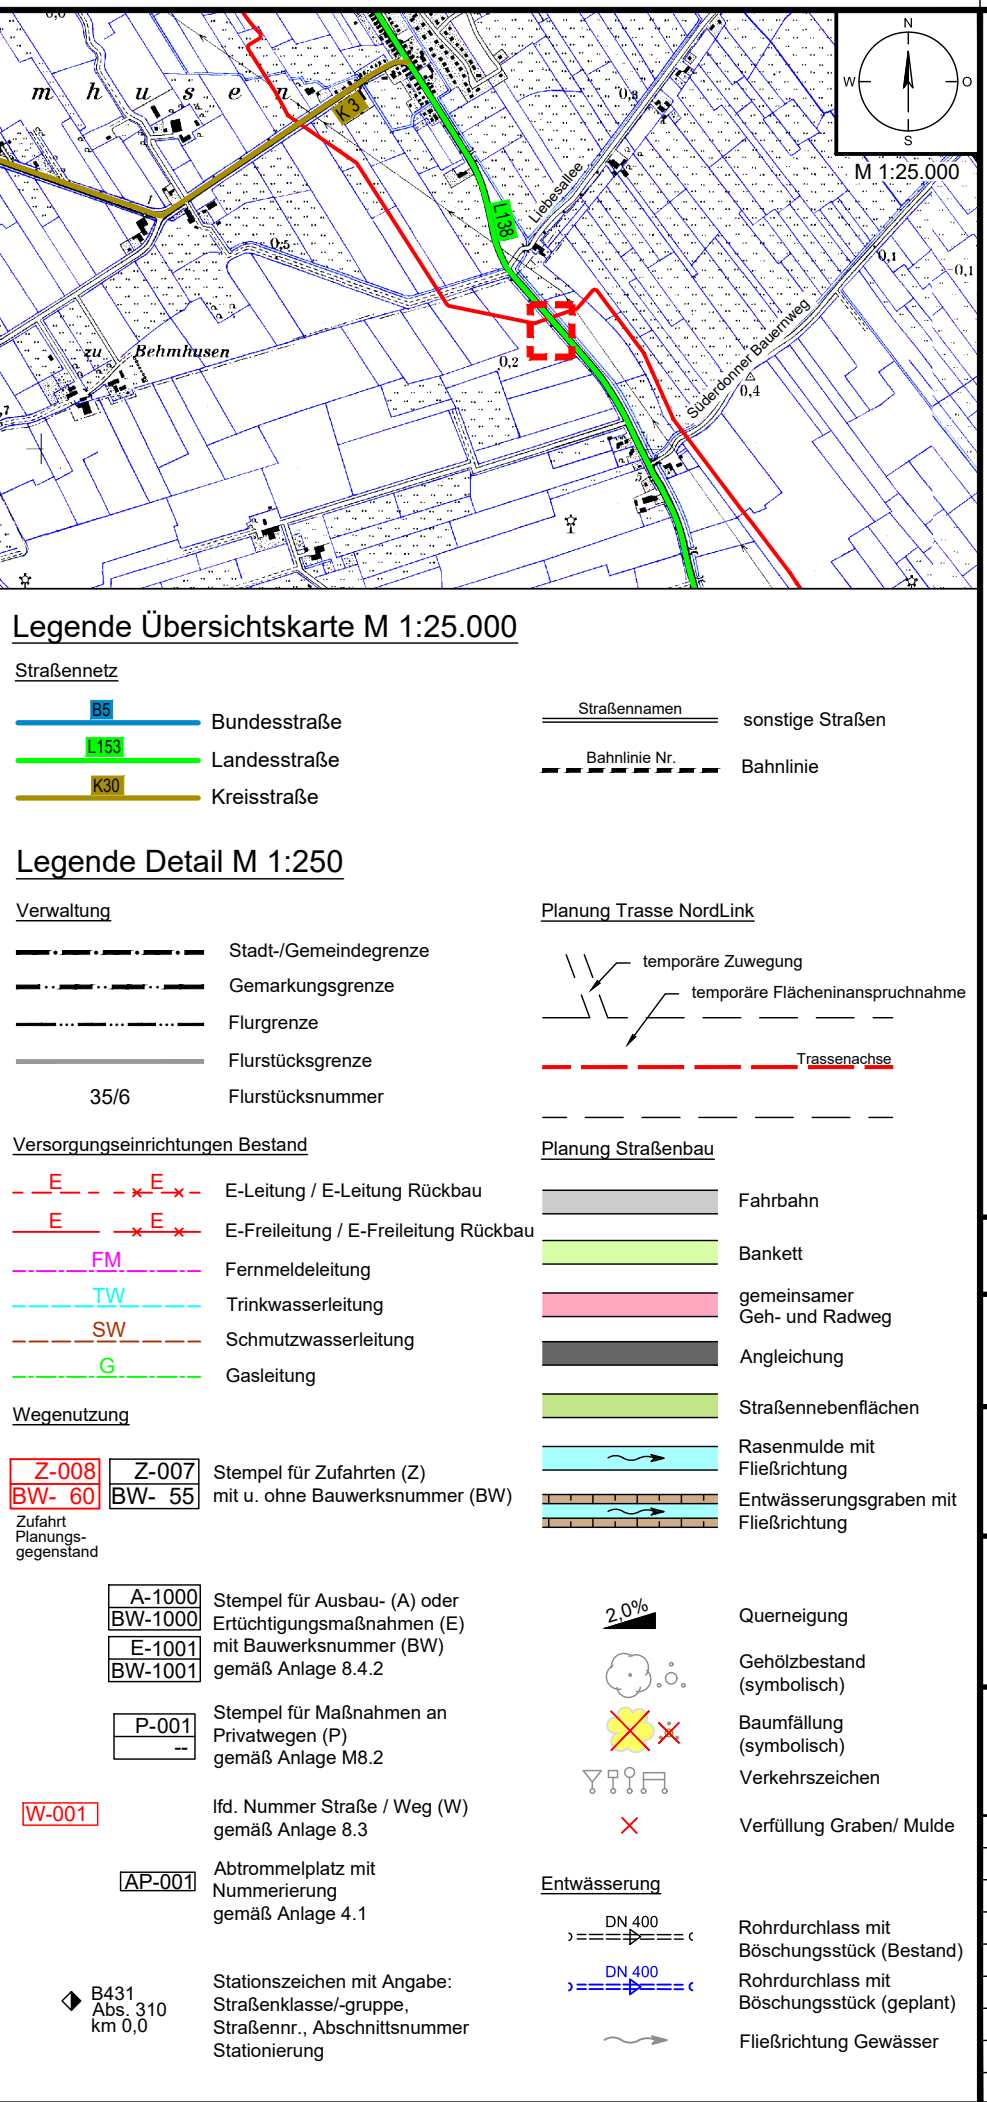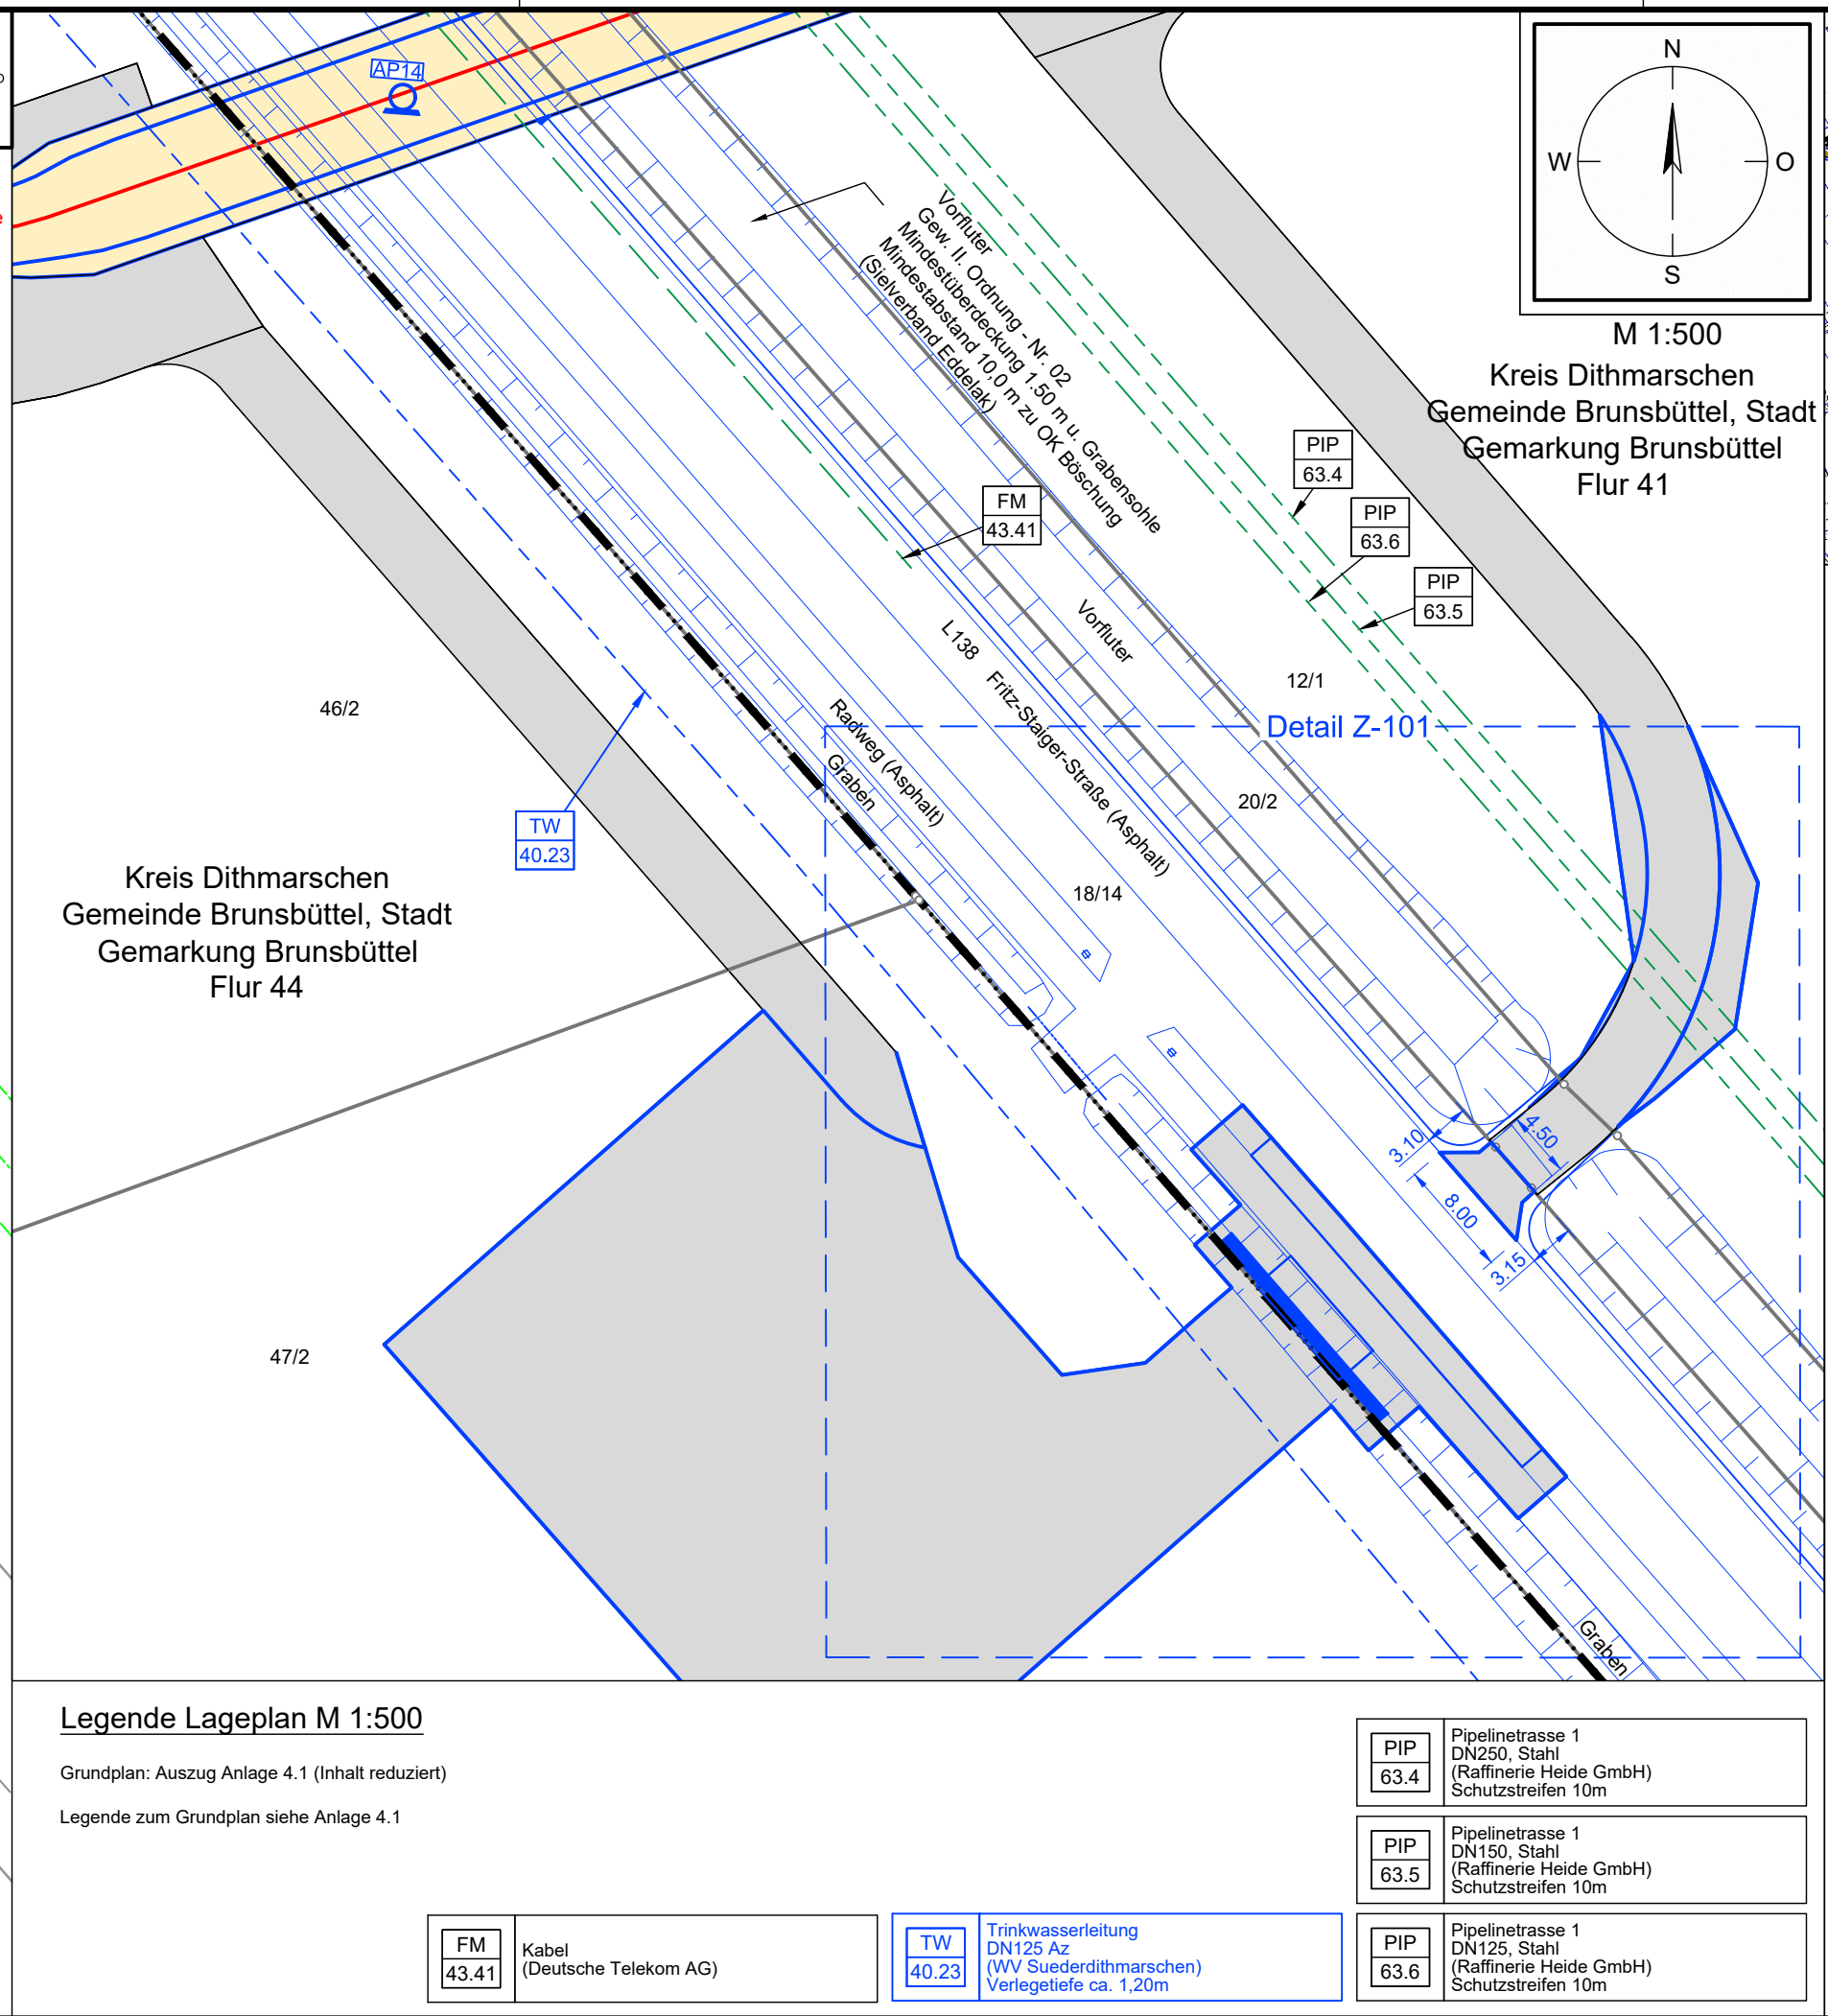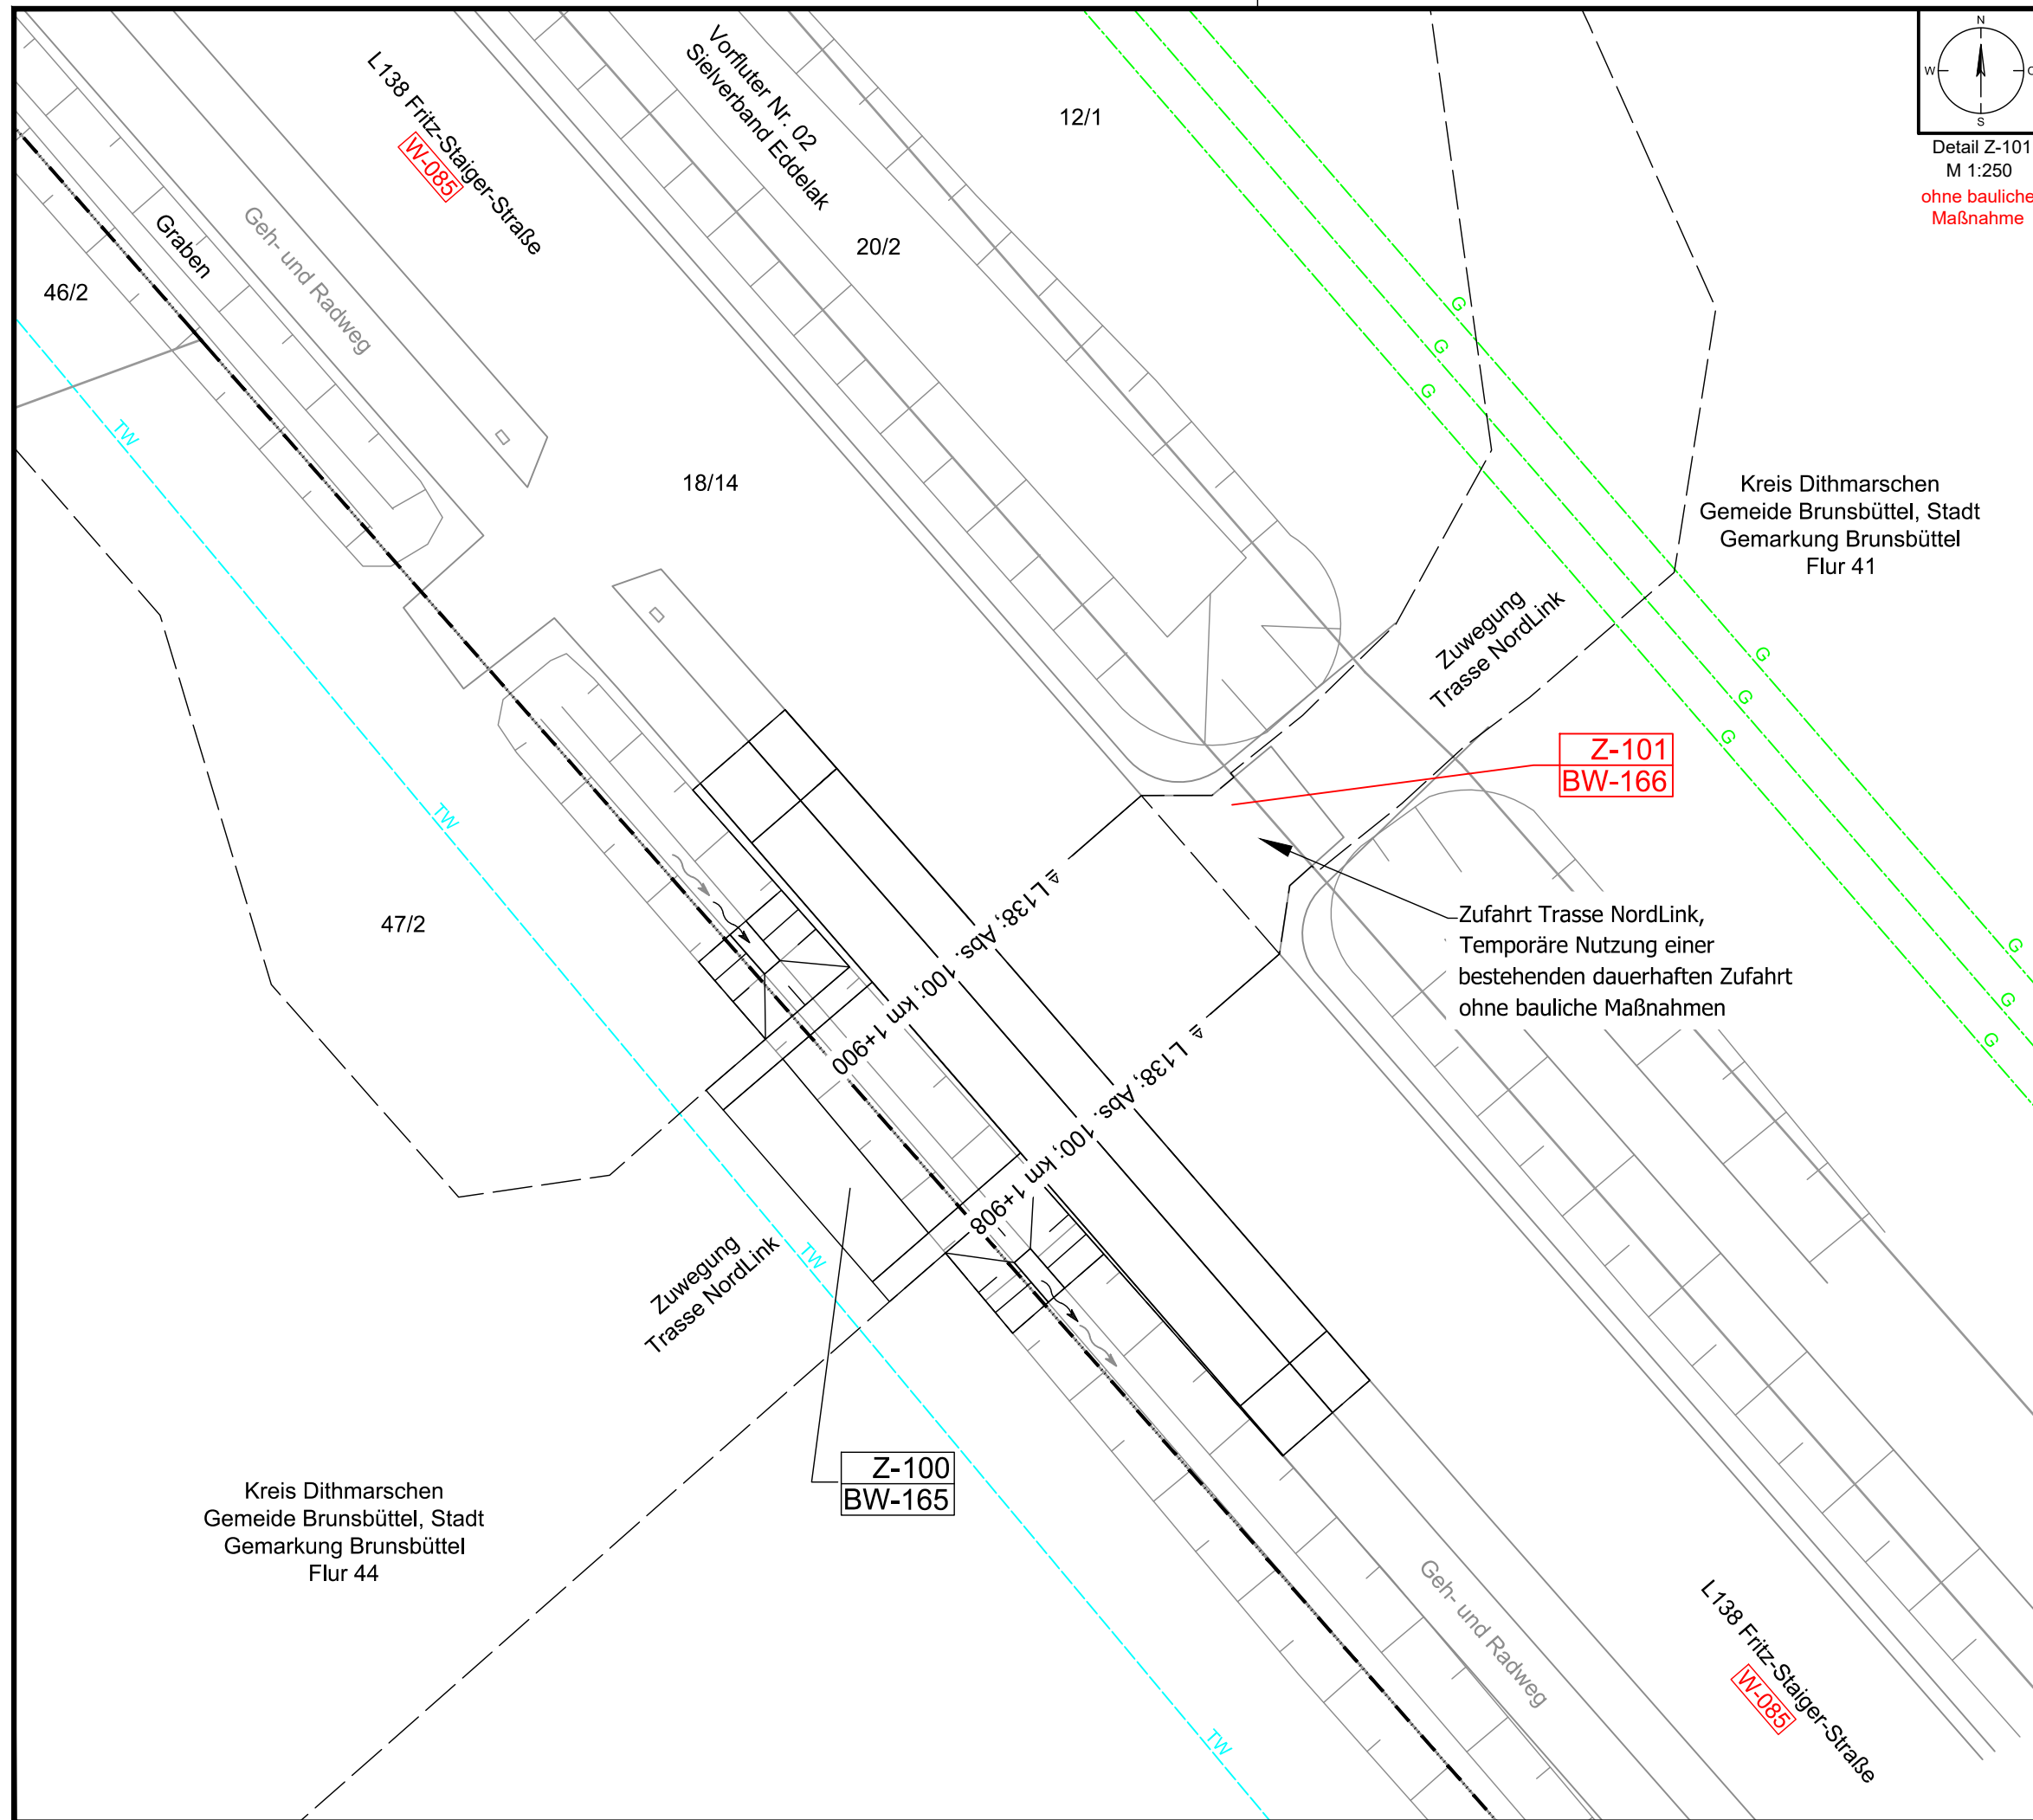

Statnett

tennet

KFW

Taking power further

Anlage 8.5.2

NordLink

Abschnitt 12-Seemeilen-Grenze
bis UW Wilster

Wegekonzept

Verzeichnis und Heftungen Zufahrten

Heftungen Zufahrten an klassif. Straßen

Lageplan Sondernutzungserlaubnis

Z-101, Blatt 2/2

Deckblatt

Planfeststellungsunterlage

Quelle:

Lageplan Ausbaumaßnahme A221
Dokument-Nr. A221_2019-02-13_GP_EI
Generalplaner: NKT HVC GmbH

Ersteller-Zeichnungs-Nr:

LAYOUT_LP_Sondernutzung_12_PÄ.dwg

Aufgestellt:

Bayreuth, den 30.10.2019
DC Nordseekabel
GmbH & Co.KG (NOKA)

i.A. Christian S.
i.V. B.

Firma

GEOS

INGENIEUR-
GESELLSCHAFT MBH

Maßstab:

1:250, 1:500
1:25.000

Einheit:

Meter

	Datum	Name
	Bearb. 10.2019	Rüb
	Gepr. 10.2019	Buttermann
	Norm	
	Fachbereich	

Statnett

tennet

KFW

Erstellt durch

G.E.O.S.

Genehmigt von

NOKA

Datum

28.10.2019

Status

G

Blatt

von

--

Objektname

± 500-kV-HGÜ Interkonnektor Tonstad - Wilster

Titel

Lageplan Sondernutzungserlaubnis, Z-101

Ind.	Änderung	Datum	Name	Urspr.: