

Name und Anschrift des Antragstellers DC Nordseekabel GmbH & Co. KG Bernecker Straße 70 95448 Bayreuth	Tel.	05132 - 89 2050
	Fax	05132 - 89 2066
	Mail	info@tennet.eu

Stempel:

Erteilung einer Sondernutzungserlaubnis für Zufahrt Z-112

gemäß §§ 21 und 24 Straßen- und Wegegesetz
des Landes Schleswig-Holstein (StrWG SH)

1. Ort der Nutzung

Ort:	Straße:	Lfd.-Nr.:
Büttel	L 276, Abs. 030, Kuhlen, km 2+128 bis 2+151	Z-112
Gemeinde:	Baulastträger:	BW-Nr.:
Büttel	Land Schleswig-Holstein	177

2. Beschreibung

Zufahrt von:	Bestehende Zufahrt / Neubau:
L 276	Bestehende Zufahrt
Gemarkung / Flur / Flurstück:	
Büttel / 5 / 24/10, 96/2	

3. Art der Nutzung

temporär / dauerhaft	Bauliche Ertüchtigung (ja/nein):
temporär, als Teil der Baustellenzuwegung zur NordLink Trasse	nein
	Ausbauerfordernis (ja/nein):
	ja

4. Art der Fahrzeuge

Baustellenfahrzeuge von bauausführenden Firmen, wie z.B. Lkw, Bagger und Traktoren.

5. Beantragte Nutzungsdauer

Bauzeit der NordLink Trasse in der Gemeinde Büttel.

6. Flächeninanspruchnahme	Fahrbahn	Gehweg	Radweg	Sonstige Flächen
Geplante Länge:	m	m	m	23,00 m
Geplante Breite:	m	m	m	5,60 m
Vorh. Oberflächenbefestigung:	L 276 und Zufahrt in Asphaltbauweise.			
Der Umfang der baulichen Änderung ist Anlage 8.5.2, Z-112 Blatt 2 zu entnehmen.				

Bayreuth, den 30.10.2019 i. A. *Christian S. i.V. Büttel*

Ort, Datum, Unterschrift Antragsteller

Anlage:

Lageplan Sondernutzungserlaubnis,
Anlage 8.5.2, Z-112, Blatt 2/2

Anlage 8.5.2
NordLink
Abschnitt 12-Seemeilen-Grenze
bis UW Wilster
Wegekonzept
Verzeichnis und Heftungen Zufahrten
Heftungen Zufahrten an klassif. Straßen
Lageplan Sondernutzungserlaubnis
Z-112, Blatt 2/2

Deckblatt

Planfeststellungsunterlage

Quelle: Lageplan Ausbaumaßnahme A042
Dokument-Nr. A042_G_Rev1_SYN
Generalplaner: NKT HVC GmbH

Ersteller-Zeichnungs-Nr: LAYOUT_LP_Sondernutzung_12_PA.dwg

Aufgestellt:
Bayreuth, den 30.10.2019
DC Nordseekabel
GmbH & Co.KG (NOKA)

i.a. Christian SGA
i.V. Böttcher

Firma: **GEOS** INGENIEUR-GESELLSCHAFT MBH


Maßstab: 1:250, 1:500, 1:25.000
Einheit: Meter

Bearb.	Datum	Rüb	Name
10.2019	10.2019	Rüb	Buttermann
10.2019	10.2019	Gepr.	Buttermann
Norm			
Fachbereich			

Erstellt durch	Genehmigt von	Datum	Status	Blatt
G.E.O.S.	NOKA	28.10.2019	G	von
Ing. mbH	DC Nordseekabel GmbH & Co.KG	30.10.2019		--

Objektname: ± 500-kV-HGÜ Interkonnektor Tonstad - Wilster
Titel: Lageplan Sondernutzungserlaubnis, Z-112

Ind.	Änderung	Datum	Name	Urspr.

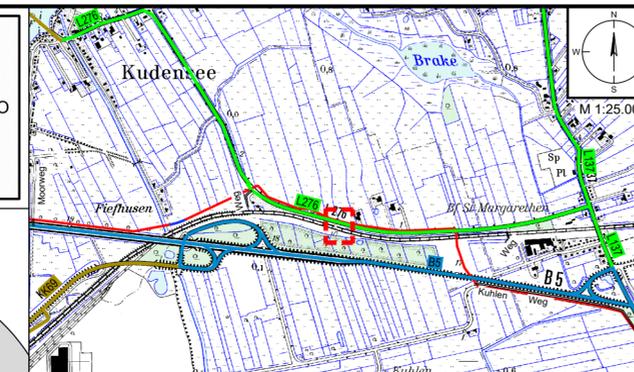

Legende Übersichtskarte M 1:25.000

Straßennetz		Straßennamen	
	Bundesstraße		sonstige Straßen
	Landesstraße		Bahnlinie
	Kreisstraße		

Legende Detail M 1:250

Verwaltung		Planung Trasse NordLink	
	Stadt-/Gemeindegrenze		temporäre Zuwegung
	Gemarkungsgrenze		temporäre Flächenanspruchnahme
	Flurgrenze		Trassenachse
	Flurstücksgrenze		
	35/6 Flurstücknummer		


Versorgungseinrichtungen Bestand

	E-Leitung / E-Leitung Rückbau		Fahrbahn
	E-Freileitung / E-Freileitung Rückbau		Bankett
	Fernmeldeleitung		gemeinsamer Geh- und Radweg
	Trinkwasserleitung		Angleichung
	Schmutzwasserleitung		Straßennebenflächen
	Gasleitung		Rasenmulde mit Fließrichtung
			Entwässerungsgraben mit Fließrichtung

Wegenutzung

	Z-008	Z-007	Stempel für Zufahrten (Z) mit u. ohne Bauwerksnummer (BW)
	BW- 60	BW- 55	
	A-1000	BW-1000	Stempel für Ausbau- (A) oder Ertüchtigungsmaßnahmen (E) mit Bauwerksnummer (BW) gemäß Anlage 8.4.2
	E-1001	BW-1001	
	P-001		Stempel für Maßnahmen an Privatwegen (P) gemäß Anlage M8.2
	W-001		lfd. Nummer Straße / Weg (W) gemäß Anlage 8.3
	AP-001		Abtrammelplatz mit Nummerierung gemäß Anlage 4.1
	B431	Abs. 310 km 0,0	Stationszeichen mit Angabe: Straßenklasse/-gruppe, Straßenr., Abschnittsnummer Stationierung

Entwässerung	
	DN 400 Rohrdurchlass mit Böschungstück (Bestand)
	DN 400 Rohrdurchlass mit Böschungstück (geplant)
	Fließrichtung Gewässer

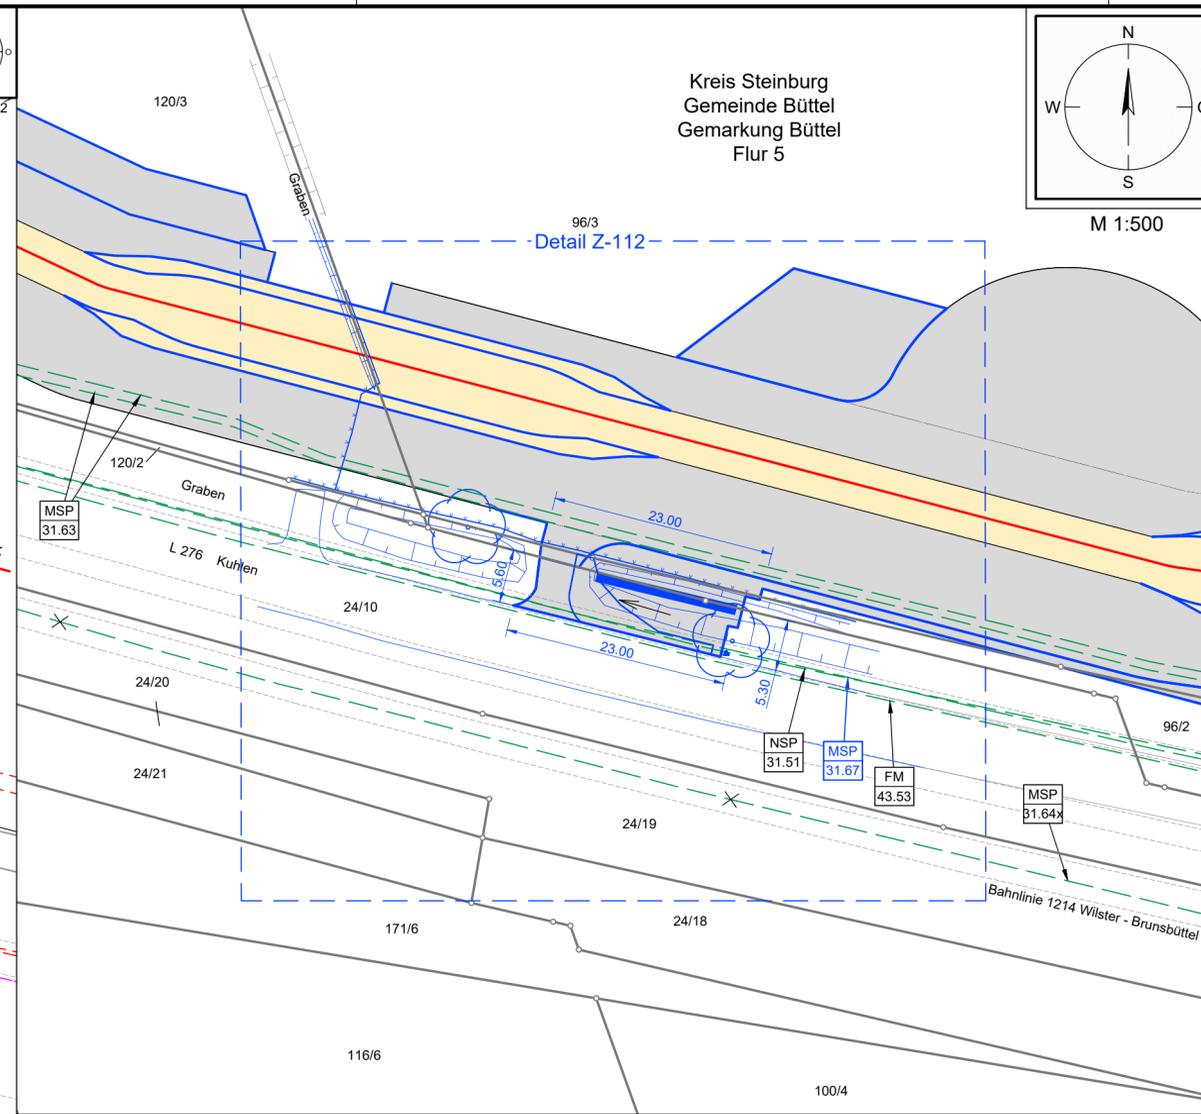


Legende Lageplan M 1:500

Grundplan: Auszug Anlage 4.1 (Inhalt reduziert)

Legende zum Grundplan siehe Anlage 4.1

	MSP 31.63	Mittelspannungskabel, 20kV 3x1x600/35, 3x1x300, 3x1x300 mit Steuerkabel (Schleswig-Holstein Netz AG)
	MSP 31.64x	Mittelspannungskabel, 20kV Ltg. 21-003, A120/16 (Schleswig-Holstein Netz AG) Außerbetriebnahme
	MSP 31.67	Mittelspannungskabel, 20kV Ltg. 21-001, A120/16 (Schleswig-Holstein Netz AG)
	FM 43.53	Kabel (Deutsche Telekom AG)
	NSP 31.51	Niederspannungskabel A150 (Schleswig-Holstein Netz AG)

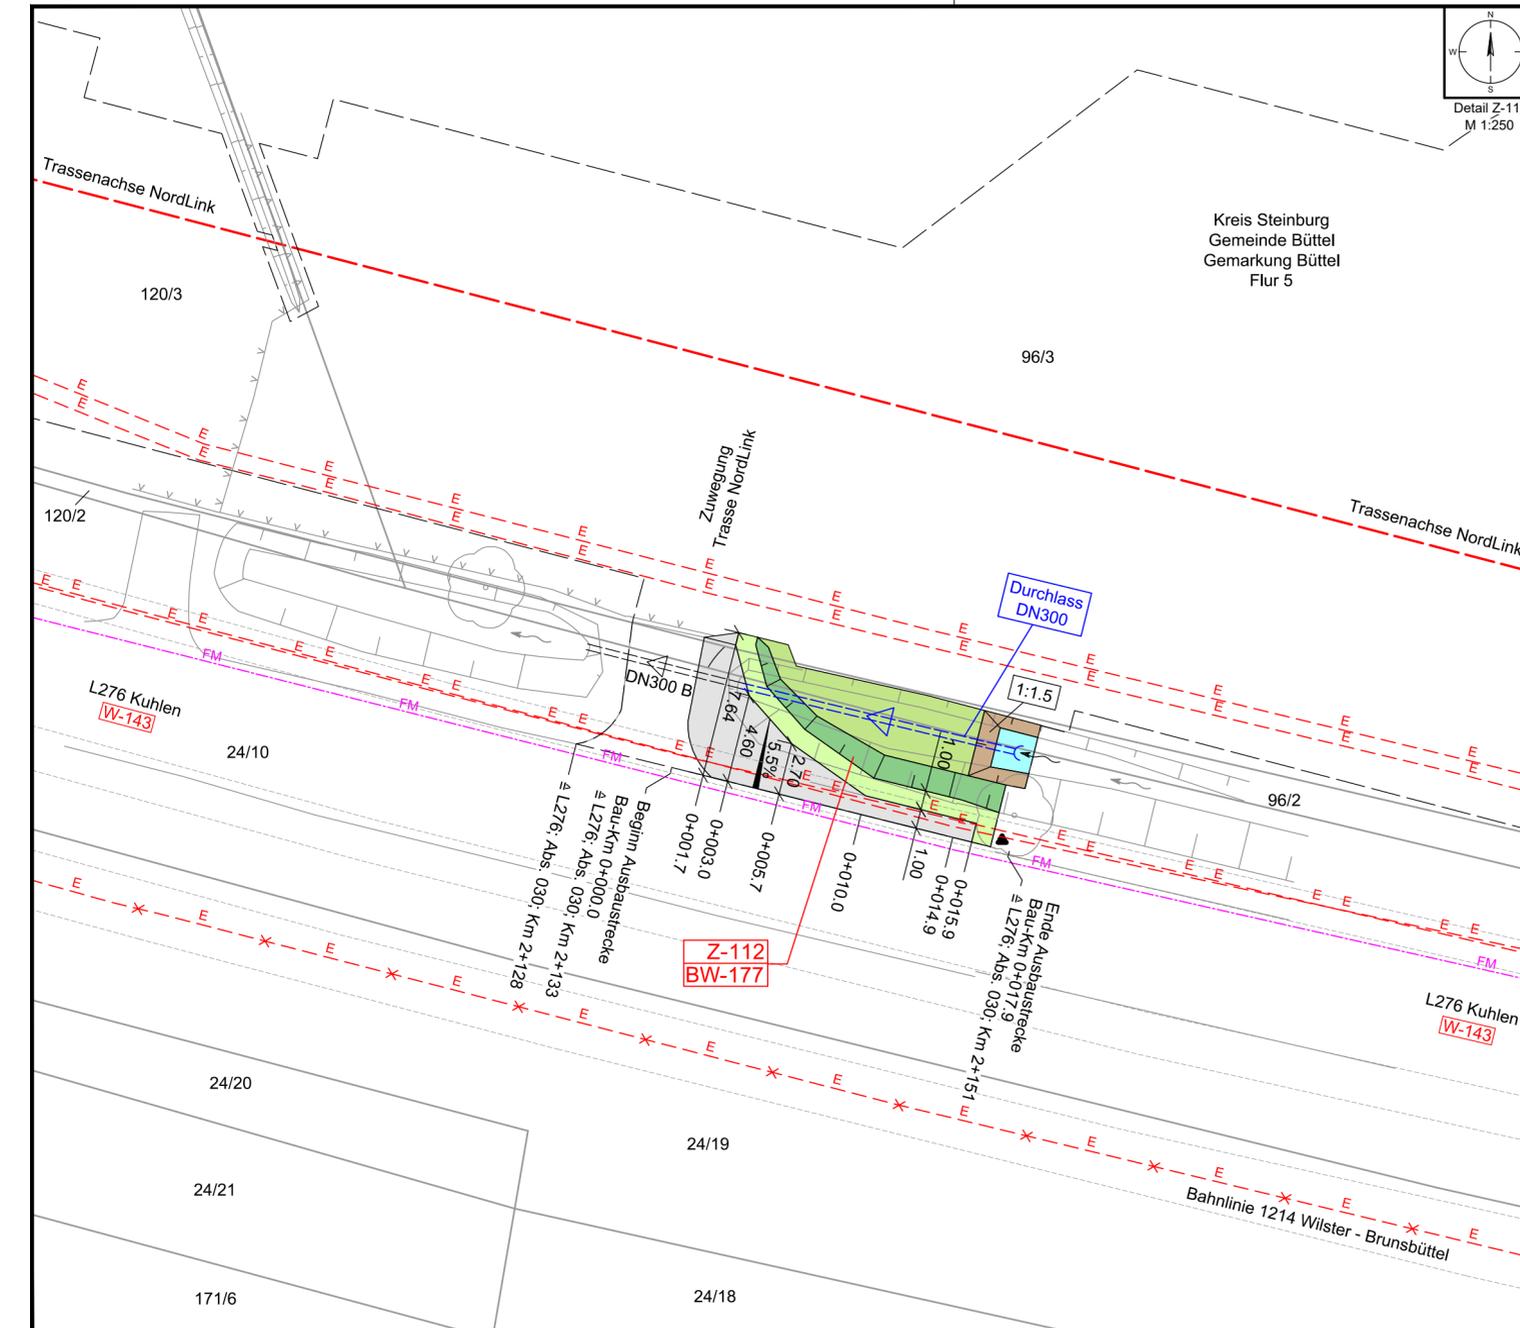

Detail Z-112 M 1:250