

Name und Anschrift des Antragstellers DC Nordseekabel GmbH & Co. KG Bernecker Straße 70 95448 Bayreuth	Tel.	05132 - 89 2050
	Fax	05132 - 89 2066
	Mail	info@tennet.eu

Stempel:

Erteilung einer Sondernutzungserlaubnis für Zufahrt Z-113

gemäß §§ 21 und 24 Straßen- und Wegegesetz
des Landes Schleswig-Holstein (StrWG SH)

1. Ort der Nutzung

Ort:	Straße:	Lfd.-Nr.:
Büttel	L 276, Abs. 030, Kuhlen, km 2+601 bis 2+623	Z-113
Gemeinde:	Baulastträger:	BW-Nr.:
Büttel	Land Schleswig-Holstein	178

2. Beschreibung

Zufahrt von:	Bestehende Zufahrt / Neubau:
L 276	Bestehende Zufahrt
Gemarkung / Flur / Flurstück:	
Büttel / 5 / 24/13	

3. Art der Nutzung

temporär / dauerhaft	Bauliche Ertüchtigung (ja/nein):
temporär, als Teil der Baustellenzuwegung zur NordLink Trasse	nein
	Ausbauerfordernis (ja/nein):
	ja

4. Art der Fahrzeuge

Baustellenfahrzeuge von bauausführenden Firmen, wie z.B. Lkw, Bagger und Traktoren.

5. Beantragte Nutzungsdauer

Bauzeit der NordLink Trasse in der Gemeinde Büttel.

6. Flächeninanspruchnahme	Fahrbahn	Gehweg	Radweg	Sonstige Flächen
Geplante Länge:	m	m	m	20,35 m
Geplante Breite:	m	m	m	6,05 m
Vorh. Oberflächenbefestigung:	L 276 und Zufahrt in Asphaltbauweise.			
Der Umfang der baulichen Änderung ist Anlage 8.5.2, Z-113 Blatt 2 zu entnehmen.				

Bayreuth, den 30.10.2019 i. A. *Christian S. i.V. Büttel*

Ort, Datum, Unterschrift Antragsteller

Anlage:

Lageplan Sondernutzungserlaubnis,
Anlage 8.5.2, Z-113, Blatt 2/2

Anlage 8.5.2
NordLink
Abschnitt 12-Seemeilen-Grenze
bis UW Wilster
Wegekonzept
Verzeichnis und Heftungen Zufahrten
Heftungen Zufahrten an klassif. Straßen
Lageplan Sondernutzungserlaubnis
Z-113, Blatt 2/2

Deckblatt

Planfeststellungsunterlage

Quelle: Lageplan Ausbaumaßnahme A224
Dokument-Nr. A224_G_Rev_SYN
Generalplaner: NKT HVC GmbH

Ersteller-Zeichnungs-Nr: LAYOUT_LP_Sondernutzung_12_PA.dwg

Aufgestellt:
Bayreuth, den 30.10.2019
DC Nordseekabel
GmbH & Co.KG (NOKA)


Firma: **GEOS** INGENIEUR-GESELLSCHAFT MBH
Maßstab: 1:250, 1:500, 1:25.000
Einheit: Meter

Bearb.	Datum	Rüb	Name
10.2019	10.2019	Rüb	Buttermann
Norm			

Fachbereich: Statnett tennet KFW

Objektname: ± 500-kV-HGÜ Interkonnektor Tonstad - Wilster
Titel: Lageplan Sondernutzungserlaubnis, Z-113

Erstellt durch	Genehmigt von	Datum	Status	Blatt
G.E.O.S. Ing. mbH	NOKA DC Nordseekabel GmbH & Co.KG	28.10.2019 Erstelldatum 30.10.2019	G	von --

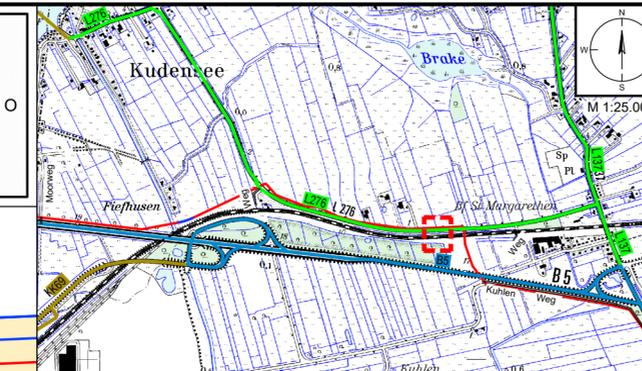

Legende Übersichtskarte M 1:25.000

- Straßennetz**
- Bundesstraße
 - Landesstraße
 - Kreisstraße
- Straßennamen** sonstige Straßen
- Bahnlinie Nr.** Bahnlinie

Legende Detail M 1:250

- Verwaltung**
- Stadt-/Gemeindegrenze
 - Gemarkungsgrenze
 - Flurgrenze
 - Flurstücksgrenze
 - Flurstücknummer
- Planung Trasse NordLink**
- temporäre Zuwegung
 - temporäre Flächeninanspruchnahme
 - Trassenachse

Versorgungseinrichtungen Bestand


- E-Leitung / E-Leitung Rückbau
 - E-Freileitung / E-Freileitung Rückbau
 - Fernmeldeleitung
 - Trinkwasserleitung
 - Schmutzwasserleitung
 - Gasleitung
- Planung Straßenbau**
- Fahrbahn
 - Bankett
 - gemeinsamer Geh- und Radweg
 - Angleichung
 - Straßennebenflächen
 - Rasenmulde mit Fließrichtung
 - Entwässerungsgraben mit Fließrichtung

Wegenutzung

- Z-008 / BW-60: Stempel für Zufahrten (Z) mit u. ohne Bauwerksnummer (BW)
- Z-007 / BW-55: Stempel für Zufahrten (Z) mit u. ohne Bauwerksnummer (BW)
- A-1000 / BW-1000: Stempel für Ausbau- (A) oder Ertüchtigungsmaßnahmen (E) mit Bauwerksnummer (BW) gemäß Anlage 8.4.2
- E-1001 / BW-1001: Stempel für Ertüchtigungsmaßnahmen (E) mit Bauwerksnummer (BW) gemäß Anlage 8.4.2
- P-001: Stempel für Maßnahmen an Privatwegen (P) gemäß Anlage M8.2
- W-001: lfd. Nummer Straße / Weg (W) gemäß Anlage 8.3
- AP-001: Abtrammelplatz mit Nummerierung gemäß Anlage 4.1
- B431 Abs. 310 km 0,0: Stationszeichen mit Angabe: Straßenklasse/-gruppe, Straßenr., Abschnittsnummer, Stationierung

Entwässerung

- 2,0%: Querneigung
- Gehölzbestand (symbolisch)
- Baumfällung (symbolisch)
- Verkehrszeichen
- Verfüllung Graben/ Mulde
- DN 400: Rohrdurchlass mit Böschungstück (Bestand)
- DN 400: Rohrdurchlass mit Böschungstück (geplant)
- Fließrichtung Gewässer

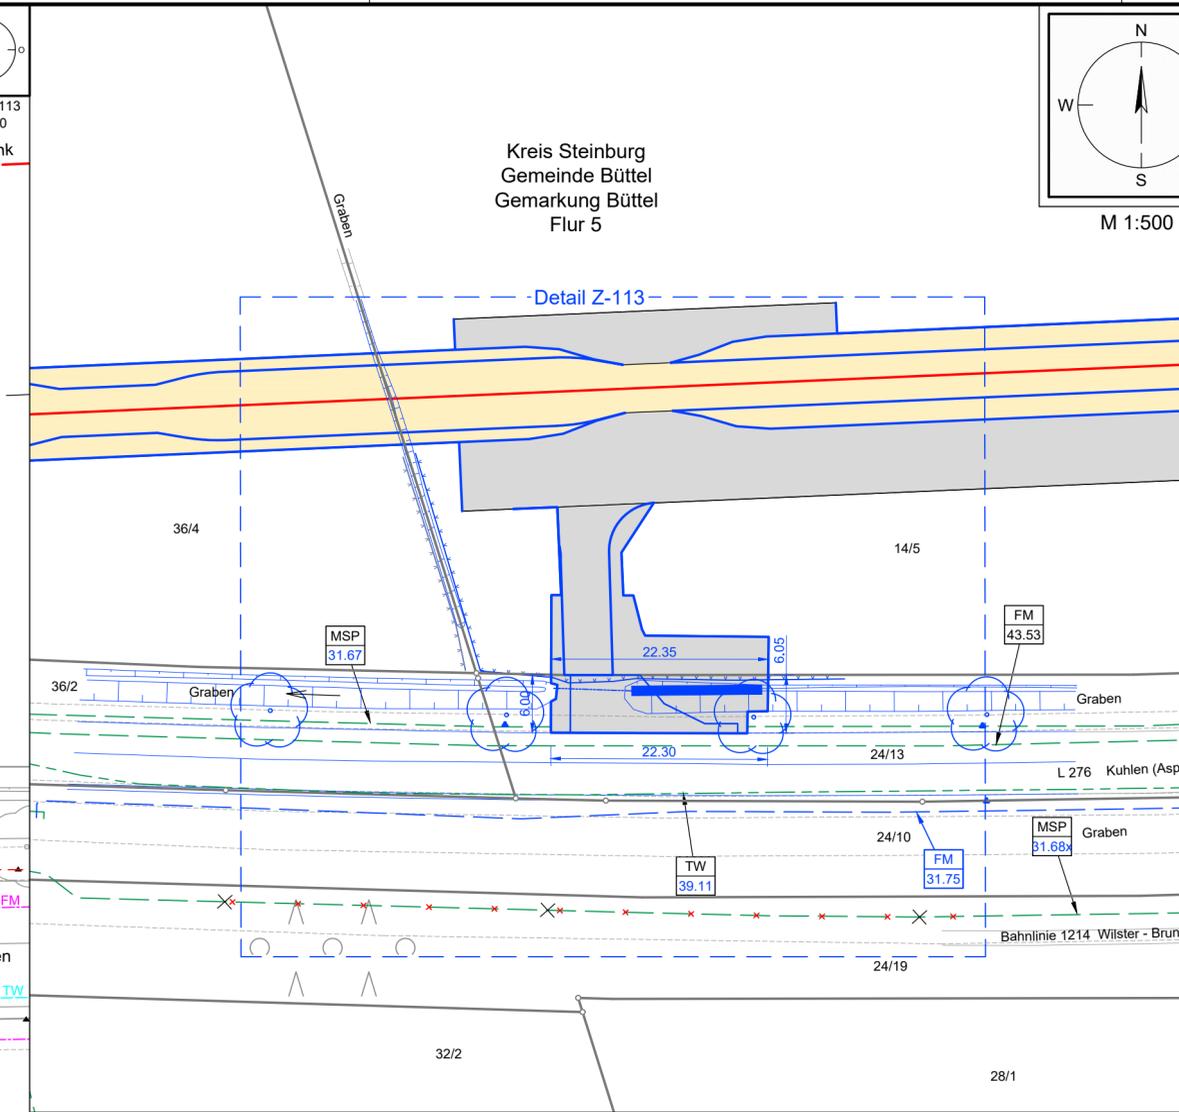


Legende Lageplan M 1:500


Grundplan: Auszug Anlage 4.1 (Inhalt reduziert)

Legende zum Grundplan siehe Anlage 4.1

TW 39.11	Trinkwasserleitung PE 63 (WV Unteres Störgebiet)	MSP 31.67	Mittelspannungskabel, 20kV Ltg. Z1-003, A120/16 (Schleswig-Holstein Netz AG) gepl. Außerbetriebnahme
FM 43.53	Kabel (Deutsche Telekom AG)	MSP 31.67	Mittelspannungskabel, 20kV Ltg. Z1-001, A120/16 (Schleswig-Holstein Netz AG) Außerbetriebnahme
FM 31.75	gepl. FM-Rohr 2x DN 50 (Schleswig-Holstein Netz AG)		

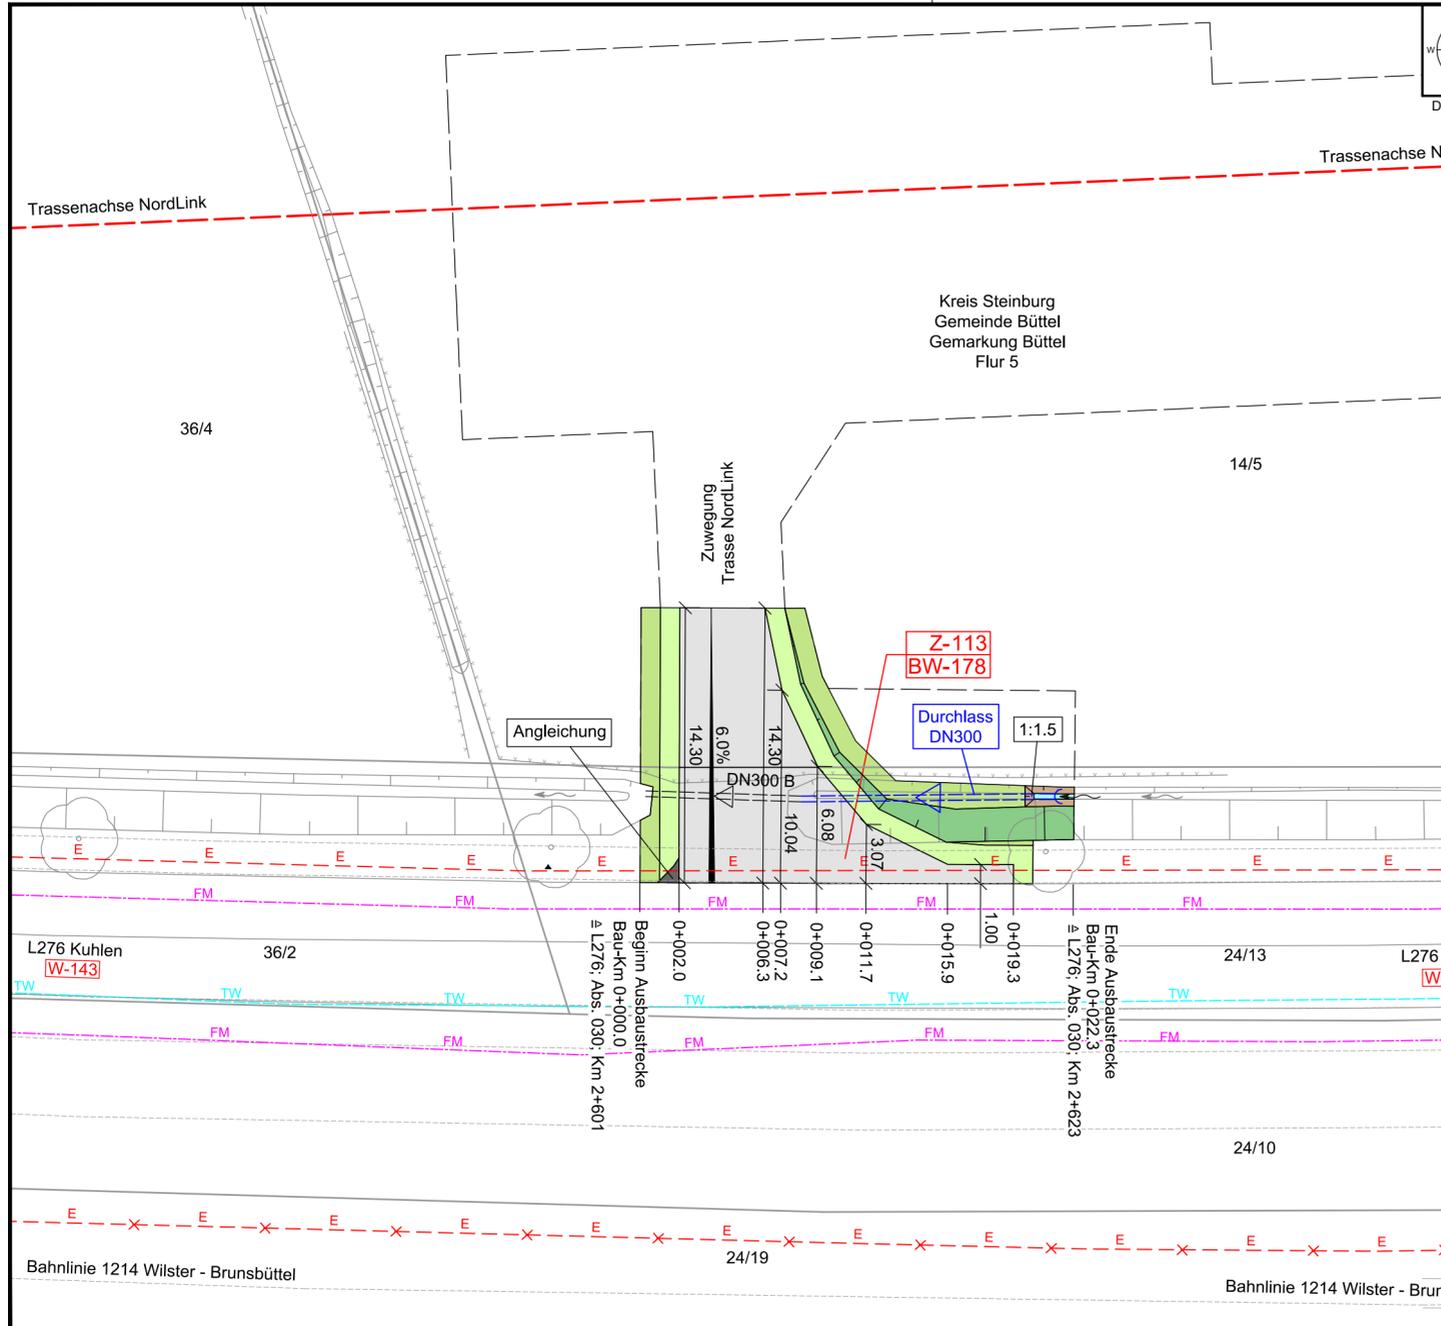

Detail Z-113 M 1:250

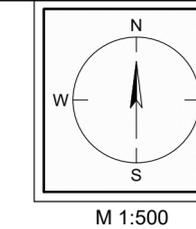

Detail Z-113 M 1:500

Trassenachse NordLink

36/4

L276 Kuhlen [W-143]

Bahnlinie 1214 Wilster - Brunsbüttel

Kreis Steinburg
Gemeinde Büttel
Gemarkung Büttel
Flur 5

Kreis Steinburg
Gemeinde Büttel
Gemarkung Büttel
Flur 5

Kreis Steinburg
Gemeinde Büttel
Gemarkung Büttel
Flur 5

Kreis Steinburg
Gemeinde Büttel
Gemarkung Büttel
Flur 5