

Name und Anschrift des Antragstellers DC Nordseekabel GmbH & Co. KG Bernecker Straße 70 95448 Bayreuth	Tel.	05132 - 89 2050
	Fax	05132 - 89 2066
	Mail	info@tennet.eu

Stempel:

## Erteilung einer Sondernutzungserlaubnis für Zufahrt Z-128

gemäß §§ 21 und 24 Straßen- und Wegegesetz  
des Landes Schleswig-Holstein (StrWG SH)

### 1. Ort der Nutzung

Ort:	Straße:	Lfd.-Nr.:
Nortorf	K 15, Dwerfeld, km 6+556 bis 6+572	Z-128
Gemeinde:	Baulastträger:	BW-Nr.:
Nortorf	Kreis Steinburg	193

### 2. Beschreibung

Zufahrt von:	Bestehende Zufahrt / Neubau:
K 15	Bestehende Zufahrt
Gemarkung / Flur / Flurstück:	
Nortorf / 13 / 47/2	

### 3. Art der Nutzung

temporär / dauerhaft	Bauliche Ertüchtigung (ja/nein):
temporär, als Teil der Baustellenzuwegung zur NordLink Trasse	nein
	Ausbauerfordernis (ja/nein):
	ja

### 4. Art der Fahrzeuge

Baustellenfahrzeuge von bauausführenden Firmen, wie z.B. Lkw, Bagger und Traktoren.
---

### 5. Beantragte Nutzungsdauer

Bauzeit der NordLink Trasse in der Gemeinde Nortorf.
--

6. Flächeninanspruchnahme	Fahrbahn	Gehweg	Radweg	Sonstige Flächen
Geplante Länge:	m	m	m	16,10 m
Geplante Breite:	m	m	m	3,30 m
Vorh. Oberflächenbefestigung:	K 15 in Asphalt- und Zufahrt in wassergebundene Bauweise.			
Der Umfang der baulichen Änderung ist Anlage 8.5.2, Z-128 Blatt 2 zu entnehmen.				

Bayreuth, den 30.10.2019 i. A. *Christian S. i.V. B. i. V.*

Ort, Datum, Unterschrift Antragsteller

Anlage:

Lageplan Sondernutzungserlaubnis,  
Anlage 8.5.2, Z-128, Blatt 2/2

Anlage 8.5.2  
NordLink  
Abschnitt 12-Seemeilen-Grenze  
bis UW Wilster  
Wegekonzept  
Verzeichnis und Heftungen Zufahrten  
Heftungen Zufahrten an klassif. Straßen  
Lageplan Sondernutzungserlaubnis  
Z-128, Blatt 2/2

Deckblatt

Planfeststellungsunterlage

Quelle: Lageplan Ausbaumaßnahme A250.1  
Dokument-Nr. A250.1\_2019-03-06\_GP1zu250\_TRI-ST  
Generalplaner: NKT HVC GmbH

Ersteller-Zeichnungs-Nr: LAYOUT\_LP\_Sondernutzung\_12\_PA.dwg

Aufgestellt:  
Bayreuth, den 30.10.2019  
DC Nordseekabel  
GmbH & Co.KG (NOKA)








Firma: **GEOS** INGENIEUR-GESELLSCHAFT MBH  
Maßstab: 1:250, 1:500, 1:25.000  
Einheit: Meter

Bearb.	Datum	Rüb	Name
10.2019	10.2019	Bettermann	
Norm			

Ind.	Änderung	Datum	Name	Urspr.:

Erstellt durch	Genehmigt von	Datum	Status	Blatt
G.E.O.S. Ing. mbH	NOKA DC Nordseekabel GmbH & Co.KG	28.10.2019 Erstelldatum 30.10.2019	G	von --

Objektname: ± 500-kV-HGÜ Interkonnektor Tonstad - Wilster  
Titel: Lageplan Sondernutzungserlaubnis, Z-128

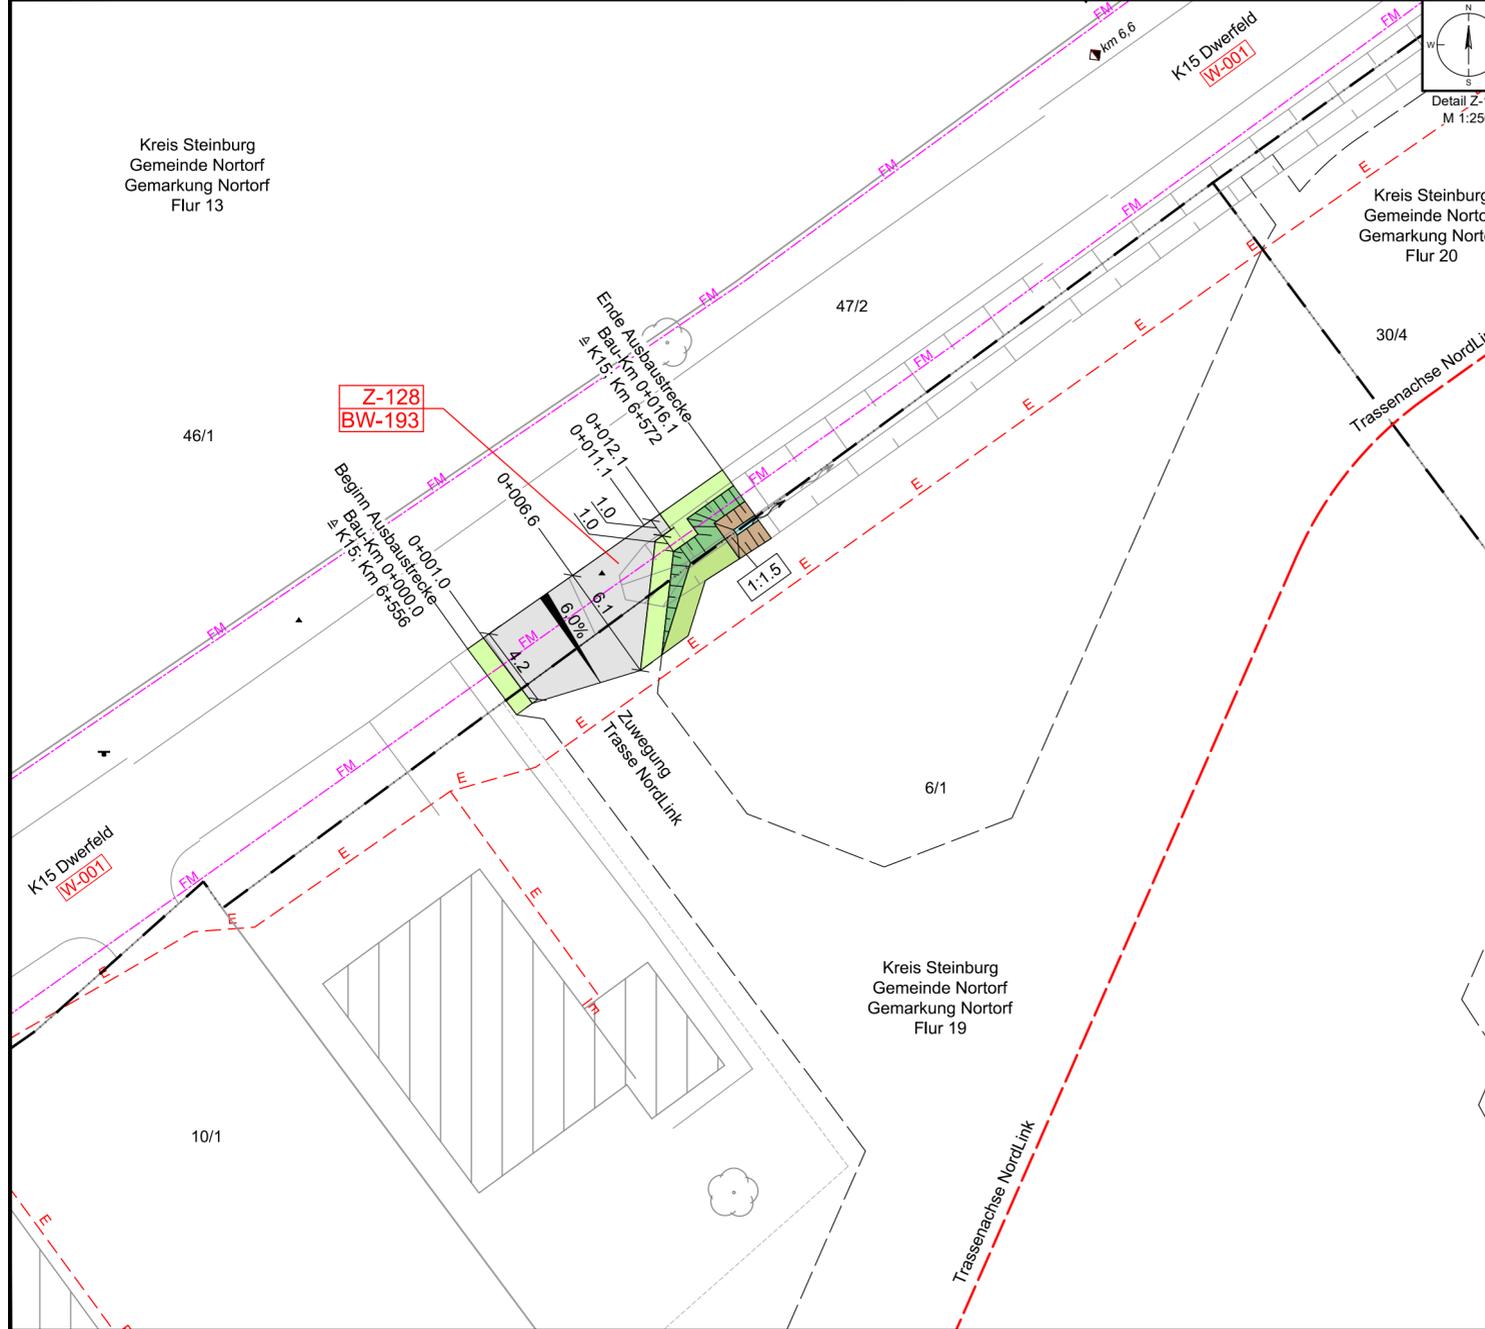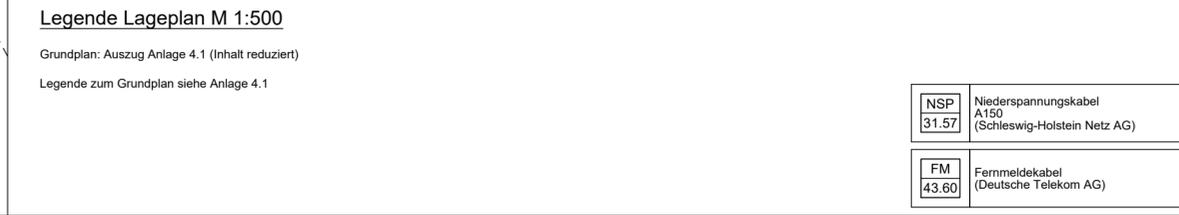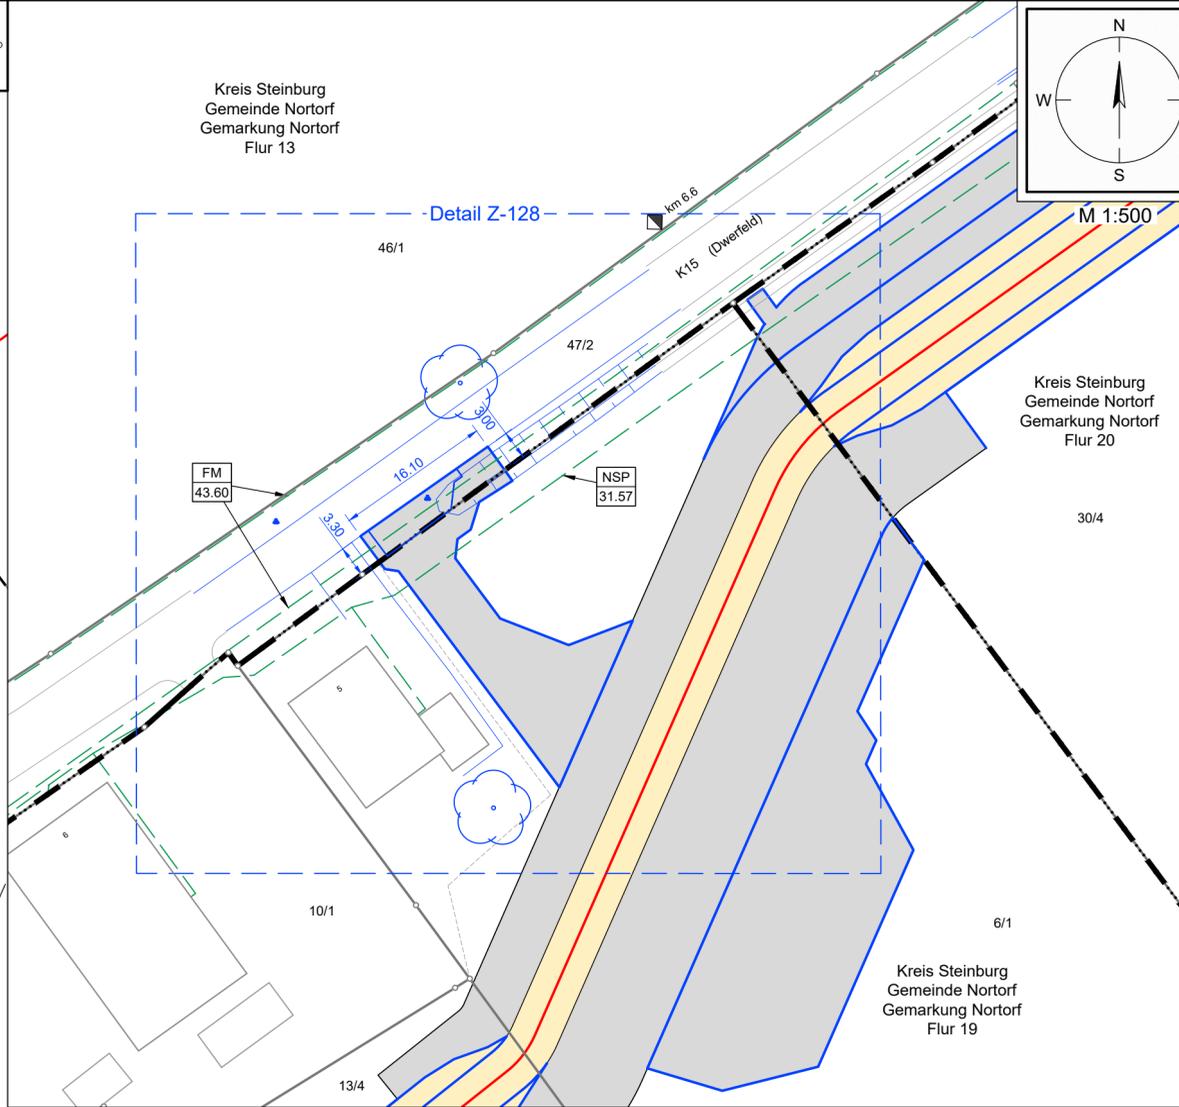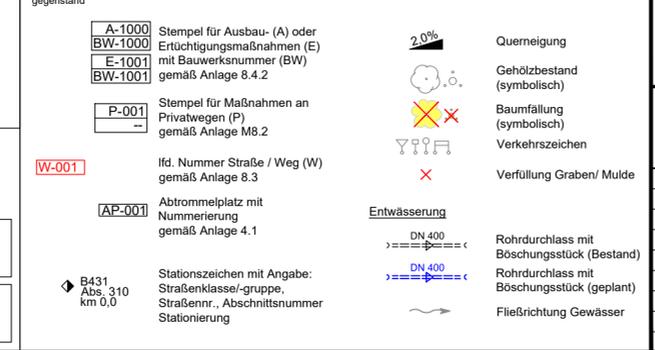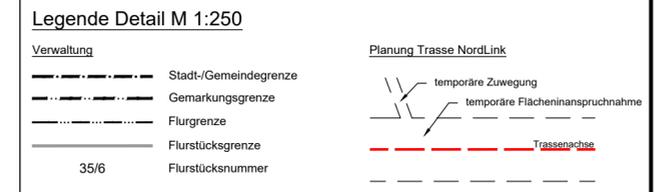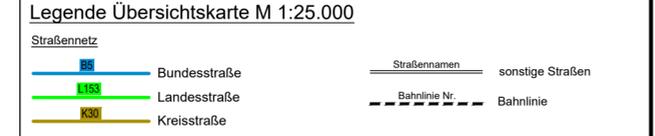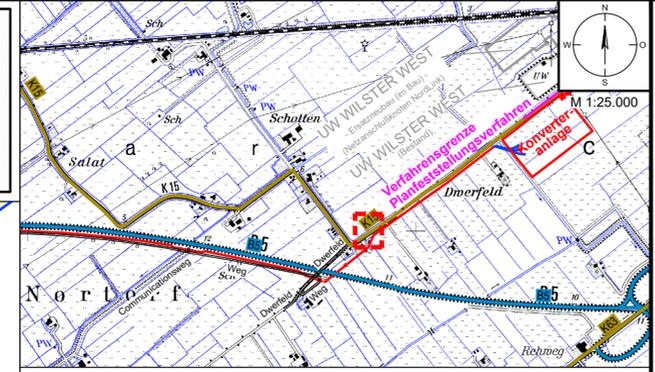

Grundplan: Auszug Anlage 4.1 (Inhalt reduziert)  
Legende zum Grundplan siehe Anlage 4.1