
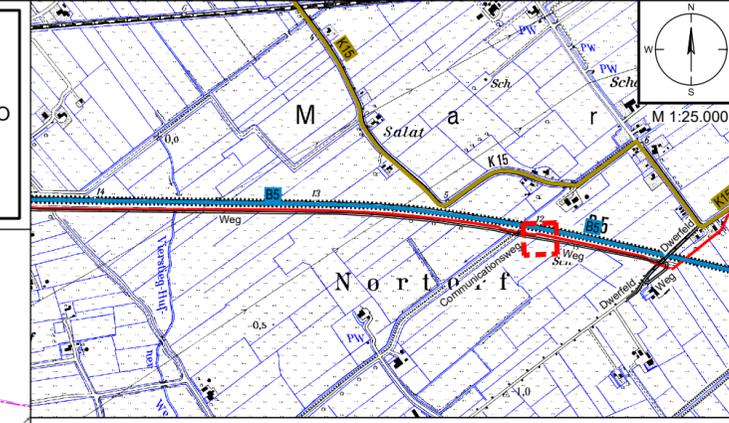
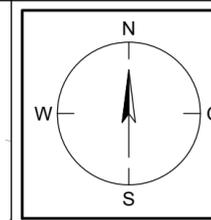


Anlage 8.6.2
NordLink
Abschnitt 12-Seemeilen-Grenze
bis UW Wilster
Wegekonzept
Zufahrten an Gemeinde- und
sonstigen öffentlichen Straßen

Z-124, Blatt 1/1

Deckblatt

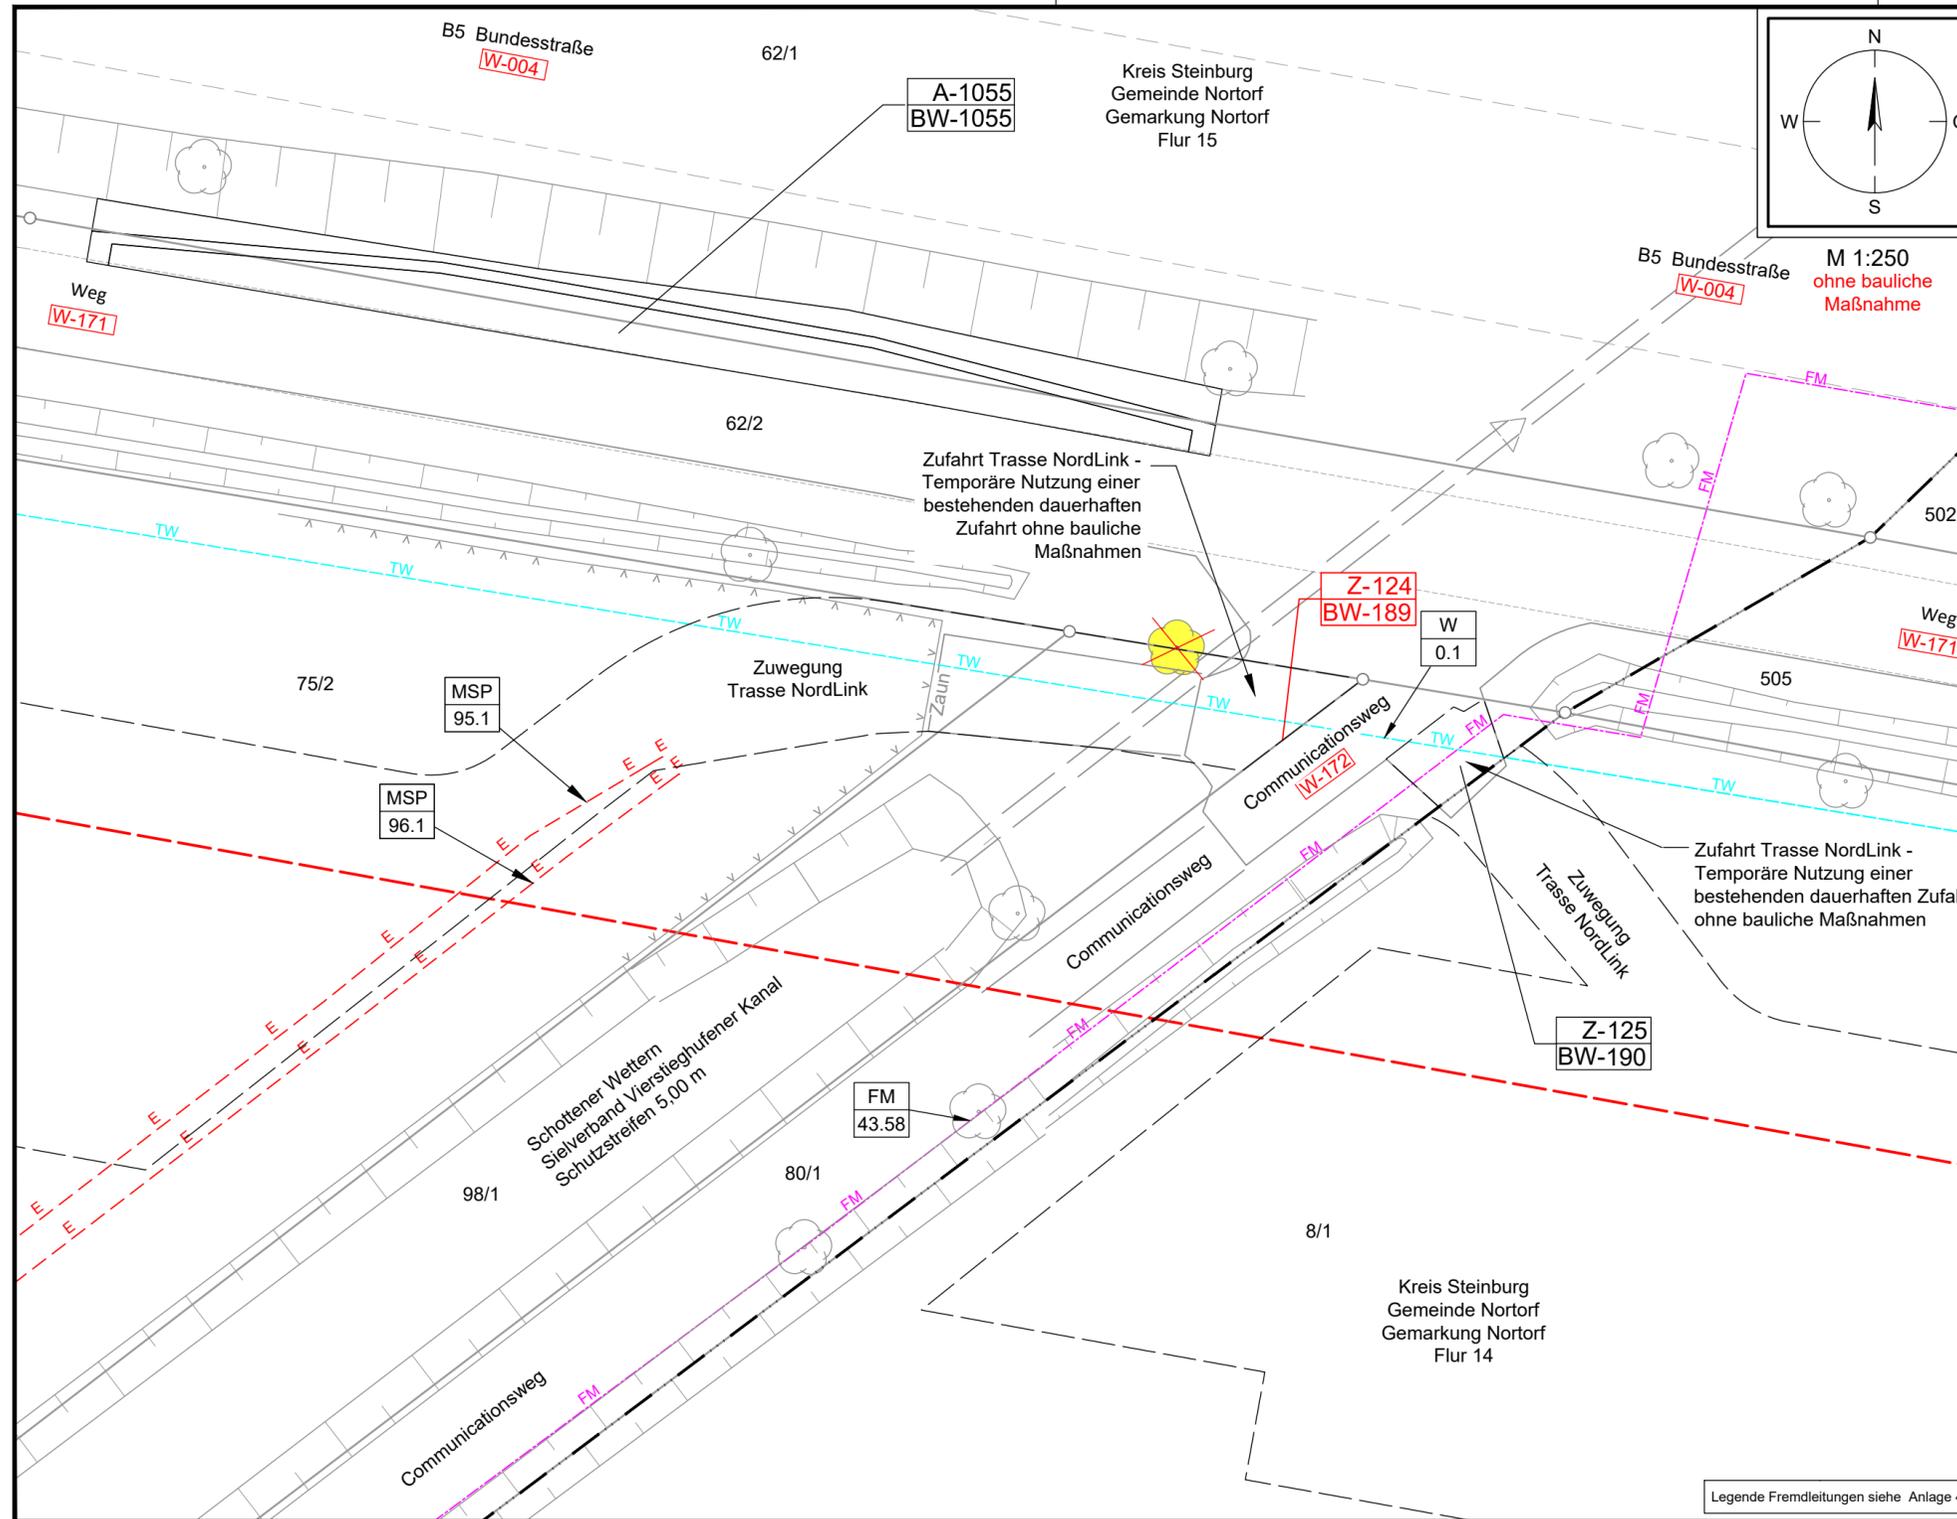

Legende Übersichtskarte M 1:25.000

Straßennetz

- BS Bundesstraße
- LS Landesstraße
- K30 Kreisstraße
- Straßennamen sonstige Straßen
- Bahnlinie Nr. Bahnlinie

Legende Detail M 1:250

Verwaltung

- Stadt-/Gemeindegrenze
- Gemarkungsgrenze
- Flurgrenze
- Flurstücksgrenze
- 35/6 Flurstücksnummer

Planung Trasse NordLink

- temporäre Zuwegung
- temporäre Flächeninanspruchnahme
- Trassenachse

Planung Straßenbau

- Fahrbahn
- Bankett
- gemeinsamer Geh- und Radweg
- Angleichung
- Straßenebenenflächen
- Rasenmulde mit Fließrichtung
- Entwässerungsgraben mit Fließrichtung
- Querneigung
- Gehölzbestand (symbolisch)
- Baumfällung (symbolisch)
- Verkehrszeichen
- Verfüllung Graben/ Mulde

Versorgungseinrichtungen Bestand

- E - E-Leitung / E-Leitung Rückbau
- E - E-Freileitung / E-Freileitung Rückbau
- FM Fernmeldeleitung
- TW Trinkwasserleitung
- SW Schmutzwasserleitung
- G Gasleitung

Wegenutzung

- Z-008 Zufahrt Planungsgegenstand
- Z-007 Stempel für Zufahrten (Z) mit u. ohne Bauwerksnummer (BW)
- A-1000 Stempel für Ausbau- (A) oder Ertüchtigungsmaßnahmen (E) mit Bauwerksnummer (BW) gemäß Anlage 8.4.2
- E-1001 Stempel für Maßnahmen an Privatwegen (P) gemäß Anlage M8.2
- P-001 Ifd. Nummer Straße / Weg (W) gemäß Anlage 8.3
- W-001 Abtrammelplatz mit Nummerierung gemäß Anlage 4.1
- Stationszeichen mit Angabe: Straßenklasse/-gruppe, Straßennr., Abschnittsnummer, Stationierung
- B431 Abs. 310 km 0,0

Entwässerung

- DN 400 Rohrdurchlass mit Böschungstück (Bestand)
- DN 400 Rohrdurchlass mit Böschungstück (geplant)
- Schacht Bestand
- Schacht Planung
- Fließrichtung Gewässer

Legende Fremdleitungen siehe Anlage 4.1

Planfeststellungsunterlage

Quelle: Lageplan Ausbaumaßnahme A244.1
Dokument-Nr. A243.1_A244.1_A244.2_G_Rev1_NW
Generalplaner: NKT HVC GmbH

Ersteller-Zeichnungs-Nr: LAYOUT_Zufahrten_12_PÄ.dwg

Aufgestellt: Bayreuth, den 30.10.2019
DC Nordseekabel GmbH & Co.KG (NOKA)

Firma: G.E.O.S. INGENIEUR-GESELLSCHAFT MBH
Maßstab: 1:250, 1:25.000
Einheit: Meter

Ind.	Änderung	Datum	Name	Urspr.:
		Bearb. 10.2019	Rüb	
		Gepr. 10.2019	Bettermann	
		Norm		
		Fachbereich		
		Statnett tennet KfW		

Erstellt durch	Genehmigt von	Datum	Status	Blatt
G.E.O.S.	NOKA	28.10.2019	G	--
Ing. mbH	DC Nordseekabel GmbH & Co.KG	30.10.2019		von
Objektname: ± 500-kV-HGÜ Interkonnektor Tonstad - Wilster				
Titel: Lageplan Zufahrt Z-124				