


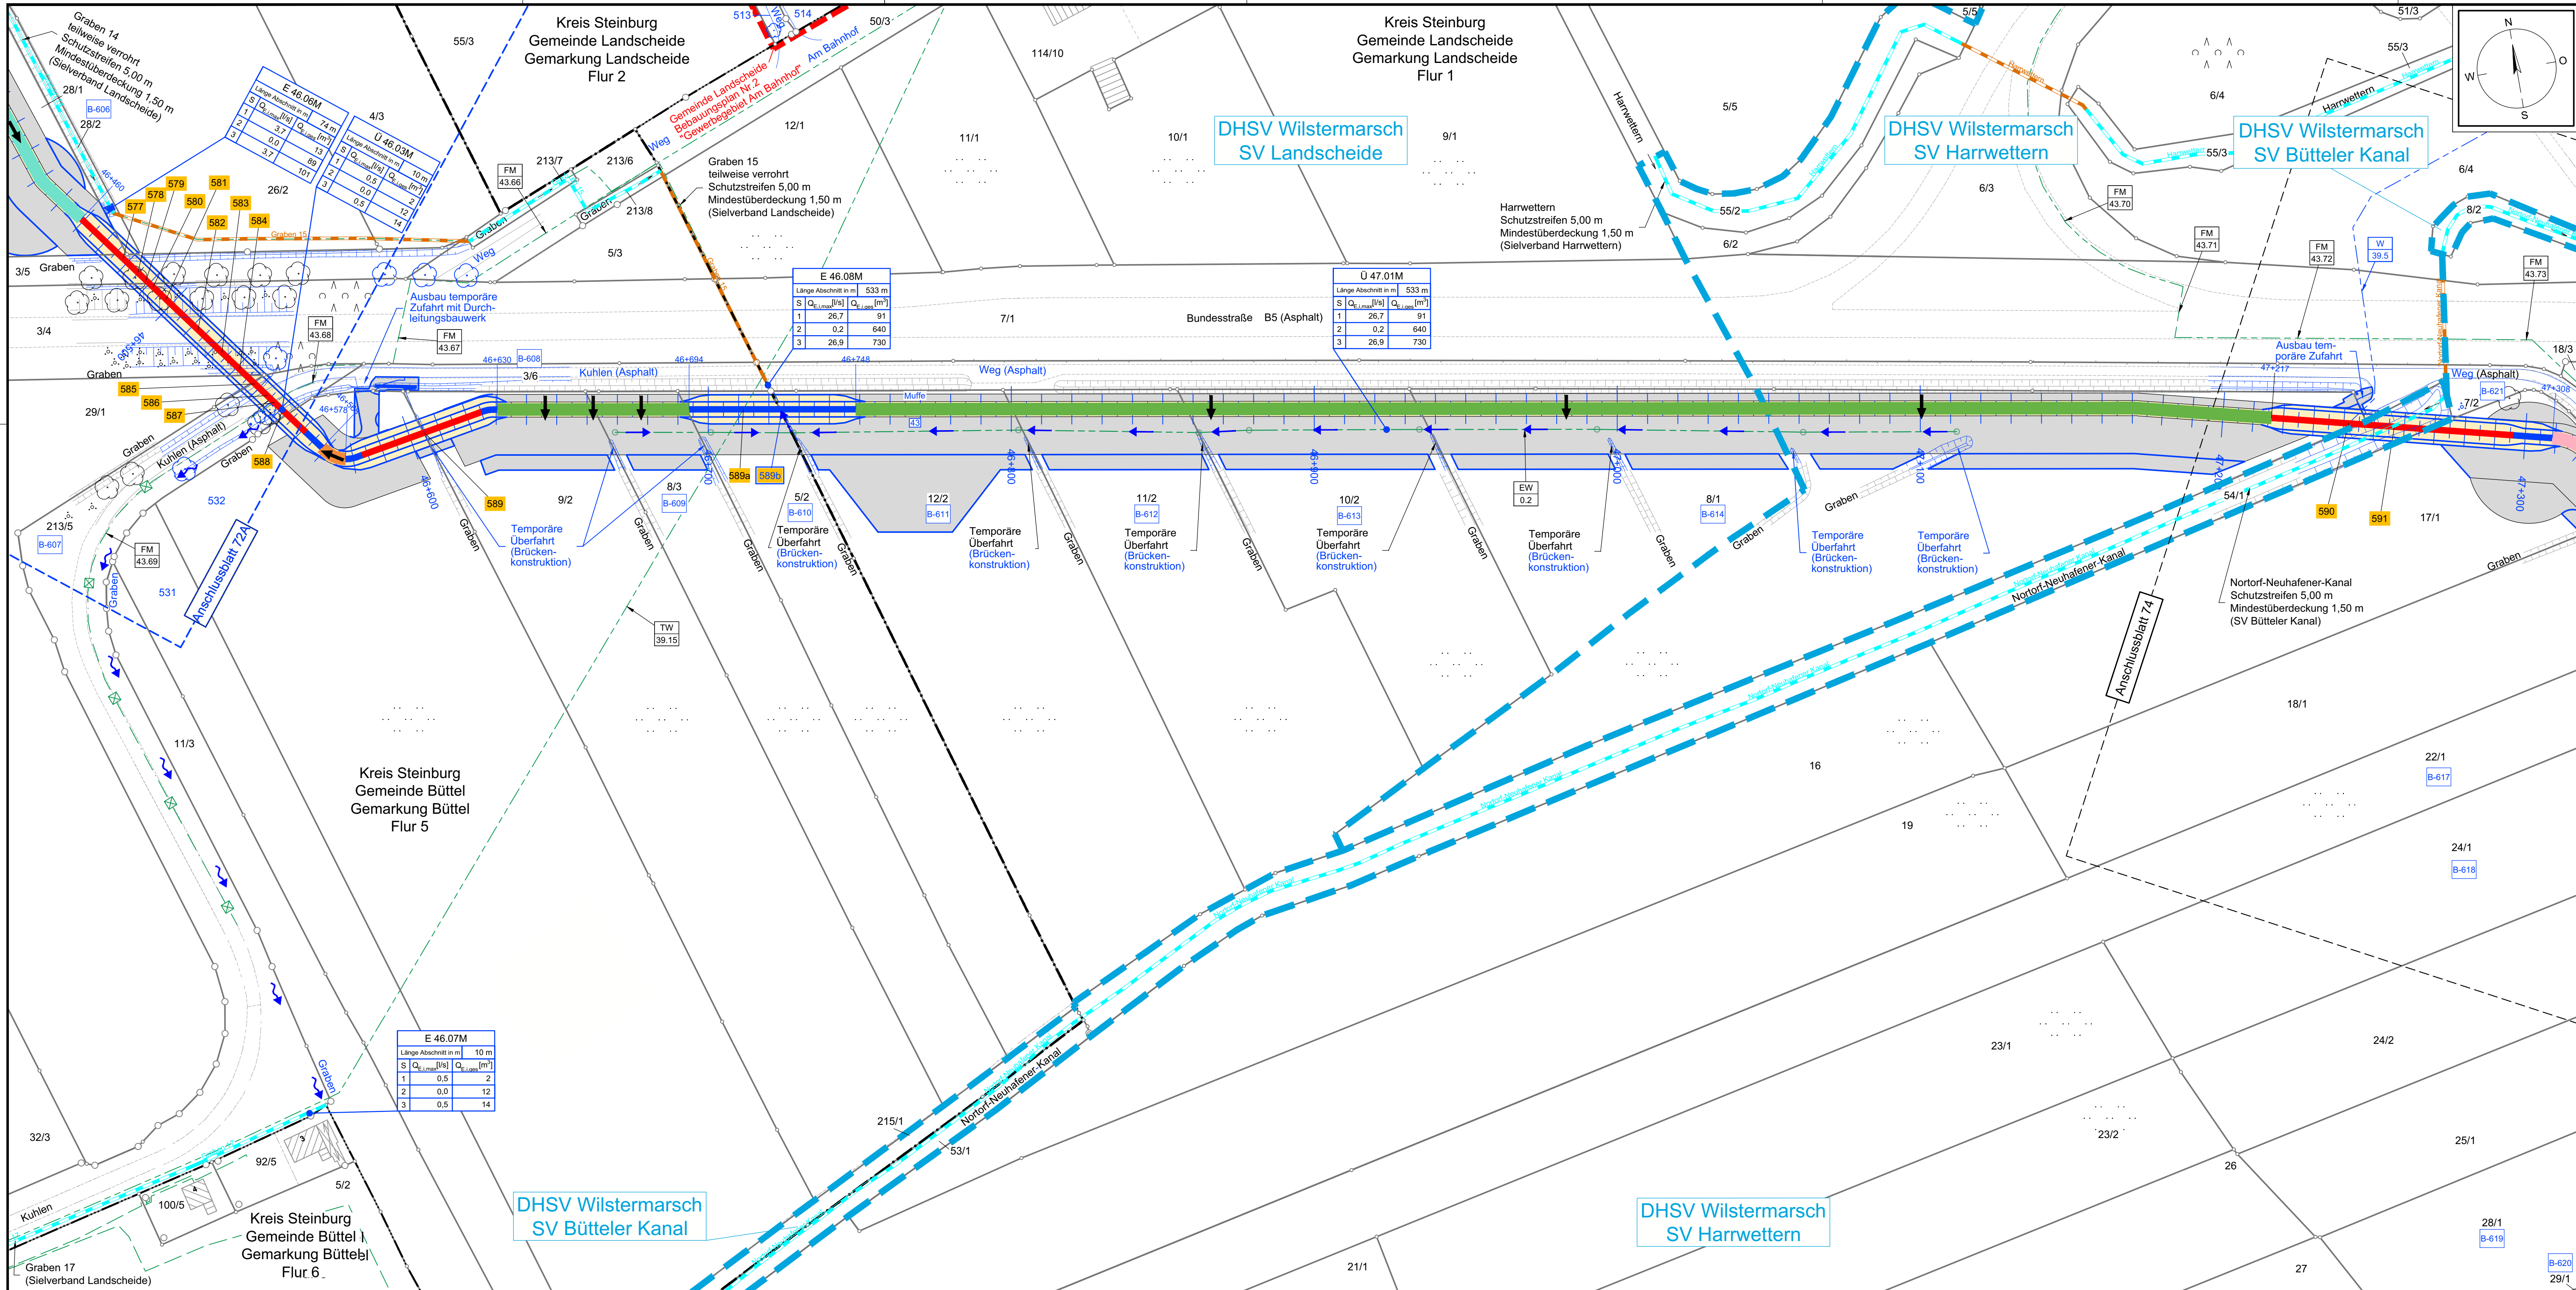

Legende:

Grenzen:

- Land
- Kreis
- Stadt/Gem.
- Zaun
- Freileitung
- Kabel
- Kreuzungsnummer



Trasse:

- Trassenachse
- Schutzrohr / HD-Verfahren
- Schutzrohr / offene Bauweise
- Kilometrierung

Muffe mit Muffennummer

Trasse

Regelquerschnitt

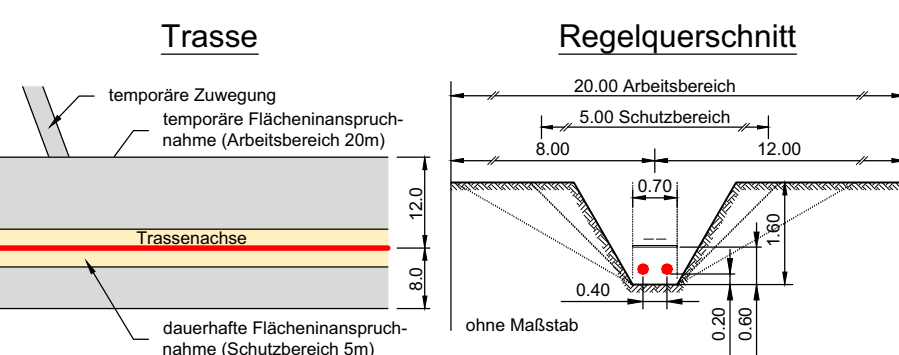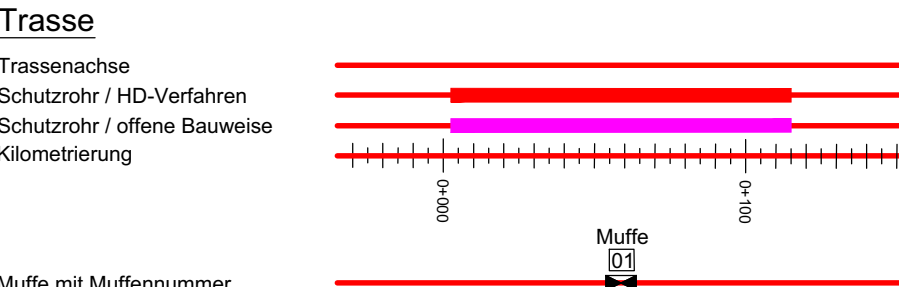

Entwässerung

Grenze Sielverband
Verbandsanlage, offen
Verbandsanlage, verrohrt
Entwässerungsabschnitte
Wasserhaltung (Farbskala)

Wasserhaltung offene Bauweise (Regelzeichnung)

Benutzungsbereich
Wasserlauf /
Verbandsanlagen

Bezeichnung
Übergabe-/
Einleitungsstelle
Abflussarten
Bei Übergabestelle:
Abschlagmenge, maximal
Bei Einleitungsstelle:
Einleitungsstelle, maximal

Bei Übergabestelle:
Abschlagmenge, maximal
Bei Einleitungsstelle:
Einleitungsstelle, maximal

Bei Übergabestelle:
Abschlagmenge, maximal
Bei Einleitungsstelle:
Einleitungsstelle, maximal

Laufende Nummer für Betonleitungen aus der Abteilung von Abwässern aus dem Arbeitsbereich

Legende Leitungstrassen siehe Anlage 4.11

Benutzungsbereich

Wasserlauf /
Verbandsanlagen

Bezeichnung
Übergabe-/
Einleitungsstelle
Abflussarten
Bei Übergabestelle:
Abschlagmenge, maximal
Bei Einleitungsstelle:
Einleitungsstelle, maximal

Bei Übergabestelle:
Abschlagmenge, maximal
Bei Einleitungsstelle:
Einleitungsstelle, maximal

Bei Übergabestelle:
Abschlagmenge, maximal
Bei Einleitungsstelle:
Einleitungsstelle, maximal

Statnett **tennet** **KfW**

Anlage 9.2.3

NordLink

Abschnitt 12-Seemeilen-Grenze bis UW Wilster

Lageplan Entwässerungskonzept

Landtrasse

km46+440 — km47+310

Deckblatt

Planfeststellungsunterlage

Quelle:

Ersteller-Zeichnungs-Nr: 9-2-3_LP-EK_BI-71A-83A.dwg

Aufgestellt:
Bayreuth, den 30.10.2019
DC Nordseekabel GmbH & Co. KG (NOKA)

Firma: **GEOS** INGENIEUR-GESELLSCHAFT MBH

Maßstab: 1:1000

Einheit: Meter

Benutzungsbereich

Wasserlauf /
Verbandsanlagen

Bezeichnung
Übergabe-/
Einleitungsstelle
Abflussarten
Bei Übergabestelle:
Abschlagmenge, maximal
Bei Einleitungsstelle:
Einleitungsstelle, maximal

Bei Übergabestelle:
Abschlagmenge, maximal
Bei Einleitungsstelle:
Einleitungsstelle, maximal

Bei Übergabestelle:
Abschlagmenge, maximal
Bei Einleitungsstelle:
Einleitungsstelle, maximal

Laufende Nummer für Betonleitungen aus der Abteilung von Abwässern aus dem Arbeitsbereich

Legende Leitungstrassen siehe Anlage 4.11

Benutzungsbereich

Wasserlauf /
Verbandsanlagen

Bezeichnung
Übergabe-/
Einleitungsstelle
Abflussarten
Bei Übergabestelle:
Abschlagmenge, maximal
Bei Einleitungsstelle:
Einleitungsstelle, maximal

Bei Übergabestelle:
Abschlagmenge, maximal
Bei Einleitungsstelle:
Einleitungsstelle, maximal

Bei Übergabestelle:
Abschlagmenge, maximal
Bei Einleitungsstelle:
Einleitungsstelle, maximal

Benutzungsbereich

Wasserlauf /
Verbandsanlagen

Bezeichnung
Übergabe-/
Einleitungsstelle
Abflussarten
Bei Übergabestelle:
Abschlagmenge, maximal
Bei Einleitungsstelle:
Einleitungsstelle, maximal

Bei Übergabestelle:
Abschlagmenge, maximal
Bei Einleitungsstelle:
Einleitungsstelle, maximal

Bei Übergabestelle:
Abschlagmenge, maximal
Bei Einleitungsstelle:
Einleitungsstelle, maximal

Benutzungsbereich

Wasserlauf /
Verbandsanlagen

Bezeichnung
Übergabe-/
Einleitungsstelle
Abflussarten
Bei Übergabestelle:
Abschlagmenge, maximal
Bei Einleitungsstelle:
Einleitungsstelle, maximal

Bei Übergabestelle:
Abschlagmenge, maximal
Bei Einleitungsstelle:
Einleitungsstelle, maximal

Bei Übergabestelle:
Abschlagmenge, maximal
Bei Einleitungsstelle:
Einleitungsstelle, maximal