



Lageplan

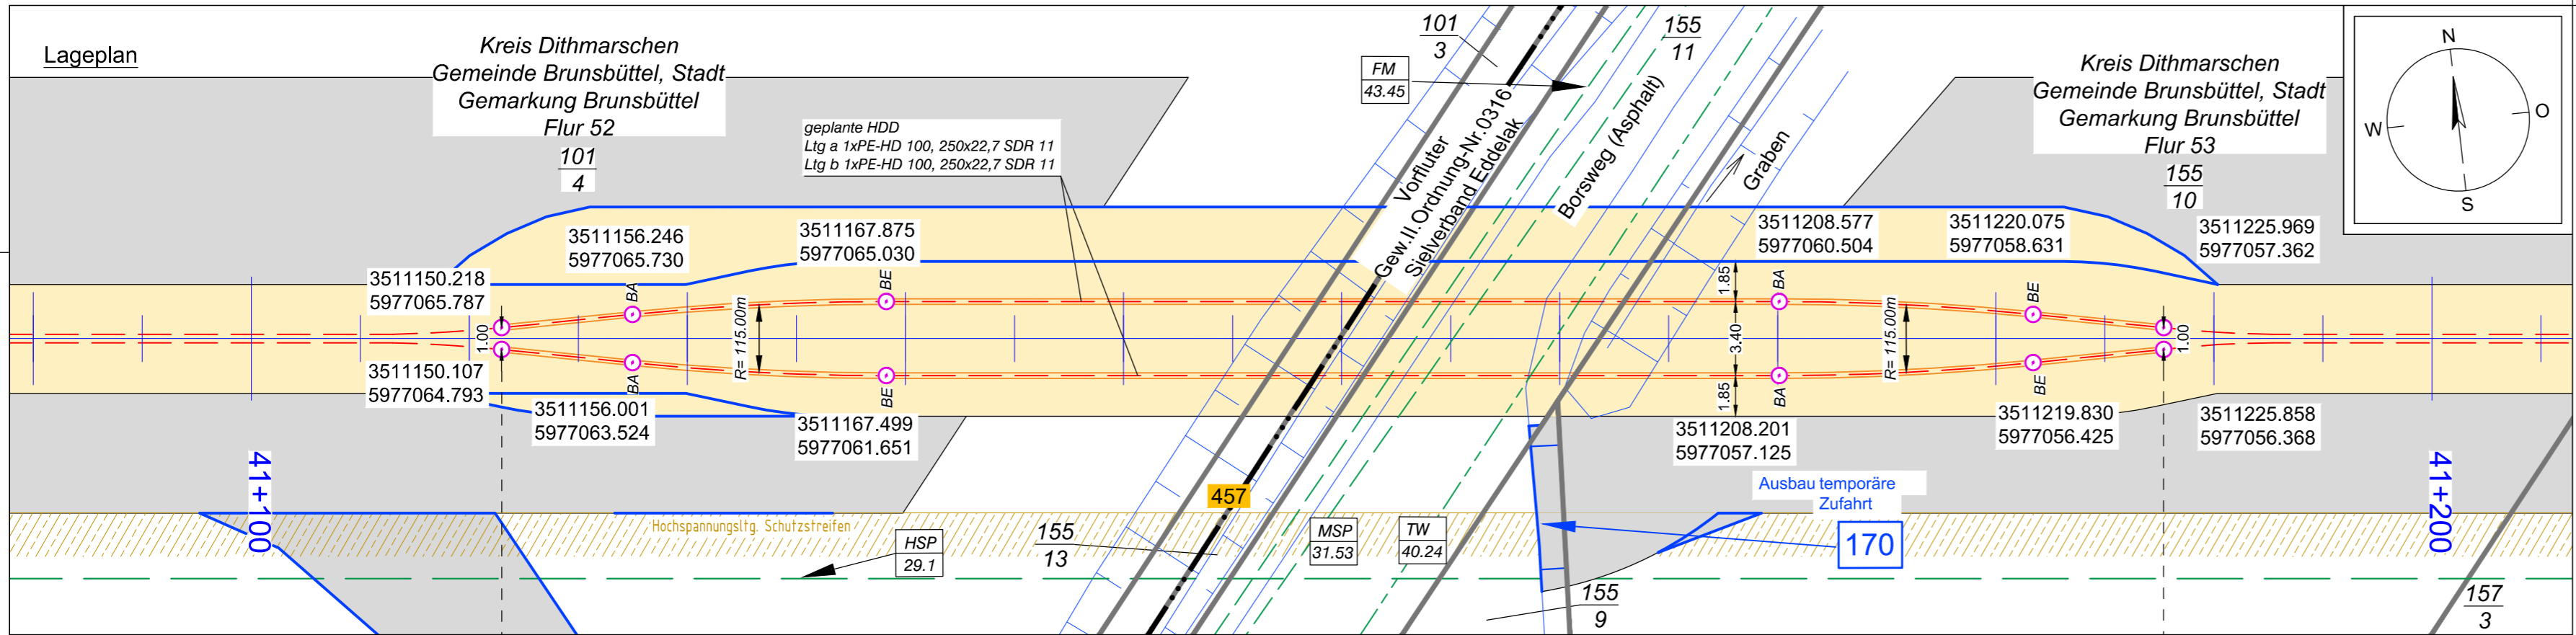

Längsschnitt

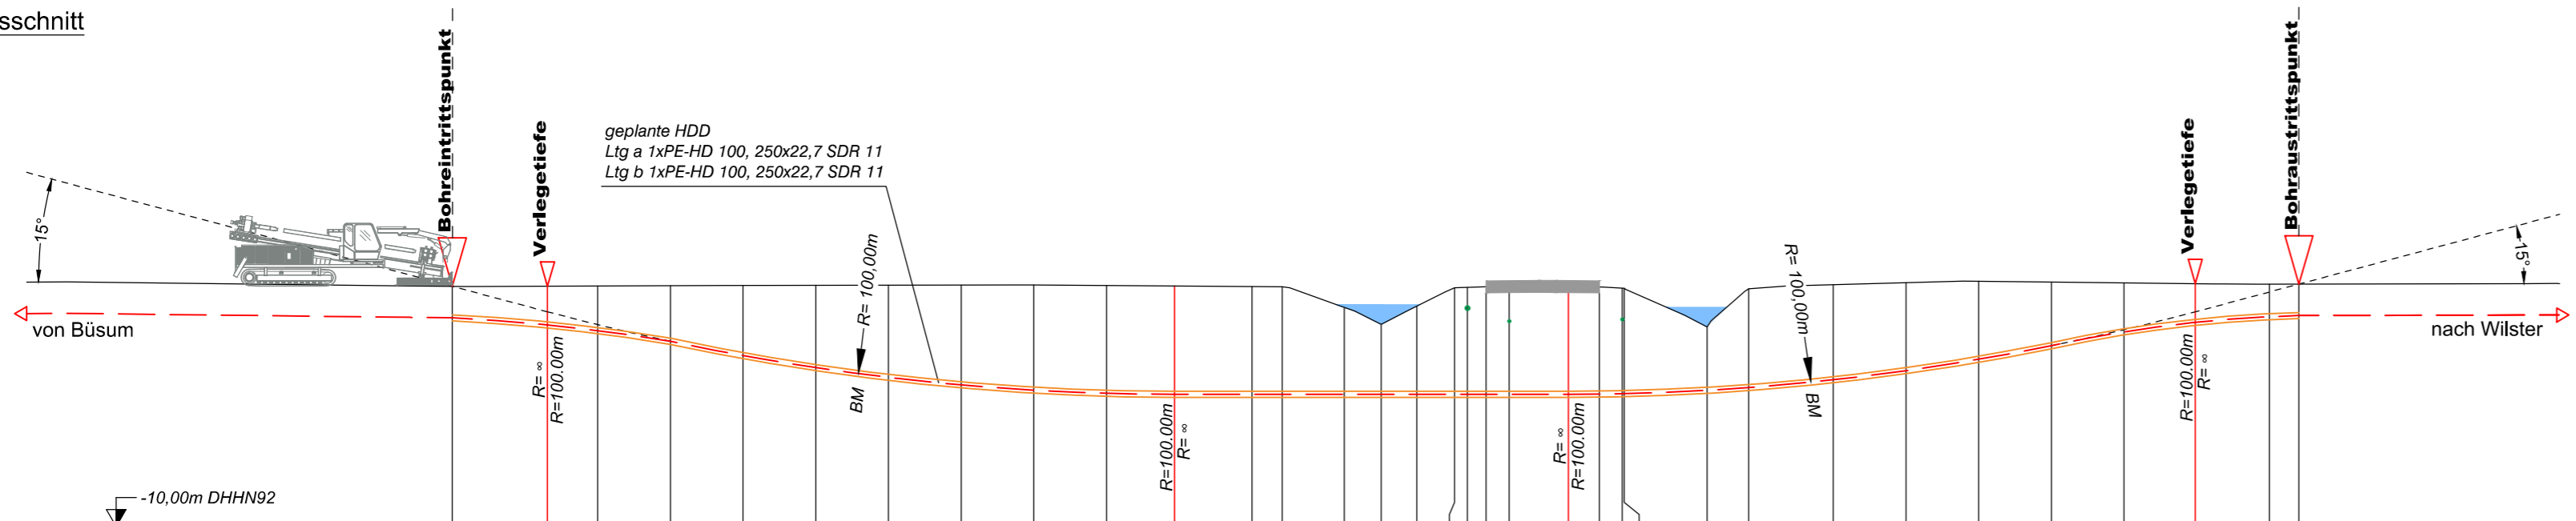

Höhe OK Gelände (DHHN92):	-0.07	-0.07	-0.06	-0.04	-0.03	-0.03	-0.03	-0.02	-0.02	-0.04	-0.06	-0.08	-0.09	-0.94	-1.64	-0.88	-0.13	-0.12	-0.90	-0.09	-0.08	-0.08	-0.10	-0.15	-0.16	-1.75	-0.18	0.00	0.08	0.14	0.11	0.07	0.04	0.02	0.02		
Höhe OK Fremdleitung (DHHN92):																																					
Höhe OK Fremdleitung (unter GOK):																																					
Höhe Bohrung (unter GOK):	-1.30	-1.60	-1.85	-2.30	-2.90	-3.40	-3.81	-4.12	-4.34	-4.45	-4.47	-4.45	-4.44	-3.59	-2.89	-3.65	-4.40	-4.41	-4.44	-4.44	-4.45	-4.45	-4.43	-4.36	-4.35	-2.62	-4.08	-3.93	-3.64	-3.23	-2.63	-2.03	-1.60	-1.34	-1.30		
Länge :	0.00	3.93	6.00	9.00	12.00	15.00	18.00	21.00	24.00	27.00	29.81	33.00	34.26	36.81	38.34	39.81	41.36	41.89	42.67	43.61	46.06	47.35	48.28	48.37	51.78	53.50	57.00	60.00	63.00	66.00	69.00	71.94	75.00	76.22			

Legende:

Stadt/Gem. Gemarkung	— — — — —	Freileitung	— — — — —	dauerhafte Flächen- anspruchnahme	■	Kabelachse	— — — — —
Flur	— · — · — ·	Kabel	— — — — —	temporäre Flächen- anspruchnahme	■	Kabel im Schutzrohr	— — — — —
Flurstück	— · — · — ·	Rohrleitung	— — — — —	temporäres Durch- leitungsbauwerk	■	Kilometrierung	+++++
Flurstücksnummer	35/6	Richtfunk	— — — — —	Abtormmelplatz mit Nummerierung	○	Längsschnitt	— · — · — ·
Zaun	— · — · — ·	Kreuzungsnummer	001			Kabel-Eintritt-Austritt	— · — · — ·
Leitungsbetreiber (gem. Anlage 4.1)	FM 43.61					HDD-Bohrung	— · — · — ·
Bauwerksnummer (gem. Anlage 6.1)	15						



Anlage 12.5
 NordLink
 Abschnitt 12-Seemeilen-Grenze
 bis UW Wilster
 Kreuzungen von Anlagen Dritter
 Detailpläne Kreuzung
 Gewässer II.Ordnung
 Kreuzung Nr. 457
 Deckblatt

Planfeststellungsunterlage Quelle: Ausführungsplanung HDD-Planung Kr. 457 Dokument-Nr. NL-DR-CO-HDD-0183-Rev5 Generalplaner: NKT HVC GmbH				
Ersteller-Zeichnungs-Nr: NL-DR-CO-HDD-456-516.dwg				
Aufgestellt: Bayreuth, den 30.10.2019 DC Nordseekabel GmbH & Co.KG (NOKA)				
Firma GEOS INGENIEUR- GESELLSCHAFT MBH	Maßstab: 1:250 Einheit: Meter			
Datum 10.2019 Name Weigt	Datum 28.10.2019 Name Legler			
Bearb. 10.2019 Gepr. 10.2019	Status G			
Fachbereich Statnett tennet KFW	Blatt 01 von 01			
Objektname ± 500-kV-HGÜ Interkonnektor Tonstad - Wilster Titel Kreuzung Nr. 457				
Ind.	Änderung	Datum	Name	Urspr.: