



Lageplan

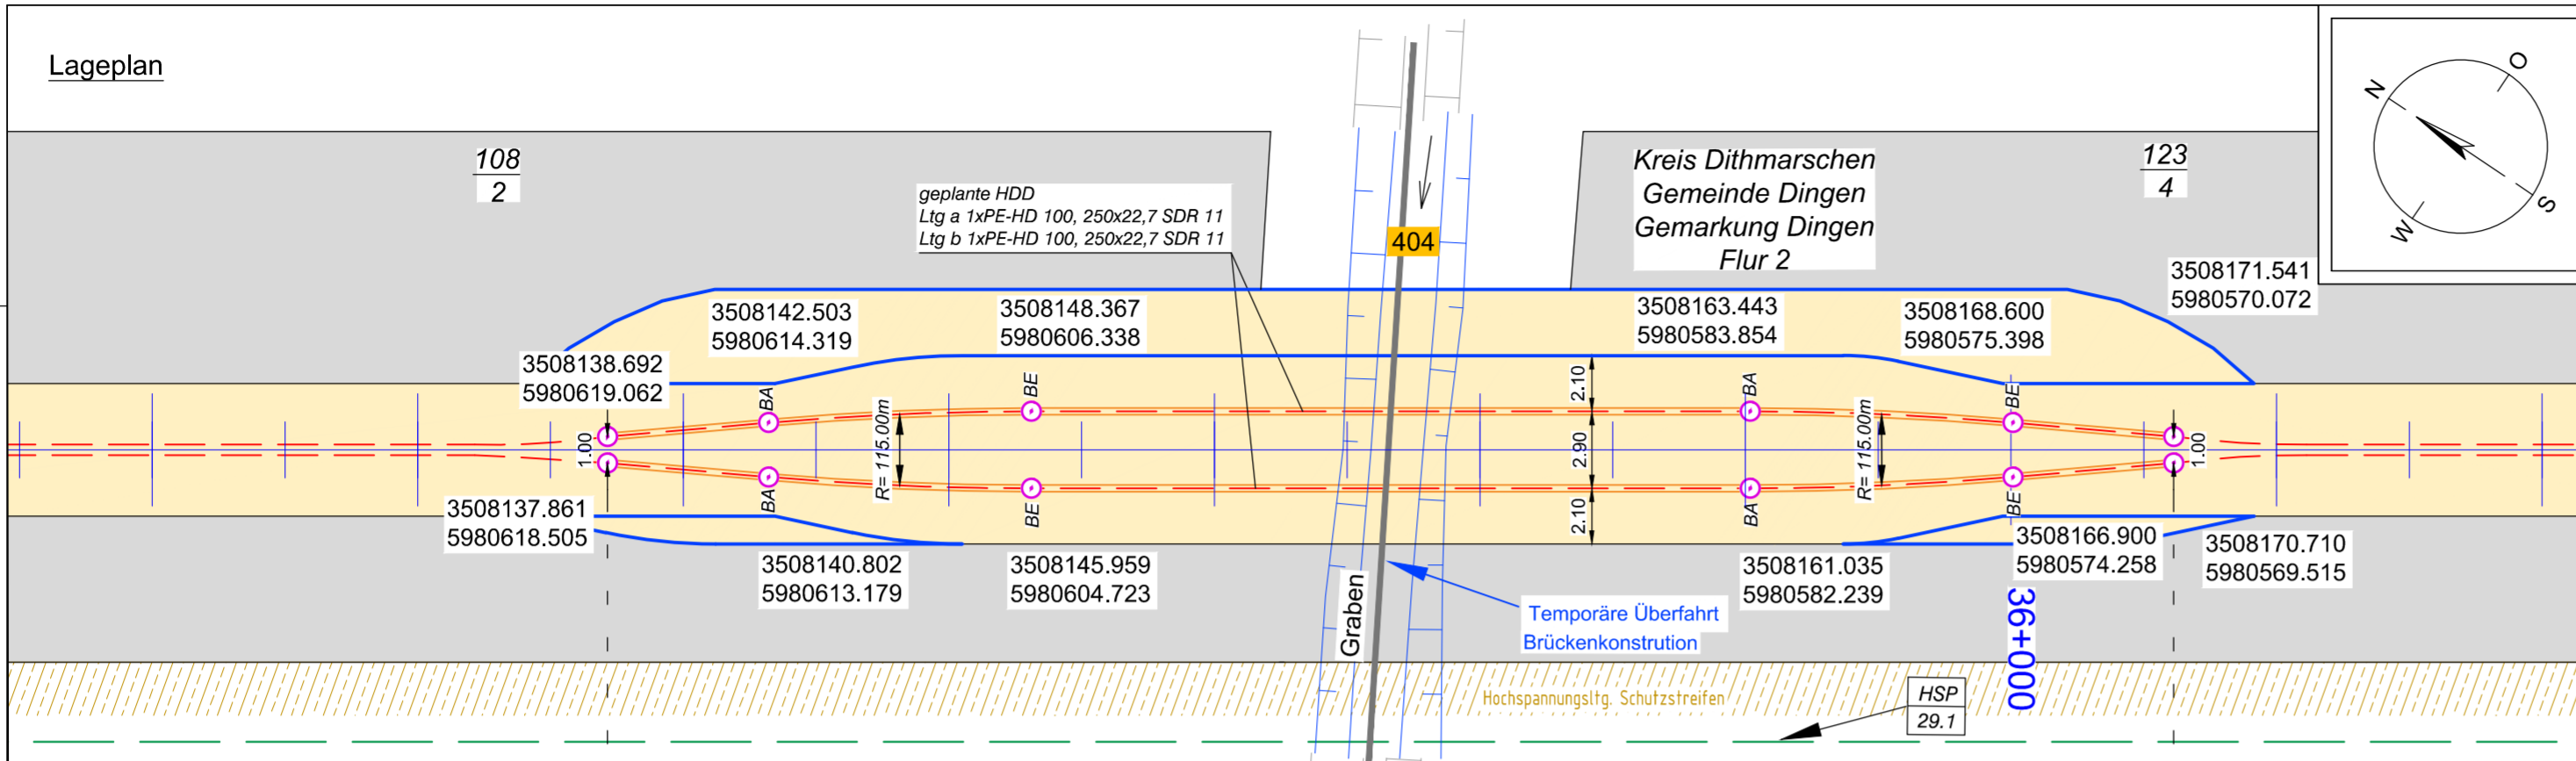

Längsschnitt

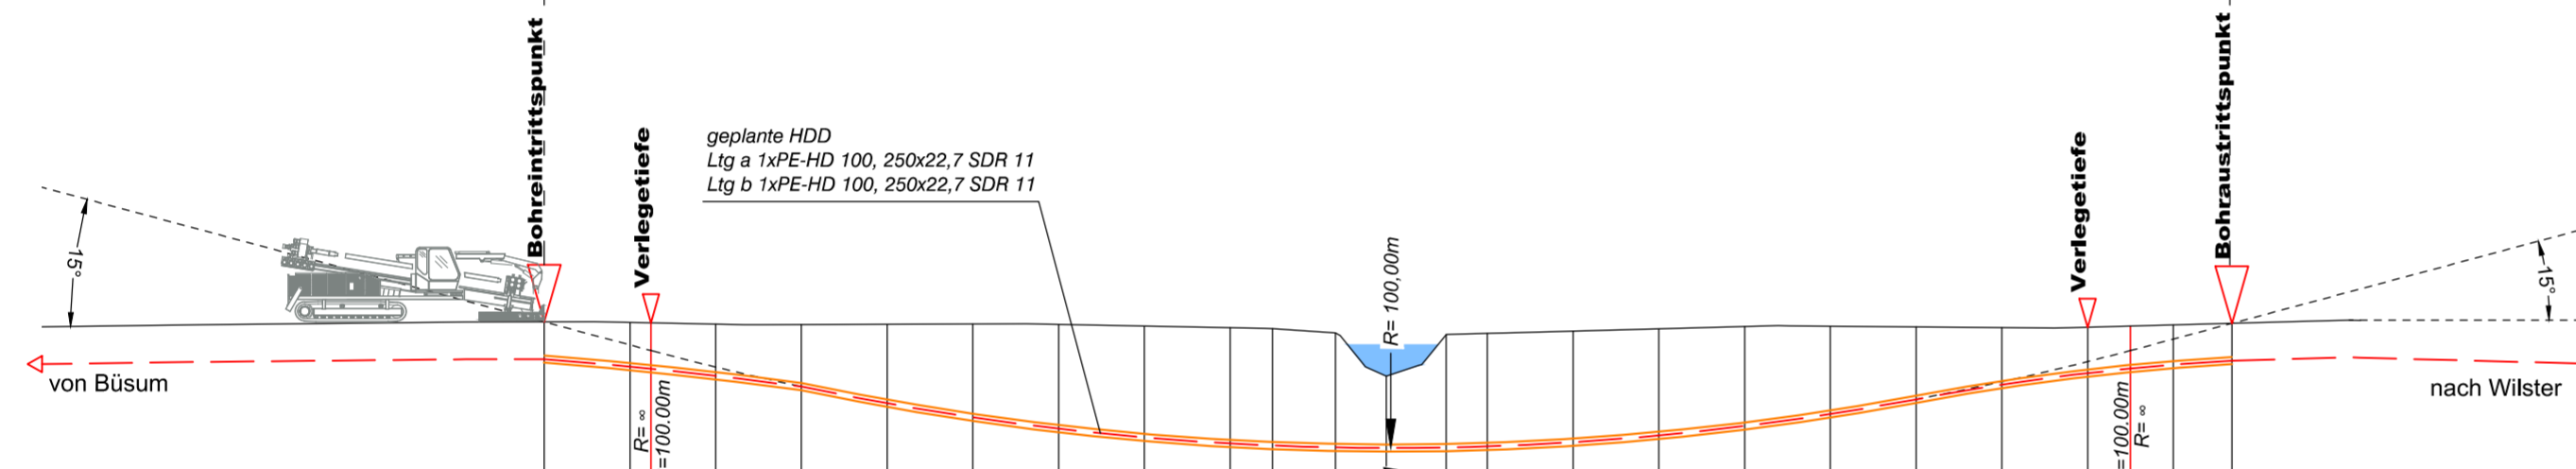

Höhe OK Gelände (DHHN92):	0.23	0.21	0.20	0.15	0.14	0.15	0.16	0.14	0.09	0.03	0.00	-0.16	-1.66	-0.21	-0.17	-0.09	-0.01	0.07	0.08	0.06	0.03	0.04	0.08	0.12	0.18	
Höhe OK Fremdleitung (DHHN92):																										
Höhe OK Fremdleitung (unter GOK):																										
Höhe Bohrung (unter GOK):	0.00	-1.30	-1.54	-1.60	-1.80	-2.17	-2.76	-3.26	-3.64	-3.89	-4.05	-4.09	-4.00	-2.52	-3.96	-3.95	-3.88	-3.72	-3.48	-3.07	-2.53	-1.99	-1.60	-1.48	-1.39	-1.30
Länge :	0.00	3.00	3.74	6.00	9.00	12.00	15.00	18.00	21.00	24.00	25.49	27.68	29.46	31.56	33.00	36.00	39.00	42.00	45.00	48.00	51.00	54.00	55.50	57.00	59.05	

Legende:

- Stadt/Gem.
- Gemarkung
- Flur
- Flurstück
- Flurstücksnummer 35/6
- Zaun
- Topografie / Fahrbahnrand
- Freileitung
- Kabel
- Rohrleitung
- Richtfunk
- Kreuzungsnummer 001
- Leitungsbetreiber (gem. Anlage 4.1) FM 43.61
- Bauwerksnummer (gem. Anlage 6.1) 15
- dauerhafte Flächeninanspruchnahme
- temporäre Flächeninanspruchnahme
- temporäres Durchleitungsbauwerk
- Abtrommelplatz mit Nummerierung
- Kabelachse
- Kabel im Schutzrohr
- Kilometrierung
- Längsschnitt
- Kabel-Eintritt-Austritt HDD-Bohrung



Anlage 12.6
 NordLink
 Abschnitt 12-Seemeilen-Grenze
 bis UW Wilster
 Kreuzungen von Anlagen Dritter
 Detailpläne Kreuzung
 kleine Gewässer II.Ordnung
 Kreuzung Nr. 404

Deckblatt

Planfeststellungsunterlage

Quelle: Ausführungsplanung HDD-Planung Kr. 404
 Dokument-Nr. NL-DR-CO-HDD-0163-Rev3
 Generalplaner: NKT HVC GmbH

Ersteller-Zeichnungs-Nr:
 NL-DR-CO-HDD-400-421.dwg

Aufgestellt: *i.A. Christian S*
 Bayreuth, den 30.10.2019
 DC Nordseekabel
 GmbH & Co.KG (NOKA) *i.V. Bräutigam*

Firma: **GEOS** INGENIEUR-GESELLSCHAFT MBH
 Maßstab: 1:250
 Einheit: Meter

	Datum	Name
Bearb.	10.2019	Weigt
Gepr.	10.2019	Legler
Norm		
Fachbereich		
Statnett Tennenet KFW		
Ind.	Änderung	Datum Name Urspr.:

Erstellt durch	Genehmigt von	Datum	Status	Blatt
G.E.O.S.	NOKA	28.10.2019	G	01
Ing. mbH	DC Nordseekabel GmbH & Co.KG	Erstelldatum		von
		30.10.2019		01
Objektname				
± 500-kV-HGÜ Interkonnektor Tonstad - Wilster				
Titel				
Kreuzung Nr. 404				