



Lageplan

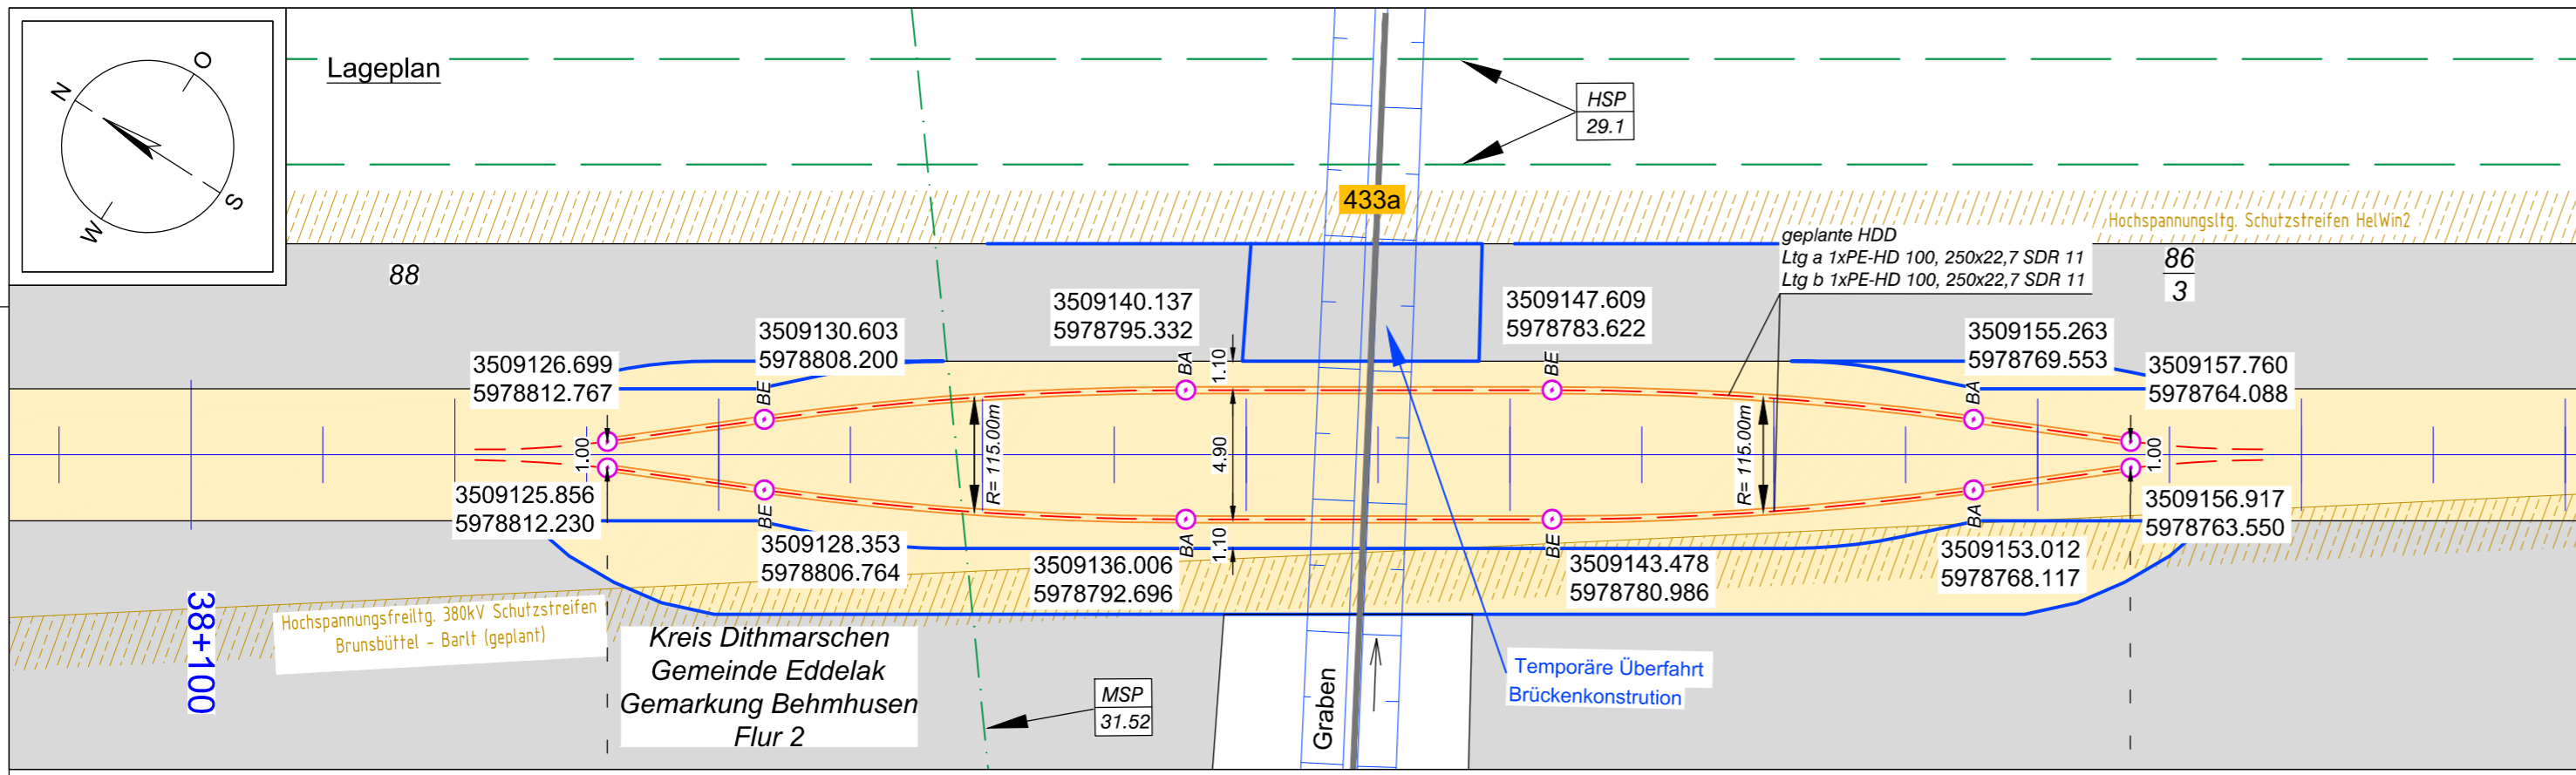

Längsschnitt

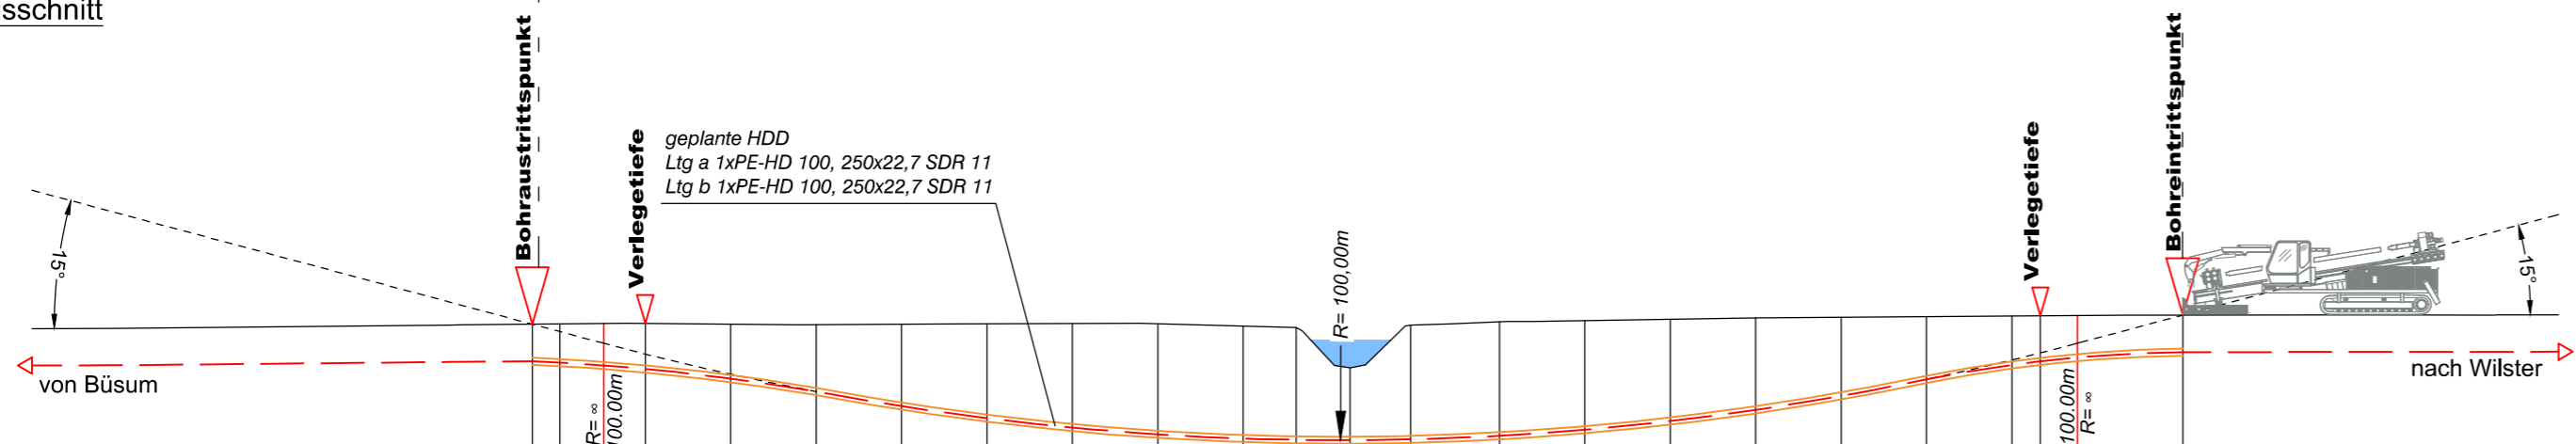

	0.09	0.10	0.11	0.12	0.09	0.07	0.09	0.10	0.11	0.10	0.02	-0.02	-1.45	0.06	0.17	0.22	0.26	0.31	0.33	0.35	0.37	0.38	0.39	0.41	
Höhe OK Gelände (DHHN92):	0.09	0.10	0.11	0.12	0.09	0.07	0.09	0.10	0.11	0.10	0.02	-0.02	-1.45	0.06	0.17	0.22	0.26	0.31	0.33	0.35	0.37	0.38	0.39	0.41	
Höhe OK Fremdleitung (DHHN92):																									
Höhe OK Fremdleitung (unter GOK):																									
Höhe Bohrung (unter GOK):	-1.30	-1.36	-1.47	-1.60	-1.92	-2.35	-2.88	-3.32	-3.66	-3.89	-3.96	-3.95	-2.54	-4.02	-4.01	-3.84	-3.58	-3.23	-2.76	-2.20	-1.72	-1.60	-1.48	-1.30	
Länge :	57.87	57.00	55.46	54.00	51.00	48.00	45.00	42.00	39.00	36.00	33.00	31.14	29.24	27.11	24.00	21.00	18.00	15.00	12.00	9.00	6.00	5.00	3.70	0.00	

Legende:

- Stadt/Gem.
- Gemarkung
- Flur
- Flurstück
- Flurstücksnummer
- Zaun
- Topografie / Fahrbahnrand
- Freileitung
- Kabel
- Rohrleitung
- Richtfunk
- Kreuzungsnummer
- Leitungsbetreiber (gem. Anlage 4.1)
- Bauwerksnummer (gem. Anlage 6.1)
- dauerhafte Flächeninanspruchnahme
- temporäre Flächeninanspruchnahme
- temporäres Durchleitungsbauwerk
- Abtrommelplatz mit Nummerierung
- Kabelachse
- Kabel im Schutzrohr
- Kilometrierung
- Längsschnitt
- Kabel-Eintritt-Austritt HDD-Bohrung



Anlage 12.6
 NordLink
 Abschnitt 12-Seemeilen-Grenze
 bis UW Wilster
 Kreuzungen von Anlagen Dritter
 Detailpläne Kreuzung
 kleine Gewässer II.Ordnung
 Kreuzung Nr. 433a

Deckblatt

Planfeststellungsunterlage

Quelle: Ausführungsplanung HDD-Planung Kr. 433a
 Dokument-Nr. NL-DR-CO-HDD-0174-Rev4
 Generalplaner: NKT HVC GmbH

Ersteller-Zeichnungs-Nr.:
 NL-DR-CO-HDD-422-455.dwg

Aufgestellt: *i.A. Chirhan*
 Bayreuth, den 30.10.2019
 DC Nordseekabel
 GmbH & Co.KG (NOKA) *i.V. Bräutigam*

Firma: **GEOS** INGENIEUR-GESELLSCHAFT MBH
 Maßstab: 1:250
 Einheit: Meter

	Datum	Name
Bearb.	10.2019	Weigt
Gepr.	10.2019	Legler
Norm		
Fachbereich		

Erstellt durch	Genehmigt von	Datum	Status	Blatt
G.E.O.S.	NOKA	28.10.2019	G	01 von 01
Ing. mbH	DC Nordseekabel GmbH & Co.KG	30.10.2019		

Objektname: ± 500-kV-HGÜ Interkonnektor Tonstad - Wilster
 Titel: Kreuzung Nr. 433a

Ind.	Änderung	Datum	Name	Urspr.: