



Lageplan

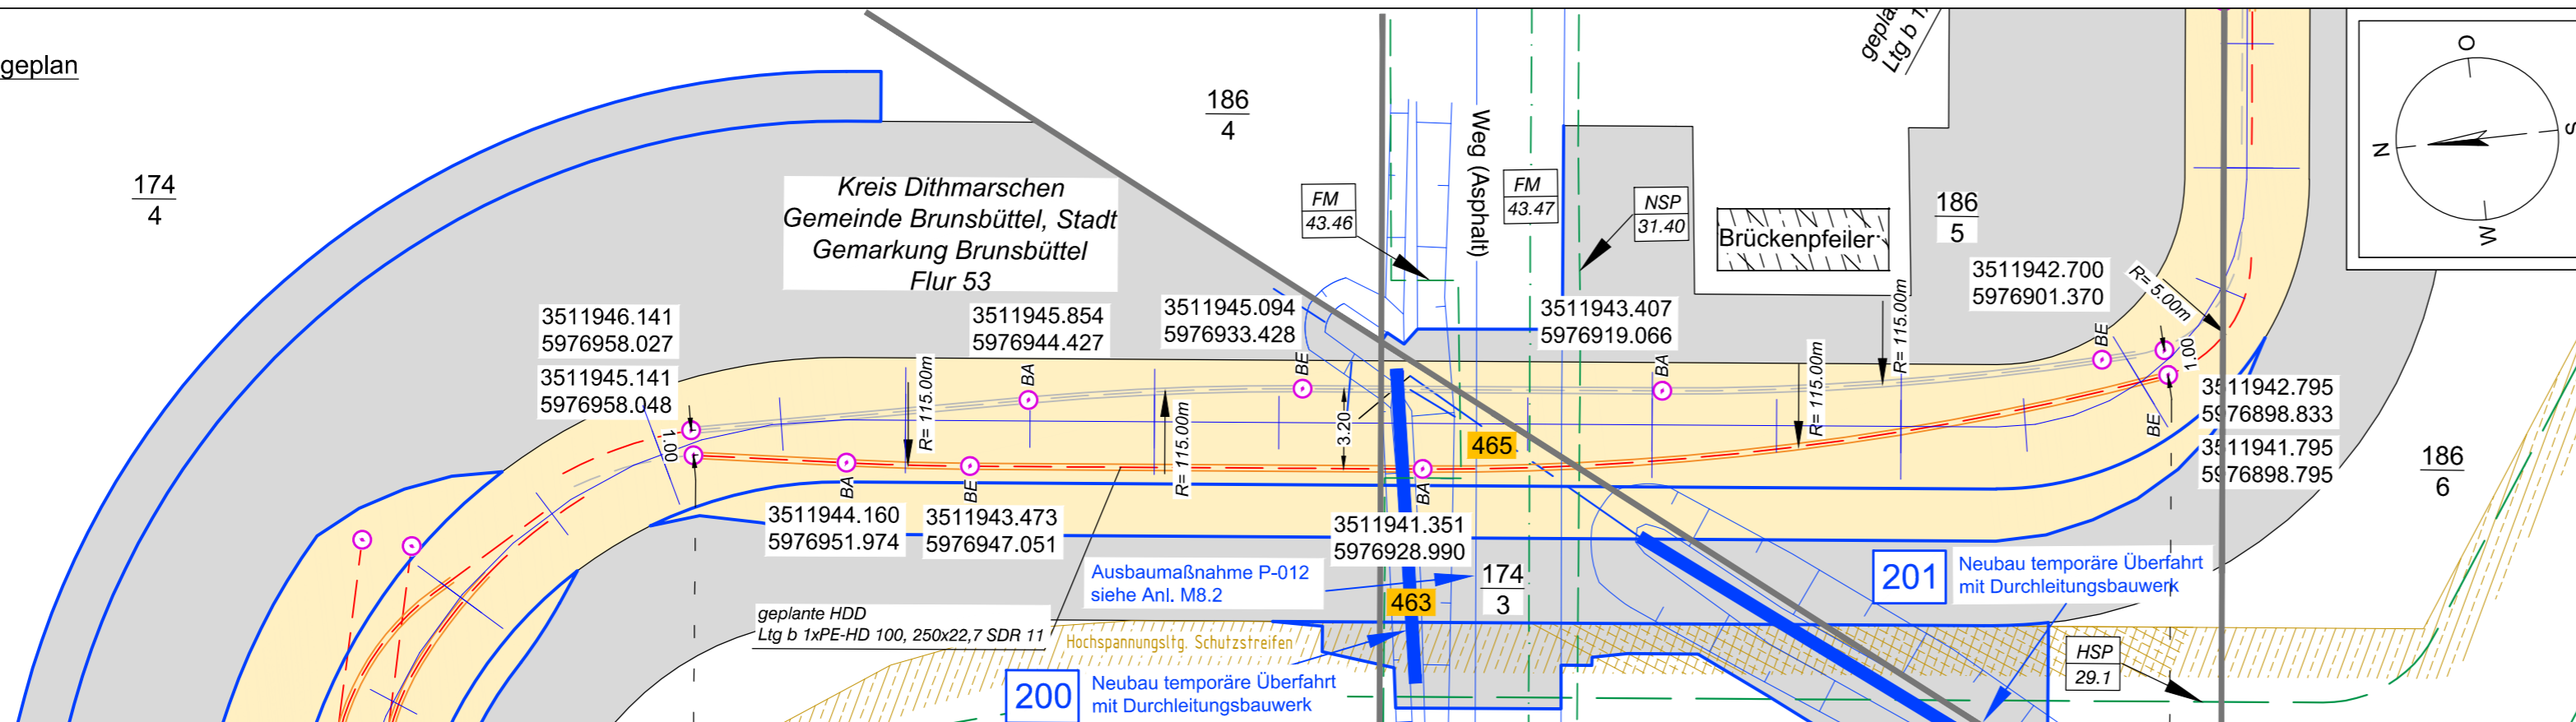

Längsschnitt

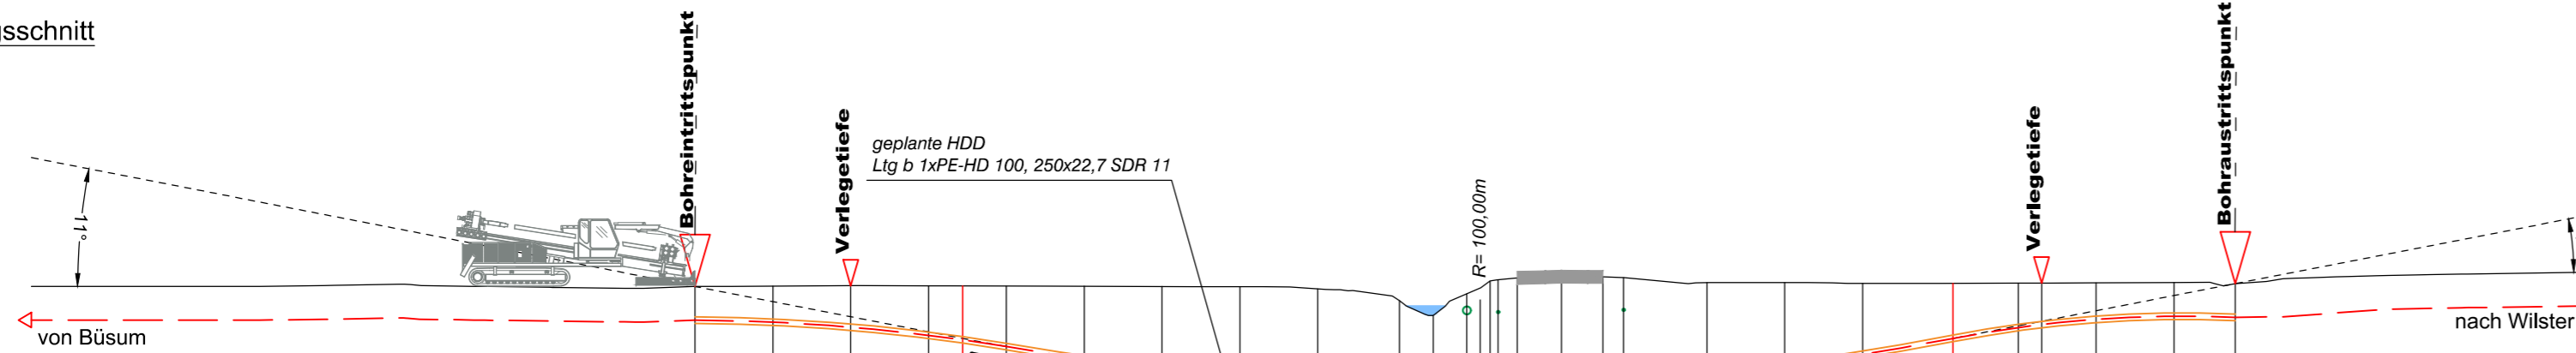

Höhe OK Gelände (DHHN92):	-0.49	-0.47	-0.46	-0.47	-0.47	-0.47	-0.48	-0.49	-0.50	-0.58	-1.04	-1.61	-0.77	-0.27	-0.23	-0.16	-0.11	-0.12	-0.15	-0.34	-0.34	-0.37	-0.37	-0.36	-0.36	-0.35	-0.34	-0.38	
Höhe OK Fremdleitung (DHHN92):																													
Höhe OK Fremdleitung (unter GOK):																													
Höhe Bohrung (unter GOK):	-1.30	-1.39	-1.60	-1.90	-2.08	-2.33	-2.61	-3.19	-3.48	-3.60	-3.27	-2.72	-3.56	-4.05	-4.09	-4.15	-4.14	-4.06	-3.98	-3.53	-3.19	-2.74	-2.13	-1.72	-1.60	-1.41	-1.30	-1.30	
Länge :	0.00	3.00	6.00	9.00	10.32	12.00	15.00	18.00	21.00	24.00	27.15	28.46	29.74	30.64	30.95	31.69	33.39	34.99	36.79	39.00	42.00	45.00	48.48	51.00	51.90	54.00	57.00	59.36	

Legende:

- Stadt/Gem.
- Gemarkung
- Flur
- Flurstück
- Flurstücksnummer 35/6
- Zaun
- Topografie / Fahrbahnrand
- Freileitung
- Kabel
- Rohrleitung
- Richtfunk
- Kreuzungsnummer **001**
- Leitungsbetreiber (gem. Anlage 4.1) **FM 43.61**
- Bauwerksnummer (gem. Anlage 6.1) **15**
- dauerhafte Flächeninanspruchnahme
- temporäre Flächeninanspruchnahme
- temporäres Durchleitungsbauwerk
- Abtrammelplatz mit Nummerierung
- Kabelachse
- Kabel im Schutzrohr
- Kilometrierung
- Längsschnitt
- Kabel-Eintritt-Austritt HDD-Bohrung



Anlage 12.6
 NordLink
 Abschnitt 12-Seemeilen-Grenze bis UW Wilster

Kreuzungen von Anlagen Dritter
 Detailpläne Kreuzung
 kleine Gewässer II.Ordnung
 Kreuzung Nr. 463, 465

Deckblatt

Planfeststellungsunterlage					
Quelle: Ausführungsplanung HDD-Planung Kr. 463, 465 Bl.02 Dokument-Nr. NL-DR-CO-HDD-0183a-Rev3 Generalplaner: NKT HVC GmbH					
Ersteller-Zeichnungs-Nr.: NL-DR-CO-HDD-456-516_R.dwg					
Aufgestellt: Bayreuth, den 30.10.2019 DC Nordseekabel GmbH & Co.KG (NOKA) <i>i.A. Christian SGA</i> <i>i.V. Bräutigam</i>					
Firma: 		Maßstab: 1:250	Einheit: Meter		
		Datum:	Name:		
		Bearb.: 10.2019	Weigt:		
		Gepr.: 10.2019	Legler:		
		Norm:			
		Fachbereich:			
		Statnett Tennet KFW			
Erstellt durch: G.E.O.S. Ing. mbH	Genehmigt von: NOKA DC Nordseekabel GmbH & Co.KG	Datum: 28.10.2019	Status: G	Blatt: 02 von 02	
Objektname: ± 500-kV-HGÜ Interkonnektor Tonstad - Wilster					
Titel: Kreuzung Nr. 463, 465					
Ind.:	Änderung:	Datum:	Name:	Urspr.:	