
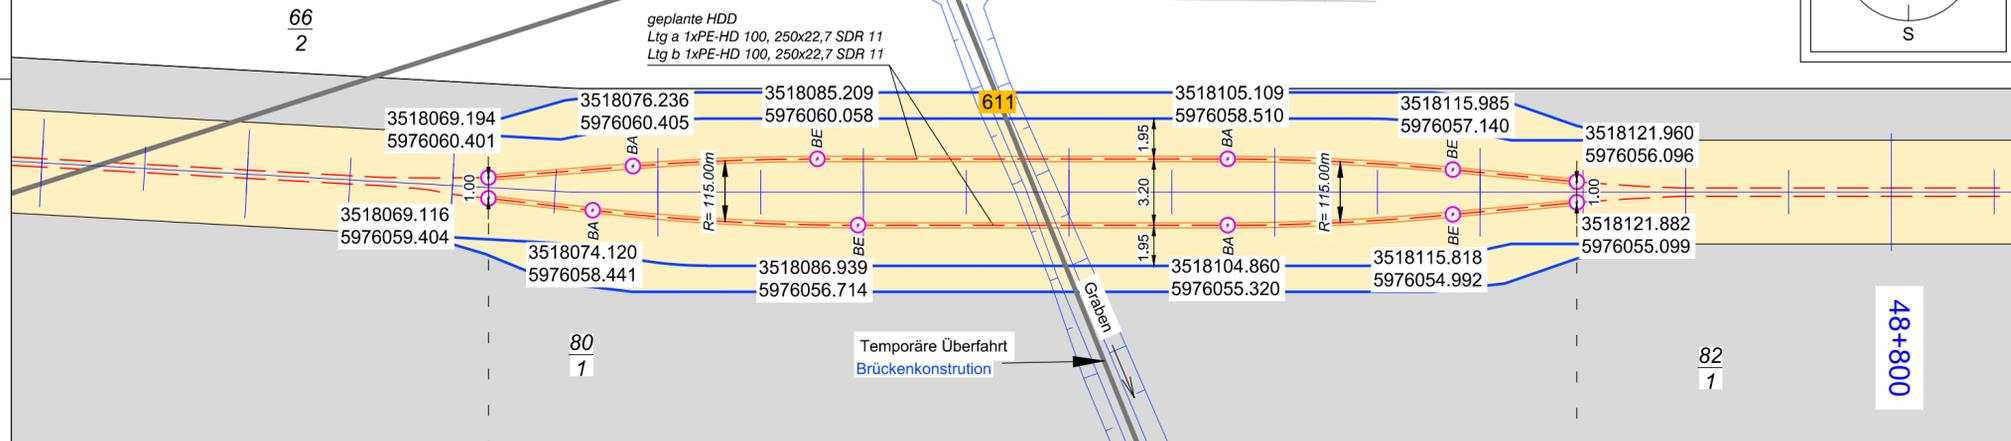


Lageplan


59
1

82
2

Kreis Steinburg
Gemeinde Landscheide
Gemarkung Landscheide
Flur 5

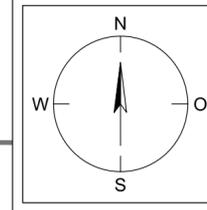

Längsschnitt

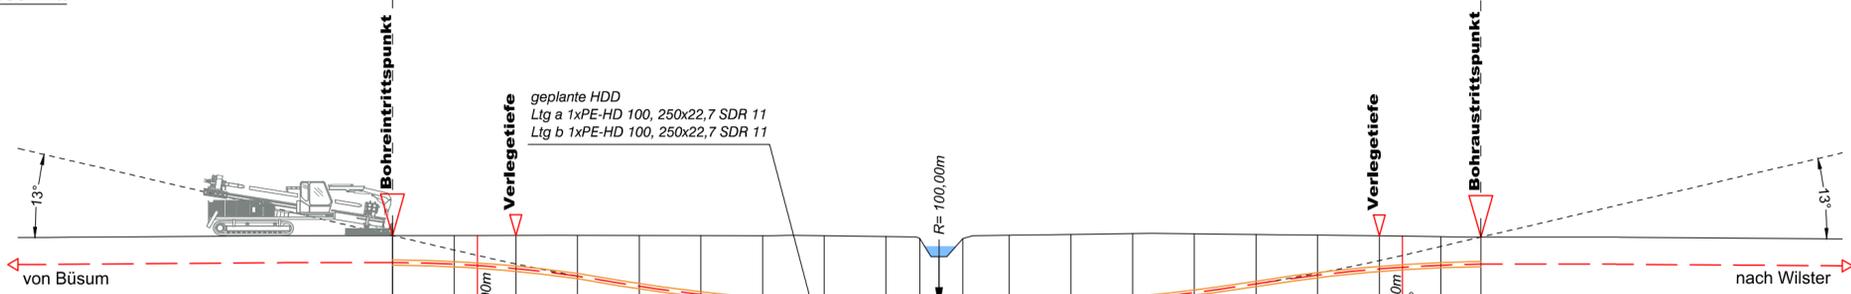

Höhe OK Gelände (DHHN92):	-0,77	-0,76	-0,77	-0,76	-0,75	-0,76	-0,76	-0,77	-0,77	-0,81	-0,90	-1,78	-0,91	-0,75	-0,71	-0,67	-0,68	-0,71	-0,74	-0,77	-0,78	-0,81	-0,84	
Höhe OK Fremdleitung (DHHN92):																								
Höhe OK Fremdleitung (unter GOK):																								
Höhe Bohrung (unter GOK):	1,30	1,38	1,44	1,60	1,96	2,45	2,84	3,14	3,35	3,44	3,37	2,50	3,36	3,48	3,37	3,18	2,84	2,38	1,93	1,60	1,51	1,38	1,30	
Länge :	0,00	3,00	4,13	6,00	9,00	12,00	15,00	18,00	21,00	24,00	25,64	26,58	27,74	30,00	33,00	36,00	39,00	42,00	45,00	48,00	49,12	51,00	52,94	

Legende:

Stadt/Gem.		Freileitung		dauerhafte Flächeninanspruchnahme		Kabelachse	
Gemarkung		Kabel		temporäre Flächeninanspruchnahme		Kabel im Schutzrohr	
Flur		Rohrleitung		temporäres Durchleitungsbauwerk		Kilometrierung	
Flurstück		Richtfunk		Abtrollplatz mit Nummerierung		Längsschnitt	
Flurstücksnummer	35/6	Kreuzungsnummer	001			Kabel-Eintritt-Austritt	
Zaun		Leitungsbetreiber (gem. Anlage 4.1)	FM 43.61			HDD-Bohrung	
Topografie / Fahrbahnrand		Bauwerksnummer (gem. Anlage 6.1)	15				



Anlage 12.6
NordLink
Abschnitt 12-Seemeilen-Grenze bis UW Wilster
Kreuzungen von Anlagen Dritter
Detailpläne Kreuzung
kleine Gewässer II.Ordnung
Kreuzung Nr. 611

Deckblatt

Planfeststellungsunterlage		Quelle: Ausführungsplanung HDD-Planung Kr. 611 Dokument-Nr. NL-DR-CO-HDD-0217-Rev3 Generalplaner: NKT HVC GmbH																						
Ersteller-Zeichnungs-Nr: NL-DR-CO-HDD-610-636a.dwg		Aufgestellt: Bayreuth, den 30.10.2019 DC Nordseekabel GmbH & Co.KG (NOKA)																						
Firma GEOS INGENIEUR-GESELLSCHAFT MBH		Maßstab: 1:250	Einheit: Meter	Erstellt durch G.E.O.S. NOKA Ing. mbH																				
<table border="1"> <thead> <tr> <th>Datum</th> <th>Name</th> </tr> </thead> <tbody> <tr> <td>Bearb. 10.2019</td> <td>Weigt</td> </tr> <tr> <td>Gepr. 10.2019</td> <td>Legler</td> </tr> <tr> <td>Norm</td> <td></td> </tr> <tr> <td colspan="2">Fachbereich</td> </tr> </tbody> </table>		Datum	Name	Bearb. 10.2019	Weigt	Gepr. 10.2019	Legler	Norm		Fachbereich		<table border="1"> <thead> <tr> <th>Datum</th> <th>Status</th> <th>Blatt</th> </tr> </thead> <tbody> <tr> <td>28.10.2019</td> <td>G</td> <td>01</td> </tr> <tr> <td>30.10.2019</td> <td></td> <td>01</td> </tr> </tbody> </table>		Datum	Status	Blatt	28.10.2019	G	01	30.10.2019		01	Objektnamen ± 500-kV-HGÜ Interkonnektor Tonstad - Wilster Titel Kreuzung Nr. 611	
Datum	Name																							
Bearb. 10.2019	Weigt																							
Gepr. 10.2019	Legler																							
Norm																								
Fachbereich																								
Datum	Status	Blatt																						
28.10.2019	G	01																						
30.10.2019		01																						
Ind.	Änderung	Datum	Name	Urspr.:																				