



Lageplan

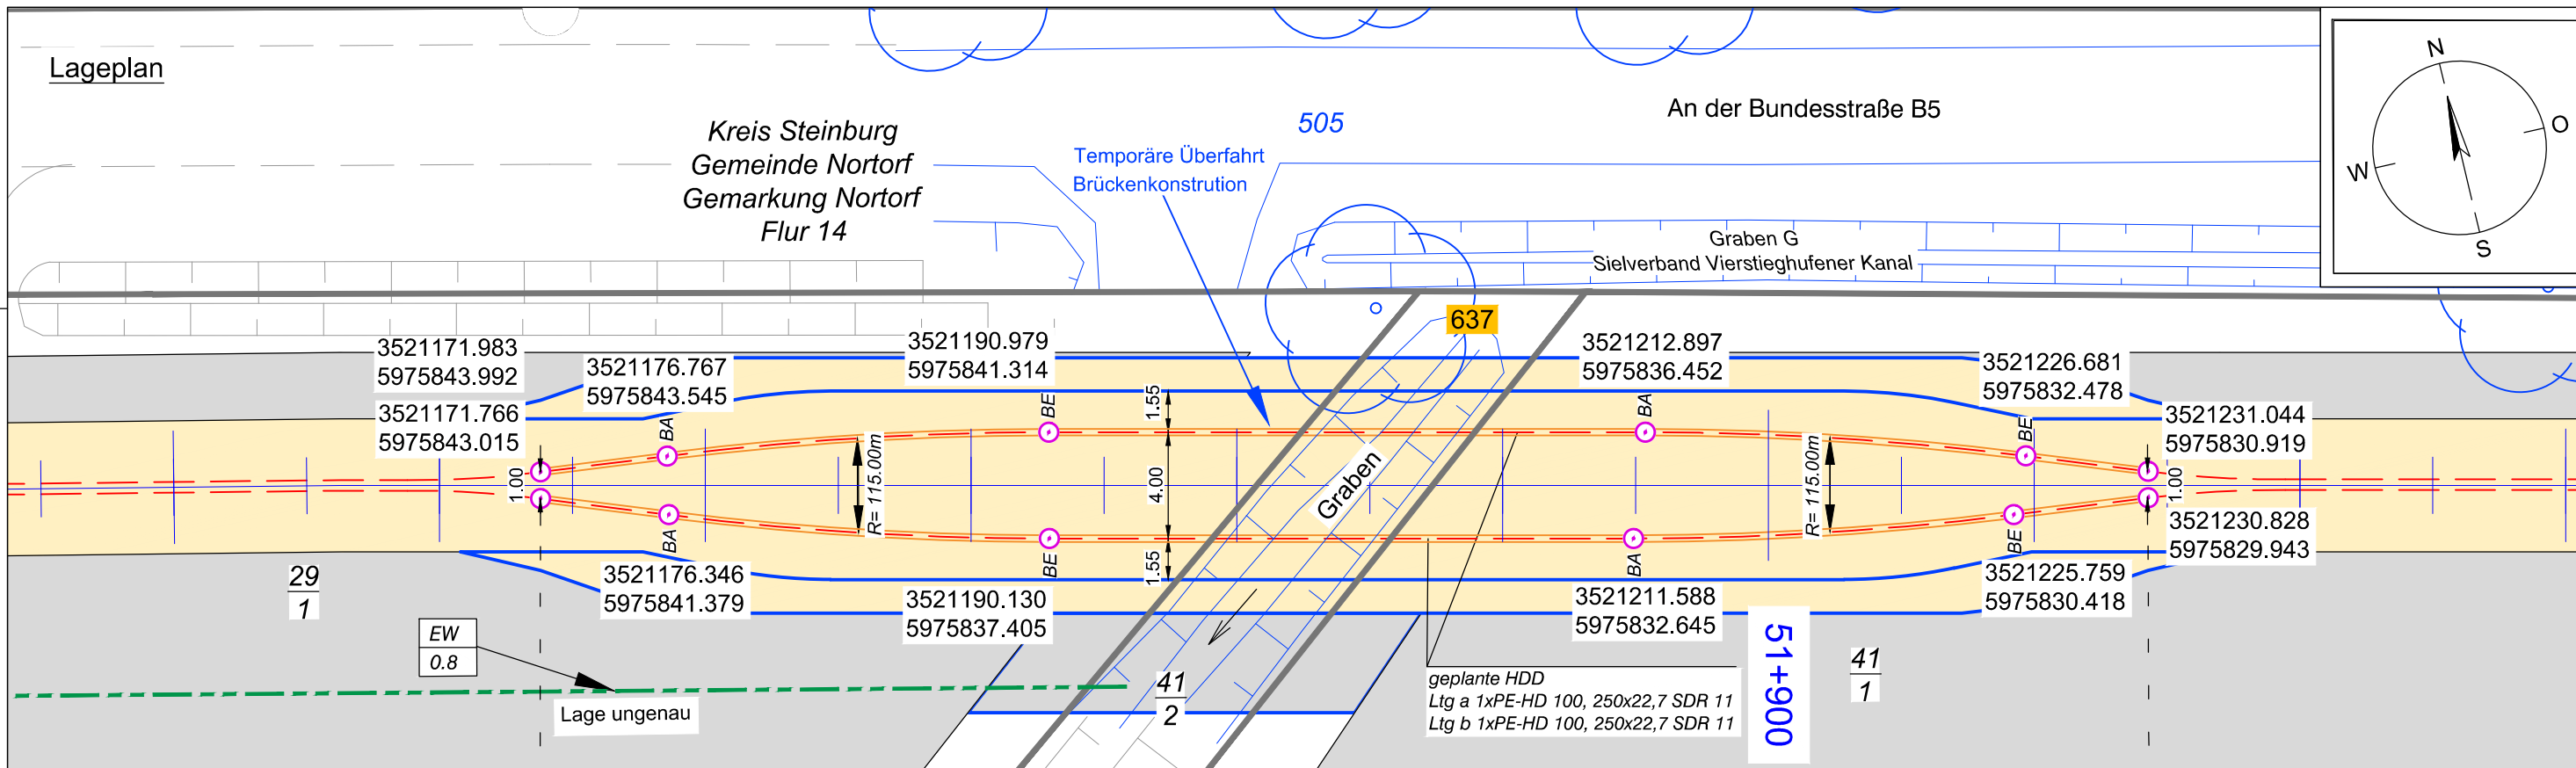

Längsschnitt

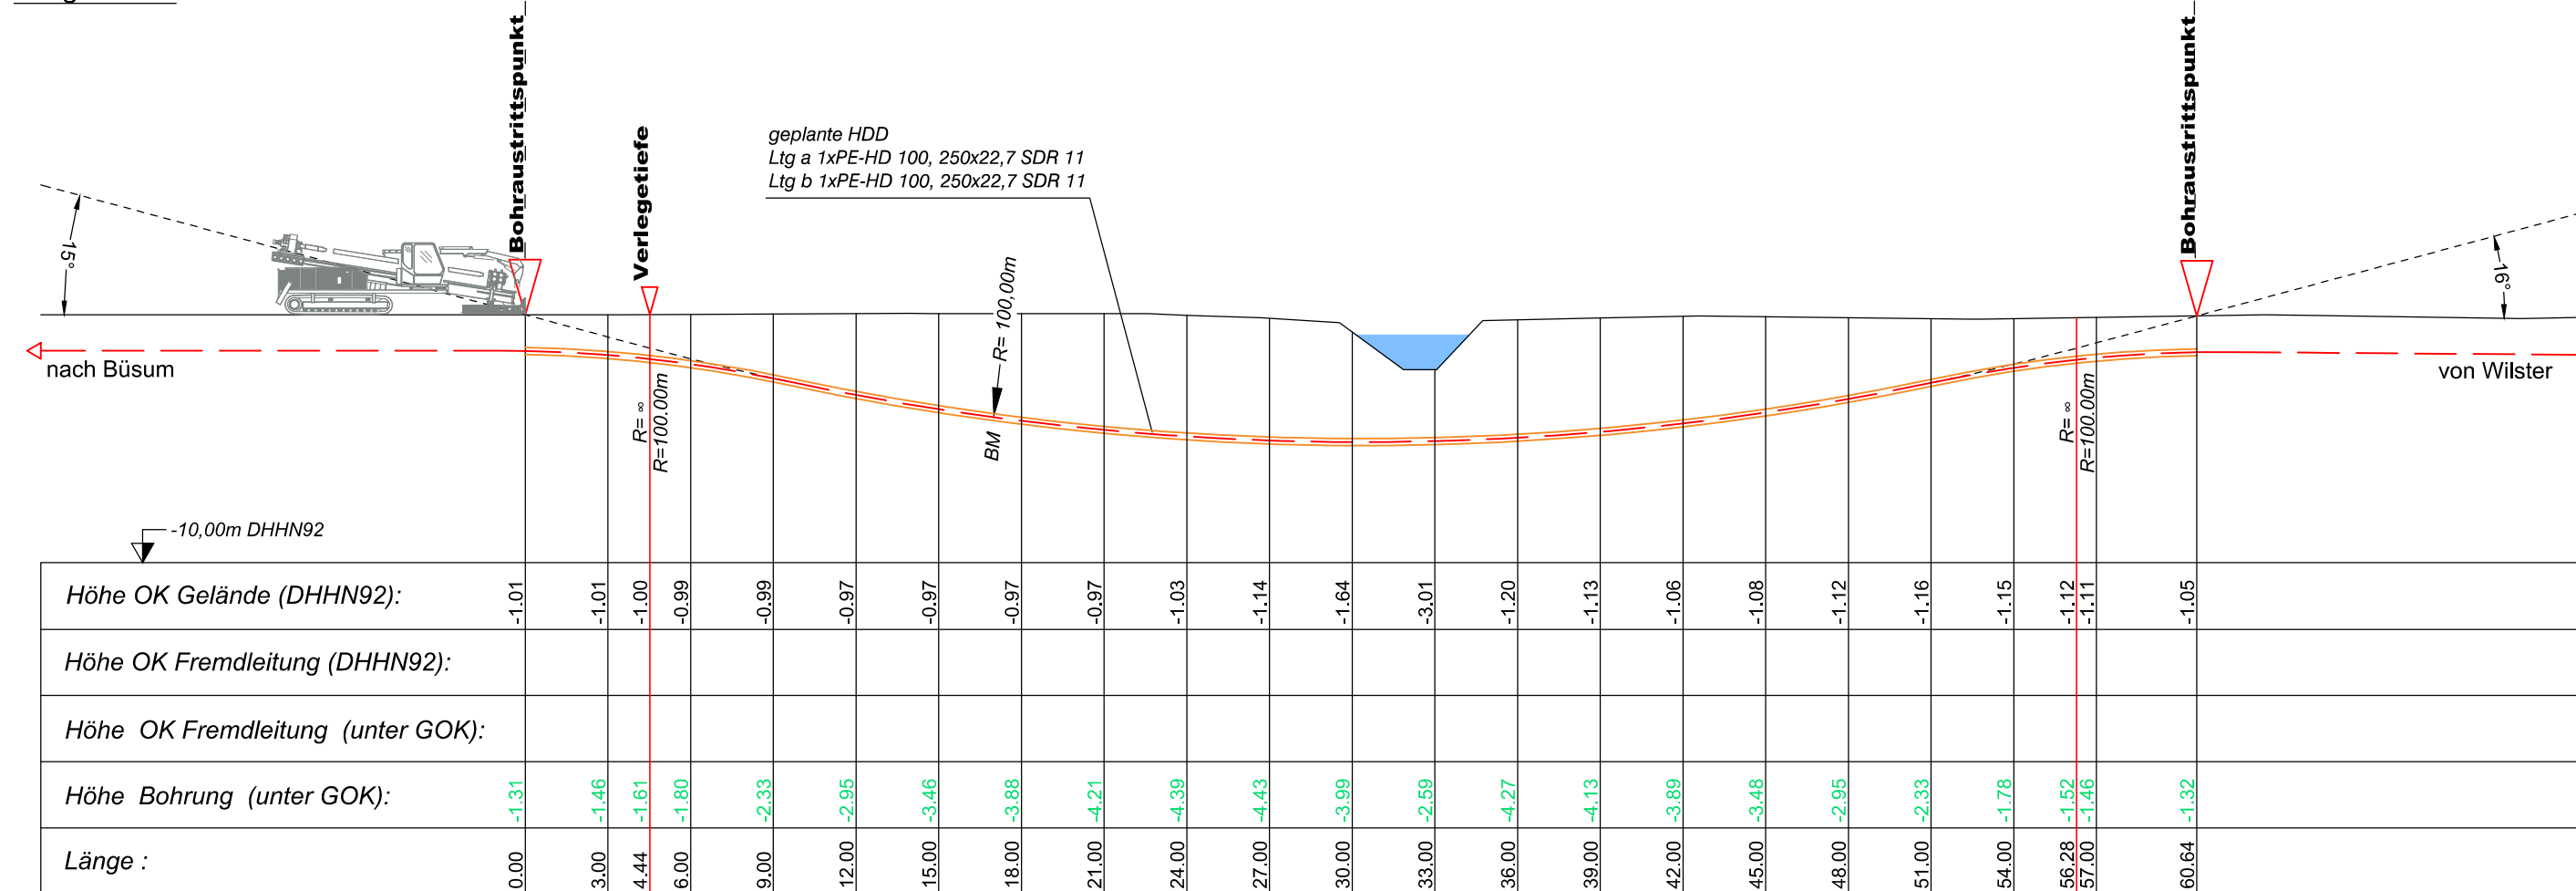

Legende:

- Stadt/Gem.
- Gemarkung
- Flur
- Flurstück
- Flurstücksnummer 35/6
- Zaun
- Topografie / Fahrbahnrand
- Freileitung
- Kabel
- Rohrleitung
- Richtfunk
- Kreuzungsnummer
- Leitungsbetreiber (gem. Anlage 4.1)
- Bauwerksnummer (gem. Anlage 6.1)
- dauerhafte Flächen-inanspruchnahme
- temporäre Flächen-inanspruchnahme
- temporäres Durch-leitungsbauwerk
- Abtrommelplatz mit Nummerierung
- Kabelachse
- Kabel im Schutzrohr
- Kilometrierung
- Längsschnitt
- Kabel-Eintritt-Austritt
- HDD-Bohrung



Anlage 12.6
 NordLink
 Abschnitt 12-Seemeilen-Grenze
 bis UW Wilster
 Kreuzungen von Anlagen Dritter
 Detailpläne Kreuzung
 kleine Gewässer II.Ordnung
 Kreuzung Nr. 637

Deckblatt

Planfeststellungsunterlage																										
Quelle: Ausführungsplanung HDD-Planung Kr. 637 Dokument-Nr. NL-DR-CO-HDD-0227a-Rev1 Generalplaner: NKT HVC GmbH																										
Ersteller-Zeichnungs-Nr.: NL-DR-CO-HDD-637-643.dwg																										
Aufgestellt: Bayreuth, den 30.10.2019 DC Nordseekabel GmbH & Co.KG (NOKA)																										
Firma: GEOS INGENIEUR-GESELLSCHAFT MBH	Maßstab: 1:250 Einheit: Meter																									
<table border="1"> <tr><th>Datum</th><th>Name</th></tr> <tr><td>Bearb. 10.2019</td><td>Weigt</td></tr> <tr><td>Gepr. 10.2019</td><td>Legler</td></tr> <tr><td>Norm</td><td></td></tr> <tr><td>Fachbereich</td><td></td></tr> </table>	Datum	Name	Bearb. 10.2019	Weigt	Gepr. 10.2019	Legler	Norm		Fachbereich		<table border="1"> <tr><th>Erstellt durch</th><th>Genehmigt von</th><th>Datum</th><th>Status</th><th>Blatt</th></tr> <tr><td>G.E.O.S.</td><td>NOKA</td><td>28.10.2019</td><td>G</td><td>01</td></tr> <tr><td>Ing. mbH</td><td>DC Nordseekabel GmbH & Co.KG</td><td>30.10.2019</td><td></td><td>von 01</td></tr> </table>	Erstellt durch	Genehmigt von	Datum	Status	Blatt	G.E.O.S.	NOKA	28.10.2019	G	01	Ing. mbH	DC Nordseekabel GmbH & Co.KG	30.10.2019		von 01
Datum	Name																									
Bearb. 10.2019	Weigt																									
Gepr. 10.2019	Legler																									
Norm																										
Fachbereich																										
Erstellt durch	Genehmigt von	Datum	Status	Blatt																						
G.E.O.S.	NOKA	28.10.2019	G	01																						
Ing. mbH	DC Nordseekabel GmbH & Co.KG	30.10.2019		von 01																						
Objektname: ± 500-kV-HGÜ Interkonnektor Tonstad - Wilster Titel: Kreuzung Nr. 637																										
Ind.	Änderung Datum Name Urspr.:																									