



Lageplan

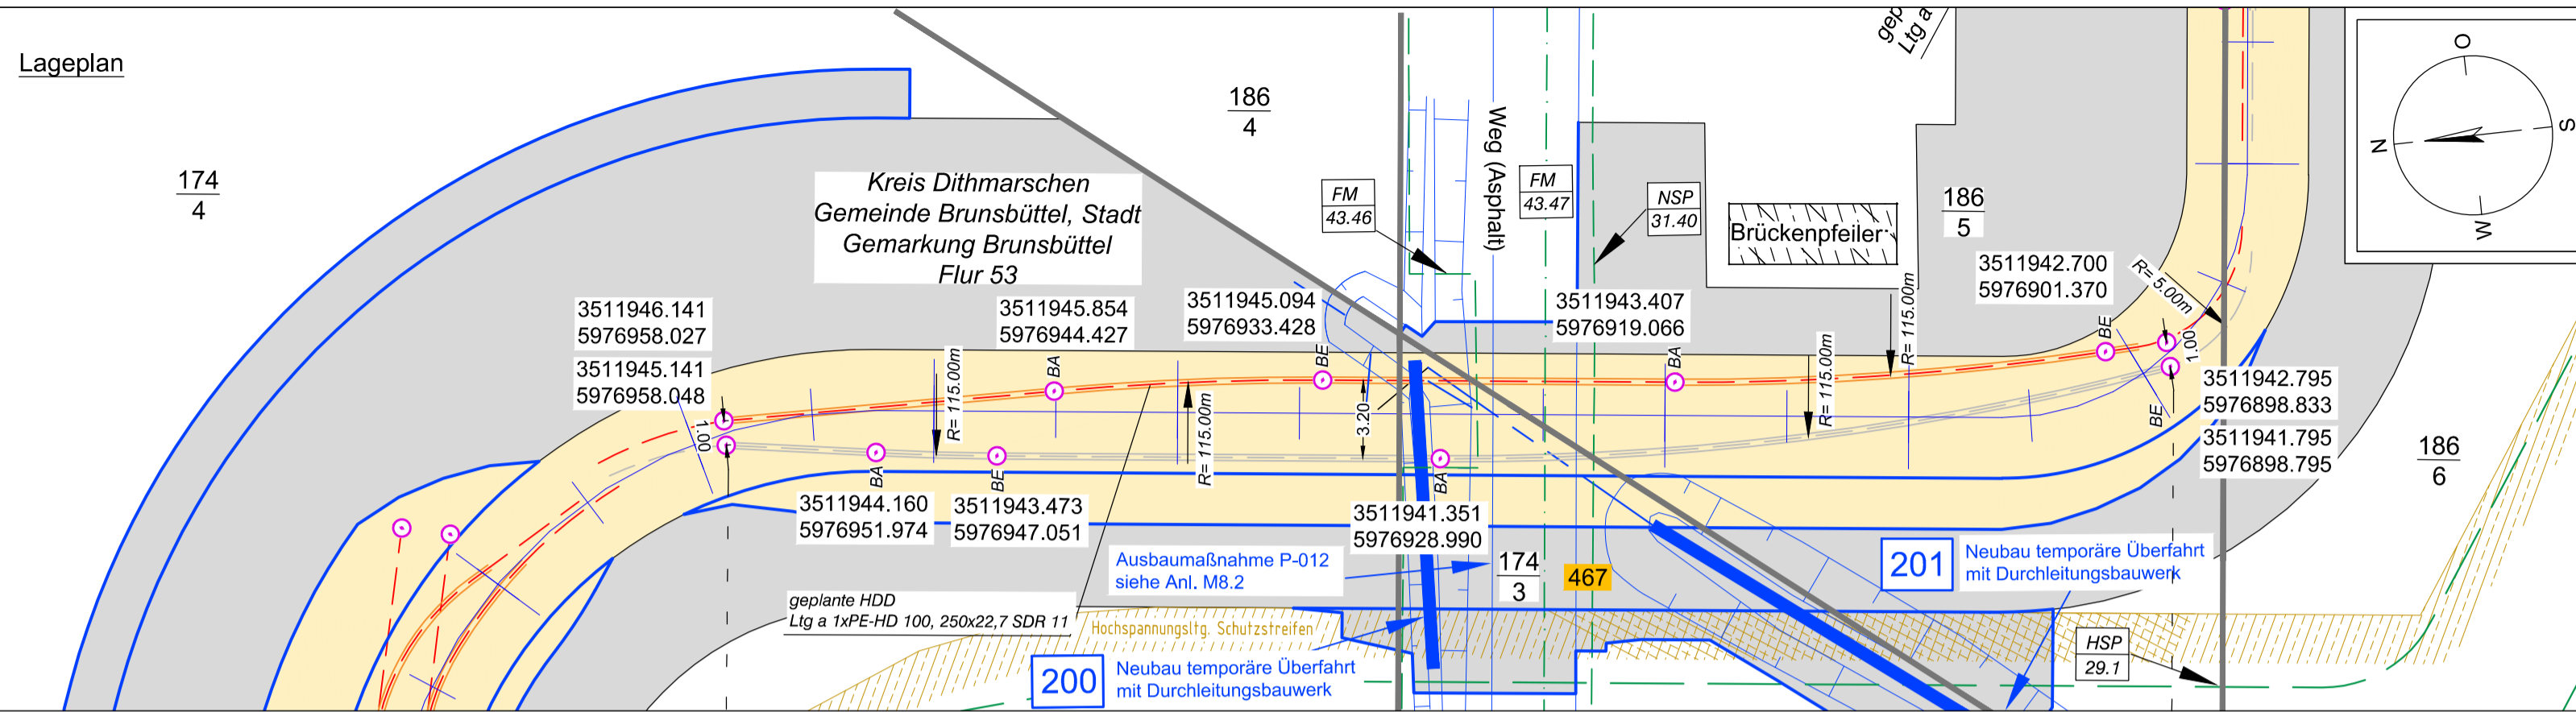

Längsschnitt

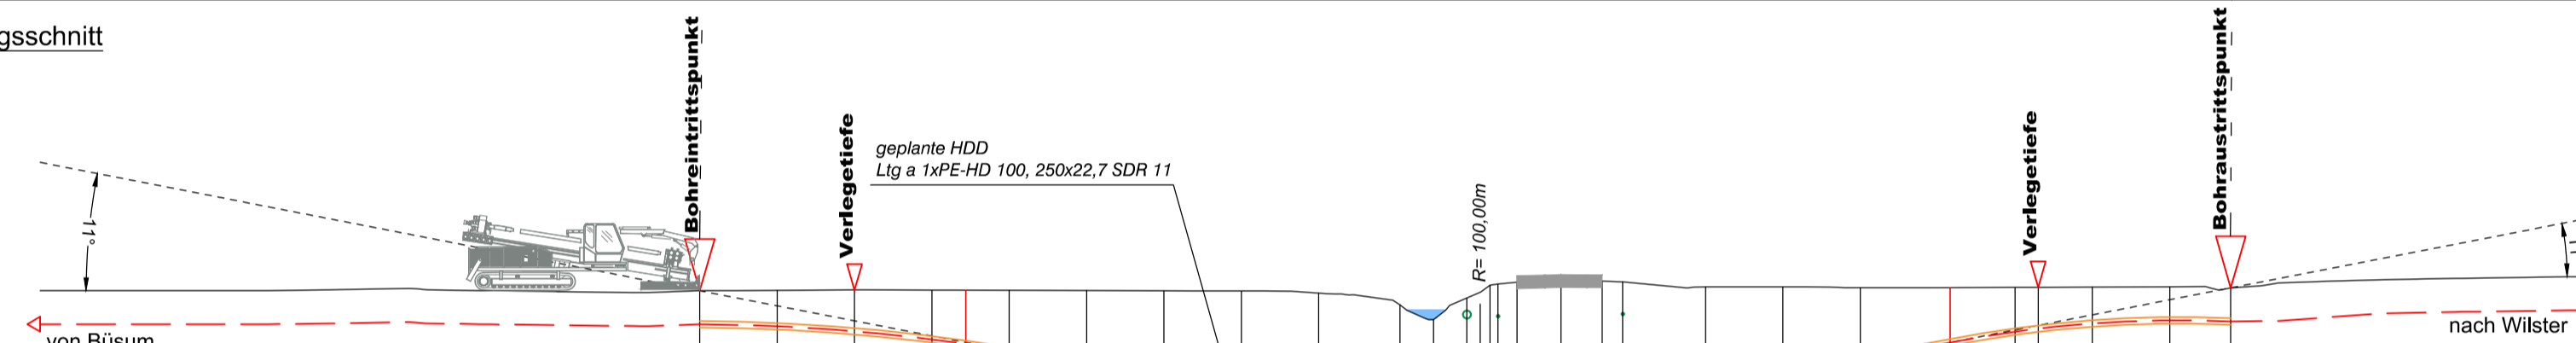

Höhe OK Gelände (DHHN92):	-0.49	-0.47	-0.46	-0.47	-0.47	-0.48	-0.49	-0.50	-0.58	-1.04	-1.61	-0.77	-0.27	-0.23	-0.16	-0.11	-0.12	-0.15	-0.34	-0.34	-0.37	-0.37	-0.36	-0.36	-0.35	-0.34	-0.38	
Höhe OK Fremdleitung (DHHN92):																												
Höhe OK Fremdleitung (unter GOK):																												
Höhe Bohrung (unter GOK):	0.00	-1.30	-1.39	-1.60	-1.90	-2.08	-2.33	-2.81	-3.19	-3.48	-3.60	-3.27	-2.72	-3.56	-4.05	-4.09	-3.98	-4.06	-3.53	-3.19	-2.74	-2.13	-1.72	-1.60	-1.41	-1.30	-1.30	
Länge :	0.00	3.00	6.00	9.00	10.32	12.00	15.00	18.00	21.00	24.00	27.15	28.46	29.74	30.64	30.95	31.69	33.39	34.99	35.79	39.00	42.00	45.00	48.48	51.00	51.90	54.00	57.00	59.36

Legende:

Stadt/Gem.	--- ---	Freileitung	---	dauerhafte Flächenanspruchnahme	■	Kabelachse	---
Gemarkung	--- ---	Kabel	---	temporäre Flächenanspruchnahme	■	Kabel im Schutzrohr	---
Flur	--- ---	Rohrleitung	---	temporäres Durchleitungsbauwerk	■	Kilometrierung	
Flurstück	--- ---	Richtfunk	---	Abtrommelplatz mit Nummerierung	○	Längsschnitt	---
Flurstücksnummer	35/6	Kreuzungsnummer	001			Kabel-Eintritt-Austritt	---
Zaun	--- ---	Leitungsbetreiber (gem. Anlage 4.1)	FM 43.61			HDD-Bohrung	---
Topografie / Fahrbahnrand	---	Bauwerksnummer (gem. Anlage 6.1)	15				



Anlage 12.9.3
 NordLink
 Abschnitt 12-Seemeilen-Grenze bis UW Wilster
 Kreuzungen von Anlagen Dritter
 Niederspannungsleitungen
 Kreuzung Nr. 467
 Deckblatt

Planfeststellungsunterlage		Quelle: Ausführungplanung HDD-Planung Kr. 467 Bl.01 Dokument-Nr. NL-DR-CO-HDD-0183a-Rev3 Generalplaner: NKT HVC GmbH	
Ersteller-Zeichnungs-Nr.: NL-DR-CO-HDD-456-516.dwg		Aufgestellt: Bayreuth, den 30.10.2019 DC Nordseekabel GmbH & Co.KG (NOKA)	
Firma: GEOS INGENIEUR-GESELLSCHAFT MBH	Maßstab: 1:250	Einheit: Meter	
	Datum	Name	
Bearb.	10.2019	Weigt	
Gepr.	10.2019	Legler	
Norm			
Fachbereich		Statnett Tennet KfW	
Ind.	Änderung	Datum	Name
			Urspr.:
Erstellt durch	G.E.O.S.	Genehmigt von	NOKA
Datum	28.10.2019	Erstelldatum	30.10.2019
Status	G	Blatt	01 von 02
Objektname: ± 500-kV-HGÜ Interkonnektor Tonstad - Wilster			
Titel: Kreuzung Nr. 467			