



Lageplan

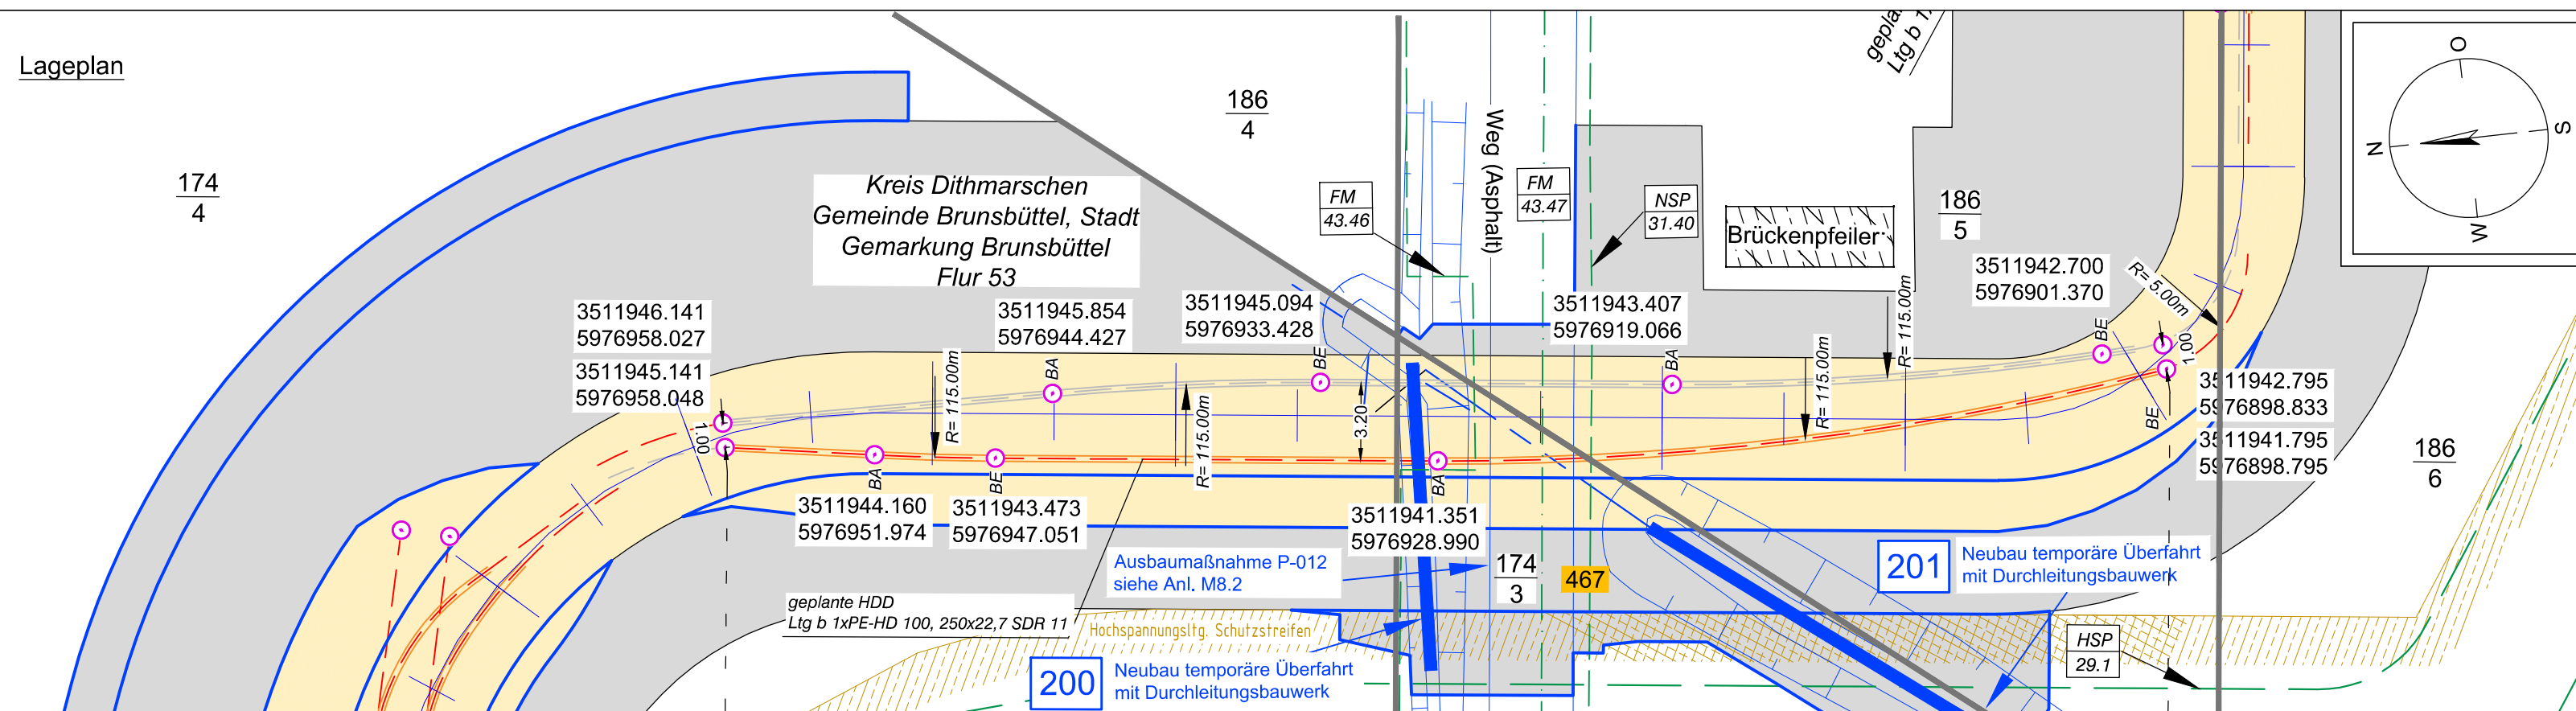

Längsschnitt

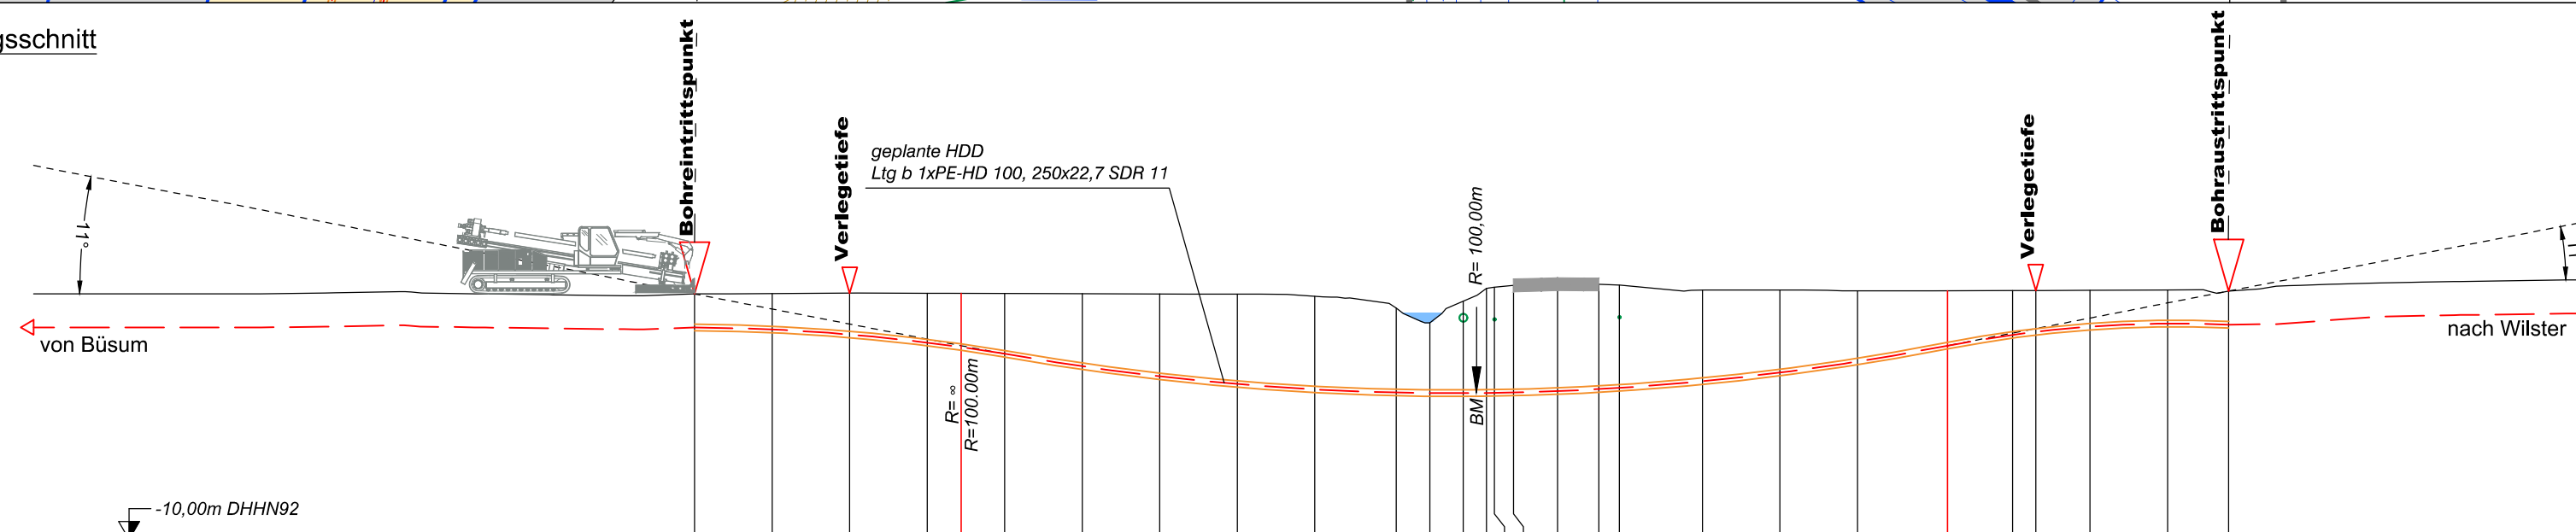

Höhe OK Gelände (DHHN92):	-0.49	-0.47	-0.46	-0.47	-0.47	-0.47	-0.48	-0.49	-0.50	-0.58	-1.04	-1.61	-0.77	-0.27	-0.23	-0.16	-0.11	-0.12	-0.15	-0.34	-0.34	-0.37	-0.37	-0.36	-0.36	-0.35	-0.34	-0.38	
Höhe OK Fremdleitung (DHHN92):																													
Höhe OK Fremdleitung (unter GOK):																													
Höhe Bohrung (unter GOK):	-1.30	-1.39	-1.60	-1.90	-2.08	-2.33	-2.81	-3.19	-3.48	-3.60	-3.27	-2.72	-3.56	-4.09	-4.15	-4.14	-4.06	-3.98	-1.20	-3.53	-3.19	-2.74	-2.13	-1.72	-1.60	-1.41	-1.30	-1.30	
Länge :	0.00	3.00	6.00	9.00	10.32	12.00	15.00	18.00	21.00	24.00	27.15	28.46	29.74	30.64	30.95	31.69	33.39	34.99	35.79	39.00	42.00	45.00	48.48	51.00	51.90	54.00	57.00	59.36	

Legende:

Stadt/Gem. Gemarkung	--- ---	Freileitung	---	dauerhafte Flächen- anspruchnahme	■	Kabelachse	---
Flur	--- ---	Kabel	---	temporäre Flächen- anspruchnahme	■	Kabel im Schutzrohr	---
Flurstück	---	Rohrleitung	---	temporäres Durch- leitungsbauwerk	■	Kilometrierung	+
Flurstücksnummer	35/6	Richtfunk	---	Abtrommelplatz mit Nummerierung	○	Längsschnitt	---
Zaun	---	Kreuzungsnummer	001			Kabel-Eintritt-/Austritt HDD-Bohrung	---
Topografie / Fahrbahnrand	---	Leitungsbetreiber (gem. Anlage 4.1)	FM 43.61				
		Bauwerksnummer (gem. Anlage 6.1)	15				



Anlage 12.9.3
 NordLink
 Abschnitt 12-Seemeilen-Grenze
 bis UW Wilster
 Kreuzungen von Anlagen Dritter
 Niederspannungsleitungen
 Kreuzung Nr. 467
 Deckblatt

Planfeststellungsunterlage

Quelle: Ausführungsplanung HDD-Planung Kr. 467 Bl.02
 Dokument-Nr. NL-DR-CO-HDD-0183a-Rev3
 Generalplaner: NKT HVC GmbH

Ersteller-Zeichnungs-Nr:
 NL-DR-CO-HDD-456-516_R.dwg

Aufgestellt:
 Bayreuth, den 30.10.2019
 DC Nordseekabel
 GmbH & Co.KG (NOKA)

Firma: **GEOS** INGENIEUR-GESELLSCHAFT MBH
 Maßstab: 1:250
 Einheit: Meter

	Datum	Name
Bearb.	10.2019	Weigt
Gepr.	10.2019	Legler
Norm		
Fachbereich		
Statnett TENNET KFW		
Ind.	Änderung	Datum Name Urspr.:

Erstellt durch	Genehmigt von	Datum	Status	Blatt
G.E.O.S.	NOKA	28.10.2019	G	02 von 02
Ing.-mbH	DC Nordseekabel GmbH & Co.KG	Erstelldatum		
Objektname				
± 500-kV-HGÜ Interkonnektor Tonstad - Wilster				
Titel				
Kreuzung Nr. 467				