




380-kV-Leitung
Kreis Segeberg - Raum Lübeck
LH-13-328

Zuwegungsplanung Übersichtslageplan 1:25.000

UW Kreis Segeberg

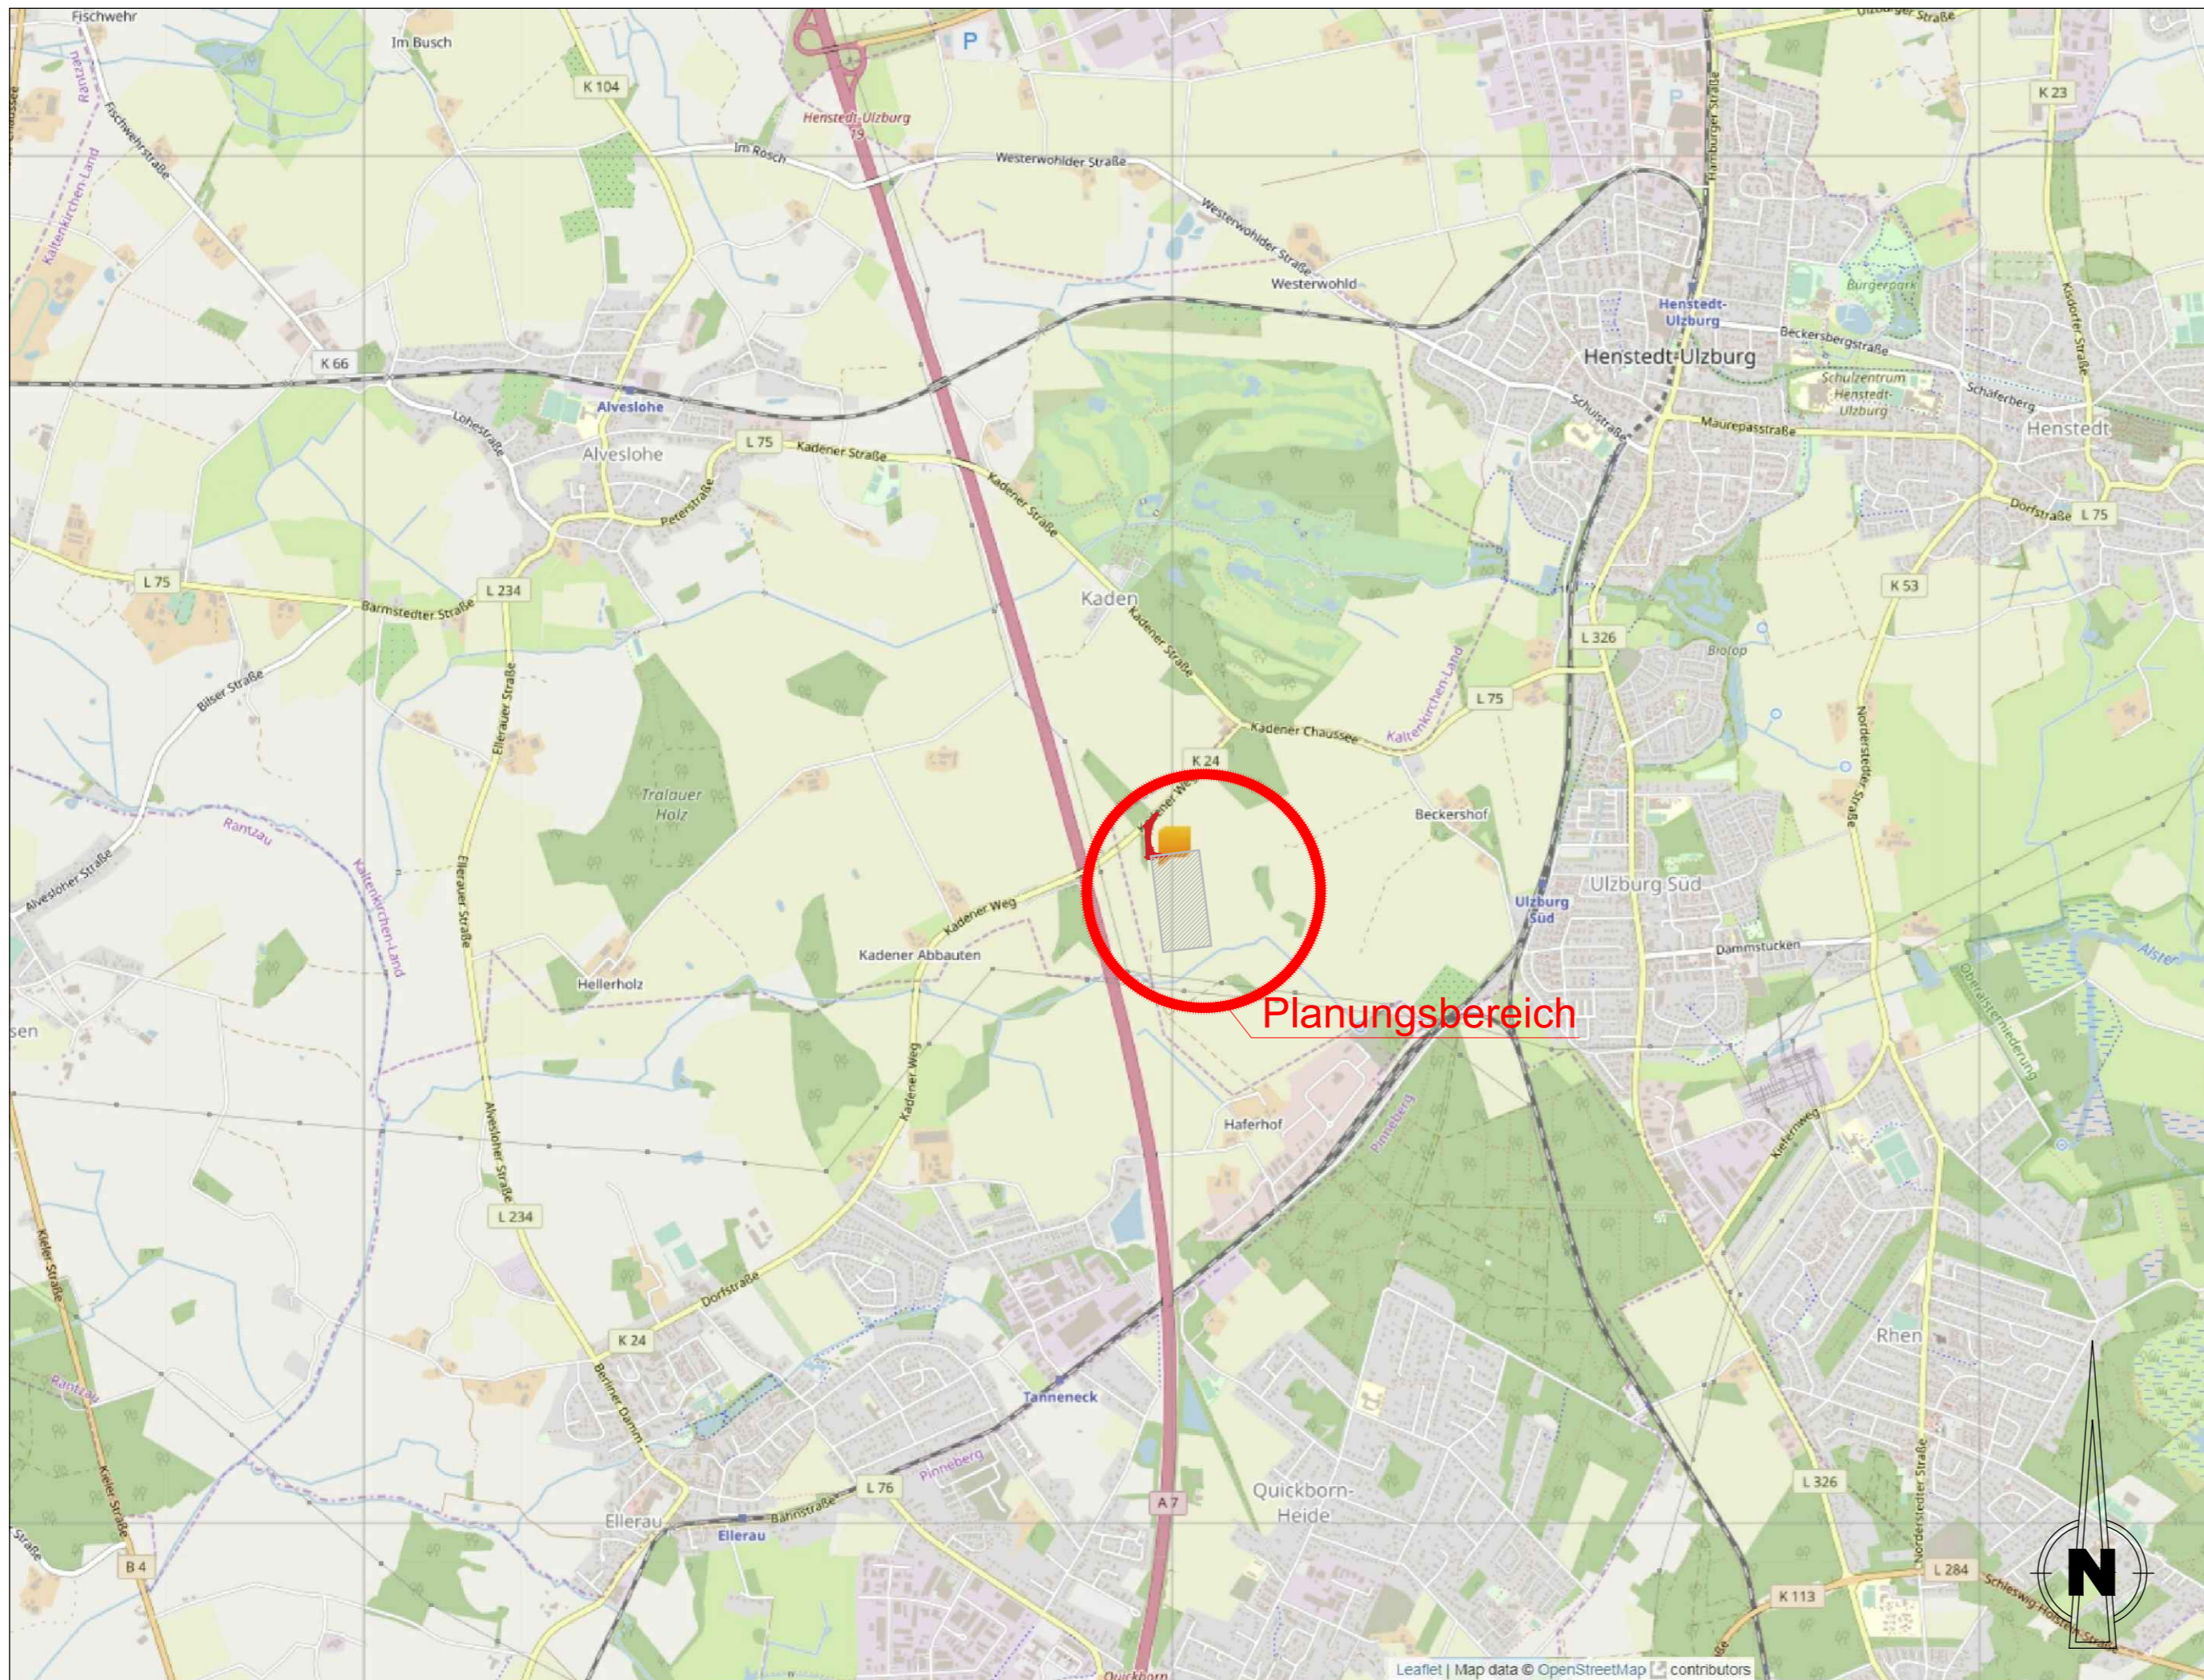

Planfeststellungsunterlage

Aufgestellt
Bayreuth, den 20.03.2020
T
[Signature] i.A. *[Signature]*

Firma: **KIRCHER PLANUNG SRP** Maßstab: 1:25.000 Einheit: Meter
Schneider + Partner

Datum	Name
Bearb. 20.03.2020	Unger
Gepr. 20.03.2020	Fannipour
Norm	
Fachbereich LPG-SB-OK	

a	Anp. temp. Fläche	24.9.20	Fp
Zust.	Änderung	Datum	Name
			Urspr.: