




Grundriss Erdgeschoss

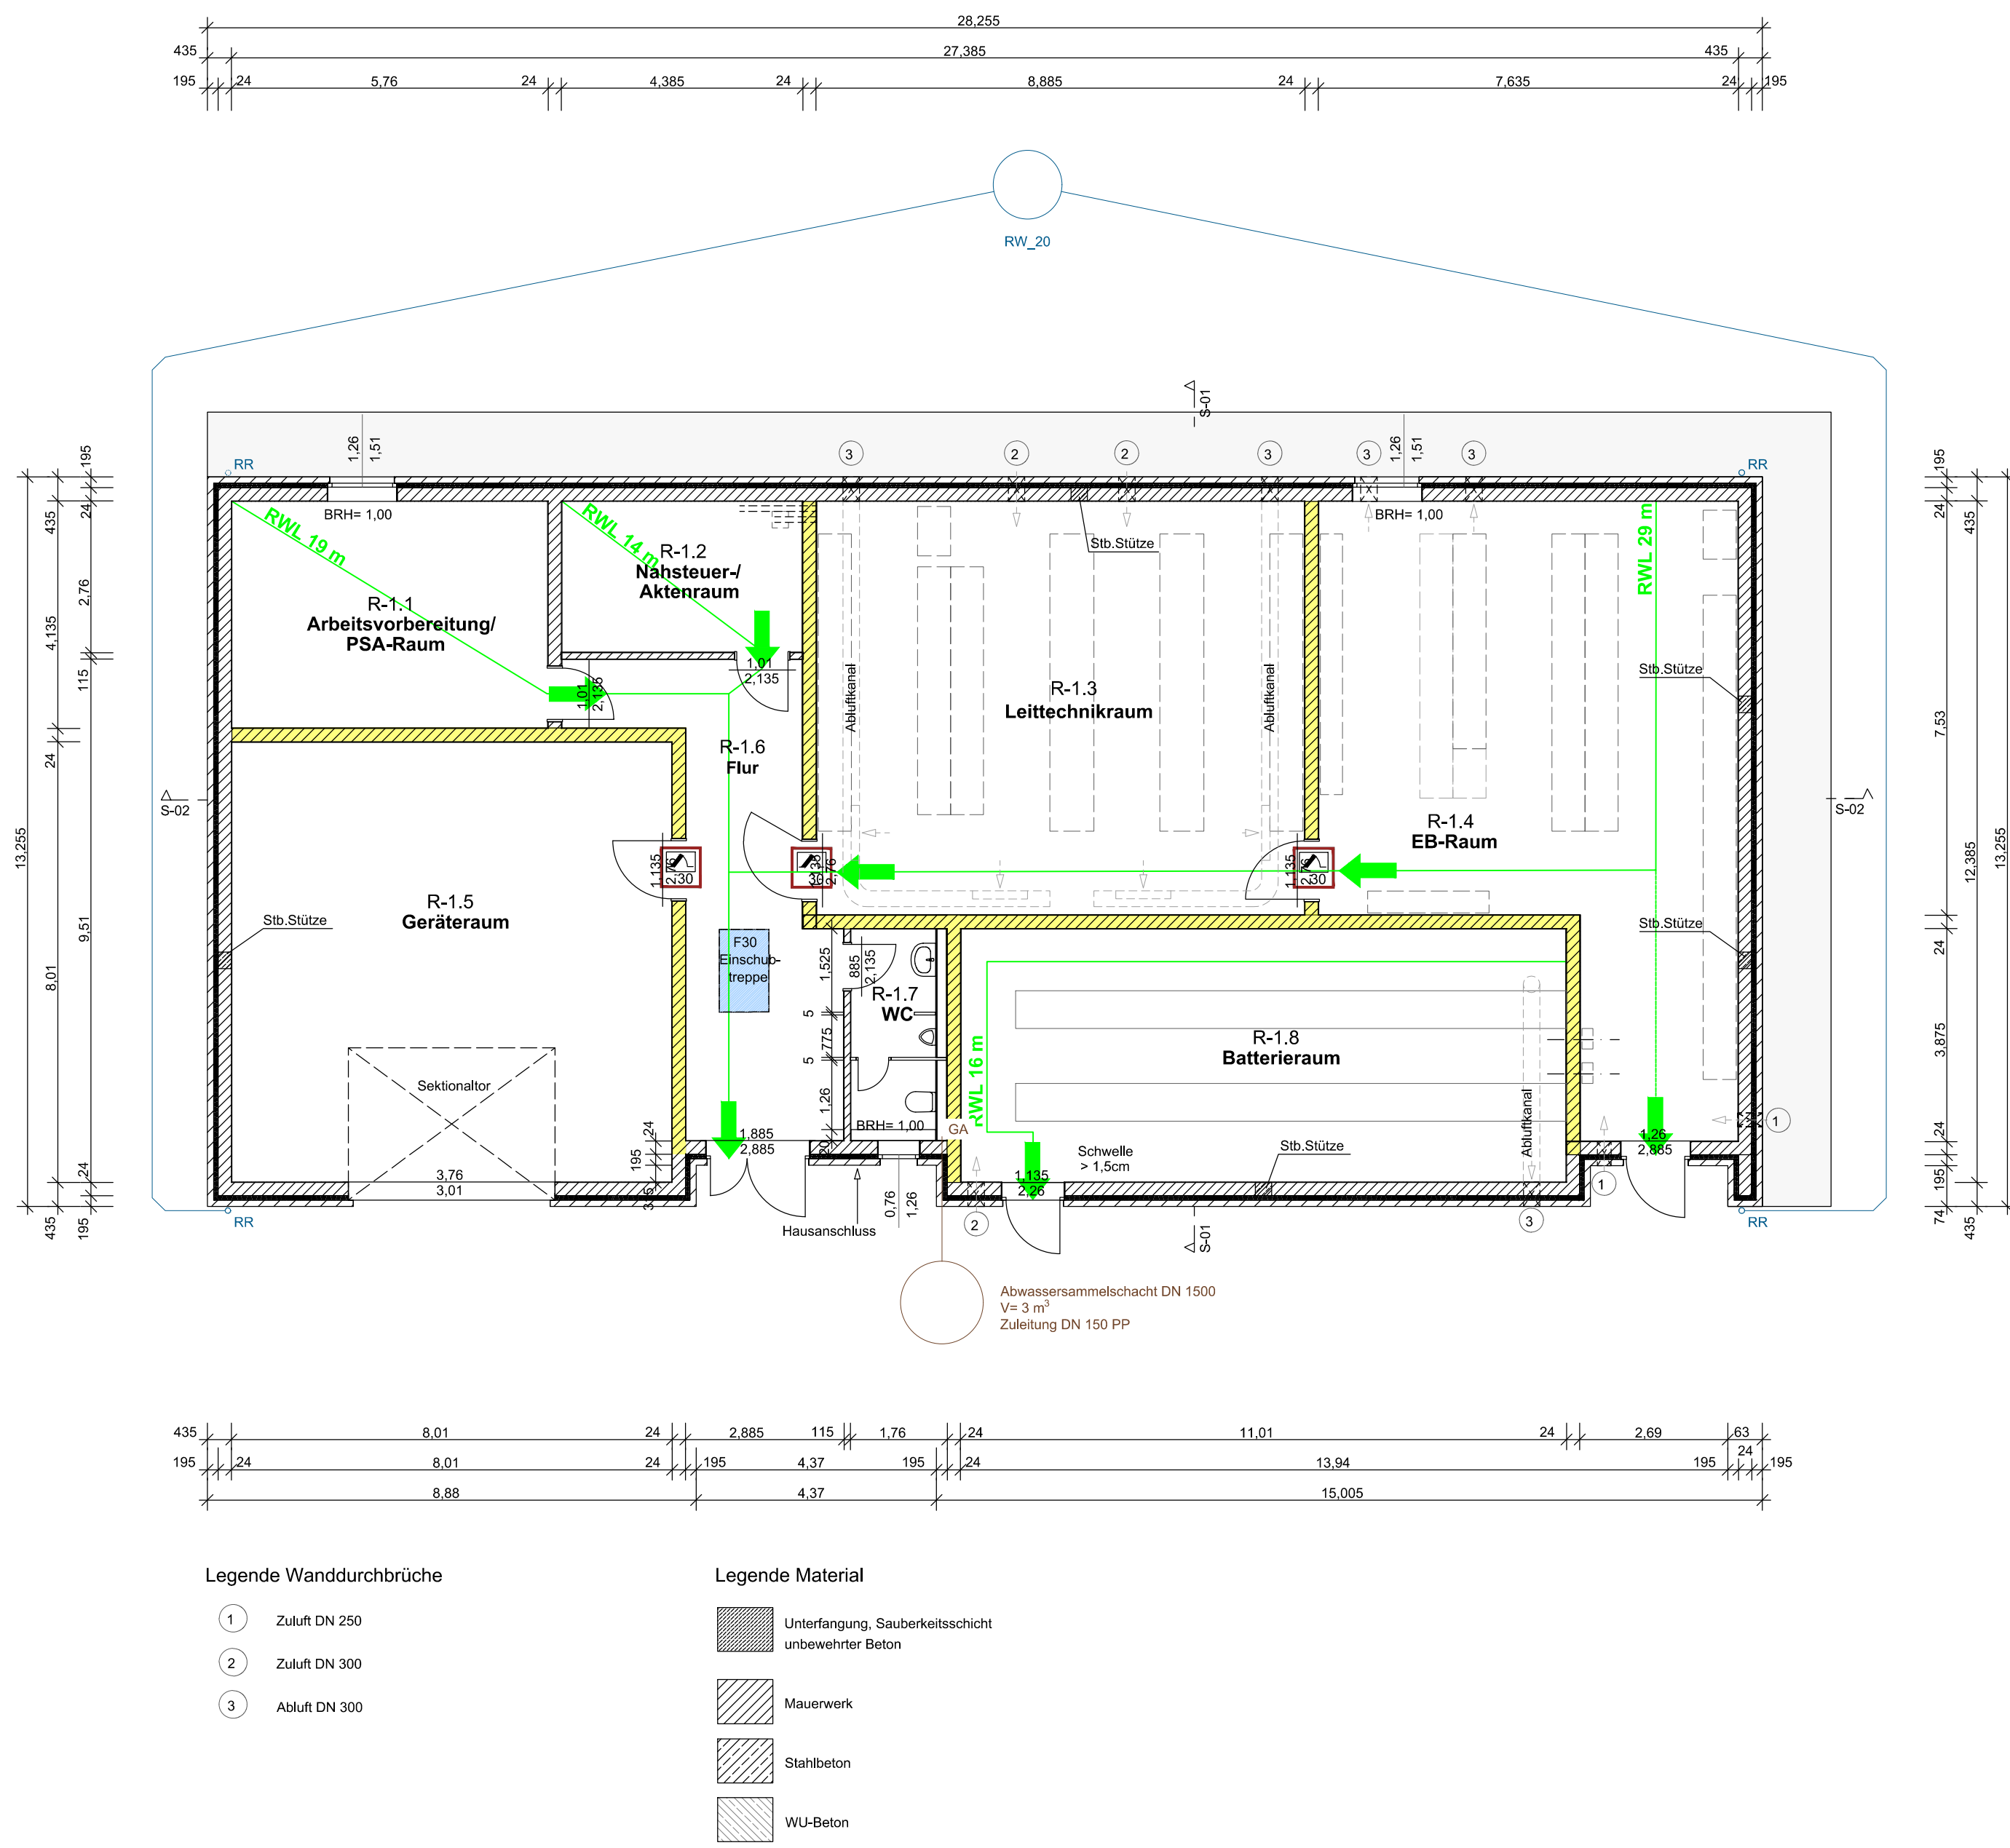


Schnitt 01-01

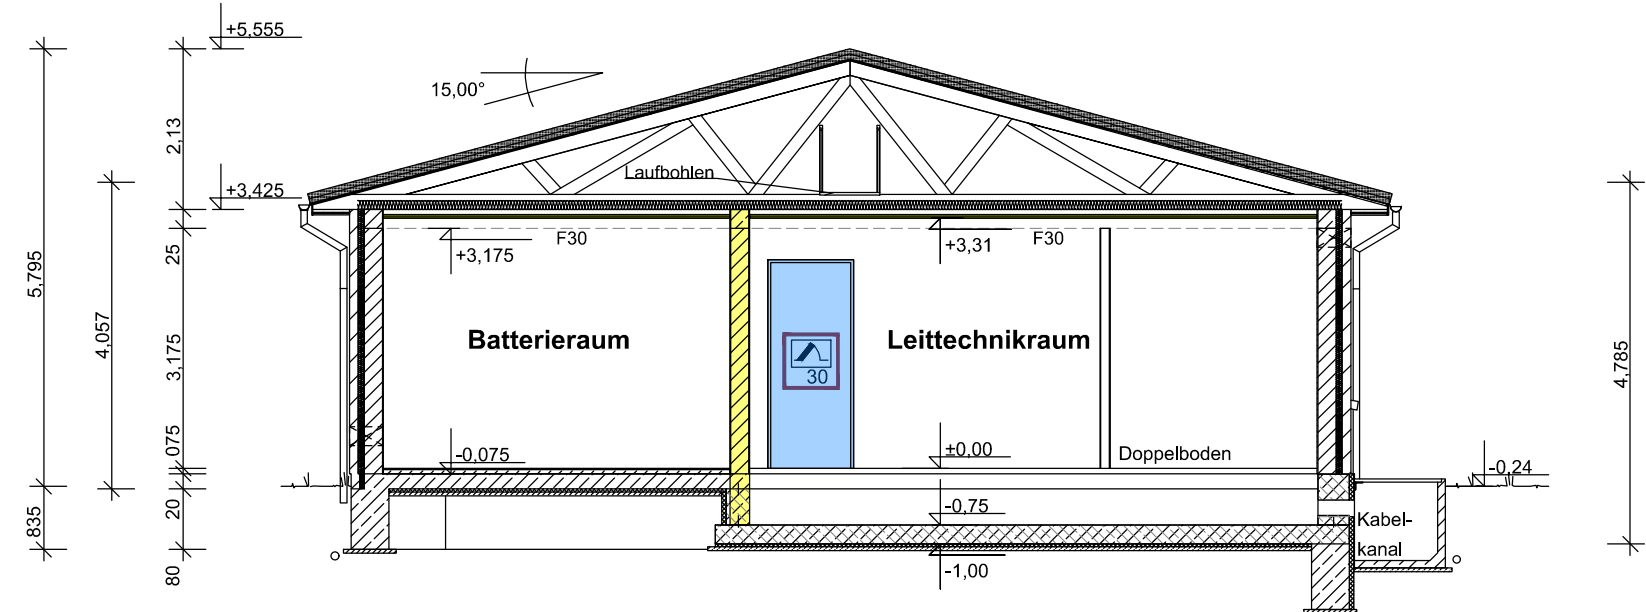


Ansicht von Nordwest

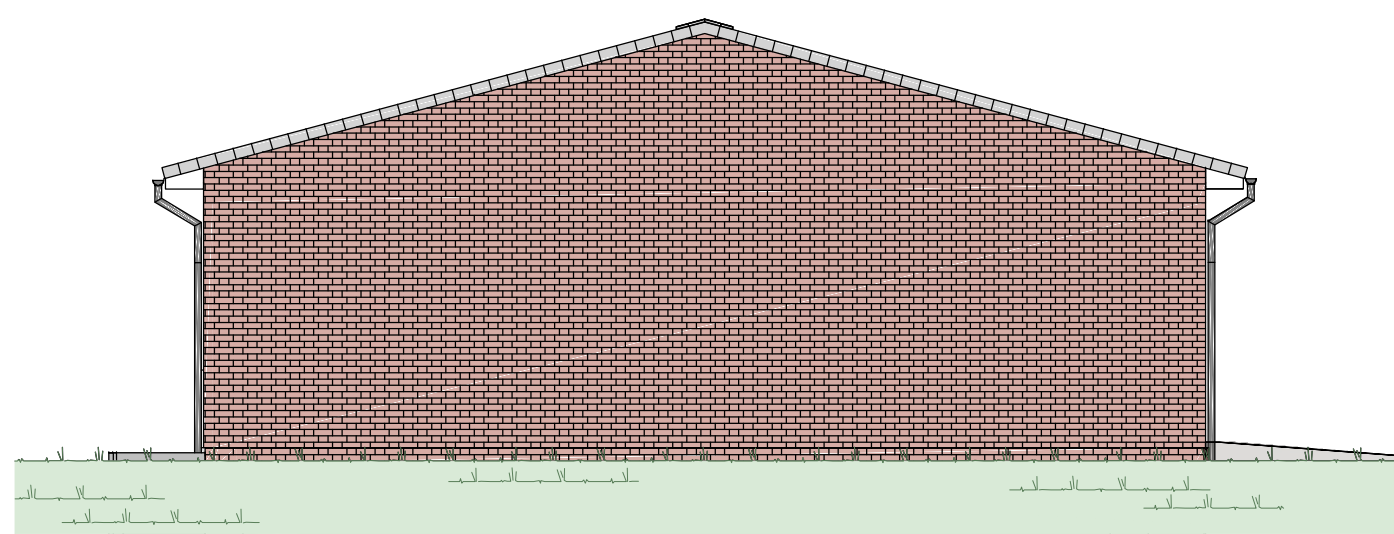


Ansicht von Südost

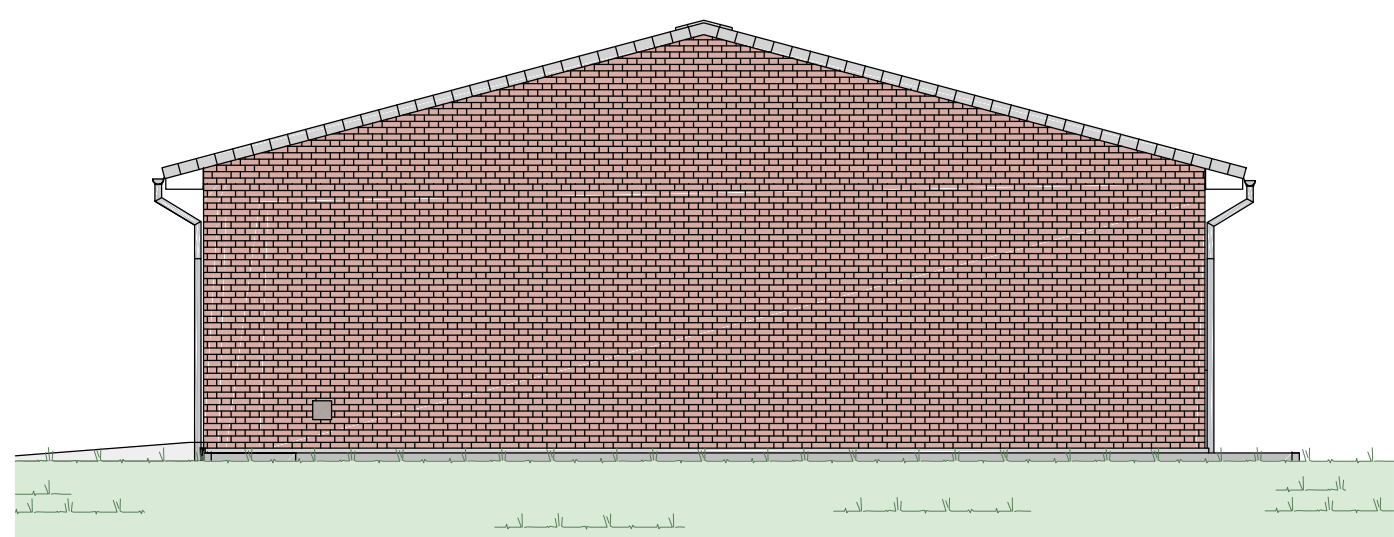

Grundriss Kellergeschoss

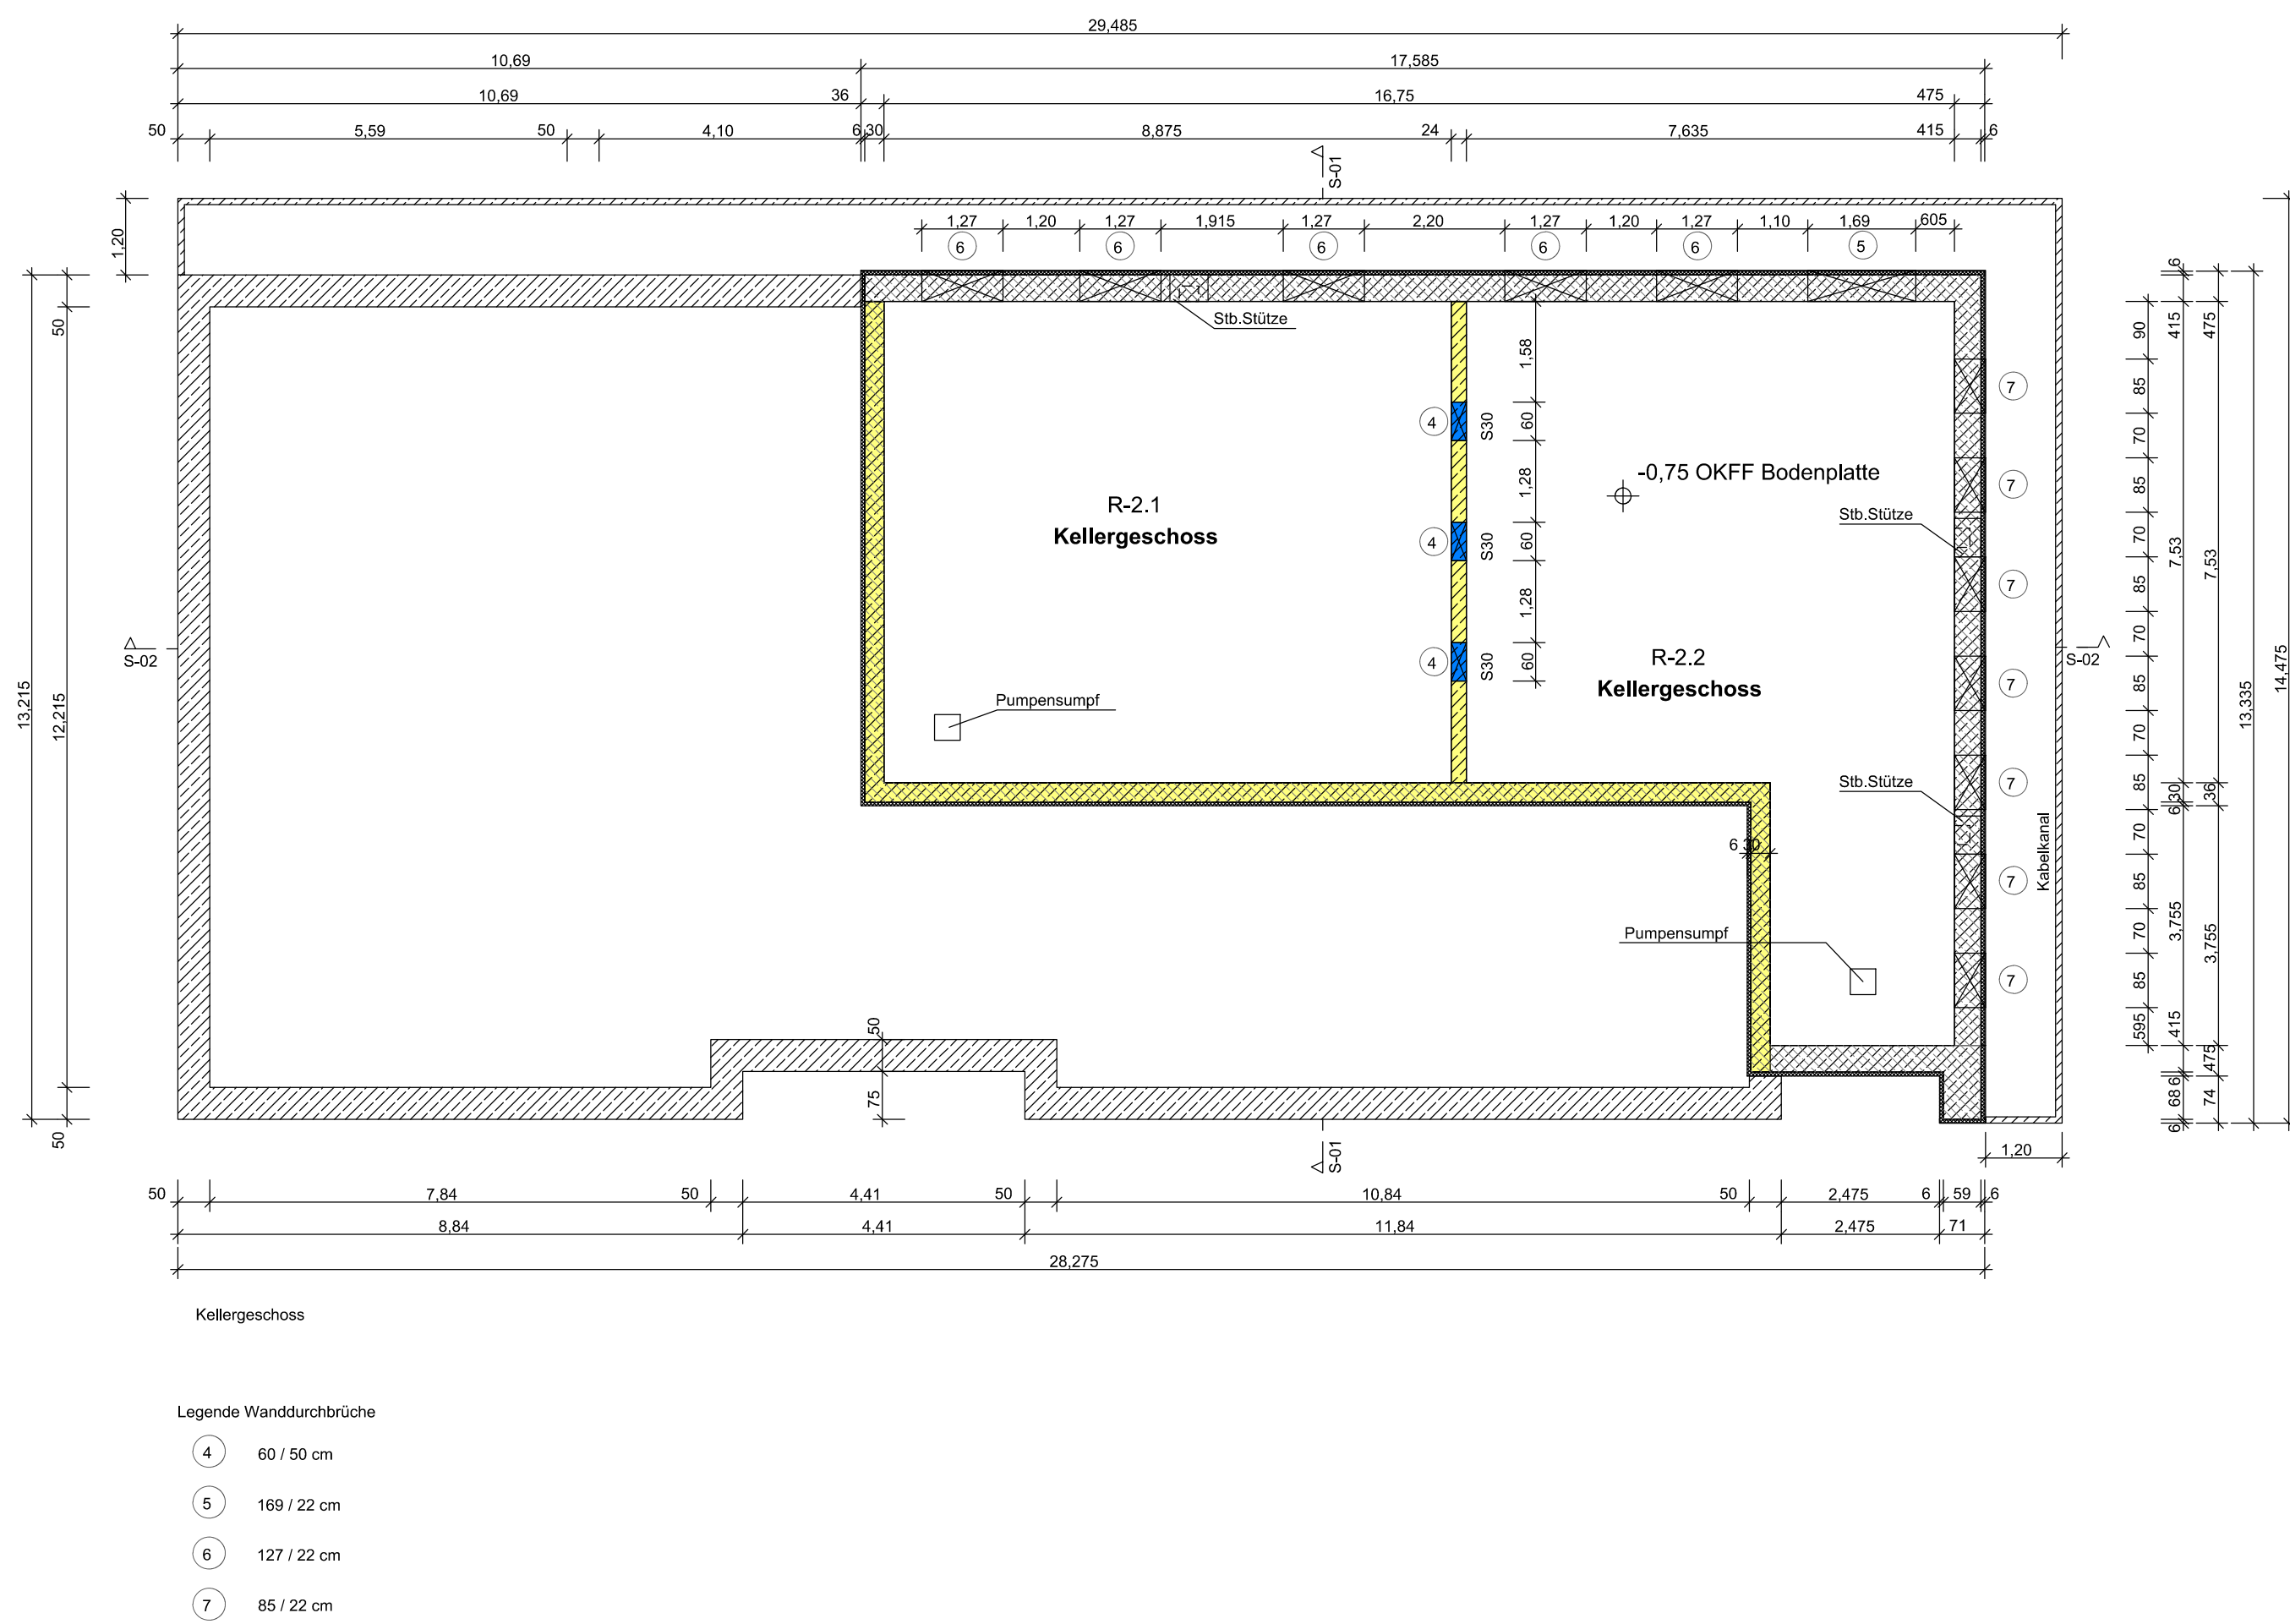


Schnitt 02-02

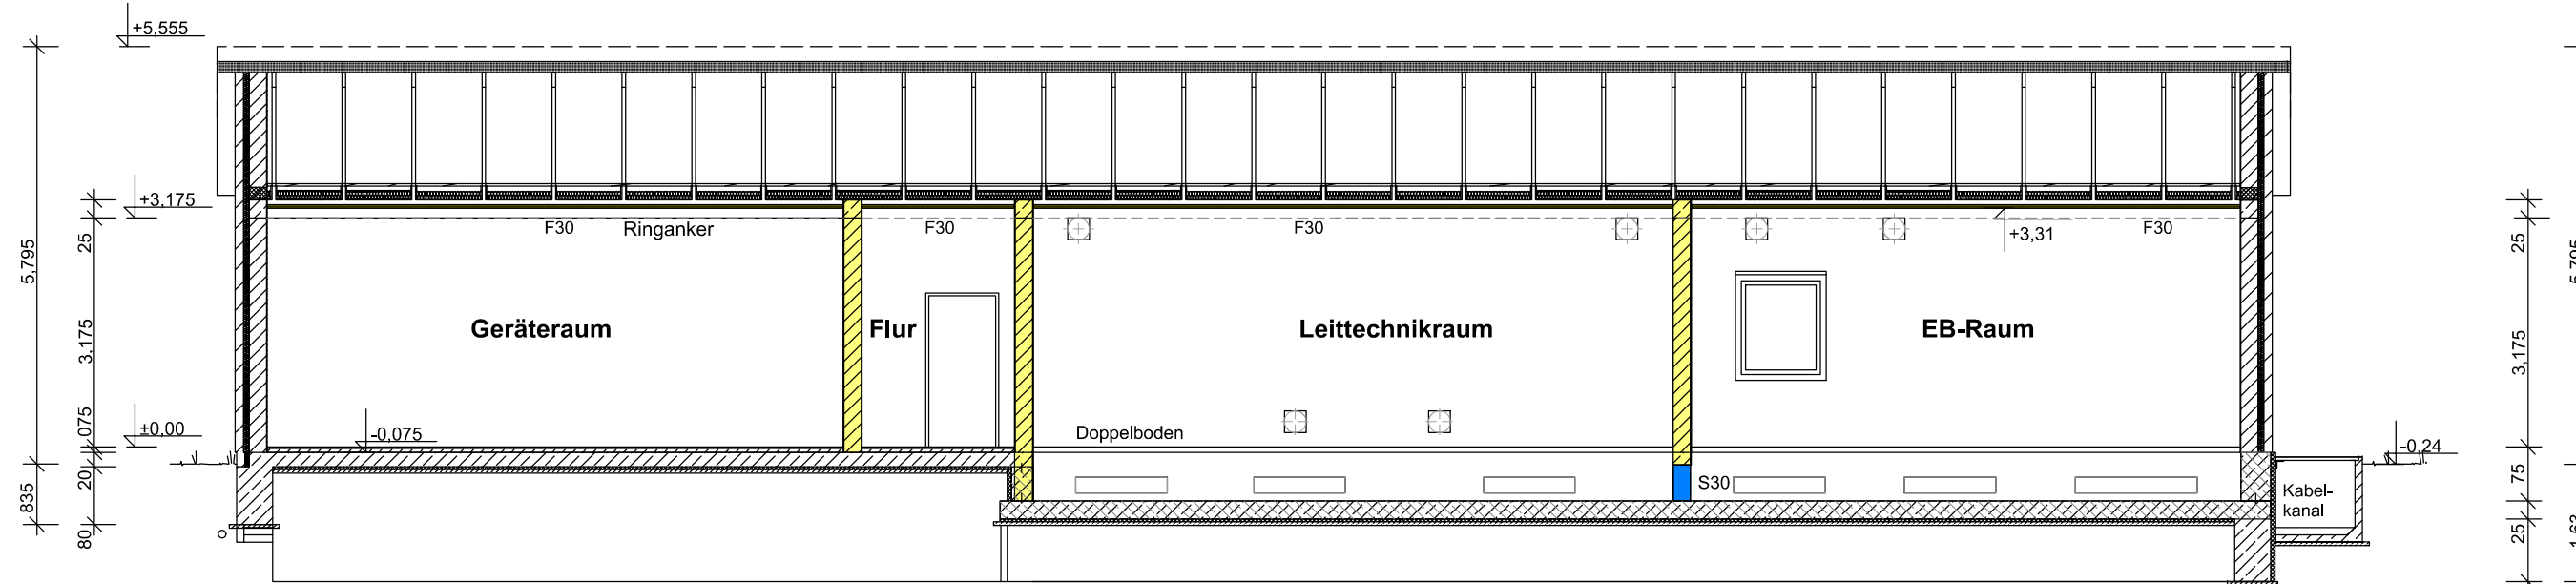

Ansicht von Südwest



Ansicht von Nordost

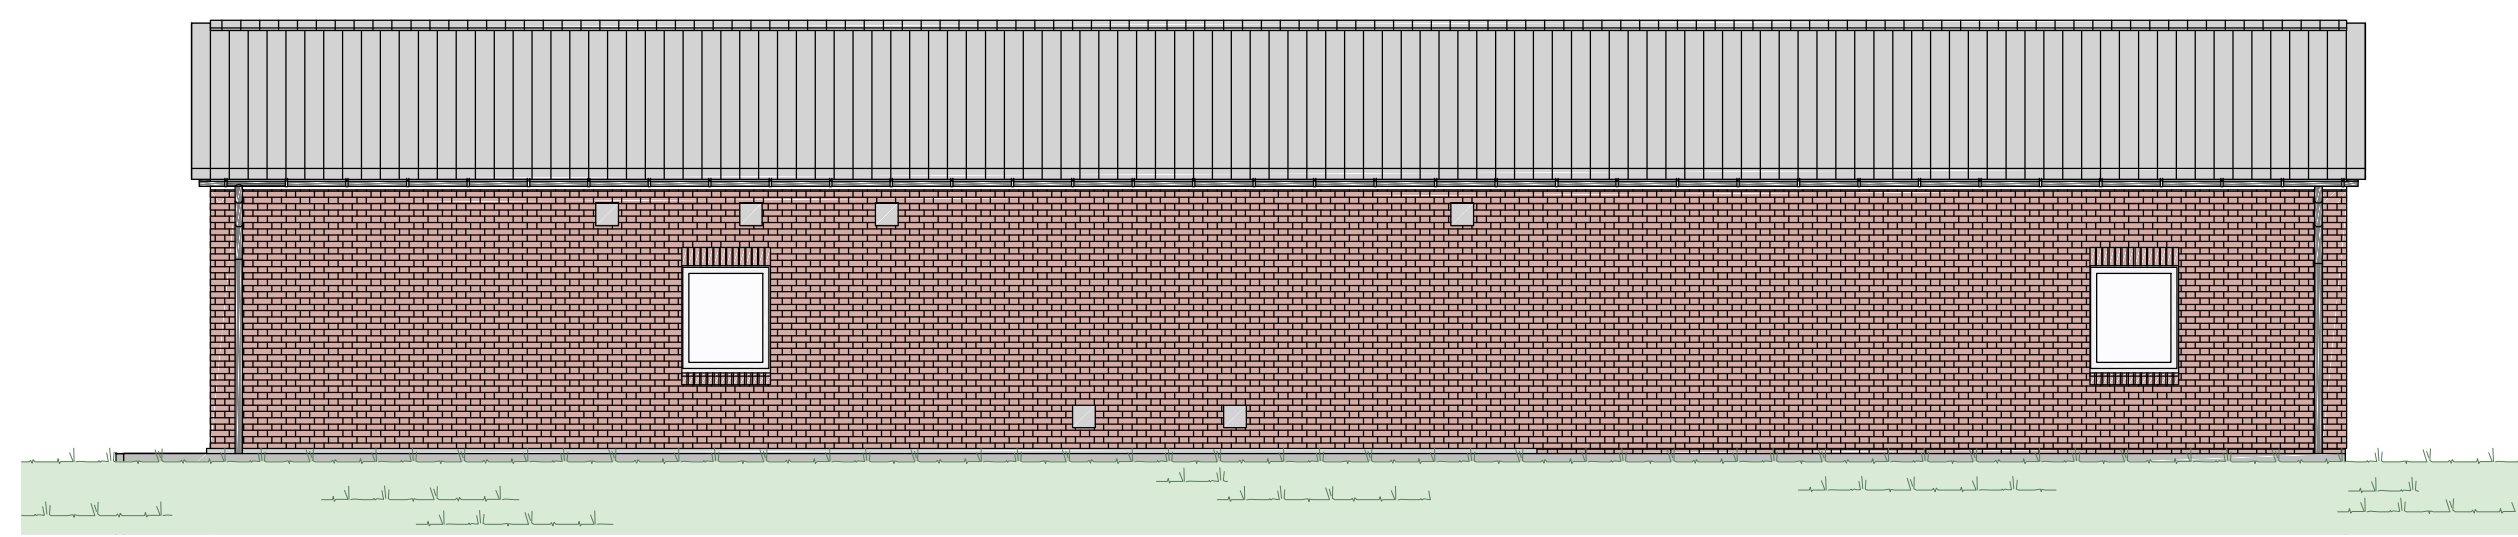

380-kV-Leitung
Kreis Segeberg - Raum Lübeck
LH-13-328

Brandschutz Betriebsgebäude Brandschutzkonzept

UW Kreis Segeberg

Legende:

- Feuerschutz für
- Öffnung mit klassifiziertem Abschluss (z. B. Schott S301)
- feuerhemmend F30-B
- Fluchtweg

Planfeststellungsunterlage

Aufgestellt: 20.03.2020

Bayreuth, den 20.03.2020

i.V. *[Signature]* i.A. *[Signature]*

Firma Ketrer Planung / SRP

Maßstab: 1:100 / 5:000

Einheit: Meter

Bezeichnet: 24.02.2020

Gezeichnet: 04.03.2020

Gezeichnet: 04.03.2020

Fachbereich: LPG-SB-OK

Zust: Änderung Datum Name Urspr:

Anlage 113
Blatt 1/1