





380-kV-Ltg. Heide West - Husum Nord
LH-13-320
Lageplan
Wasserwirtschaftliche Maßnahmen
Mast Nr. 084



Legende:

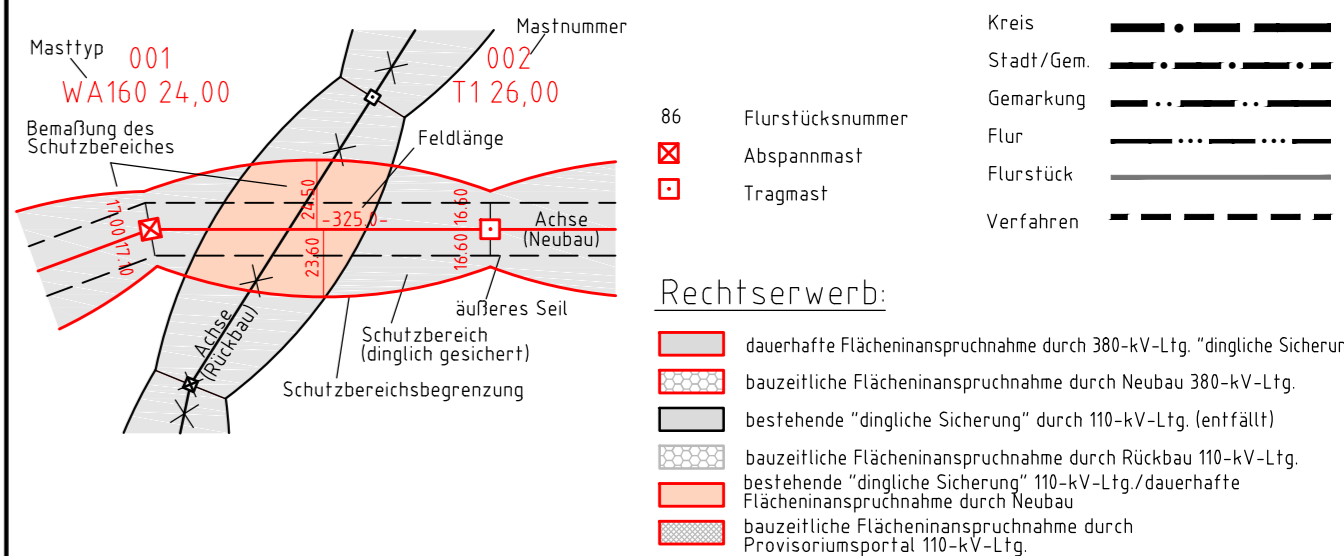

Grenzen:

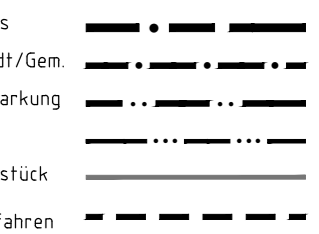

Rechtserwerb:

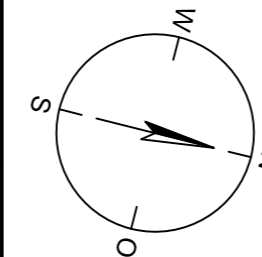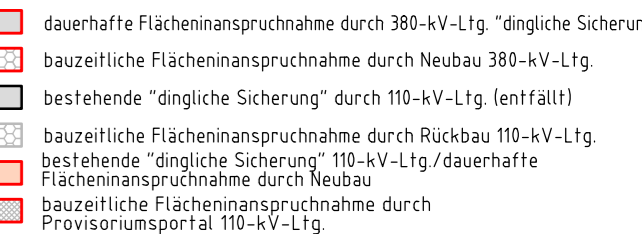

Legende - Fortsetzung:

Entwässerung

Grenze Wasser- und Bodenverband
Anlage Wasser- und Bodenverband, mit Bezeichnung



Wasserlauf, offen, benutzt



 
Wasserlauf, offen, benutzt, Versickerung



Wasserlauf, verrohrt, benutzt




Schlauchleitung, fliegend (Wasserhaltungsanlage)




Durchlass oder Verrohrung, geplant



 Gewässerrandstreifen gemäß WHG und LWG (Breite 5 m) bzw. Schutzstreifen gemäß Satzung Wasser- und Bodenverband (Breite gemäß Satzung WBV)




Laufende Nummer für Anlagen in, an, über und unter oberirdischen Gewässern gemäß WHG und LWG bzw. in und über Überschwemmungsgebieten gemäß WHG und LWG mit Referenzpunkt

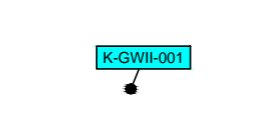

Deichschutzstreifen gemäß LWG



 Laufende Nummer für Anlagen auf und über Deichen gemäß LWG bzw. in und über dem Deichvorland gemäß LWG mit Referenzpunkt




Benutzungsumfang Entwässerungsanlagen, Entwässerungseinrichtungen und oberirdische Gewässer gemäß WHG



Bezeichnung	Übergabe-/Einleitungsstelle	Abflusszenarien	Bei Übergabestelle:	Abschlagsmenge, maximal	Bei Einleitungsstelle:	Einleitungsstelle:
E 001	[Symbol]	[Symbol]	[Symbol]	1	[Symbol]	1
				2		2
				3		3

Bei Übergabestelle:
Abschlagsmenge, gesamt
Bei Einleitungsstelle:
Einleitungsstelle, gesamt

Die geografische Lage von Grundwasserentnahmestellen ist gleichzusetzen mit den Standorten von geplanten Wasserhaltungsanlagen, die wiederum gleichzusetzen sind mit den Standorten von geplanten Masten.

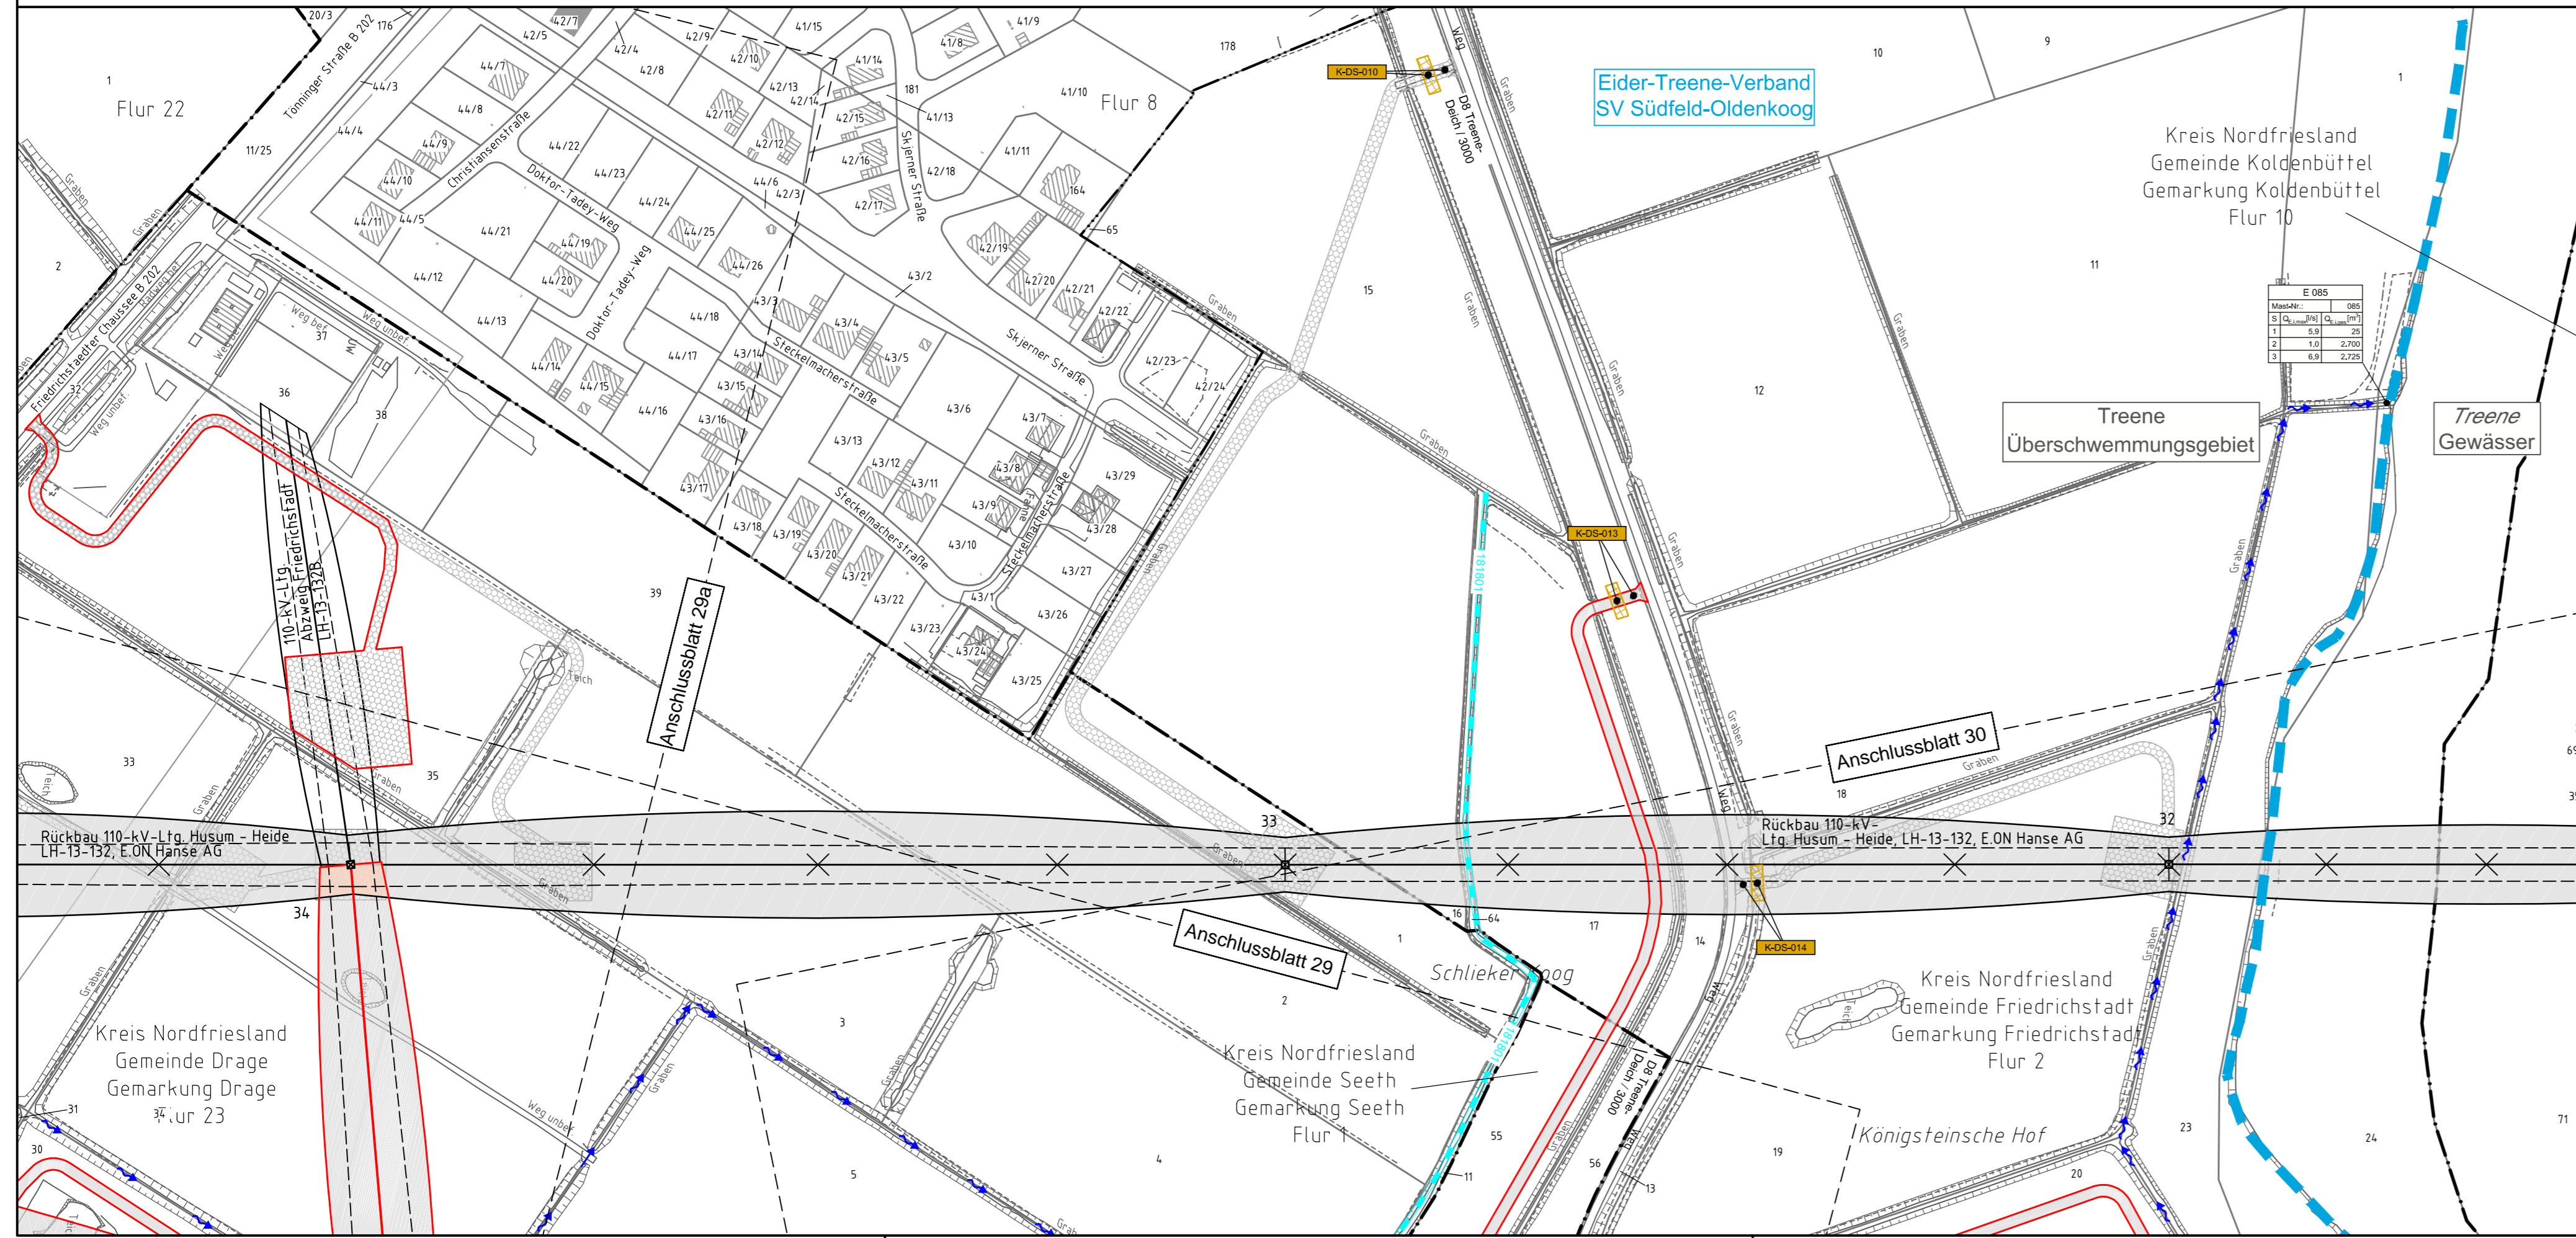

Planfeststellungsunterlage

Aufgestellt
Bayreuth, 30.09.2014
Tennet TSO GmbH
i.V. [Signature] i.A. Dr. [Signature]

Lindemann Ingenieurgesellschaft mbH Eberhard-Doss-Straße 22 25554 Wilster Tel. 04823 / 922 49-0 Fax 04823 / 922 49-11	Maßstab 1:2000	Einheit Meter
---	-------------------	------------------

Datum	Name
Bearb. 26.09.2014	Danger
Gepr. 26.09.2014	Schmidt
Norm	DIN EN 50341-3-4: 01/2011
Fachbereich TL	

Zust.	Änderung	Datum	Name	Urspr.