


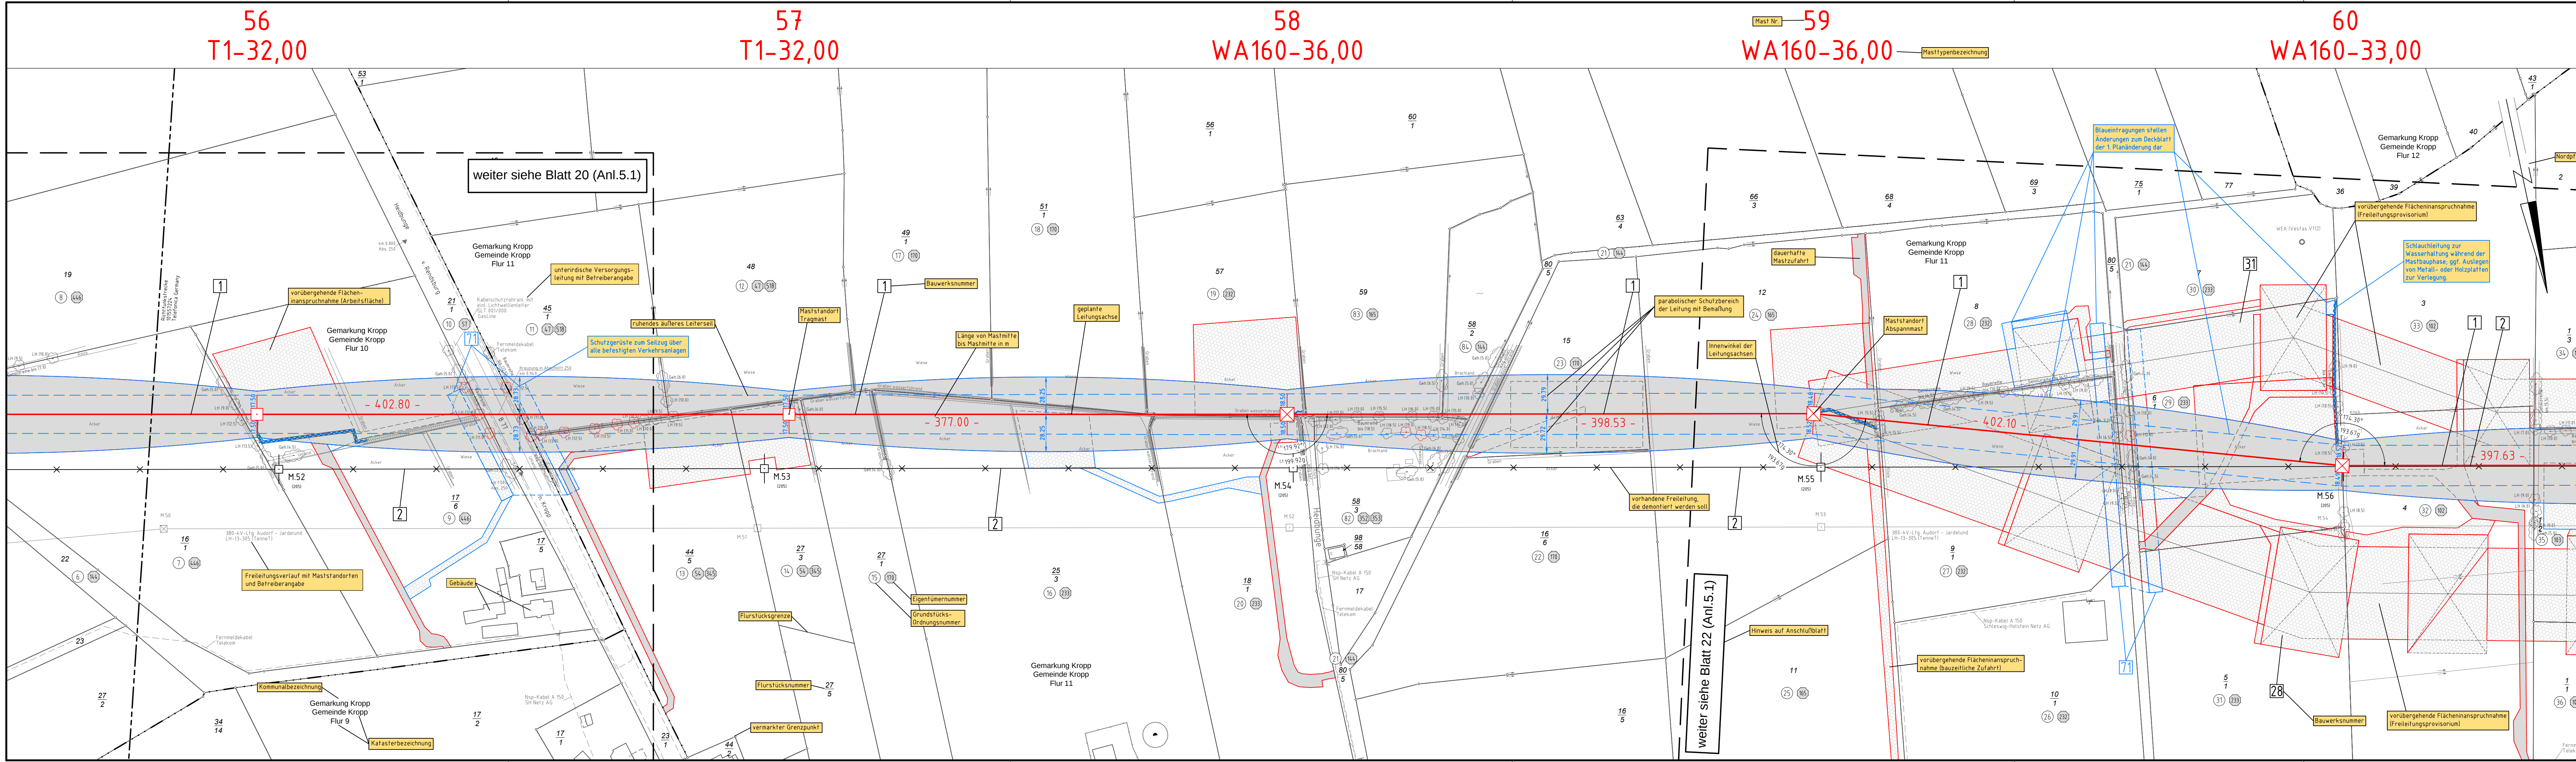

380-kV-Ltg. Audorf - Flensburg Nr. 324
Lage-/Bauwerksplan
Grunderwerbsplan
Mast Nr. 56 - Mast Nr. 60

DECKBLATT

- 1 Errichtung der 380-kV-Leitung Audorf-Flensburg/Handewitt, LH-13-324
- 2 Rückbau der 220-kV-Leitung Audorf-Flensburg, LH-13-205
- 28 Provisorische Verlegung der 220-kV-Leitung Audorf-Flensburg, LH-13-205
- 31 Provisorische Verlegung der 110-kV-Leitung Audorf-Husum, LH-13-102

Erläuterungen zur Anlage 5.1 (Lageplan/Bauwerksplan)

Legende:

1 WA160-24,00 Masttyp

2 T1-26,00 Mastnummer

3 Feldlänge

4 Trassenachse

5 Schutzbereich

6 Schutzbereichsbegrenzung

7 äußeres Seil

8 Befahrung des Schutzbereiches

Grenzen:

- Kreis
- Stadt/Gem.
- Gemarkung
- Flur
- Flurstück
- FFH-Gebiet
- Grenze des Planfeststellungsverfahrens

Rechtserwerb:

- dauerhafte Flächeninanspruchnahme
- dauerhafte Flächeninanspruchnahme/Kompensationsmaßnahmen
- bauzeitliche Flächeninanspruchnahme
- Schlauchleitung/Wasserhaltung

Planfeststellungsunterlage

Aufgestellt
Bayreuth,
Tennet TSO GmbH
i.V. *Dr. [Signature]*

04.12.2015



Deutschland GmbH
Wolfenstraße 29
D-88400 Biberach
Leitungsbau

Maßstab
1 : 2000

Einheit
Meter

	Umgl. Ltg. Nr. 324	23.11.2015	poka	Datum	Name
01	Umgl. Ltg. Nr. 102	23.11.2015	poka	Bearb.	23.11.2015
	Schutzgerüst erg	23.11.2015	poka	Gepr.	01.12.2015
	Schlauchltg. erg	23.11.2015	poka	Norm	DIN EN 50341-3-4: 01/2011

Fachbereich TL



Zust.	Änderung	Datum	Name	Urspr.

Aufstellung der im Plan
vorgenommen Änderungen