

 


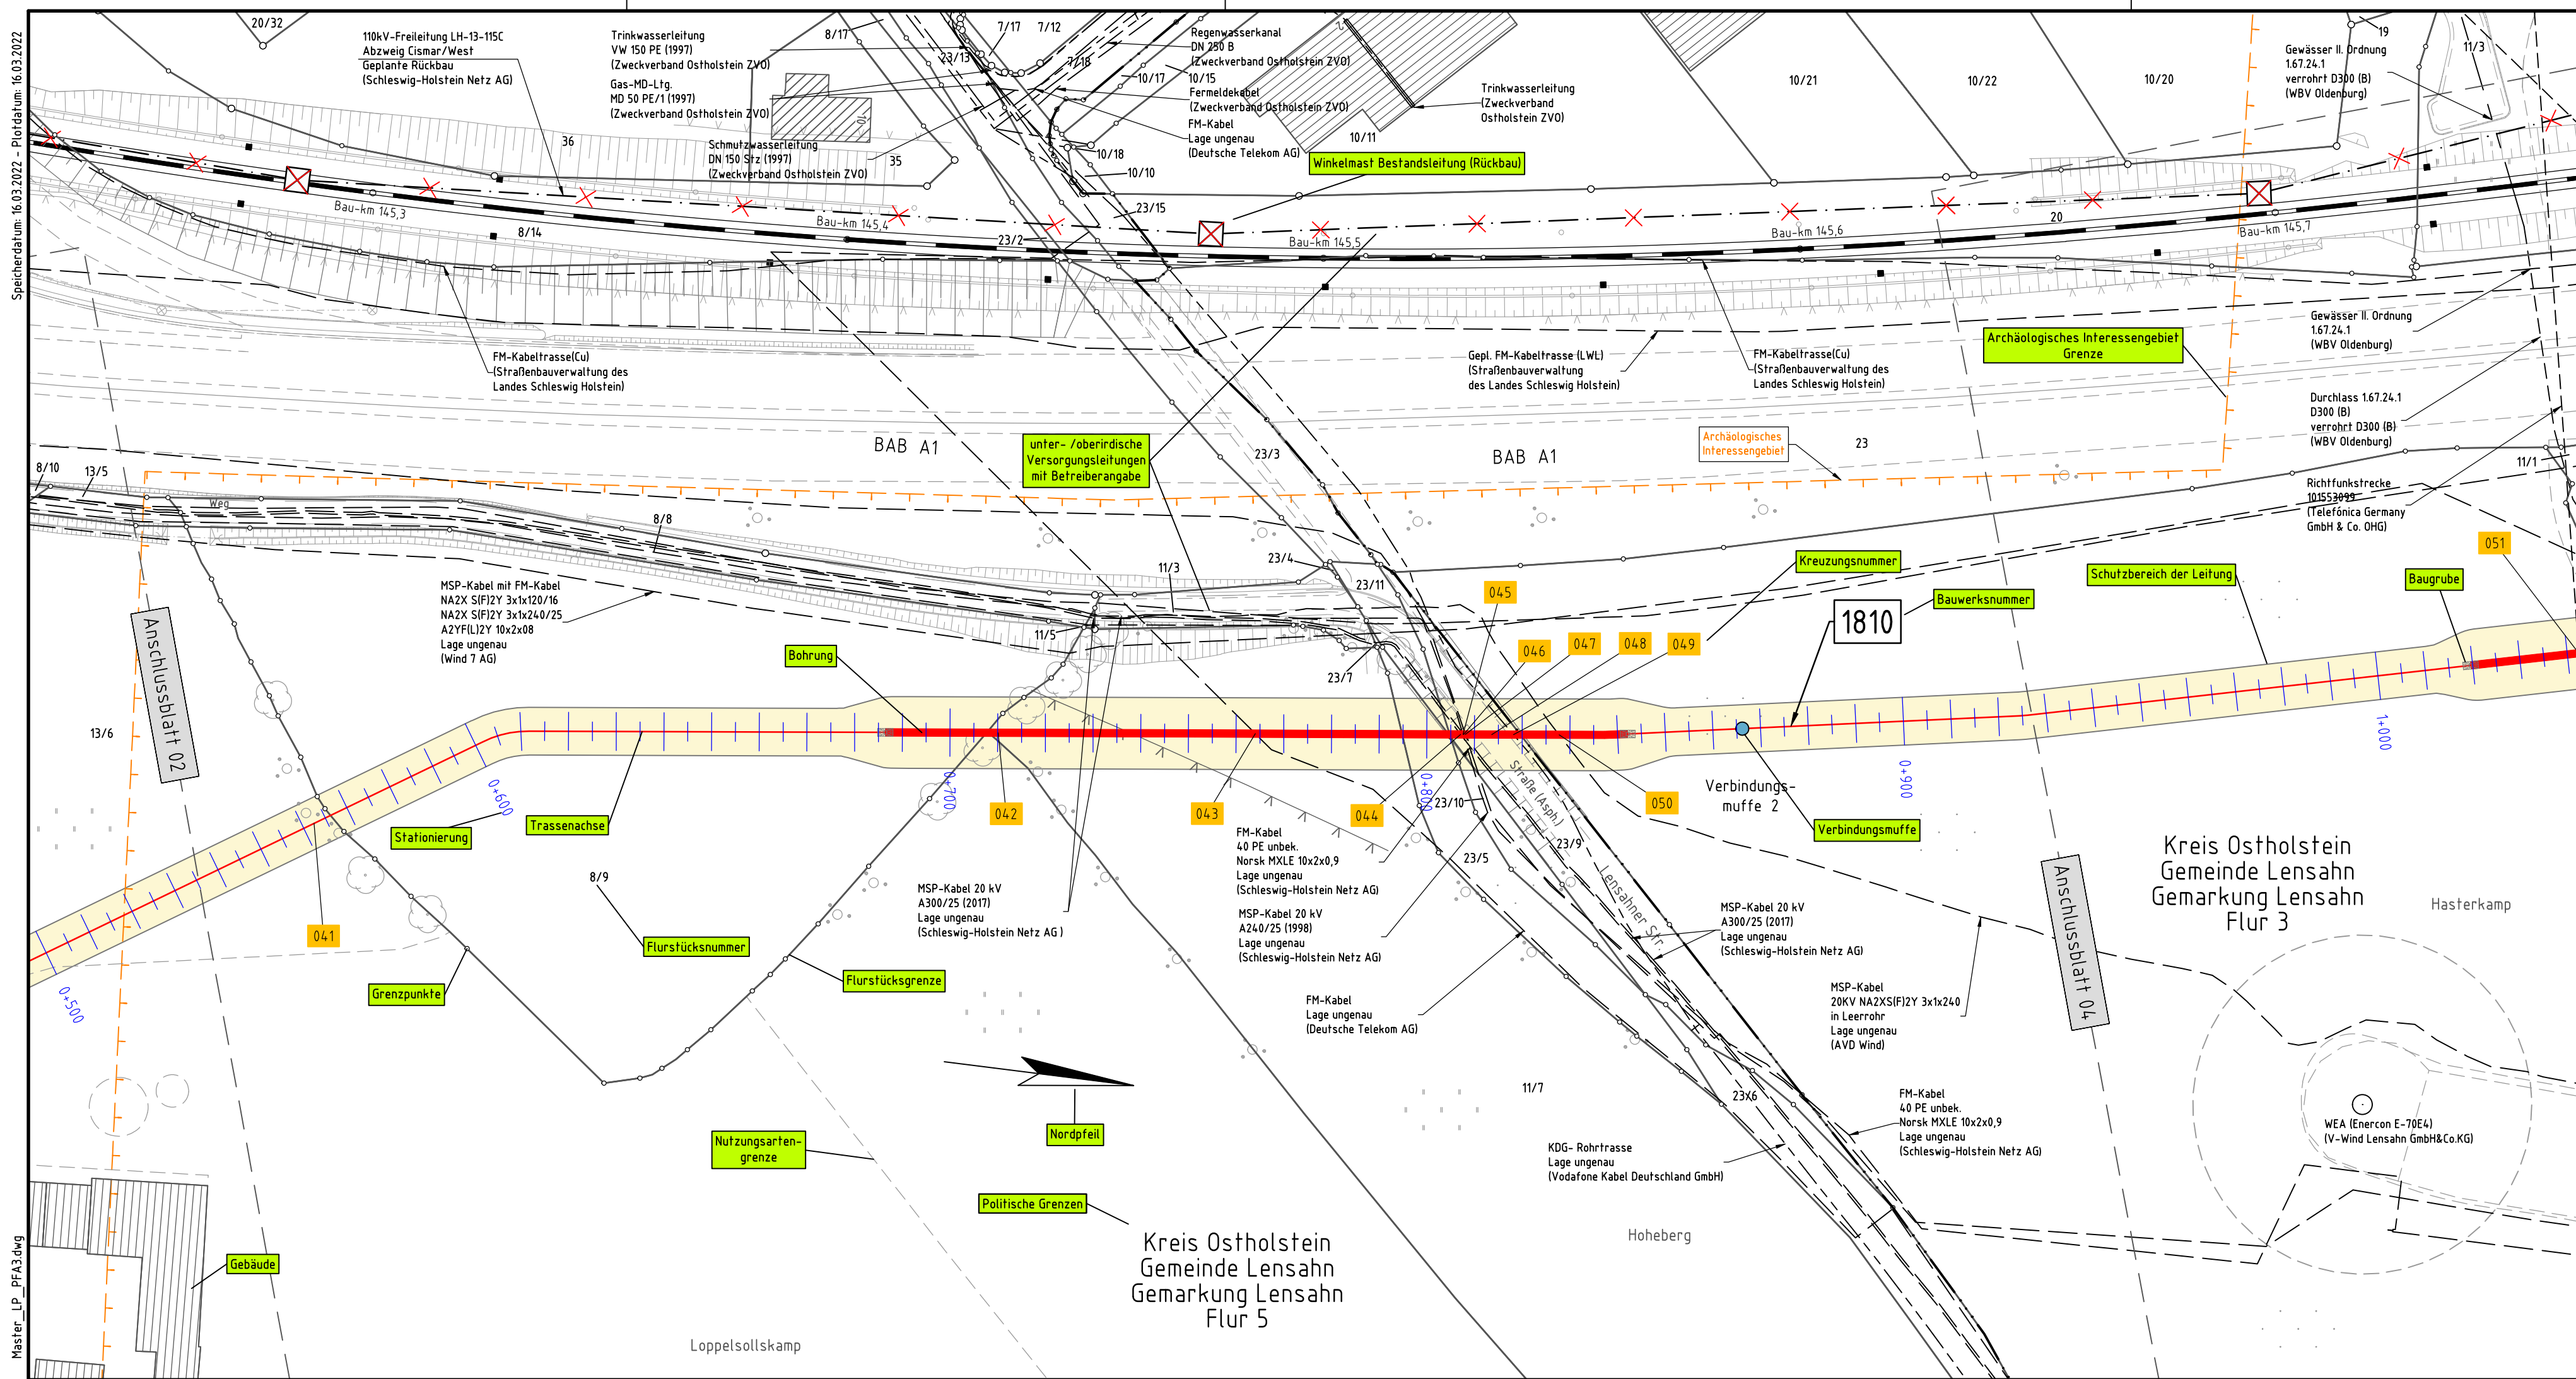

Kabel-Trasse

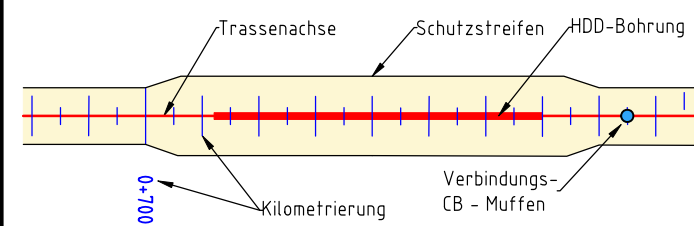

DB Bahnstrecke 1100 (Planung)
-nachrichtlich-



Legende:

- 1 Bauwerksnummer
- 37 Flurstücksnummer
- 050 Kreuzungsnummer

Grenzen:

- Land
- Kreis
- Stadt/Gem.
- Gemarkung
- Flur
- Flurstück
- Rückbau
- Hoch- und Mittelsp.-Ltg.

GeoBasis-DE/LVermGeo SH

Planinhalt:
110-kV-Kabel Abzweig Cismar / West LH-13-115C
Km 0+530 - Km 1+000

Blatt 03 von 13

Leitungseigentümer:
Schleswig-Holstein Netz AG
Schleswig-HeinGas-Platz 1
25450 Quickborn
Quickborn 18.03.2022
Ort, Datum, Unterschrift




i.A. Hübner

Genehmigungsvermerk Eisenbahn-Bundesamt

Erläuterungen zur Unterlage 7.9.3.3
(Lageplan / Bauwerksplan)

Übersichtsskizze

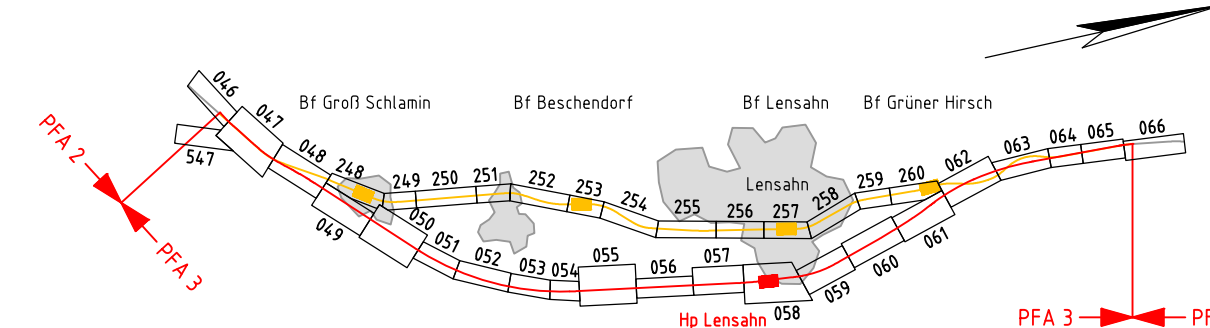

0 Ausgangsverfahren: Antragsfassung
Index Änderungen bzw. Ergänzungen

18.03.2022
Planungsstand

Genehmigungsplanung: Unterlage für eine Entscheidung nach § 18 AEG

Vorhabenträger: DB Netz AG Theodor-Heuss-Allee 7 60486 Frankfurt / M.	Vertreter des Vorhabenträgers: DB Netz AG Regionalbereich Nord ING-N-F Hammerbrookstr. 44 20097 Hamburg Hamburg, 04.10.2022 Ort, Datum, Unterschrift	Planzeichen-Nr.: 4.30.SHLP.000.003.1 Projekt-Nr.: E1631230009	Datum Name	
			gez.	14.03.2022 T. Schäfer/K2E
Bauherr: DB Netz AG Regionalbereich Nord Großprojekte Nord Lindemannallee 3 30173 Hannover	Planverfasser: K2 Engineering GmbH Obere Straße 1-3 27283 Verden Verden, 18.03.2022 Ort, Datum, Unterschrift	Höhensystem: DHNM92 Koordinatensystem: ETRS89, UTM32	Ursprungsplan:	
			Blattgröße:	84,1 x 297
Vorhaben: ABS/NBS Hamburg - Lübeck - Puttgarden (Hinterlandanbindung FBQ)	Planfeststellungsabschnitt 3 Lageplan / Bauwerksplan	Umbau 110-kV-Freileitungen Strecke 1100: Bau-km 145,3 bis Bau-km 145,7	Maßstab: 1:1000	