


16.02.2024, 15:52, Enderhant, © 24.16, DBP/B2024/CTB, Vialli-Projekt_02_Projekt-Hamburg-0-HH02/23P_Miel-Lübeck-VGE_PlanungVA_GrVAVAP_2023/03_VA_EW_00_0_00g/ATL-2

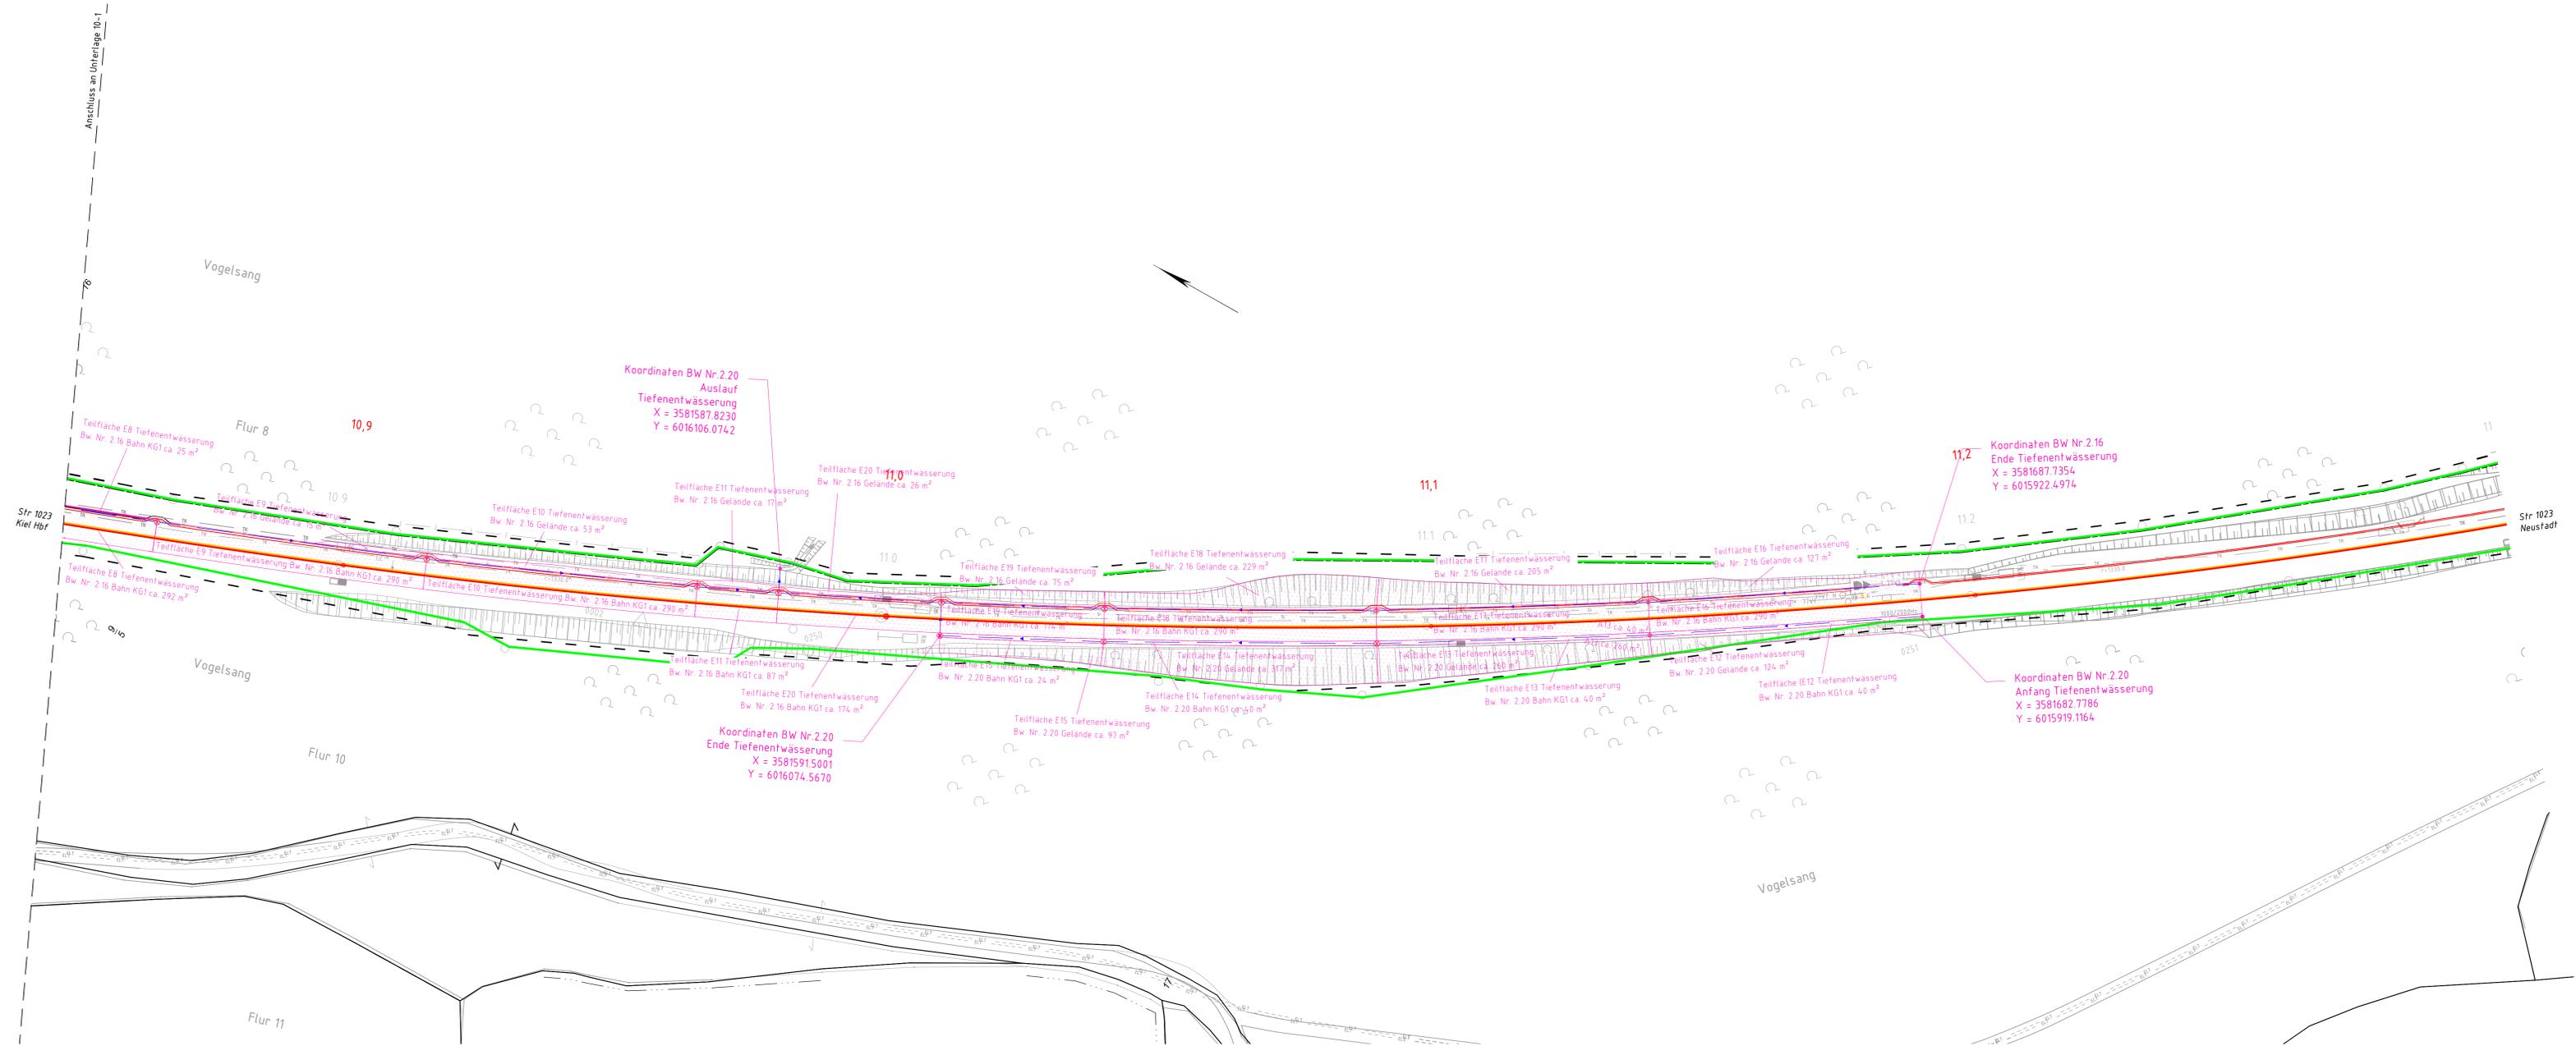

- Kabeltiefbau**
- ==== KAK Kleinabzweigkasten mit 4 Bodenöffnungen DN 110
 - Kabelkanal mit Kabelaufbauschaft
 - Umleitungsbauatz
 - Kabelquerung, Rohrzug
 - Kabelkanal aufgeständert
 - Kabel erdverlegt
 - Kabelkanal auf- und zudeckeln, vorh. Trasse nutzen

- Tiefbau und Entwässerung**
- Planumsquerneigung 120, im Weichenbereich 133
 - Tiefenentwässerung mit Schächten
 - Sammelleitung mit Schächten
 - Sickerschlitz
 - Mulde
 - Bahngraben / Böschungen
 - Rand- und Zwischenwege

- Sonstiges (Bestand/Neubau)**
- Schutzplanke
 - Zaun
 - Geländer
 - Lärmschutzwand
 - Spundwand

Der Bestandsplan stimmt teilweise nicht mit der Örtlichkeit überein und ist zur Maßnahme nicht geeignet.

Die detaillierten Angaben zur Gleisgeometrie sind dem beiliegenden Planblatt des Trassierungsentwurfes zu entnehmen.

Die vorhandenen Kabel und Leitungen sind dem beiliegenden Planblatt Leitungsbestand zu entnehmen.

Die Darstellung der Oberleitungsmaße ist symbolhaft dargestellt. Abstand Gleisachse - Vorderkante OL-Mast = 3,80m



| Index | Änderungen bzw. Ergänzungen | Planungsstand |
|-------|-----------------------------|---------------|
| 0 | | |

Genehmigungsplanung: Unterlage für eine Entscheidung nach § 18 AEG

| | | | |
|---|------------------------|---|--|
| Vorhabensträger: DB InfraGO AG Infrastrukturprojekte Nord Projekte STE HH-Kiel (III-N-K-S) Hammerbrookstraße 44 20097 Hamburg | | Planzeichen-Nr.: 4.2.0.VA.EW.0.0.102 Projekt-Nr.: G.016126554 | |
| gez. | 02/2024 | N. Enders | |
| bearb. | 02/2024 | J.C. Da Silva Lenos | |
| gepr. | 02/2024 | M. Sels | |
| 16.02.2024 | gez. i.V. A. Schönherf | | |
| Datum | i.V. A. Schönherf | | |
| Planverfasser: DB Engineering & Consulting GmbH Region Nord Planung Hamburg (I/II-N-P-H/BI) Hammerbrookstraße 44 20097 Hamburg | | Hoheinsystem: DHHN92 Koordinatensystem: DB_REF Ursprungsplan: Ivl 1023 AN Blattgröße: 1350x420 Maßstab: 1:500 | |
| 16.02.2024 | gez. i.A. S. Peters | | |
| Datum | i.A. S. Peters | | |

Vorhaben: Streckenerfüchtigung Kiel-Lübeck 2. Bauabschnitt, PFA 2
 Str. 1023 Kiel Hbf - Neustadt (Holst.)
 Planfeststellungsabschnitt 2: km 7,140 bis km 15,743

Planart: Lageplan Entwässerung

Planinhalt: Verkehrsanlagen
 Strecke 1023, km 10,8 + 48 - km 11,2 + 98
 Tiefenentwässerung, bahnlinks / bahnrechts