


Flur 14 Kreis Ostholstein Gemeinde Oldenburg in Holstein Gemarkung Oldenburg Flur 11 Flur 13

- 413.07 -

9N
WAdiff140-35,00

GeoBasis-DE/LVermGeo SH


- Legende:**
- 1 Bauwerksnummer
 - 37 Flurstücksnummer
 - Abspannmast
 - Tragmast
 - Mast Rückbau
 - Mast bestehend
- Grenzen:**
- Land:
 - Kreis:
 - Stadt/Gem.:
 - Gemarkung:
 - Flur:
 - Flurstück:
 - Rückbau Hoch- und Mittelsp.-Ltg.:

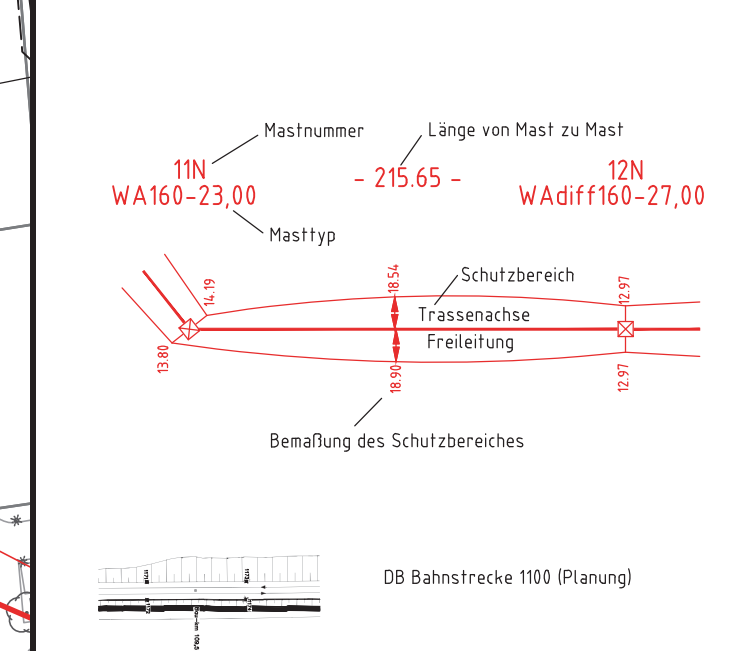

Planinhalt:
110-kV-Freileitung Göhl-Lütjenburg LH-13-137
Ersatzneubau, Mastbereich 8-13
Mastbereich 8 - 9N Blatt 02 von 6

Leitungsseigentümer:
Schleswig-Holstein Netz AG
Schleswig-HeinGas-Platz 1
25450 Quickborn
Quickborn, 18.04.2019
Ort, Datum, Unterschrift

Genehmigungsvermerk Eisenbahn-Bundesamt

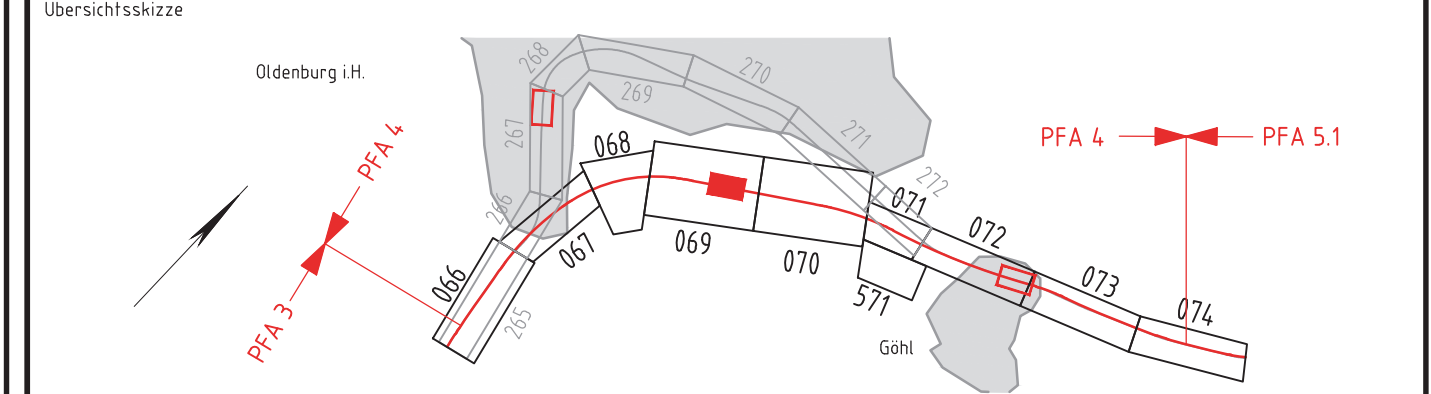

0	Ausgangsverfahren: Antragsfassung	18.04.2019
Index	Änderungen bzw. Ergänzungen	Planungsstand

Genehmigungsplanung: Unterlage für eine Entscheidung nach § 18 AEG

Vorhabenträger: **DB NETZ**
DB Netz AG
Theodor-Heuss-Allee 7
60486 Frankfurt / M.

Vertreter des Vorhabenträgers: **DB NETZ**
DB Netz AG
Regionalbereich Nord
ING-N-F
Hammerbrookstr. 44
20097 Hamburg
Hamburg, 12.07.2021
Ort, Datum, Unterschrift
Bernd Homfeldt

Bauherr: **DB NETZ**
DB Netz AG
Regionalbereich Nord
Großprojekte Nord
Lindemannallee 3
30173 Hannover

Planverfasser: **K&E**
K2 Engineering GmbH
Obere Straße 1-3
27283 Verden
Verden, 18.04.2019
Ort, Datum, Unterschrift
i.A. Fedder

Planzeichen Nr.: 4.4.0.SH.LP.000.001.0_LP
Projekt-Nr.: E1631230009

Datum	Name
gez. 07.03.19	Vocht
bearb. 18.04.19	Hübner
gepr. 18.04.19	Fedder

Höhensystem: DHHN92
Koordinatensystem: ETRS89, UTM32
Ursprungsplan
Blattgröße: 841 x 297 mm
Maßstab: 1:2000

Vorhaben: **ABS/NBS Hamburg - Lübeck - Puttgarden (Hinterlandanbindung FBQ)**

Planfeststellungsabschnitt 4

Planart: **Lageplan / Bauwerksplan**

Planinhalt: **Bau-km 150,560 bis Bau-km 151,472
Strecke 1100**