

380-kV-Ltg. Audorf - Flensburg Nr. 324  
Lage-/Bauwerksplan  
Grunderwerbsplan  
Mast Nr. 56 - Mast Nr. 60

Erläuterungen zur Anlage 5.1 (Lageplan/Bauwerksplan)

- 1 Errichtung der 380-kV-Leitung Audorf-Flensburg/Handewitt, LH-13-324
- 2 Rückbau der 220-kV-Leitung Audorf-Flensburg, LH-13-205
- 28 Provisorische Verlegung der 220-kV-Leitung Audorf-Flensburg, LH-13-205
- 31 Provisorische Verlegung der 110-kV-Leitung Audorf-Husum, LH-13-102

**Legende:**


1 Masttyp WA160-24,00  
2 Masttyp T1-26,00

**Grenzen:**

- ① Eigentümerschlüsselnr.
- ⑤ Grundstücksordnungsnr.
- 99 Flurstücksnummer
- ⊠ Abspannmast
- ⊗ Tragmast
- ⊗ Rückbau 220-kV-Leitung
- Grenze des Planfeststellungsverfahrens
- Kreis
- Stadt/Gem.
- Gemarkung
- Flur
- Flurstück
- FFH-Gebiet
- Grenze des Planfeststellungsverfahrens

**Rechtserwerb:**

- dauerhafte Flächeninanspruchnahme / Kompensationsmaßnahmen
- dauerhafte Flächeninanspruchnahme / Kompensationsmaßnahmen
- bauzeitliche Flächeninanspruchnahme

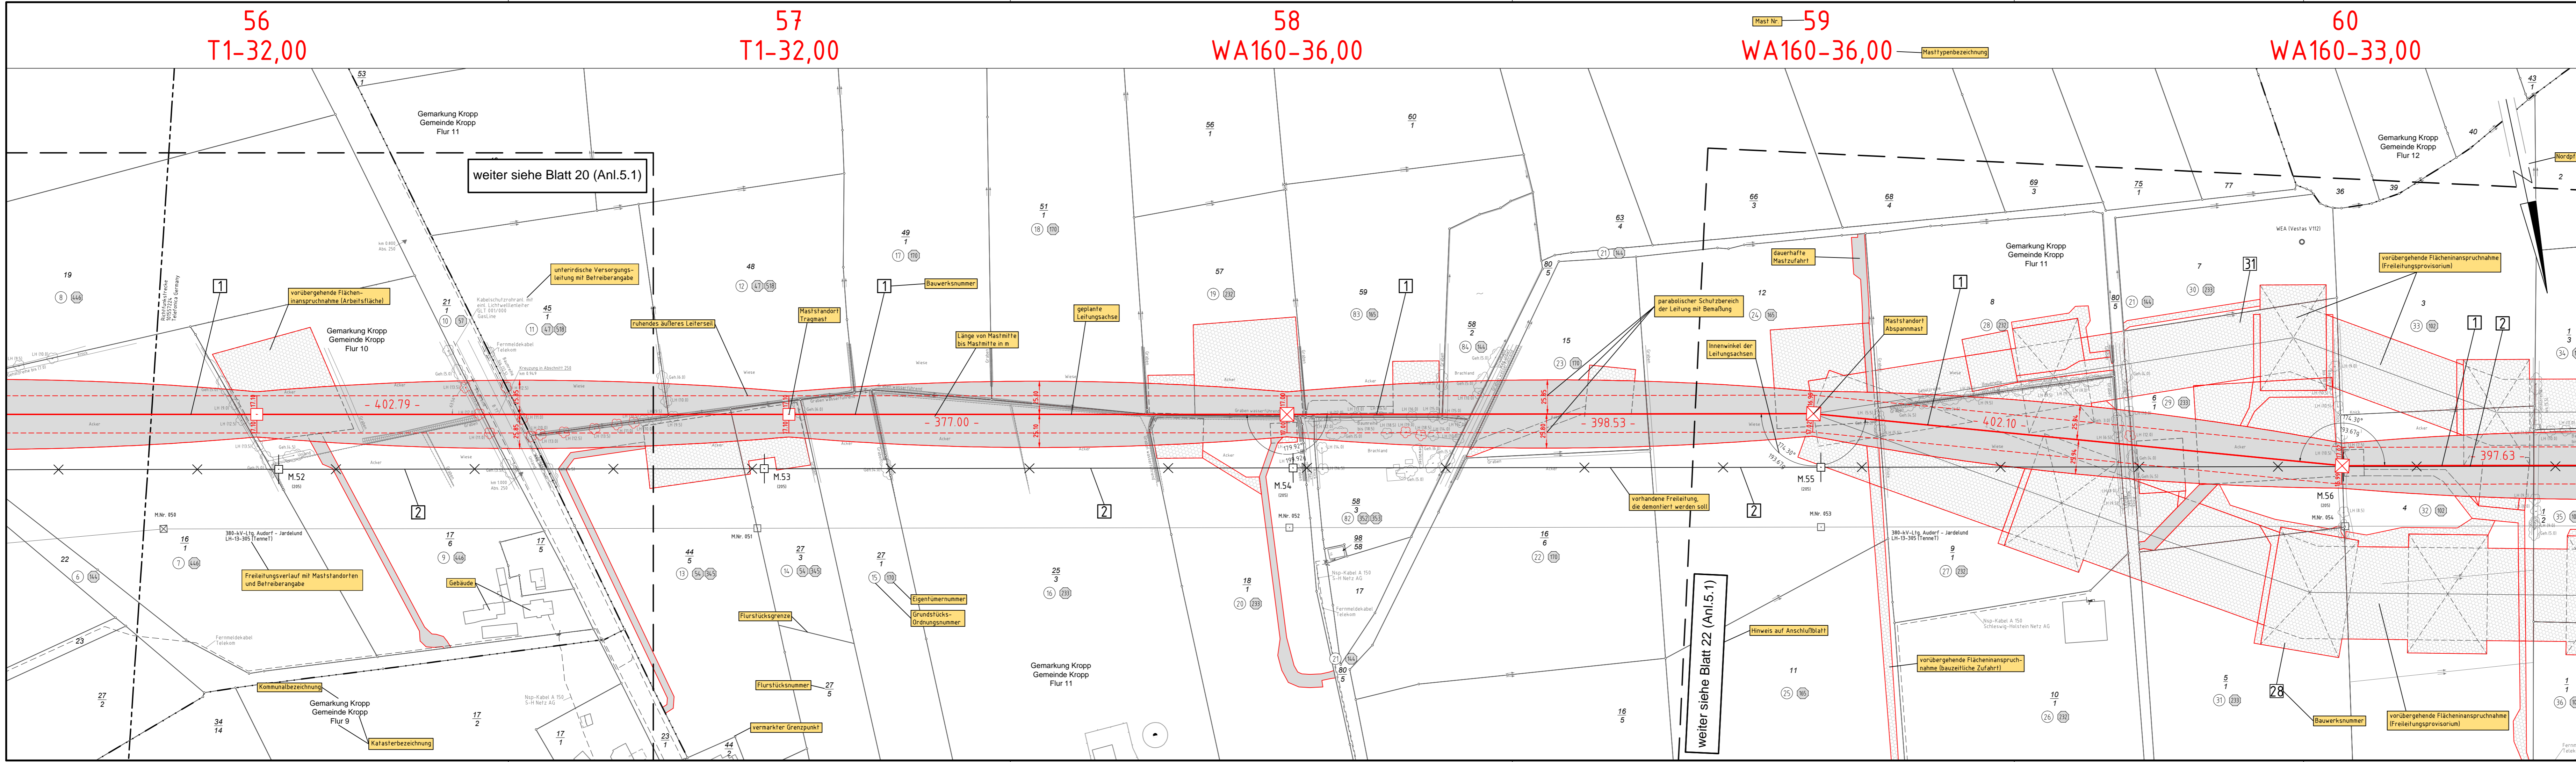

**Planfeststellungsunterlage**

Aufgestellt: 12.12.2014  
Bayreuth, Tennet TSO GmbH  
i.V. *[Signature]* i.A. Dr. *[Signature]*

**eqos Energie** | Deutschland GmbH, Wolfenstraße 29, D-88400 Biberach

Maßstab: 1:2000 | Einheit: Meter

Bearb.	Datum	Name
01.12.2014		poka
05.12.2014		lp

Norm: DIN EN 50341-3-4: 01/2011  
Fachbereich: TL

**Tennet**  
Taking power further

Zust.	Änderung	Datum	Name	Urspr.